


ELEKTROINSTALACE-návrh

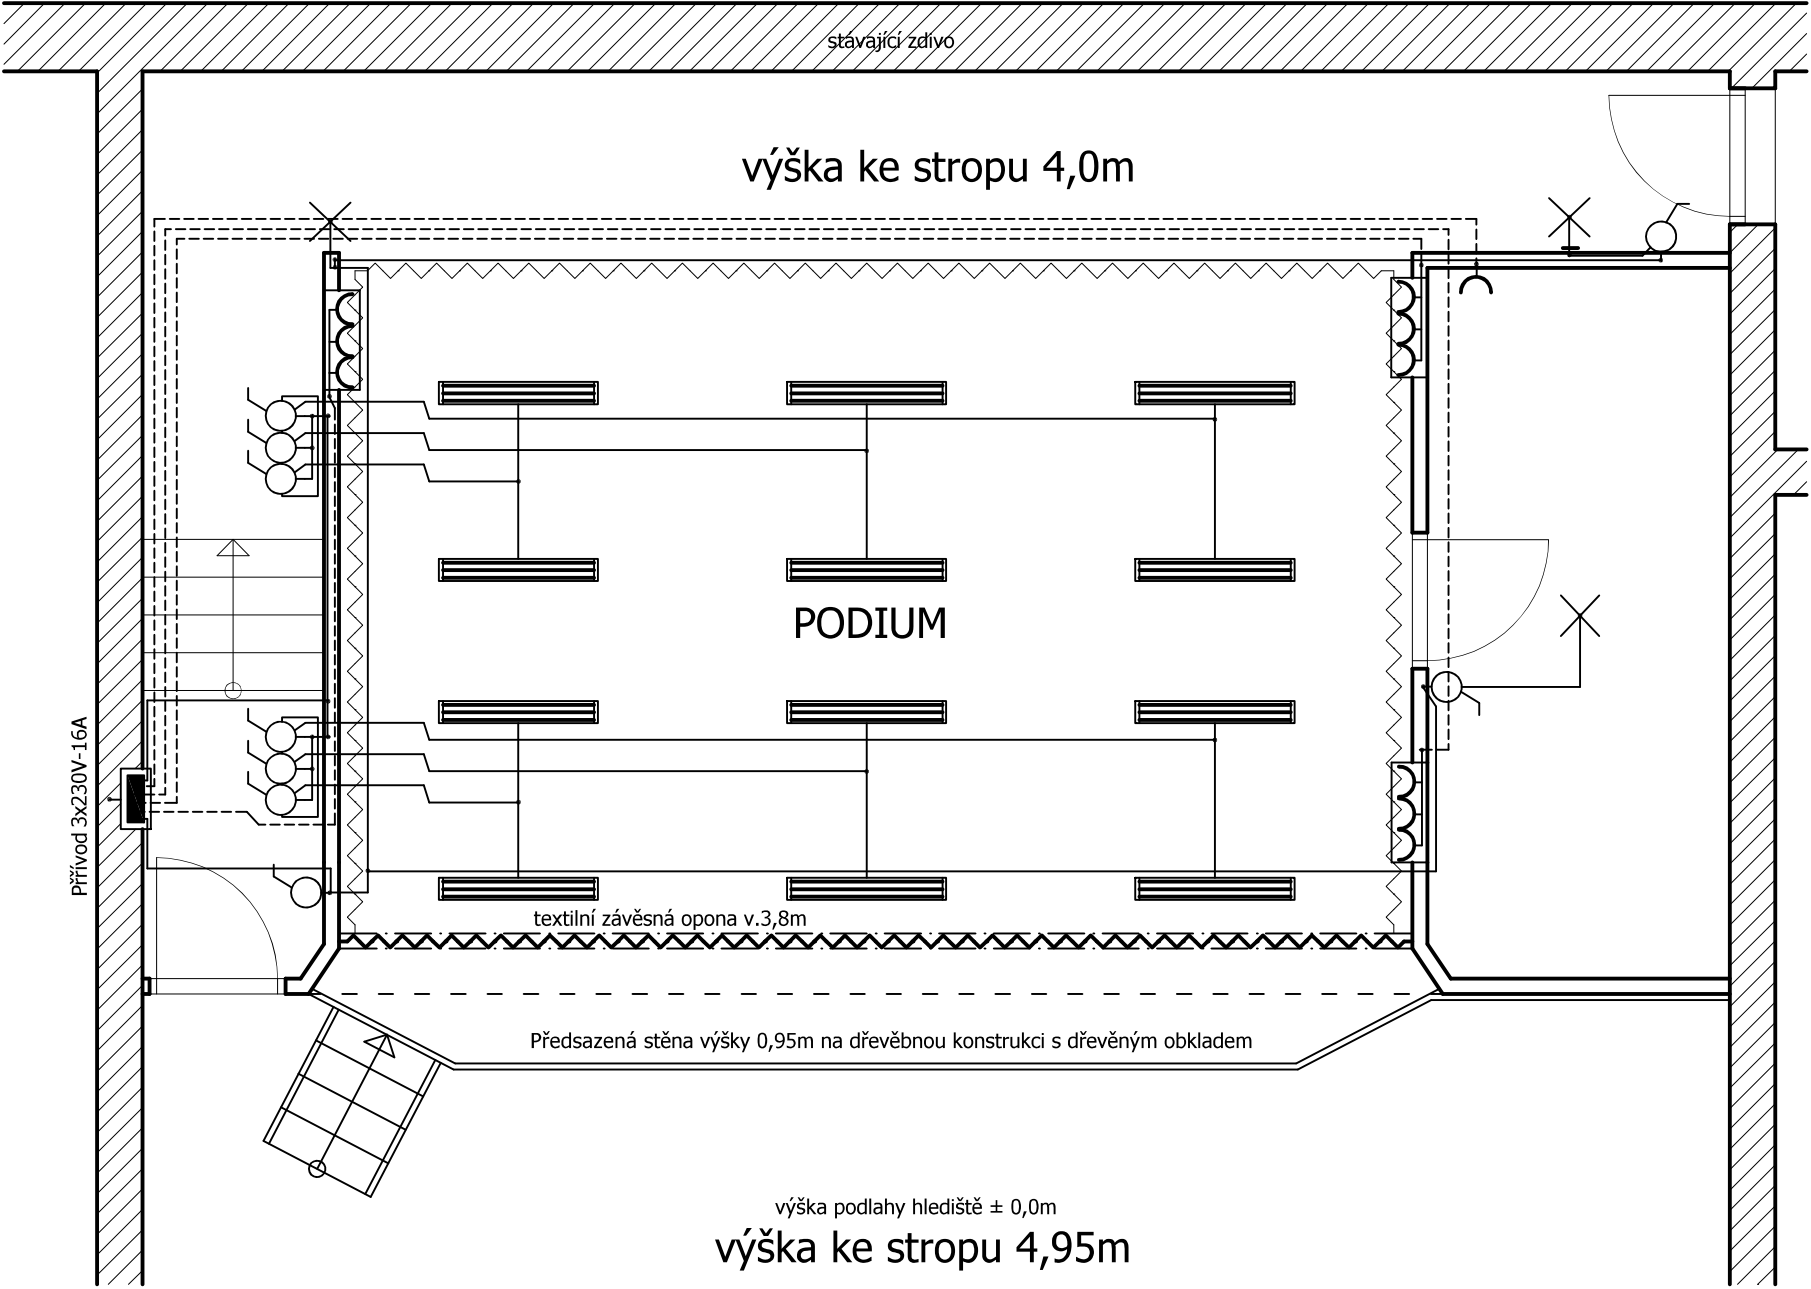

LEGENDA OBVODŮ
— SVĚTLA - CYKY 3Cx2,5
- - - - - ZÁSUVKY - CYKY 3Cx2,5

Legenda:
■ Připojovací krabice na místní rozvod
• připojovací místo
○ samostatná zásuvka
○ sestava zásuvek
○ samostatný vypínač
○ sestava vypínačů
○ zářivkové svítidlo 3x70W
X jiné svítidlo

vypracoval: Josef Marek	investor: Obec Malšovice okres Děčín IČO: 00261548	Stavební a projekční firma D.M.Děčín - Josef Marek Jilové u Děčína IČO: 10410163
Oprava -kulturní dům Malšovice		Účel: PD 4.
		Datum: 12/2019
		Zakázka: 12/2019
Oprava-podia-elektroinstalace		Měřítko: 1:50