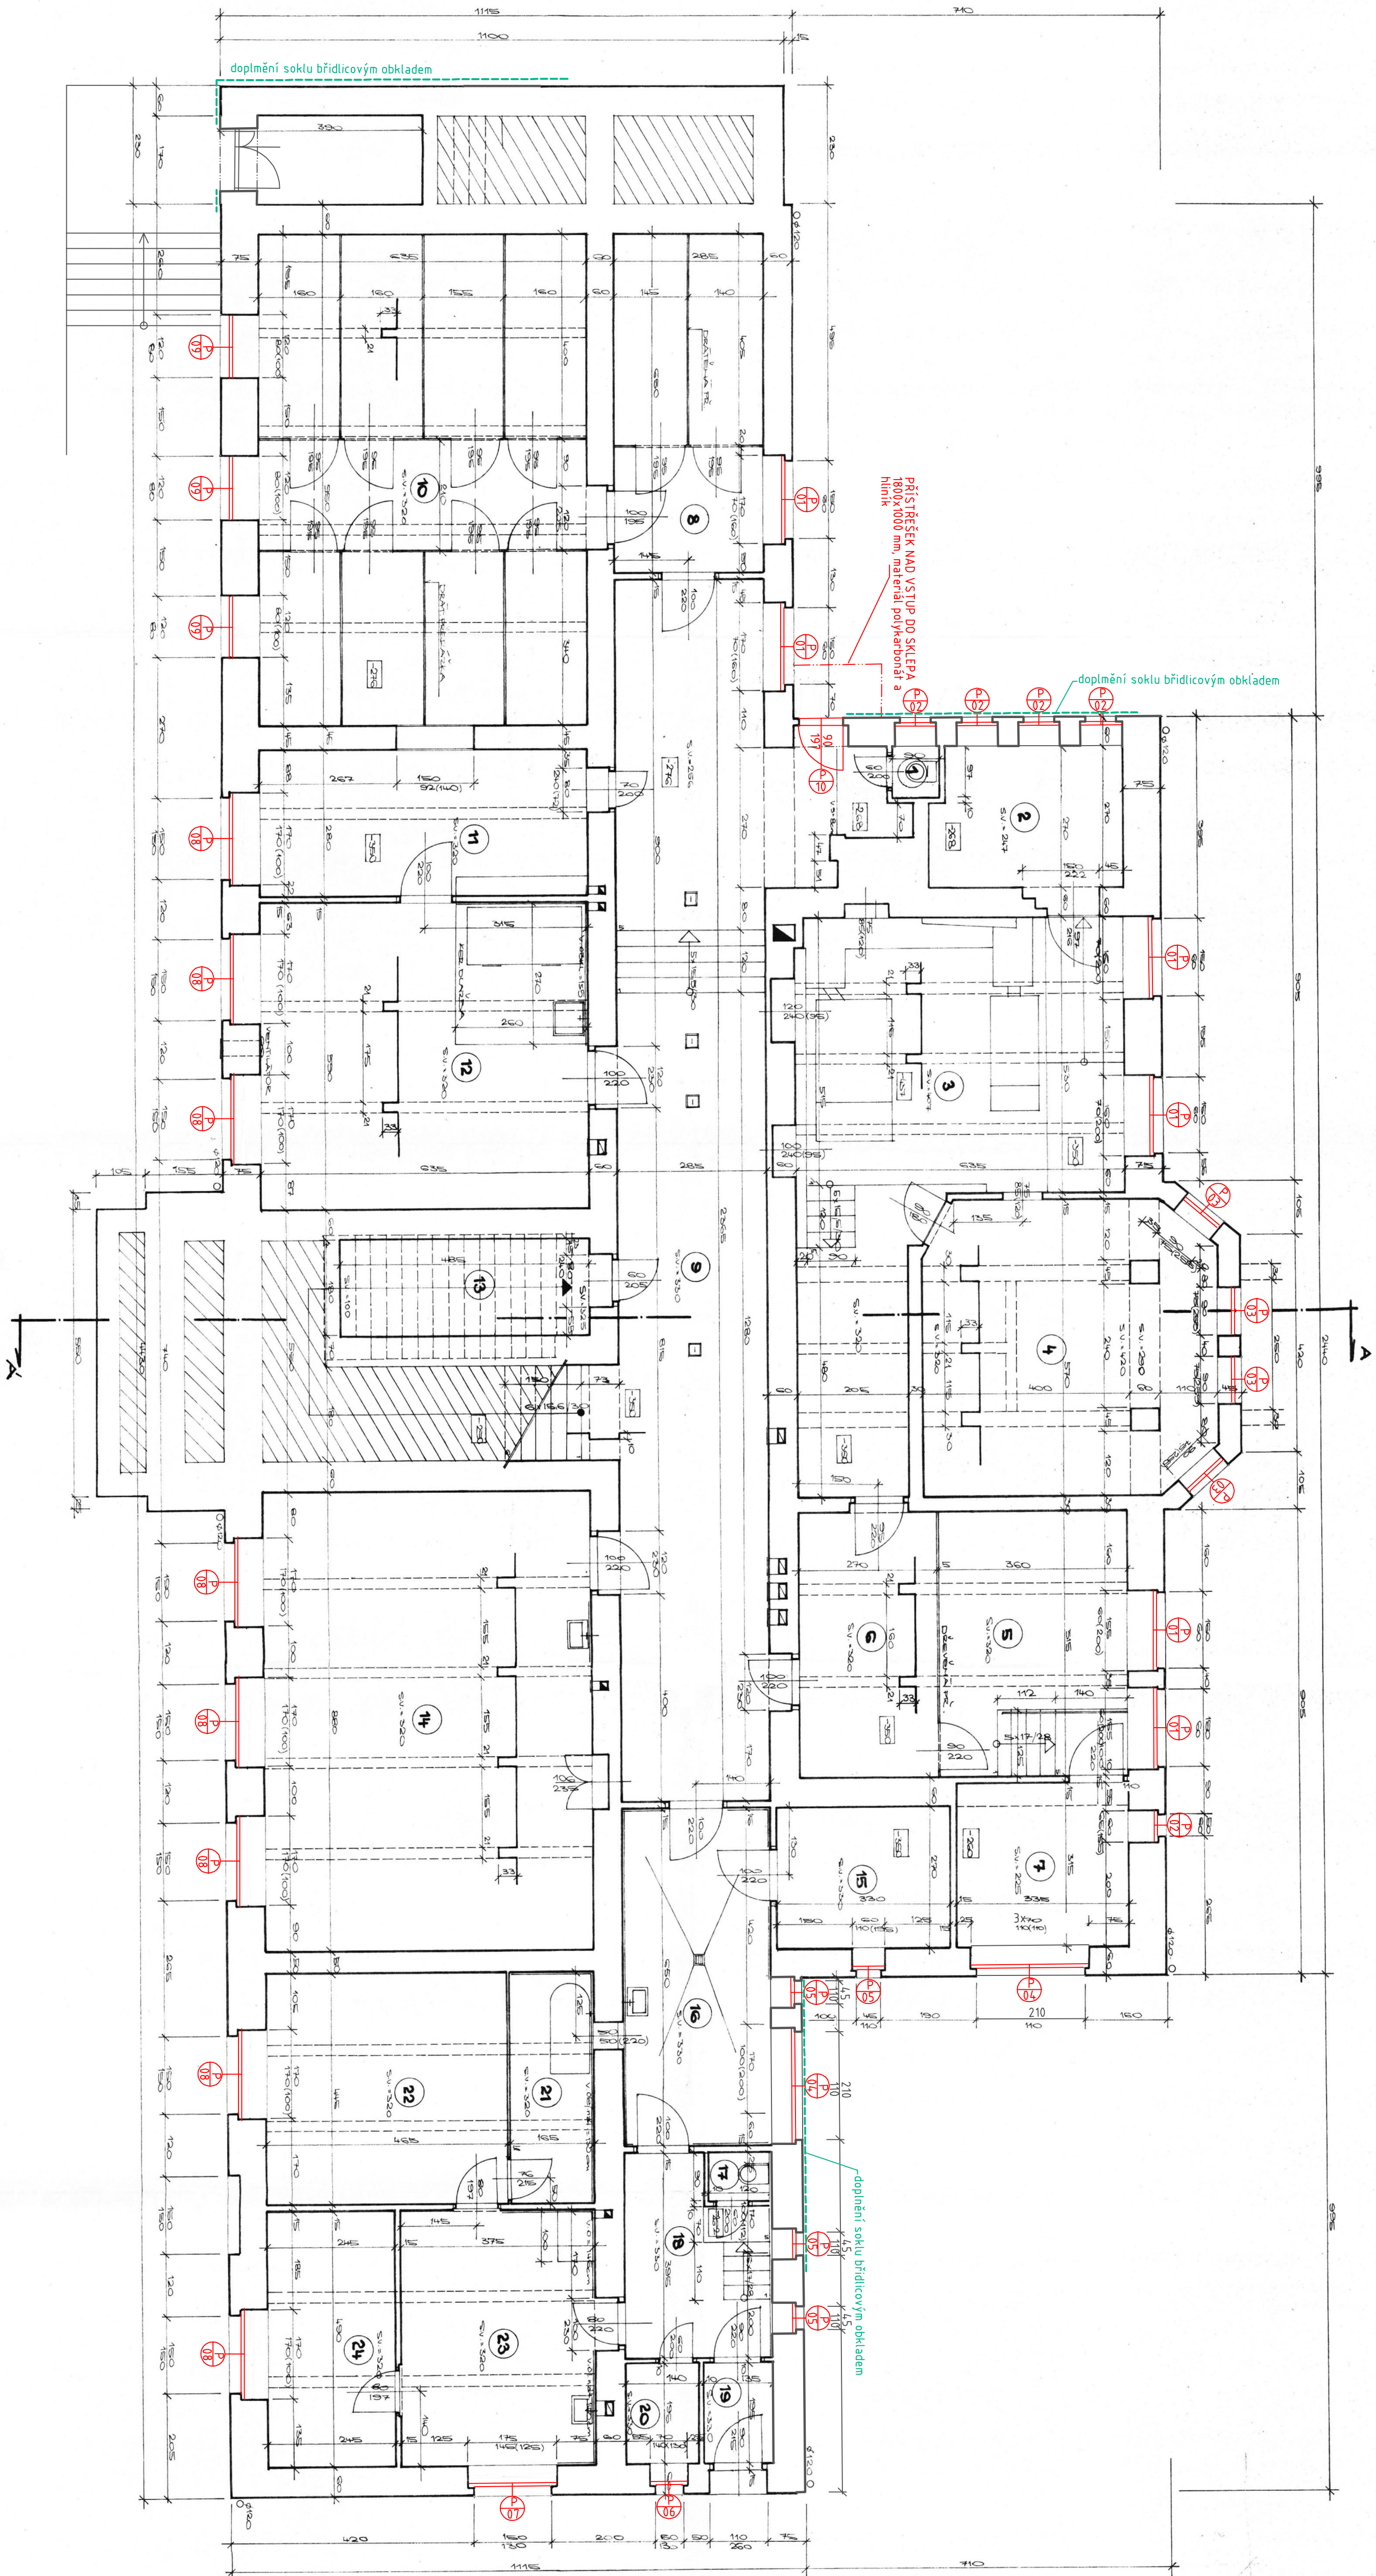


±0,000 = podlaha 1.NP

| PROJEKTANT                                                            |                      | ZODP. PROJEKTANT        | TECH. KONTROLA |
|-----------------------------------------------------------------------|----------------------|-------------------------|----------------|
| ING. Arch. R. ŠTEPKA                                                  | ING. Arch. R. ŠTEPKA | ING. J. LINDNER         |                |
| INVESTOR: Obec Dvorce, Náměstí 13, 793 68 Dvorce                      |                      | DATUM                   | 10/2015        |
| AKCE: "Úspora energie na budově Základní školy Olomoucká 336, Dvorce" |                      | FORMÁT                  | A1             |
| VÝKRES: Půdorys 1.PP - nový stav                                      |                      | STUPEŇ: DVZ             | MĚŘÍTKO: 1:75  |
|                                                                       |                      | ČÍSLO PRÁČNÍ: D 1.2.b.1 | ČÍSLO KÓPE:    |