



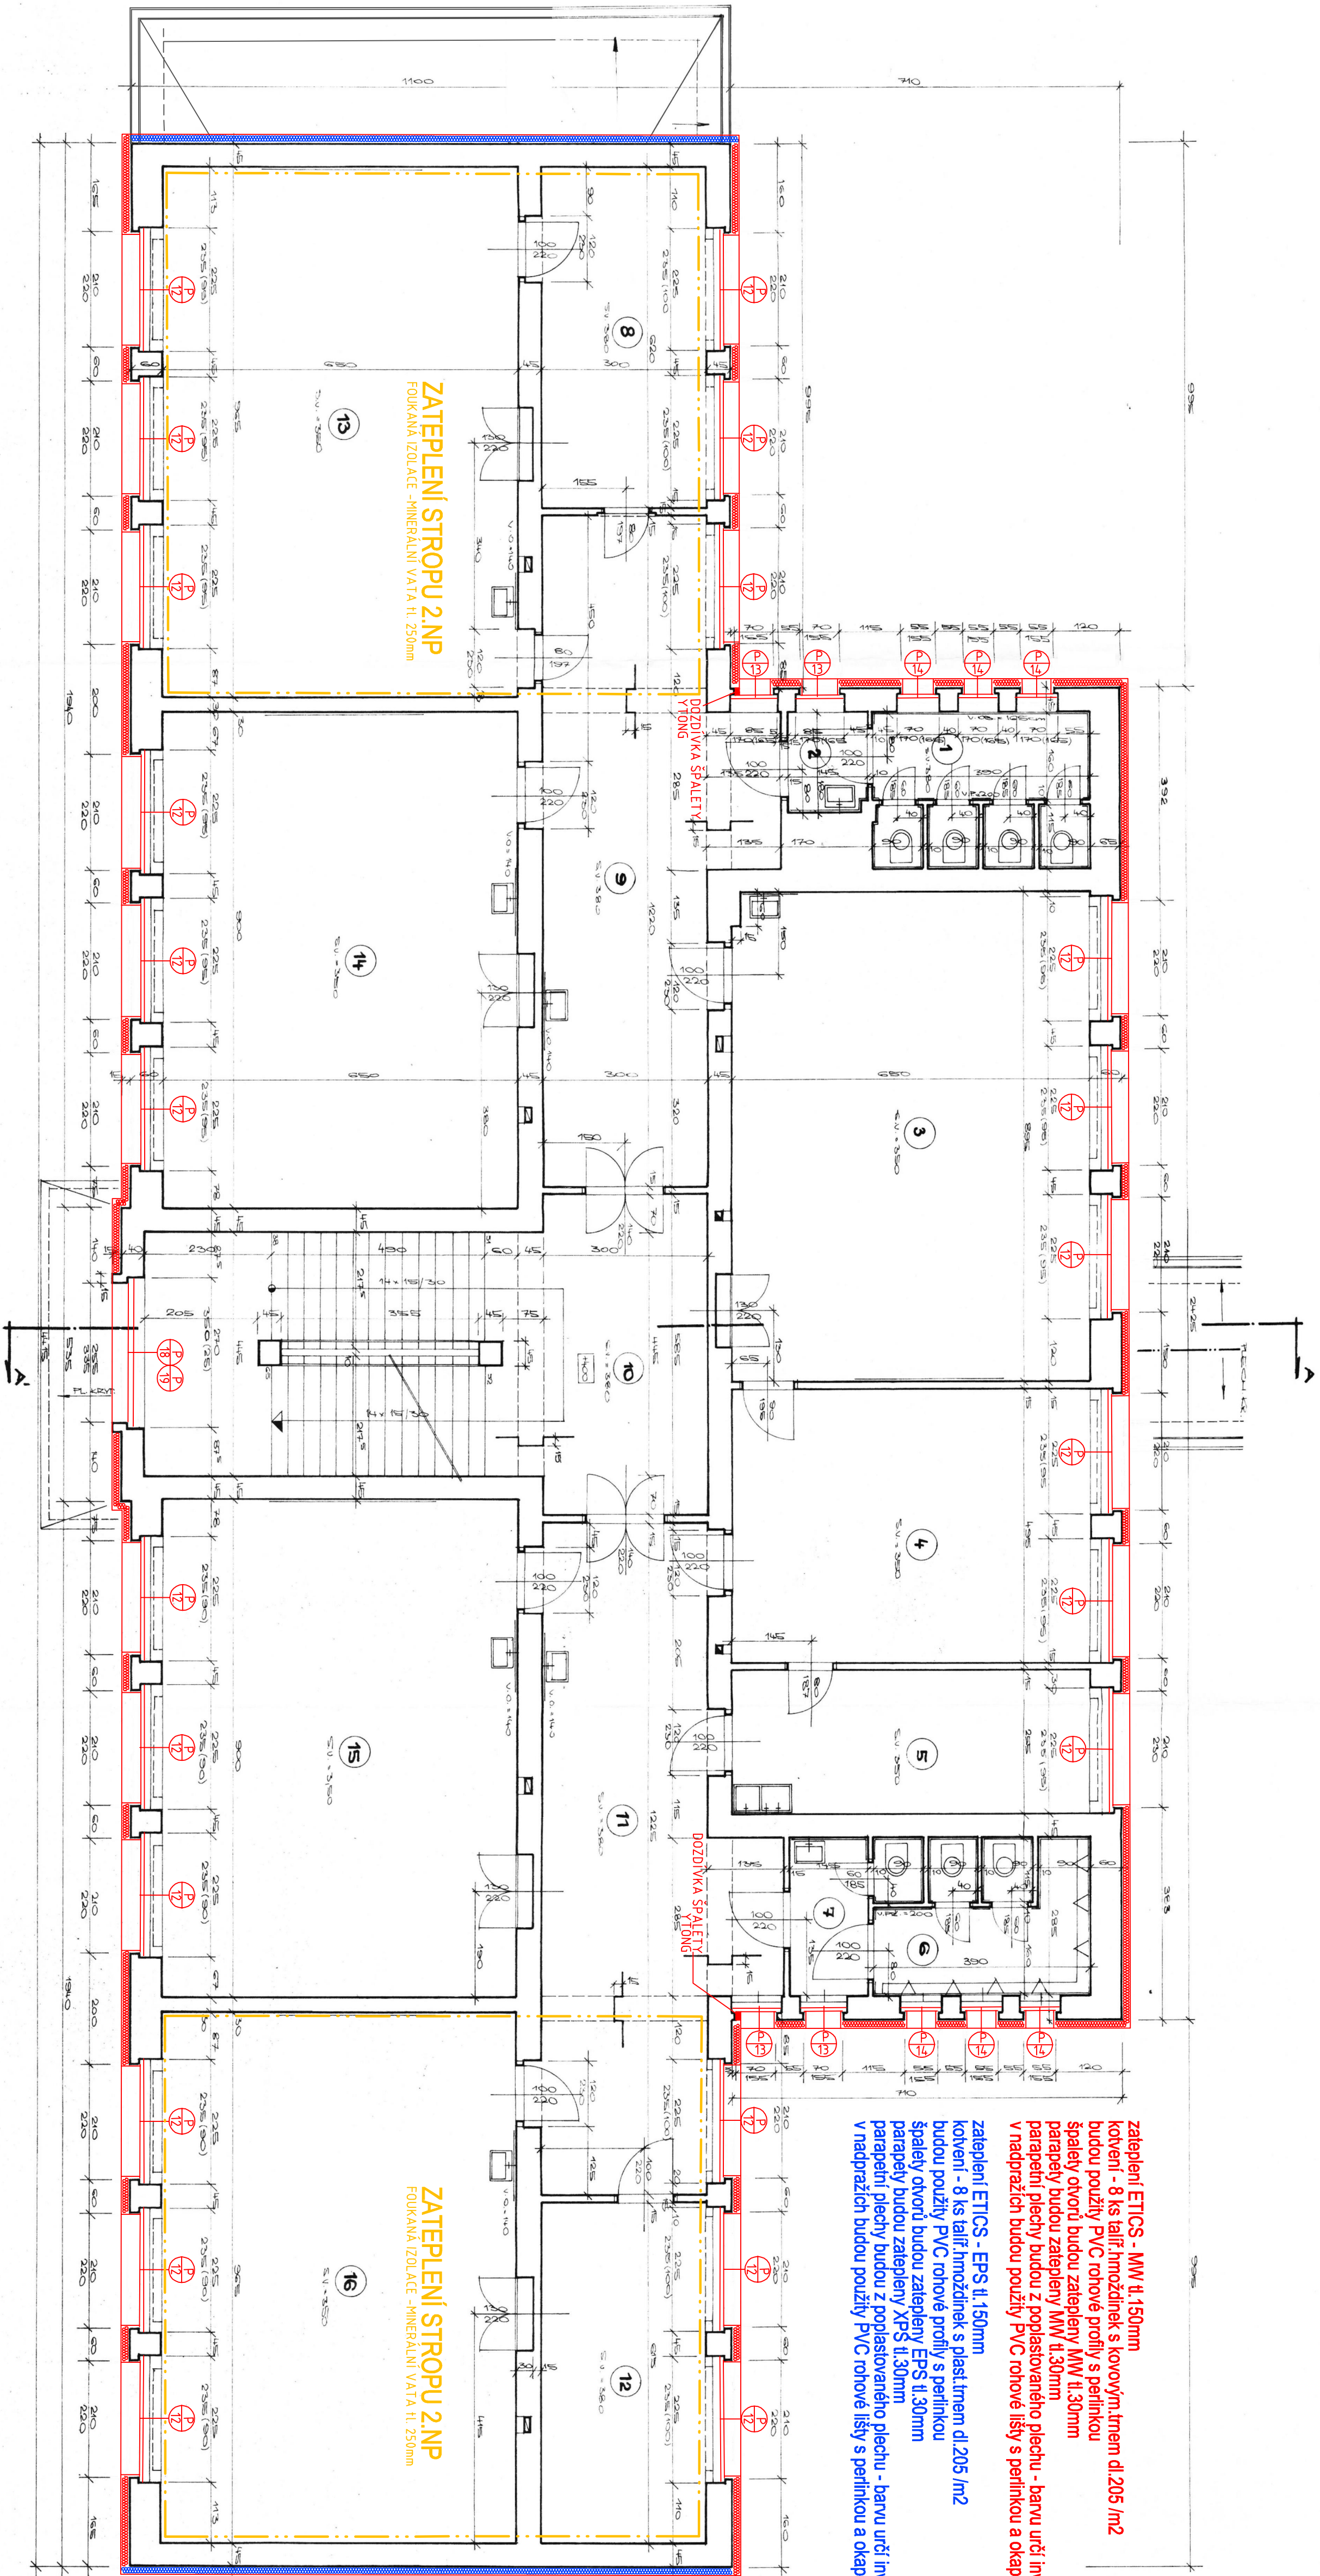

zateplení ETICS - MW tl. 150mm
kotelny - 8 ks kalifř. hmoždinek s kovovým línem dl. 205 /m2
budou použity PVC rohové profily s peřinkou
špatelý otvorů budou zatepleny MW tl. 30mm
parapety budou zatepleny MW tl. 30mm
parapety plechy budou z poplastovaného plechu - barvu určí investor
v nadpražích budou použity PVC rohové lišty s peřinkou a okapničkou

zateplení ETICS - EPS tl. 150mm
kotelny - 8 ks kalifř. hmoždinek s plast. línem dl. 205 /m2
budou použity PVC rohové profily s peřinkou
špatelý otvorů budou zatepleny EPS tl. 30mm
parapety budou zatepleny XPS tl. 30mm
parapety plechy budou z poplastovaného plechu - barvu určí investor
v nadpražích budou použity PVC rohové lišty s peřinkou a okapničkou



Kotevní plán
- pro oblast nároží
8 ks/m²
- tepelná izolace 1000 x 500 mm
8 ks/m²

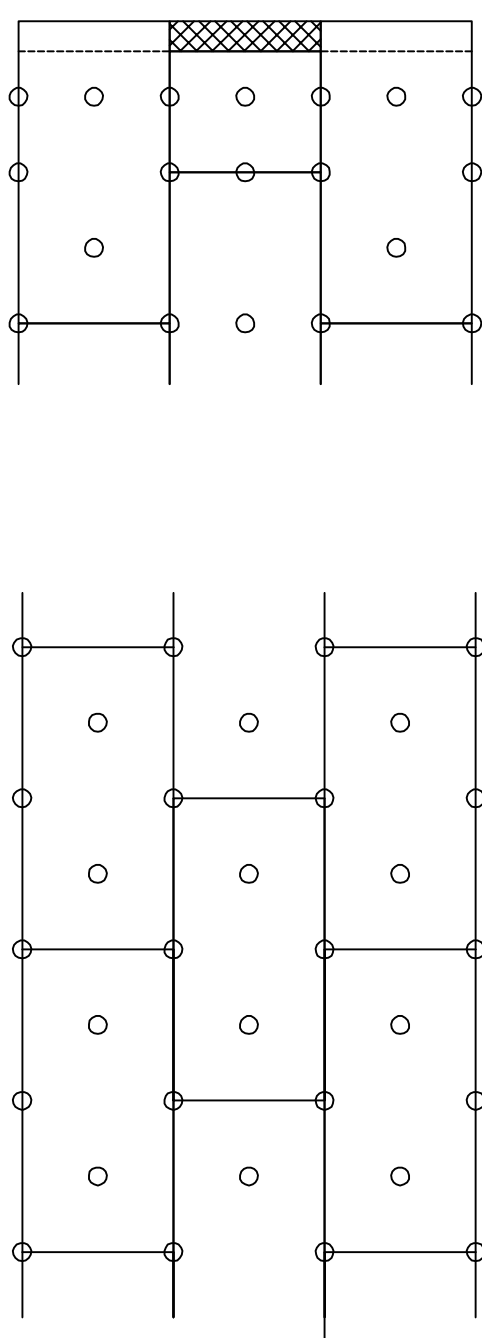


ETICS - využití hran a rohů otvorů

ETICS - napojení parapetu na zateplovací systém pomocí parapetního profilu

ETICS - detail u okna nadpraží

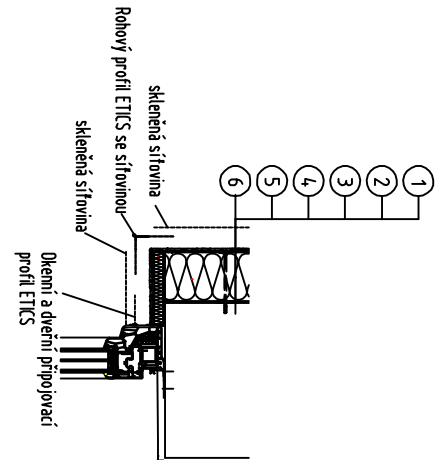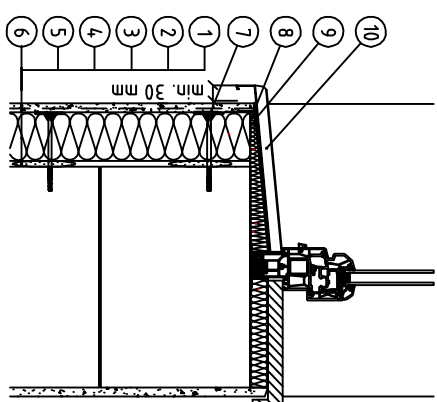

ETICS - detail u soklu

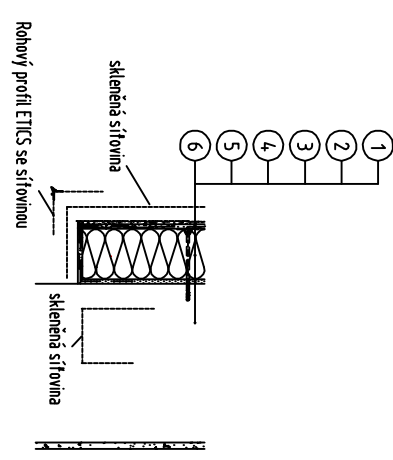

1. Spodní část parapetu
2. Spodní část parapetu
3. Spodní část parapetu

PROJEKTANT		TECH. KONTROLA	
MNO. ADO. R. STŘEVA	MNO. ADO. R. STŘEVA	MNO. J. LUNGER	
INVESTOR: OZON DVOŘEC, Náměstí 15, 758 05 Dvořec		DOKLAD	
ACE: "Úspora energie na budově Základní školy Olomoucká 336, Dvořec"		STUPEŇ	
VÝKRES: Půdorys 2. NP - nový stáv		MĚŘÍTKO: 1:50	
		ČÍSLO KRESKY: 012A.3	