


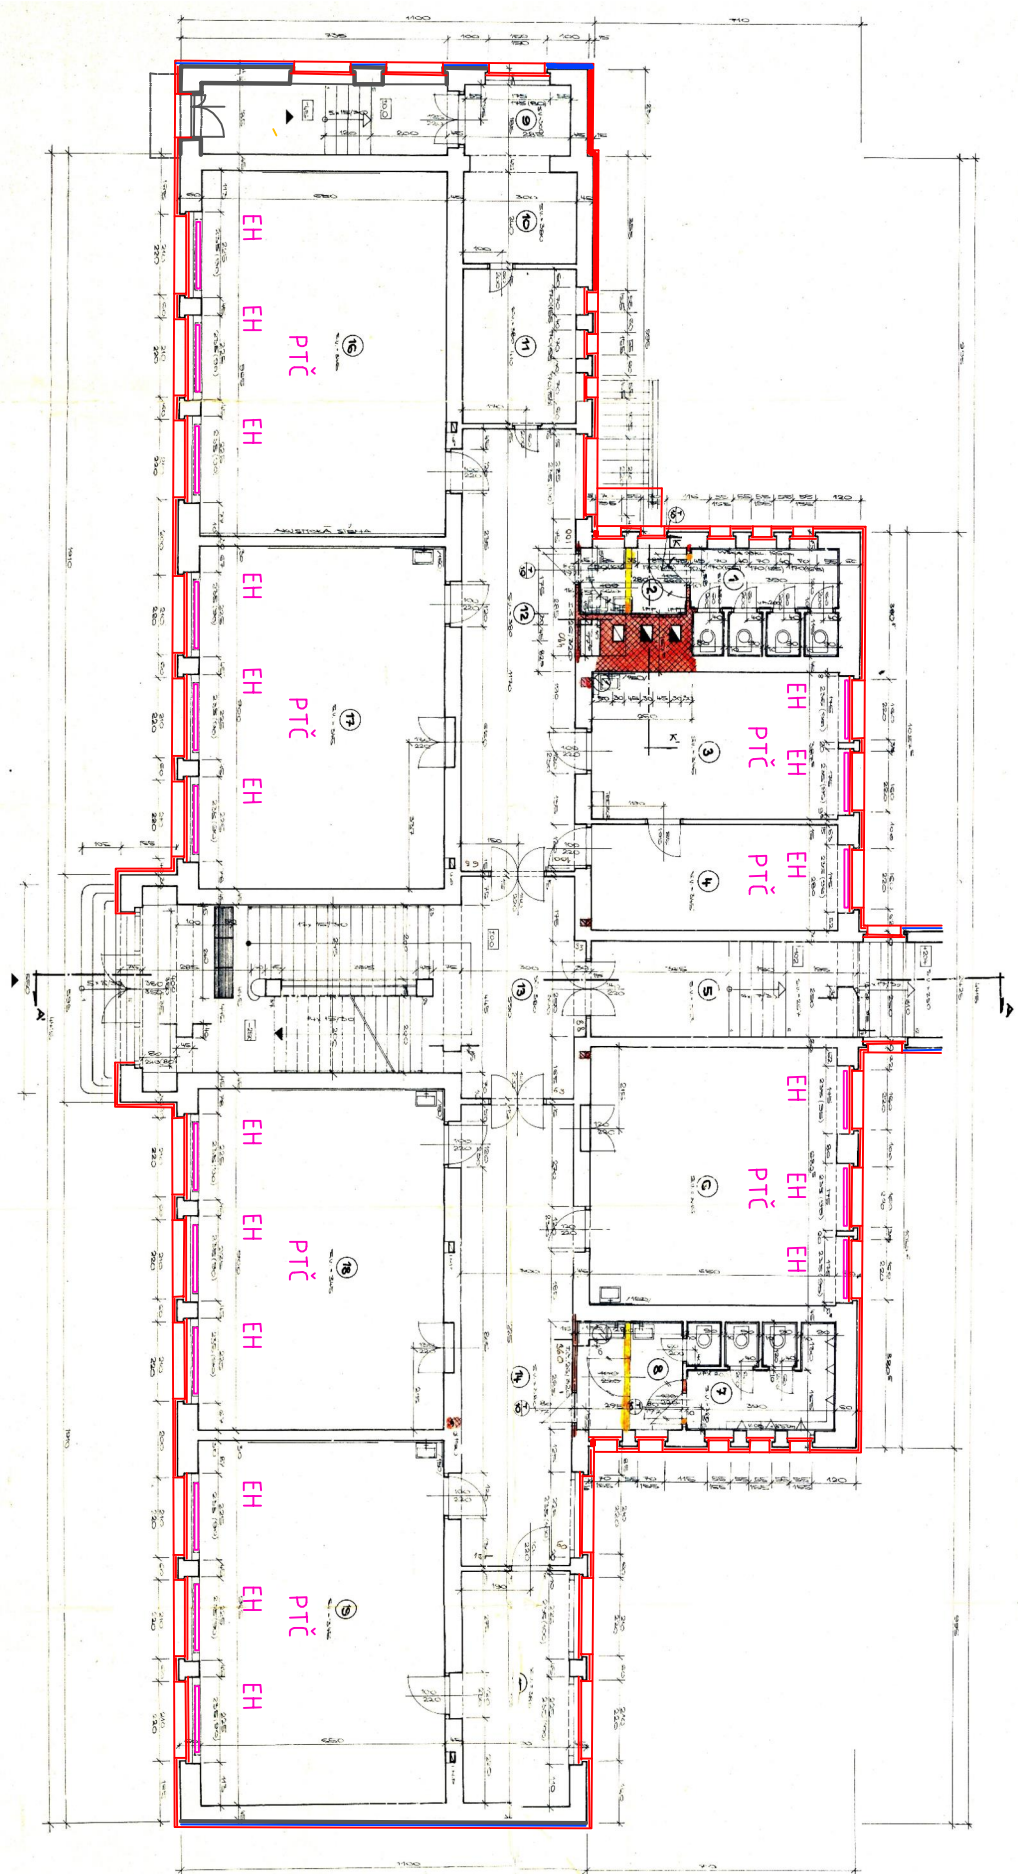

EH - elektronická hlavice se servopohonem
PTČ - prostorové teplotní čidlo
RJ - řídící jednotka
ARDT - automatický regulátor diferenčního tlaku

kabeláž: kroucený dvojitý vodič nesíťovaný (U 2x1 ČSN 34 7711)

PROJEKTANT	ZODP. PROJEKTANT	TECH. KONTROLA	 Lindner Ing. J. Lindner Projektace a Stavby
ING. Arch. R. ŠTEFKA	ING. Arch. R. ŠTEFKA	ING. J. LINDNER	
INVESTOR: Obec Dvorce, Náměstí 13, 793 68 Dvorce			
AKCE:			
"Úspora energie na budově Základní školy Olomoucká 336, Dvorce"			
VÝKRES:	Půdorys 1.NP - IRC		FORMÁT: A4 STUPEŇ: DVZ MĚŘÍTKO: 1:200 ČÍSLO PŘÍLOHY: D 1.a,b.2 ČÍSLO KOPIE: