


PŮDORYS 1.NP - NOVÝ STAV M 1:75

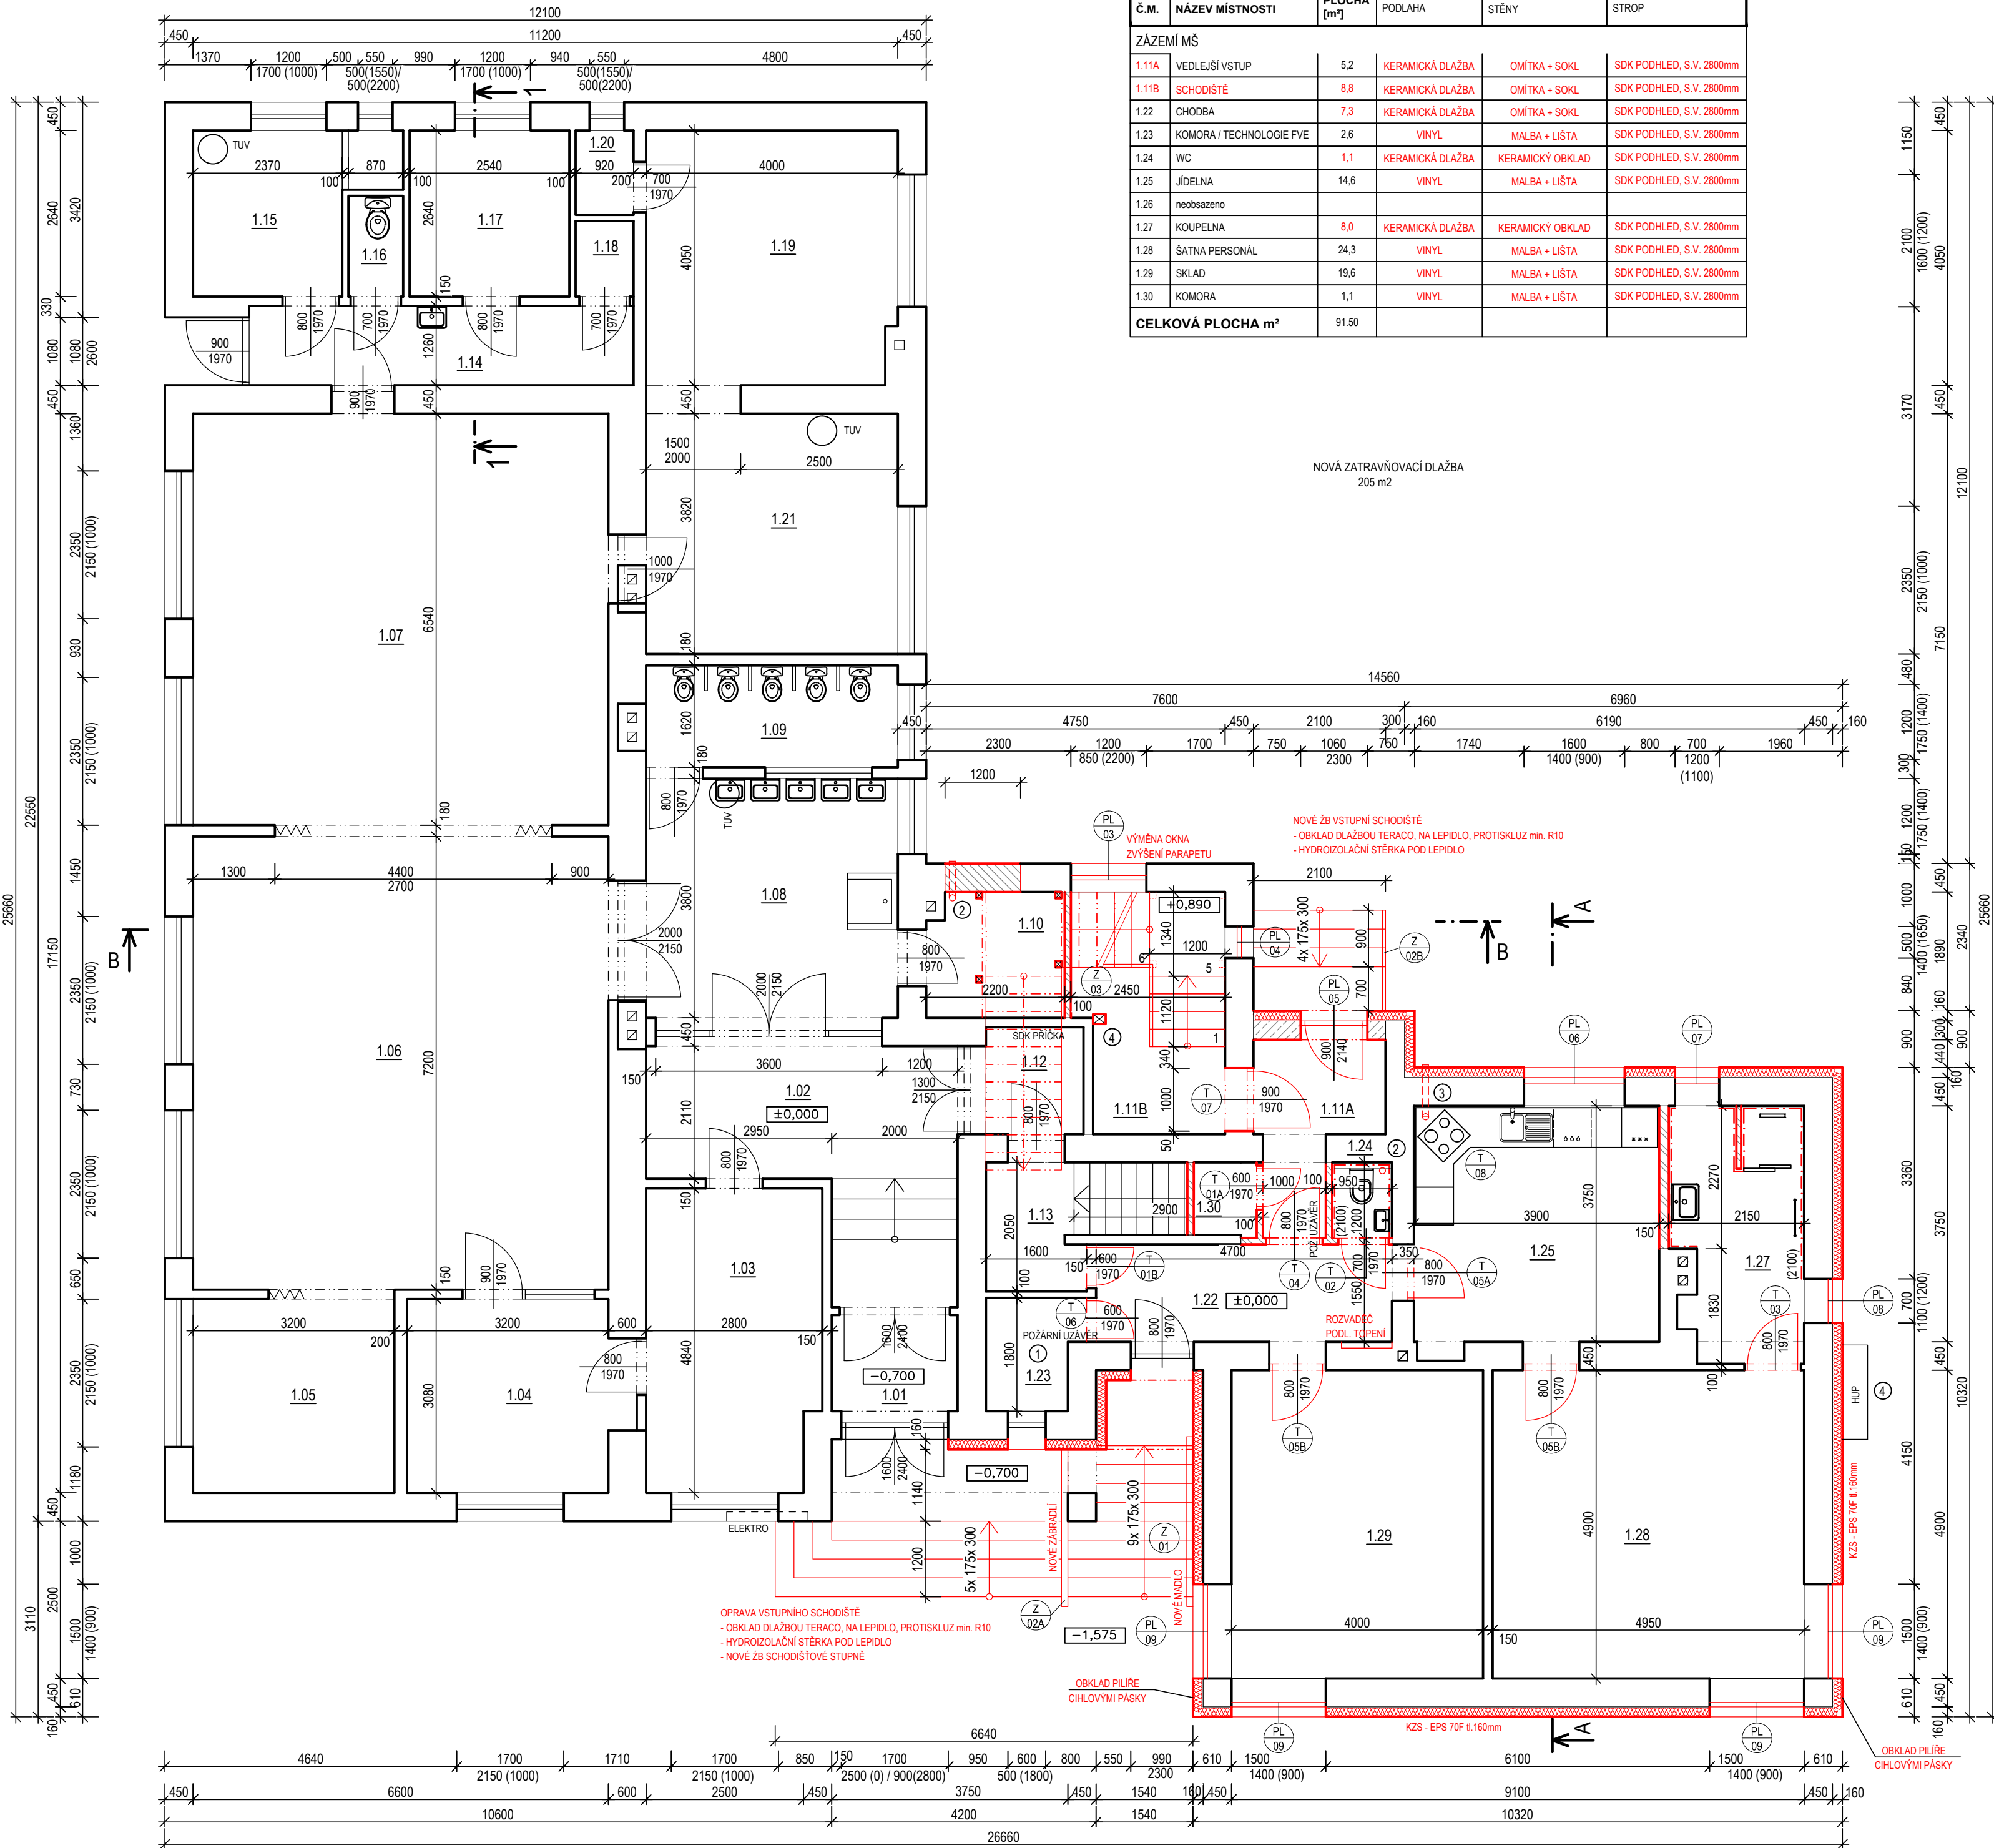

LEGENDA MÍSTNOSTÍ 1.NP

Č.M.	NÁZEV MÍSTNOSTI	PLOCHA [m²]
MATEŘSKÁ ŠKOLKA		
1.01	ZÁDVEŘÍ	3,1
1.02	CHODBA	14,5
1.03	ŠATNA DÍTÍ	13,2
1.04	ŘEDITELNA	9,9
1.05	SKLAD POSTÝLEK	9,9
1.06	HERNA	47,5
1.07	HERNA	43,2
1.08	UMÝVÁRNA	15,2
1.09	WC	6,5
1.10	SKLAD ÚKLIDOVÉ CHEMIE, POMŮCEK	4,3
1.11	plocha Zázemí MŠ	
1.12	CHODBA	2,3
1.13	SCHODIŠTĚ DO 1PP	5,9
1.14	CHODBA	7,7
1.15	ŠATNA PERSONÁL	6,3
1.16	WC PERSONÁL	1,4
1.17	SKLAD POTRAVIN	6,7
1.18	ÚKLIDOVÁ MÍSTNOST	1,1
1.19	KUCHYNĚ	16,2
1.20	SKLAD	1,2
1.21	VÝDEJNA	15,3
CELKOVÁ PLOCHA m²		231,40

LEGENDA MATERIÁLŮ

- STÁVAJÍCÍ ZDVO
CIHLA PLNÁ PÁLENÁ
- ZDVO Z TVÁRNIC HELUZ FAMILY 44 BROUŠENÁ P10
NA TENKOVRSTVÉ SYSTÉMOVÉ LEPIDLO
(+ KZS - EPS 70F tl.160mm - ZÁZEMÍ MŠ)
- ZDVO Z TVÁRNIC HELUZ FAMILY 30 BROUŠENÁ P10
NA TENKOVRSTVÉ SYSTÉMOVÉ LEPIDLO
(+ KZS - EPS 70F tl.160mm - ZÁZEMÍ MŠ)
- PRŮČKOVÉ ZDVO YTONG tl. 100 a 150 mm
NA TENKOVRSTVÉ SYSTÉMOVÉ LEPIDLO

POZNÁMKY A POKYNY

- MÍSTNOST Č. 1.23 (KOMORA) BUDE VYUŽITA PRO TECHNOLOGII FVE - BUDE ŘEŠENA JAKO SAMOSTATNÝ POŽÁRNÍ ÚSEK
DVĚŘE DO MÍSTNOSTI S TECHNOLOGIÍ BUDOU V PROTIPOŽÁRNÍM PROVEDENÍ A BUDOU SPLŇOVAT MINIMÁLNĚ EI 15 DP3. SAMOZÁVÍRAČ
NENÍ NEZBYTNÝ - JE VŠAK DOPORUČEN.
V TOMTO ODDĚLENÉM PŮJ S TECHNOLOGIÍ FVE BUDE INSTALOVÁNO SAMOSTATNÉ ZAŘÍZENÍ AUTONOMNÍ DETEKTACE A SIGNALIZACE POŽÁRU.
V TOMTO ODDĚLENÉM PŮJ S TECHNOLOGIÍ FVE BUDE INSTALOVÁNO SAMOSTATNÉ ZAŘÍZENÍ AUTONOMNÍ DETEKTACE A SIGNALIZACE POŽÁRU.
 - MÍSTNOSTI Č. 1.24 (WC) A 1.10 (SKLAD ÚKLIDOVÉ CHEMIE A POMŮCEK) BUDOU ODVĚTRÁNY AXIÁLNÍMI VENTILÁTORY S POTRUBÍM
VYVEDENÝM PŘES FASÁDU NEBO NAD STŘECHU.
 - V KUCHYNĚ (1.25) BUDE OSAZENA ODTAHOVÁ DIGESTOŘ S ODTAHEM PŘES FASÁDU
- OSTATNÍ MÍSTNOSTI, JSOU VĚTRÁNY PŘIROZENĚ
 - PILÍŘ PRO HLAVNÍ UZÁVĚR PLYNU BUDE OBLOŽEN CIHLOVÝMI PÁSKY DLE OBLADU SOKLU. PROVEDENO BUDE NOVÉ OPLECHOVÁNÍ PILÍŘE.
 - SLOUPEK PRO VYNESENÍ NÁROŽNÍ KROKVE - ZALOŽEN NA NOVÉ ZÁKLADOVÉ PATCE 700/700
- ZAŘÍZENÍ AUTONOMNÍ DETEKTACE A SIGNALIZACE JE V RÁMCI NAVRHOVANÝCH ZMĚN POŽADOVÁNO V SAMOSTATNÉM PŮJ S TECHNOLOGIE
FVE (M.Č. 1.23), V TŘÍDÁCH MŠ, KTERÉ NEJSOU DOTČENY POSUZOVANÝM ZÁMĚREM, JE DLE PBR DOPORUČENO INSTALOVAT ZAŘÍZENÍ
AUTONOMNÍ DETEKTACE A SIGNALIZACE V KAŽDÉ MÍSTNOSTI PRO POBYT DÍTÍ.
DÁLE JE DOPORUČENO JEDEN HLÁSIČ NÁVÍC INSTALOVAT V ZÁZEMÍ MŠ - NAPŘ. V KUCHYNĚ (M.Č.1.25)
AUTONOMNÍ HLÁSIČE BUDE UMÍSTĚNÝ VŽDY V SOULADU S NÁVODEM VÝROBCE - ZPRAVIDLA V NEJVLÝŠŠÍM MÍSTĚ PŘÍSLUŠNEHO PROSTORU.
HLÁSIČE UMÍSTIT NA STROPĚ V TĚCHTO MÍSTNOSTECH: 1.06, 1.07, 1.21. AUTONOMNÍ HLÁSIČE KOUŘE MUSÍ ODPOVÍDAT ČSN EN 14604.
- V PROSTORECH, KDE SE INSTALUJÍ NOVÉ SOKL PODHLÉDY BUDOU S POŽÁRNÍ ODOLNOSTÍ EI 30. TYTO POŽADAVKY BUDOU SPLNĚNÝ Z
DŮVODU MOŽNÉ BUDOUCÍ PŘESTAVBY A VYUŽITÍ PŮDNÍCH PROSTOR.
- POČET A ROZMÍSTĚNÍ PHP ZŮSTÁVÁ ZACHOVÁNO DLE STÁVAJÍCÍHO ŘEŠENÍ. V REKONSTRUOVANÝCH PROSTORÁCH ZÁZEMÍ MŠ (PRO
ZAMĚSTNANCE) BUDE INSTALOVÁN MINIMÁLNĚ 1 UNIVERZÁLNÍ PHP PRAŠKOVÝ 6 KG. PŘED VSTUPEM DO MÍSTNOSTI S TECHNOLOGIÍ FVE
BUDE TAKÉ UMÍSTĚN 1 PHP PRAŠKOVÝ 6 KG. V DALŠÍCH ČÁSTECH OBJEKTU ZŮSTANOU ZACHOVÁNY STÁVAJÍCÍ PHP (V PROVOZU ŠKOLKY
BY TO MĚLY BÝT MINIMÁLNĚ 2 KS);
- V KOUPELNĚ A WC BUDOU UMÍSTĚNO VĚTRÁČI POTRUBÍ KANALIZACE, KTERÉ BUDE VYVEDENÉ NAD STŘECHU OBJEKT, PŘÍPADNĚ BUDOU
NOVÉ SVODY NAPOJENY NA STÁVAJÍCÍ VĚTRÁČI POTRUBÍ.
- ROZVODY PITNÉ VODY A ODPADNÍ VODY Z KUCHYNĚ, KOUPELNY A WC BUDOU NAPOJENY NA STÁVAJÍCÍ VNITŘNÍ ROZVODY.
- NOVÉ DVĚŘE BUDOU OSAZENY DO OBLOŽKOVÝCH ŽÁRUBNÍ
- NOVÉ SCHODIŠTĚ PRO PŘÍSTUP NA PŮDU - OCELOVÁ KONSTRUKCE S NÁŠLAPY Z KERAMICKÉ DLAŽBY. KONSTRUKCE SCHODIŠTĚ NENÍ
SOUCÁSTÍ TĚTO DOKUMENTACE.
- OBEČNĚ:
- PŘI PROVÁDĚNÍ STAVBY JE NUTNÉ DODRŽOVAT TECHNOLOGICKÉ POSTUPY A DETAILS STANOVENÉ V PŘÍSLUŠNÝCH TECHNICKÝCH
PŘÍRUČKÁCH A PLATNÝCH PŘEDPÍSECH
 - ZÁBRADLÍ BUDOU PROVEDENA DLE ČSN 74 3305 OCHRANNÁ ZÁBRADLÍ
 - PROSTUPY PRO ROZVODY ZTI, NN, ATD. JE NUTNO KOORDINOVAT SE STAVEBNÍM ŘEŠENÍM.
 - PŘESNÉ ROZMĚRY KONSTRUKCÍ JE NUTNÉ PŘED PROVÁDĚNÍM OVĚRIT PŘÍMO NA STAVBĚ, PŘÍPADNĚ
NESROVNALOSTI JE NUTNÉ ŘEŠIT SE ZPRACOVATELEM DOKUMENTACE.
 - VÝKRESY JSOU KÓTOVÁNY V KOORDINÁČNÍCH ROZMĚRECH, BEZ POVRCHOVÝCH ÚPRAV.
 - PŘI PROVÁDĚNÍ JE NUTNÉ PRÁCE KOORDINOVAT S POŽÁRNĚ BEZPEČNOSTNÍM ŘEŠENÍM.

±0,000 = 384,69 m n. m.		Souřadnicový systém JTSK / Výškový systém B.p.v.		
Zodpovědný projektant :	Vypracovala :	Kontrolovala :		
Ing. Zdeňka Fiedlerová	Ing. Pavlína Mikušková Ing. arch. Klára Lukešová	Ing. Zdeňka Fiedlerová		
Projektant : Ing. arch. Klára Lukešová, Sychotín 90, 679 72 Kunštát				
Investor : Obec Býkovice č.p. 34, 679 71 Býkovice			Stupeň dokumentace :	DZS
Akce : Stavební úpravy MŠ - Býkovice, č.p.59 na p.č. 546 a p.č. 547/1, k.ú. Býkovice [616524], okres Blansko			Datum : 11/2023	
			Měřítko : 1:75	
			Formát : A2	
část : D.1.1. Architektonicko stavební řešení PŮDORYS 1.NP - NOVÝ STAV			Číslo výkresu : 1	
			D.1.1.08	Číslo paré :

TENTO VÝKRES POUŽÍVÁ OCHRANY DLE ZÁKONA Č.121/2000 SB. (AUTORSKÝ ZÁKON). ORIGINÁL TOHOTO VÝKRESU JE MAJETKEM AUTORA. BEZ SOUHLASU
AUTORA NENÍ MOŽNÉ TUTO DOKUMENTACI KOPÍROVAT A ANI NIJAK VEŘEJNĚ ROZŠÍŘOVAT. TENTO VÝKRES A CELÁ DOKUMENTACE STAVBY JE VYHOTOVENA PRO ÚČELY
ZISKÁNÍ STAVEBNÍHO POVOLENÍ A NENAHAZUJE PROVÁDEČÍ DOKUMENTACI STAVBY!