



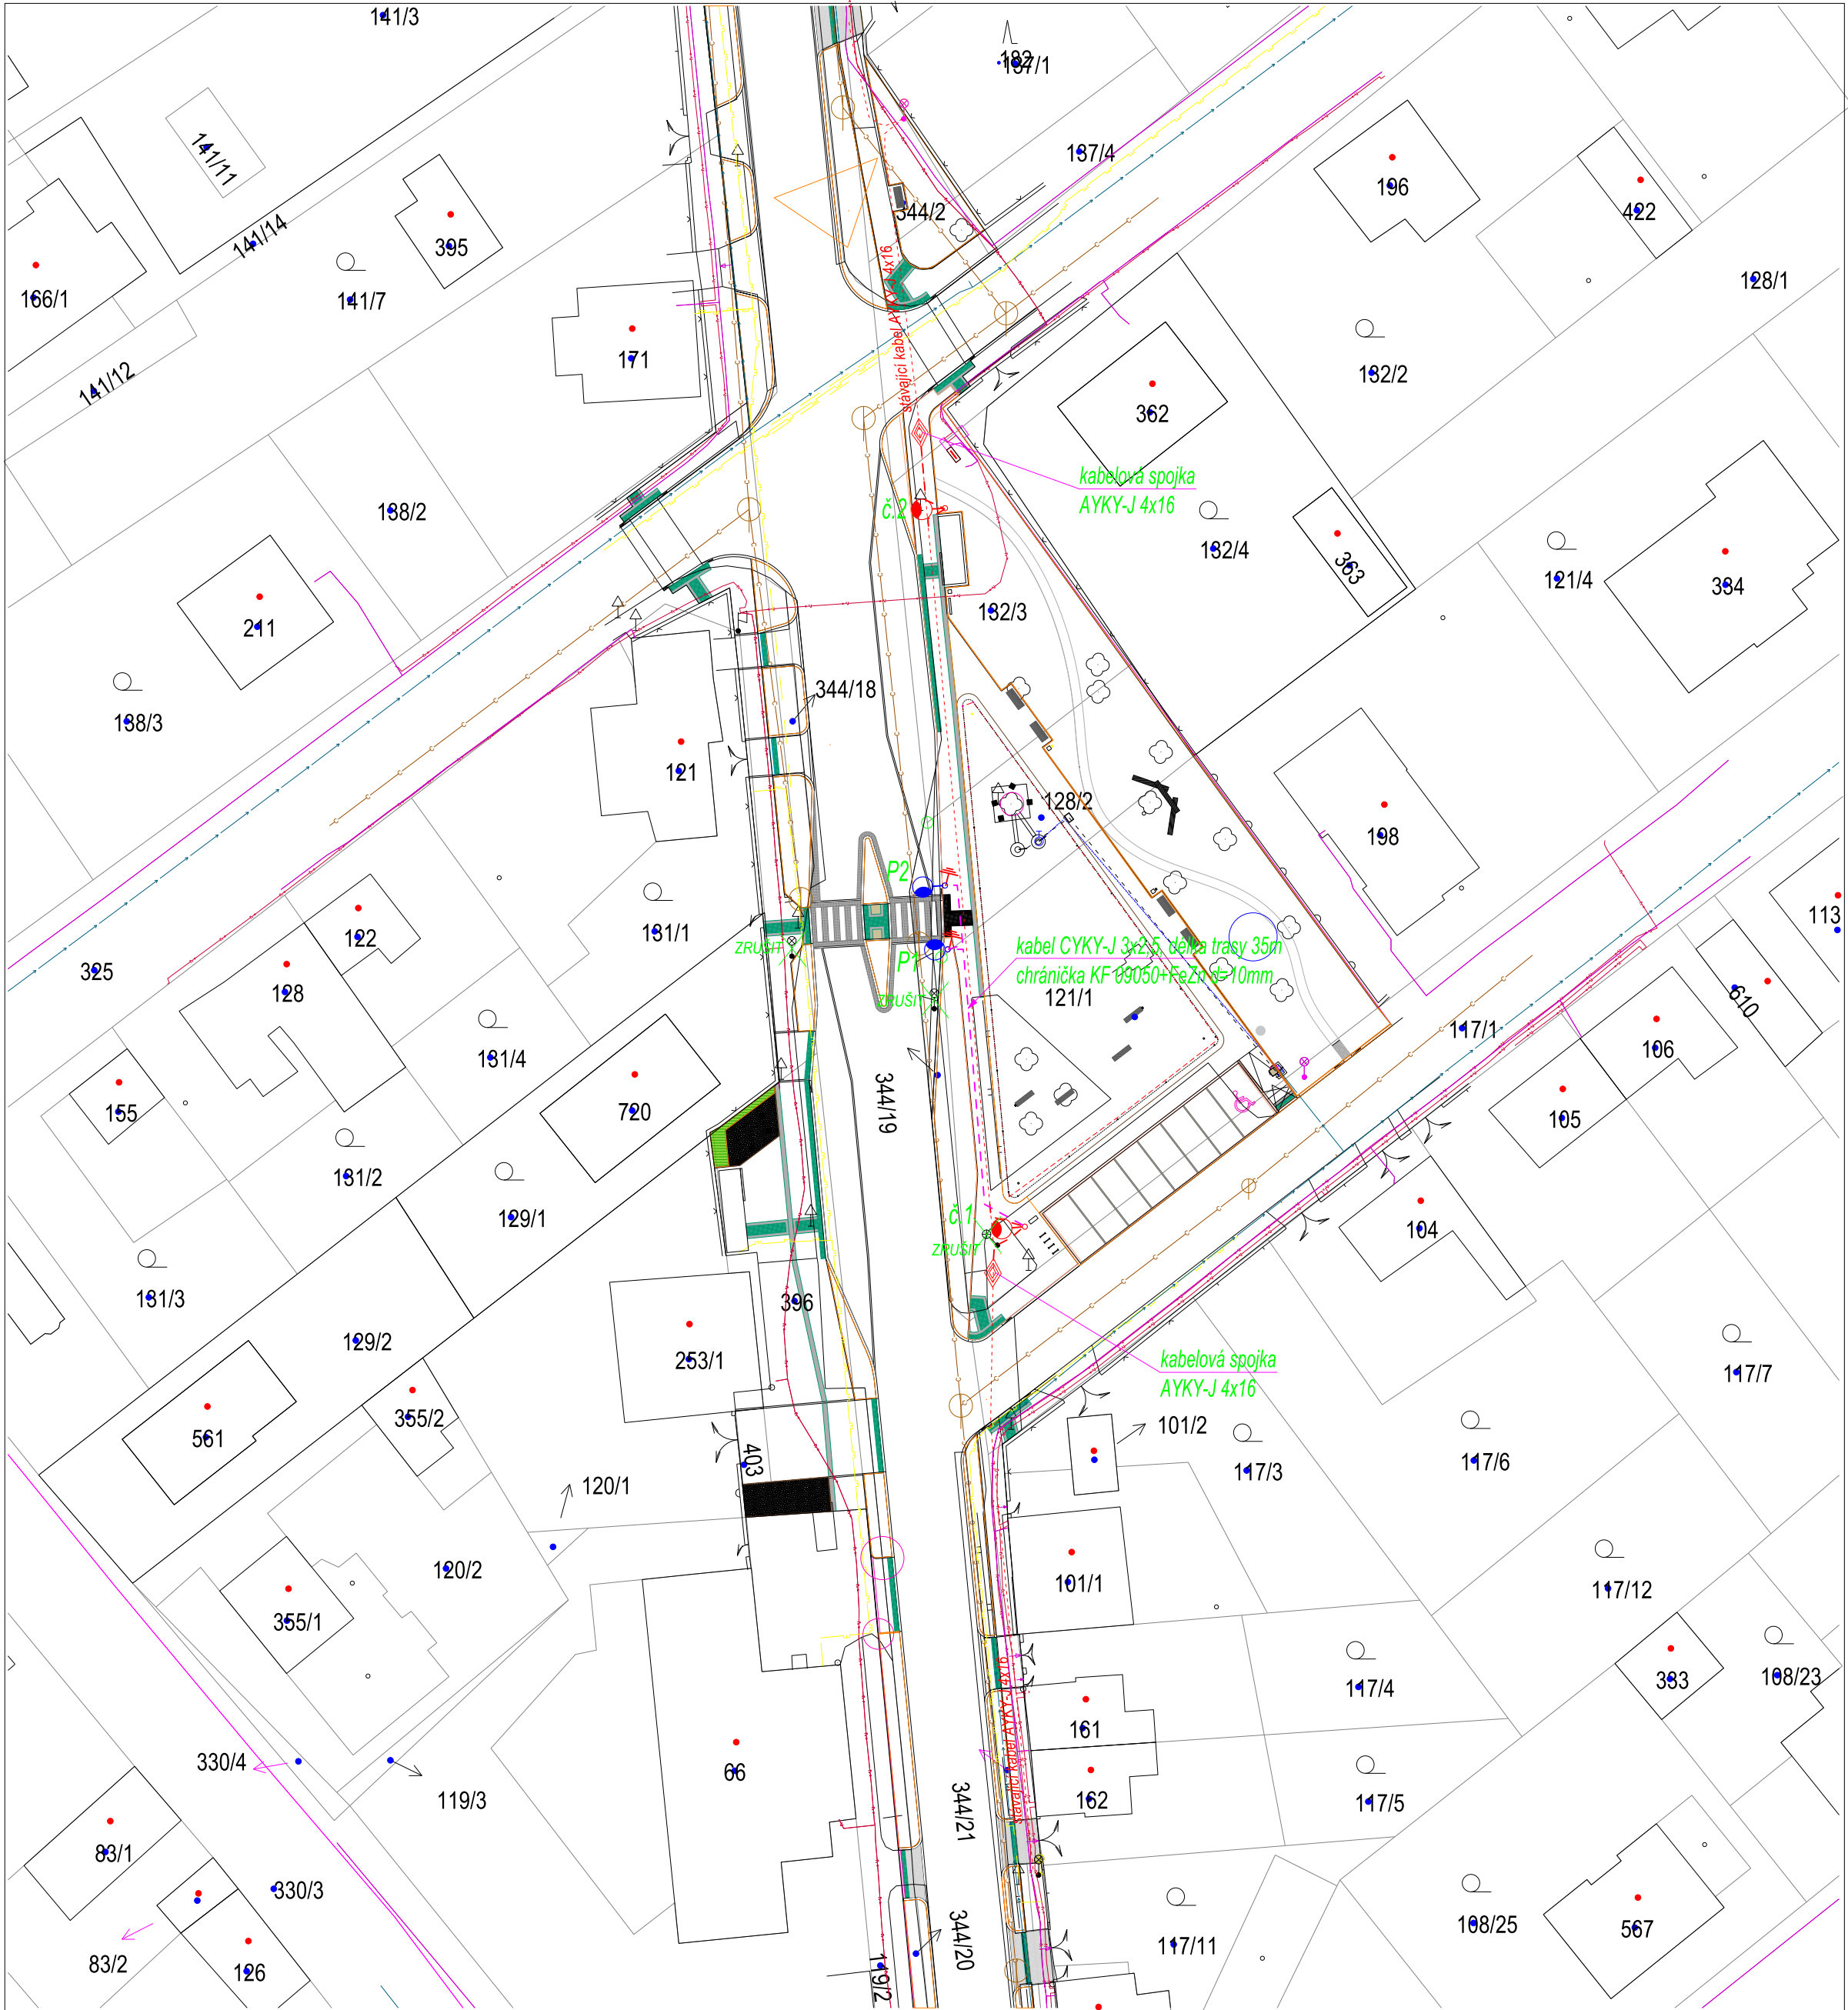

A1 Uložení 1x kabel VO pod komunikací výkop 35/120 v PE-HD110 zákryt plastové desky s uložením zemniče

A2 Uložení 1x kabel VO v terénu výkop 35/80 zákryt plastové desky s uložením zemniče

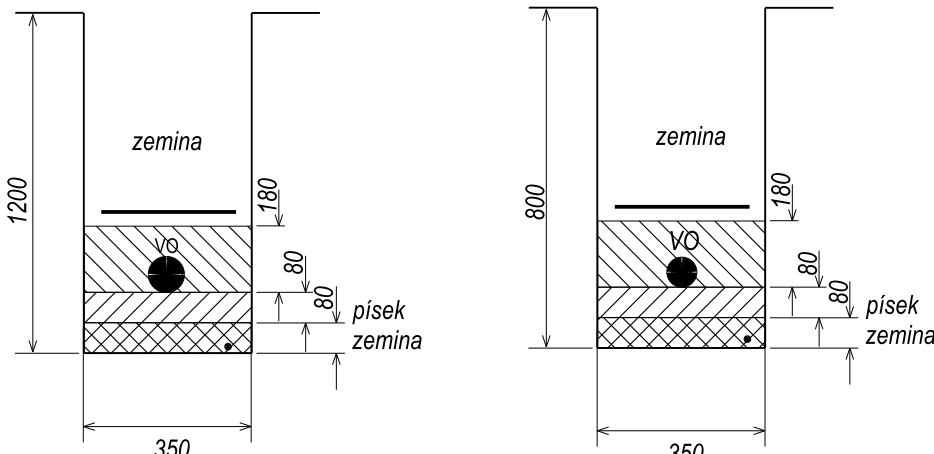

- LEGENDA:**
- Sloup osvětlení: uliční výšky 8,5m
 - Svitidlo 1,2: LED svítidlo, IP66, RAL 7016
 - TECEO S/5303BL/20 LED/46W/700mA/W/2700K
 - rovné sklo/univerzální uchycení D60/AKZO 150
 - Výložník: Jednoramenný 1/76-1100, délka 1,1m
 - Sloup osvětlení: 2x ICON 6/76, 6m, kuželový výšky 6m
 - Svitidlo P1: TECEO 1 ZEBRA/5369BL/pravá/20 LED/46W/350mA/NW/rovné sklo/univerzální uchycení D60/AKZO 150
 - Svitidlo P2: TECEO 1 ZEBRA/5307BL/levá/40 LED/86W/700mA/NW/rovné sklo/univerzální uchycení D60/AKZO 150
 - Výložníky: 1x Jednoramenný 1/76-300, délka 0,3m
 - 1x Jednoramenný 1/76-2500, délka 2,1m
 - Nový kabel + FeZn d=10mm v chráničce KF09050-63
 - Nový kabel uložen dle řezu A1

1. OCHRANA PŘED ND DLE ČSN 33 20 00-4-41 ed.2, AUTOMATICKÝM ODPOJENÍM OD ZDROJE POMOCÍ JISTIČÍCH PRVKŮ V SÍTI TN-C
2. NAPĚTOVÁ SOUSTAVA 1+PEN 50Hz, 230V
3. PROSTŘEDÍ DLE ČSN 33 2000-5-51 ed.2 VIZ PŘÍLOHA TECHNICKÉ ZPRÁVY
4. PŘED ZAPOČETÍM VÝKOPOVÝCH PRACÍ JE NUTNO PROVÉST VYTÝČENÍ STÁVAJÍCÍCH PODZEMNÍCH ZAŘÍZENÍ

Projektant - autoriz. osoba:	Vypracoval:	ŠINFELT ELEKTRICKÁ ZAŘÍZENÍ ŠINFELT s.r.o. Kratohvilova 280, 41301 Roudnice Tel. 416 833029, 416832601-7 E-mail: sinfelt@sinfelt.cz www.sinfelt.cz
Miroslav Kvintus	Štěpán Tintěra	
Investor: obec Vědomice, Průhonu 270, Roudnice nad Labem, 413 01		
Akce: Úpravy ulice Na Zavadilce a přilehlého prostranství		
Příloha: SO 02 SITUACE VO NÁVES		
		Druh dok. DVZ Číslo zak. 210706 Formát 6x A4 Datum: 04/2022 Profese: elektro Měřítko: 1 : 500 Čís. výkresu: D.2-1