


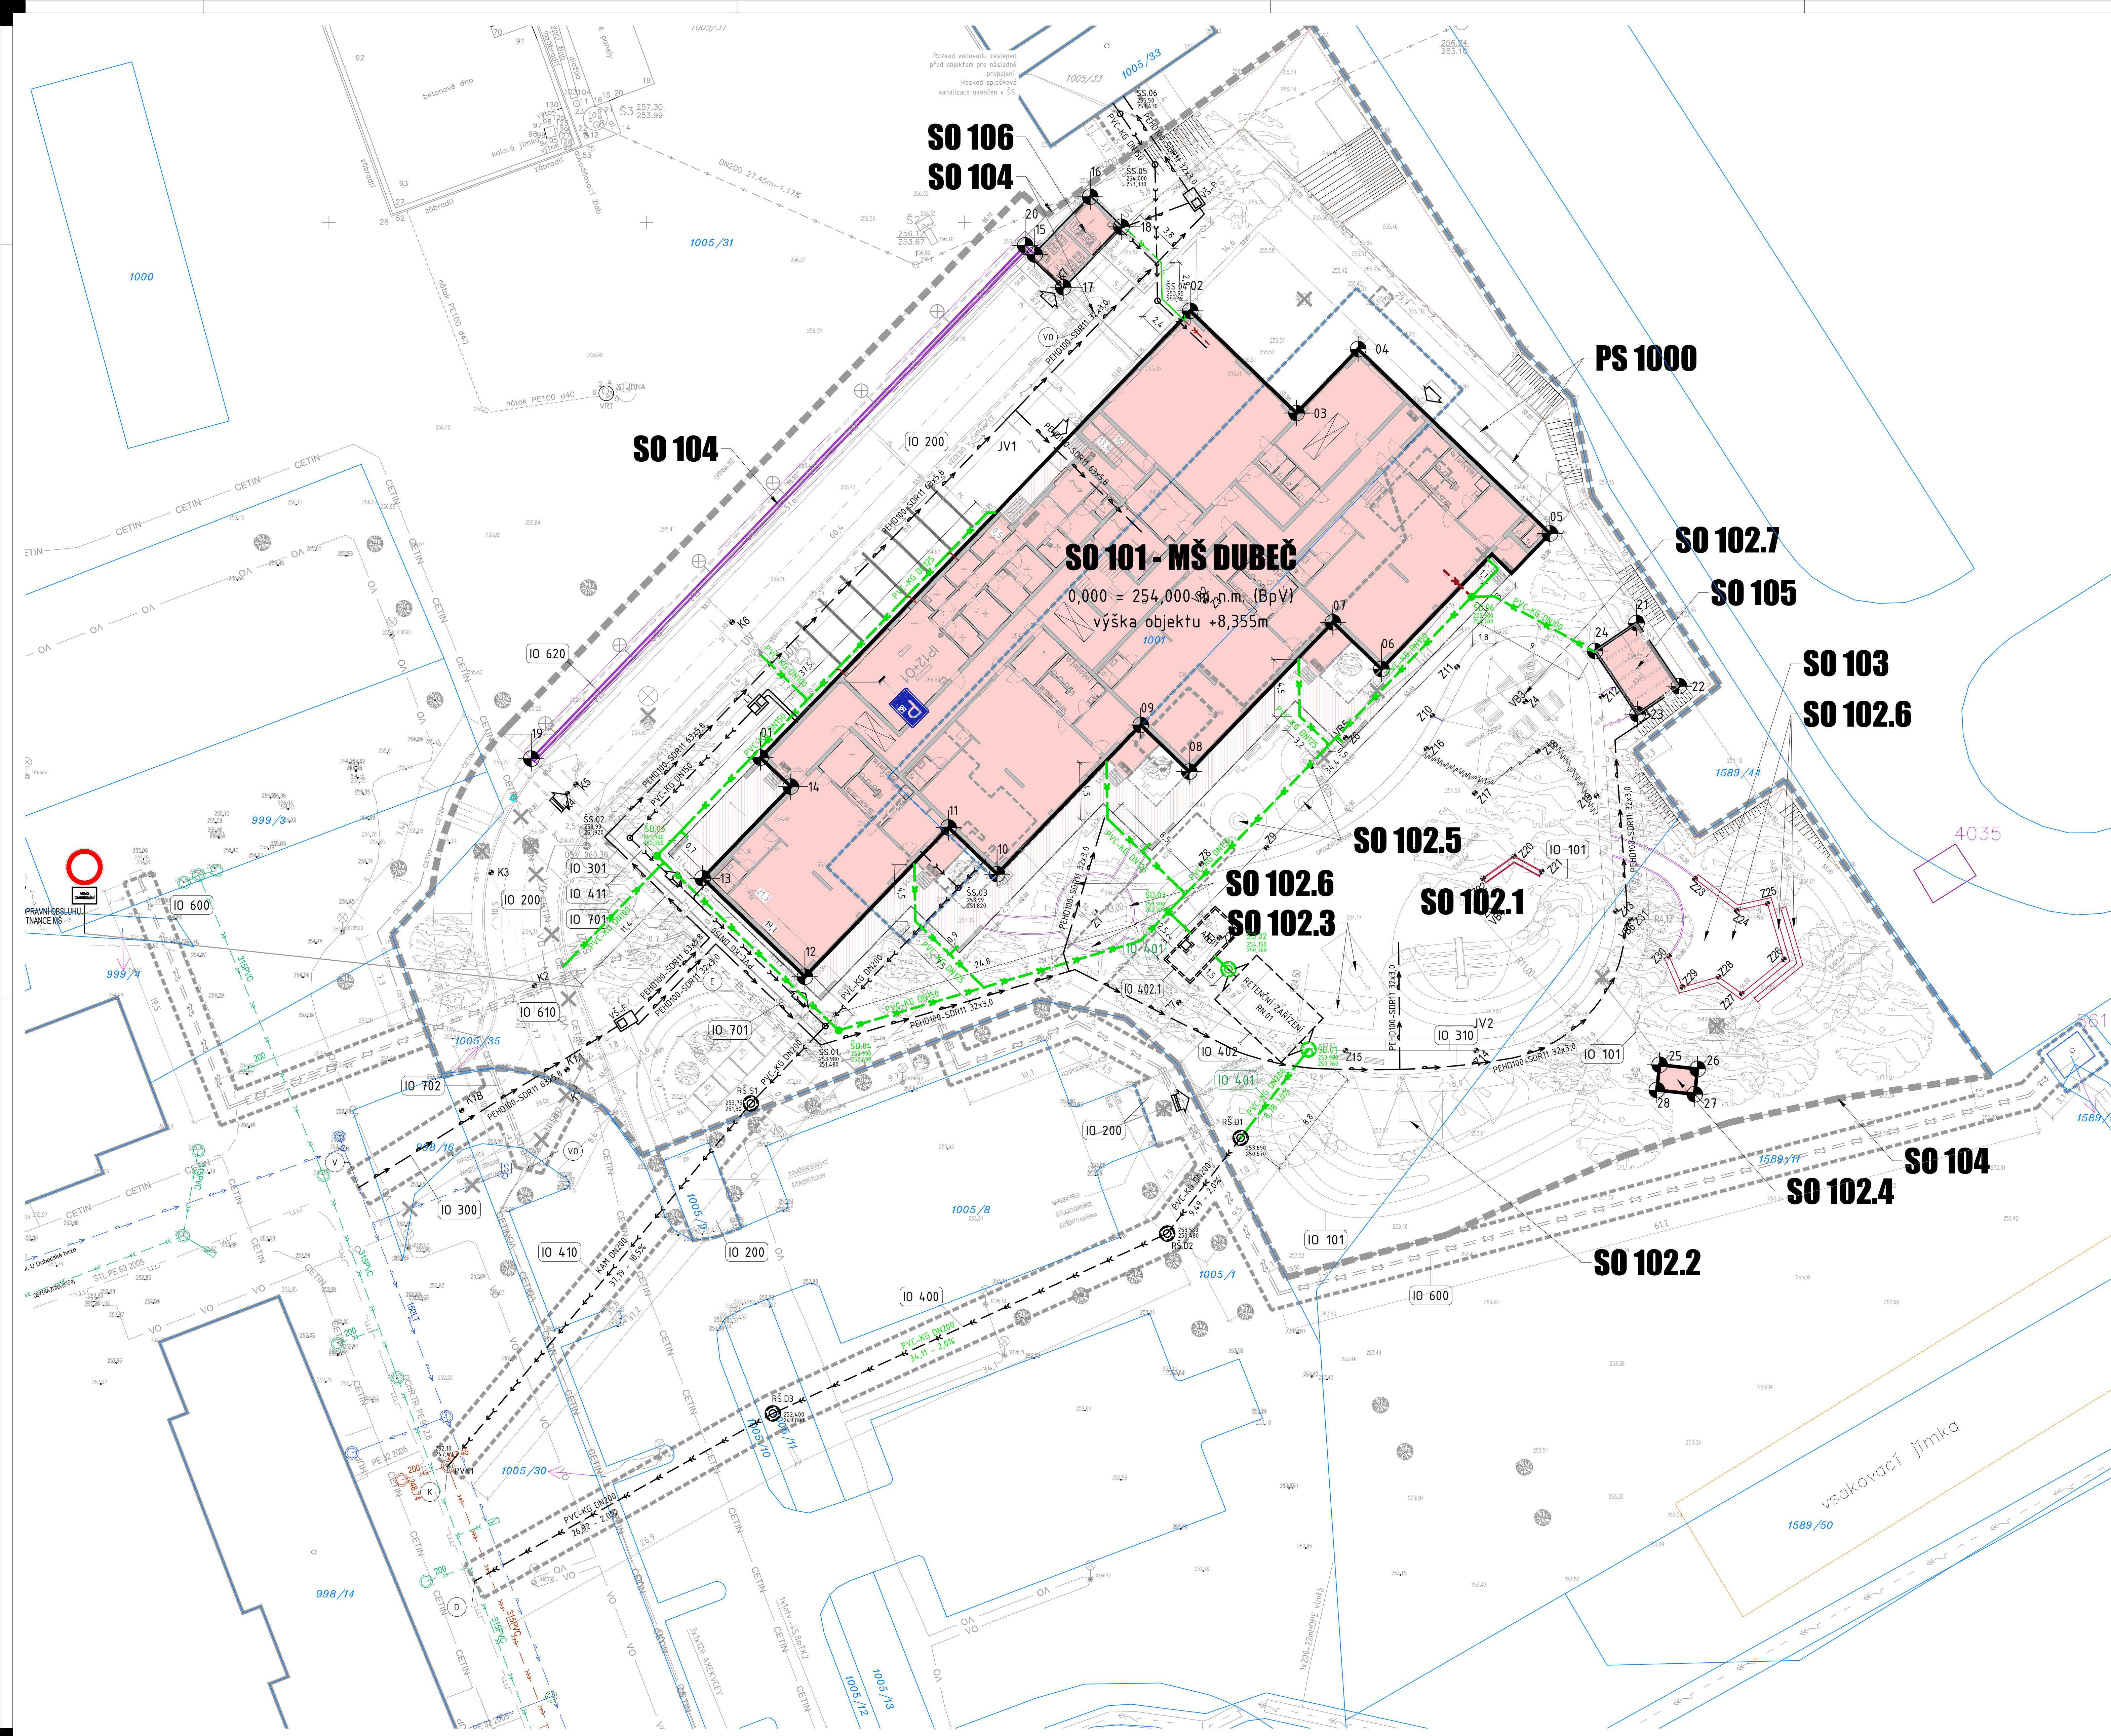

LEGENDA PLOCH A ZNAČEK

NOVÉ

STÁVAJÍCÍ

OBJEKTY - HLAVNÍ HMOTA

OBJEKTY - BALKÓNY, PŘÍSTŘEŠKY

OBJEKTY - PODZEMNÍ (SKLEPY, KOLEKTORY ATD.)

OBJEKTY - DEMOLOVANÉ

STROMY

HRANICE ŘEŠENÉHO ÚZEMÍ - HLAVNÍ

HRANICE ŘEŠENÉHO ÚZEMÍ - VEDLEŠÍ

HRANICE POZEMNÍ DLE KATASTRU NEMOVITOSTÍ

PARCELNÍ ČÍSLO DLE KATASTRU NEMOVITOSTÍ

GEOMETICKÉ ZAMĚŘENÍ

VÝŠKOVÁ ABSOLUTNÍ HODNOTA TERÉNU

VSTUP

VJEZD

JTSK SOUŘADNICE

VENKOVNÍ SVÍTĚLO

HYDRANT PODZEMNÍ / NADZEMNÍ

RUŠENÉ OBJEKTY

ROZHLÍDELOVÉ TROJÚHELNÍKY

OPLOCENÍ - BEZ ROZUŠENÍ

HRANICE POŽÁRNĚ NEBEZPEČNÉHO PROSTORU

OBJEKT SPLAŠKOVÉ KANALIZACE - ČERPAČÍ STANICE

OBJEKT SPLAŠKOVÉ KANALIZACE - REVIZNÍ ŠACHTA (XX-pořadové číslo)

OBJEKT SPLAŠKOVÉ KANALIZACE - LAPÁK TUKU

OBJEKT DEŠŤOVÉ KANALIZACE - REVIZNÍ ŠACHTA (XX-pořadové číslo)

OBJEKT DEŠŤOVÉ KANALIZACE - VPUSŤ/ULČNÍ

VPUSŤ (XX-pořadové číslo)

OBJEKT DEŠŤOVÉ KANALIZACE - LIDOVÝ ŽLAB (XX-pořadové číslo)

OBJEKT VODOVODU - VODOHŘNÁ ŠACHTA

LEGENDA PLOCH A ZNAČEK

NOVÉ

STÁVAJÍCÍ

OBJEKTY - HLAVNÍ HMOTA

OBJEKTY - BALKÓNY, PŘÍSTŘEŠKY

OBJEKTY - PODZEMNÍ (SKLEPY, KOLEKTORY ATD.)

OBJEKTY - DEMOLOVANÉ

STROMY

HRANICE ŘEŠENÉHO ÚZEMÍ - HLAVNÍ

HRANICE ŘEŠENÉHO ÚZEMÍ - VEDLEŠÍ

HRANICE POZEMNÍ DLE KATASTRU NEMOVITOSTÍ

PARCELNÍ ČÍSLO DLE KATASTRU NEMOVITOSTÍ

GEOMETICKÉ ZAMĚŘENÍ

VÝŠKOVÁ ABSOLUTNÍ HODNOTA TERÉNU

VSTUP

VJEZD

JTSK SOUŘADNICE

VENKOVNÍ SVÍTĚLO

HYDRANT PODZEMNÍ / NADZEMNÍ

RUŠENÉ OBJEKTY

ROZHLÍDELOVÉ TROJÚHELNÍKY

OPLOCENÍ - BEZ ROZUŠENÍ

HRANICE POŽÁRNĚ NEBEZPEČNÉHO PROSTORU

OBJEKT SPLAŠKOVÉ KANALIZACE - ČERPAČÍ STANICE

OBJEKT SPLAŠKOVÉ KANALIZACE - REVIZNÍ ŠACHTA (XX-pořadové číslo)

OBJEKT SPLAŠKOVÉ KANALIZACE - LAPÁK TUKU

OBJEKT DEŠŤOVÉ KANALIZACE - REVIZNÍ ŠACHTA (XX-pořadové číslo)

OBJEKT DEŠŤOVÉ KANALIZACE - VPUSŤ/ULČNÍ

VPUSŤ (XX-pořadové číslo)

OBJEKT DEŠŤOVÉ KANALIZACE - LIDOVÝ ŽLAB (XX-pořadové číslo)

OBJEKT VODOVODU - VODOHŘNÁ ŠACHTA

LEGENDA PLOCH A ZNAČEK

NOVÉ

STÁVAJÍCÍ

OBJEKTY - HLAVNÍ HMOTA

OBJEKTY - BALKÓNY, PŘÍSTŘEŠKY

OBJEKTY - PODZEMNÍ (SKLEPY, KOLEKTORY ATD.)

OBJEKTY - DEMOLOVANÉ

STROMY

HRANICE ŘEŠENÉHO ÚZEMÍ - HLAVNÍ

HRANICE ŘEŠENÉHO ÚZEMÍ - VEDLEŠÍ

HRANICE POZEMNÍ DLE KATASTRU NEMOVITOSTÍ

PARCELNÍ ČÍSLO DLE KATASTRU NEMOVITOSTÍ

GEOMETICKÉ ZAMĚŘENÍ

VÝŠKOVÁ ABSOLUTNÍ HODNOTA TERÉNU

VSTUP

VJEZD

JTSK SOUŘADNICE

VENKOVNÍ SVÍTĚLO

HYDRANT PODZEMNÍ / NADZEMNÍ

RUŠENÉ OBJEKTY

ROZHLÍDELOVÉ TROJÚHELNÍKY

OPLOCENÍ - BEZ ROZUŠENÍ

HRANICE POŽÁRNĚ NEBEZPEČNÉHO PROSTORU

OBJEKT SPLAŠKOVÉ KANALIZACE - ČERPAČÍ STANICE

OBJEKT SPLAŠKOVÉ KANALIZACE - REVIZNÍ ŠACHTA (XX-pořadové číslo)

OBJEKT SPLAŠKOVÉ KANALIZACE - LAPÁK TUKU

OBJEKT DEŠŤOVÉ KANALIZACE - REVIZNÍ ŠACHTA (XX-pořadové číslo)

OBJEKT DEŠŤOVÉ KANALIZACE - VPUSŤ/ULČNÍ

VPUSŤ (XX-pořadové číslo)

OBJEKT DEŠŤOVÉ KANALIZACE - LIDOVÝ ŽLAB (XX-pořadové číslo)

OBJEKT VODOVODU - VODOHŘNÁ ŠACHTA

LEGENDA PLOCH A ZNAČEK

NOVÉ

STÁVAJÍCÍ

OBJEKTY - HLAVNÍ HMOTA

OBJEKTY - BALKÓNY, PŘÍSTŘEŠKY

OBJEKTY - PODZEMNÍ (SKLEPY, KOLEKTORY ATD.)

OBJEKTY - DEMOLOVANÉ

STROMY

HRANICE ŘEŠENÉHO ÚZEMÍ - HLAVNÍ

HRANICE ŘEŠENÉHO ÚZEMÍ - VEDLEŠÍ

HRANICE POZEMNÍ DLE KATASTRU NEMOVITOSTÍ

PARCELNÍ ČÍSLO DLE KATASTRU NEMOVITOSTÍ

GEOMETICKÉ ZAMĚŘENÍ

VÝŠKOVÁ ABSOLUTNÍ HODNOTA TERÉNU

VSTUP

VJEZD

JTSK SOUŘADNICE

VENKOVNÍ SVÍTĚLO

HYDRANT PODZEMNÍ / NADZEMNÍ

RUŠENÉ OBJEKTY

ROZHLÍDELOVÉ TROJÚHELNÍKY

OPLOCENÍ - BEZ ROZUŠENÍ

HRANICE POŽÁRNĚ NEBEZPEČNÉHO PROSTORU

OBJEKT SPLAŠKOVÉ KANALIZACE - ČERPAČÍ STANICE

OBJEKT SPLAŠKOVÉ KANALIZACE - REVIZNÍ ŠACHTA (XX-pořadové číslo)

OBJEKT SPLAŠKOVÉ KANALIZACE - LAPÁK TUKU

OBJEKT DEŠŤOVÉ KANALIZACE - REVIZNÍ ŠACHTA (XX-pořadové číslo)

OBJEKT DEŠŤOVÉ KANALIZACE - VPUSŤ/ULČNÍ

VPUSŤ (XX-pořadové číslo)

OBJEKT DEŠŤOVÉ KANALIZACE - LIDOVÝ ŽLAB (XX-pořadové číslo)

OBJEKT VODOVODU - VODOHŘNÁ ŠACHTA

INŽENÝRSKÉ SÍTĚ			
STÁVAJÍCÍ		NOVÉ	
PLYNOVOD - STŘEDOTLAKÝ	—	—	—
KANALIZACE - DEŠŤOVÁ	—	—	—
KANALIZACE - SPLAŠKOVÁ	—	—	—
KANALIZACE - JEDNOTNÁ	—	—	—
VODOVOD - PITNÁ VODA	—	—	—
SLABOPROUD - SPRÁVCE	—	—	—
SLABOPROUD - CETIN	—	—	—
SILNOPROUD - NÍZKÉ NAPĚTÍ PODZEMNÍ	—	—	—
SILNOPROUD - NÍZKÉ NAPĚTÍ NADZEMNÍ	—	—	—
SILNOPROUD - VEŘEJNÉ OSVĚTLENÍ	—	—	—

LEGENDA NÁPOJNÝCH BODŮ			
(K)	NÁPOJNÝ BOD SPLAŠKOVÉ/JEDNOTNÉ KANALIZACE		
(B)	NÁPOJNÝ BOD DEŠŤOVÉ KANALIZACE		
(V)	NÁPOJNÝ BOD NA VEŘEJNÝ ŘAD VODOVODU		
(E)	NÁPOJNÝ BOD NA VEŘEJNOU ROZVODNOU SÍŤ		
(S)	NÁPOJNÝ BOD VEŘEJNÉHO OSVĚTLENÍ		
(U)	NÁPOJNÝ BOD SLABOPROUDÝCH ROZVODŮ		

VYTÝČOVACÍ BODY			
Y, X		Y, X	
01	-730666,04, -1047292,09	02	-730632,22, -1047292,94
03	-730623,86, -1047264,99	04	-730619,01, -1047259,94
05	-730603,92, -1047274,46	06	-730617,18, -1047285,13
07	-730621,00, -1047281,45	08	-730632,30, -1047293,20
09	-730636,12, -1047289,52	10	-730647,42, -1047301,27
11	-730651,24, -1047297,60	12	-730662,54, -1047309,34
13	-730670,60, -1047301,59	14	-730663,66, -1047294,38
15	-730644,46, -1047252,51	16	-730640,09, -1047247,97
17	-730642,22, -1047255,08	18	-730637,64, -1047250,33
19	-730684,07, -1047292,18	20	-730645,21, -1047251,79
21	-730591,11, -1047281,51	22	-730593,76, -1047286,47
23	-730593,03, -1047288,68	24	-730600,38, -1047283,71
25	-730595,29, -1047316,27	26	-730592,30, -1047316,60
27	-730592,52, -1047318,58	28	-730595,51, -1047318,25

POZNÁMKY

- PROBĚH SÍTĚ JE POUZE SHRNÝ A PRO VEŠKERÉ ZEMNÍ A VÝKOPOVÉ PRÁCE JE NUTNO VYTÝČIT SKUTEČNÝ PROBĚH A OZNÁMIT SPRÁVCŮM ZAČÁTEK STAVBY
- VÝKRES NEZAHNÍMUE SKRYTÉ AREÁLOVÉ SÍTĚ, KTERÉ NEJSOU VEDENY V EVIDENCI SPRÁVCŮ SÍTÍ
- ZAKRESLENÍ STÁVAJÍCÍCH INŽENÝRSKÝCH SÍTÍ VYCHÁZÍ Z PODKLADU SPRÁVCŮ JEDNOTLIVÝCH SÍTÍ PŘEDPOKLADU DODRŽENÍ PROSTOROVÉ NORMY ČSN 73 6005
- ZA VYTÝČENÍ, OCHRANU A ZAJIŠTĚNÍ FUNKČNOSTI NESE ZODPOVĚDNOST VÝŠŠÍ DODAVATEL STAVBY, VEŠKERÉ PRÁCE V OCHRANÝCH PÁSMECH INŽENÝRSKÝCH SÍTÍ ŘÍDÍ A KOORDINUJE VÝŠŠÍ DODAVATEL STAVBY
- ZAKRESLENÁ KABELOVÁ VEDENÍ URČUJÍ TRASU KABELŮ, NIKOLI POČET KABELŮ
- VEŠKERÉ VÝČÍSLENÉ PLOCHY V LEGENDĚ JSOU POUZE INFORMATIVNÍ A JE NUTNO JE PŘEKONTROLOVAT

0,000 = - m.n.m. B.p.v.
generální projektant

A99
Atelier 99 s.r.o.
Purkyňova 71/99
612 00 Brno

architekt Ing. arch. Jiří Belta
HP Ing. Ivana Ambrožová
ved. projektant Ing. Martin Jeřábek
stavebník Městská část Praha - Dubeč, Starodubečská 491/36, 10700 Praha 10

projektant části
VS-ingline, s.r.o.
Oružstevní 369, Želiezce
vsingline@vsbuild.cz
www.vsingline.cz

vypracoval Bc. David Svoboda
kontroloval Ing. Miloš Červeny
zodp. projektant Ing. Zdeněk Matiška

název stavby
**MATEŘSKÁ ŠKOLA
PRAHA - DUBEČ**

objekt **IO 401 - VENKOVNÍ ROZVODY KANALIZACE DEŠŤOVÉ**

část **D.1 DOKUMENTACE STAVEBNÍHO NEBO INŽENÝRSKÉHO OBJEKTU**

název dokumentu

zakázka A-20-01
datum 08/2021
stupeň DPS
měřítko 1:200

SITUACE
číslo přílohy

101