


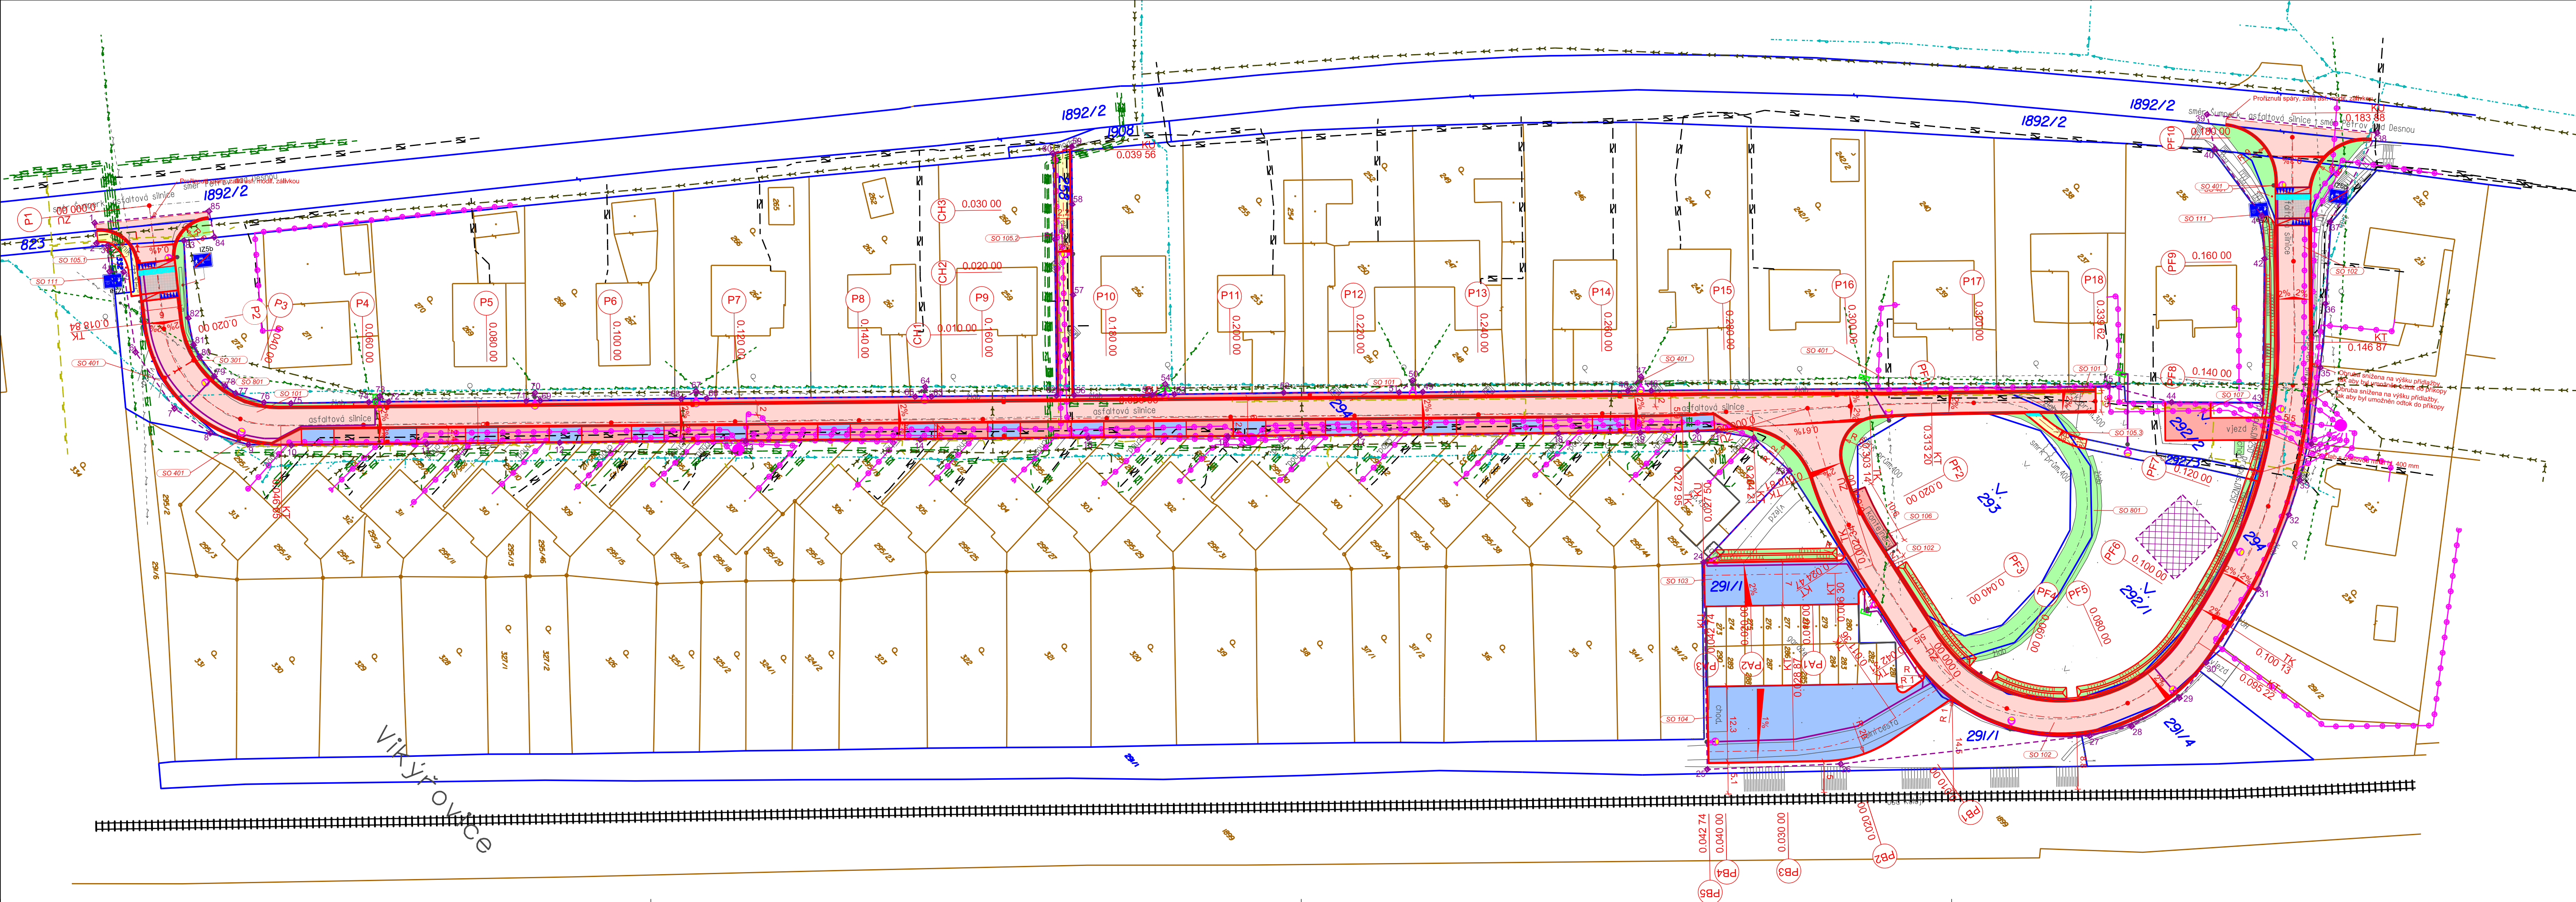

VYTÝČOVACÍ BODY STAVENISŤE			VYTÝČOVACÍ BODY STAVENISŤE		
SOÚRADNICE S-JTSK			SOÚRADNICE S-JTSK		
Č.	X	Y	Č.	X	Y
1	1077896.20	560371.07	44	1077671.90	560120.13
2	1077898.27	560368.44	45	1077677.58	560129.00
3	1077897.20	560366.96	46	1077731.78	560179.09
4	1077899.81	560363.70	47	1077731.44	560181.88
5	1077898.19	560362.06	48	1077734.56	560181.67
6	1077905.67	560351.34	49	1077758.78	560204.23
7	1077907.33	560340.41	50	1077758.68	560206.70
8	1077905.83	560333.55	51	1077761.61	560206.80
9	1077902.62	560328.03	52	1077775.20	560219.53
10	1077897.66	560323.17	53	1077788.23	560231.45
11	1077881.60	560308.35	54	1077788.19	560233.66
12	1077865.84	560293.78	55	1077790.90	560233.84
13	1077843.83	560273.42	56	1077800.09	560242.42
14	1077823.12	560254.23	57	1077789.17	560254.33
15	1077803.21	560235.84	58	1077779.24	560265.06
16	1077786.62	560220.55	59	1077772.91	560271.88
17	1077770.90	560206.02	60	1077775.88	560273.20
18	1077747.44	560184.30	61	1077785.15	560262.82
19	1077737.74	560175.37	62	1077802.24	560244.30
20	1077730.84	560169.19	63	1077817.03	560258.04
21	1077728.49	560167.04	64	1077816.71	560259.90
22	1077724.94	560162.21	65	1077818.97	560259.84
23	1077724.40	560154.40	66	1077843.67	560282.71
24	1077744.63	560153.13	67	1077844.12	560284.74
25	1077767.08	560128.42	68	1077846.72	560285.50
26	1077750.78	560114.26	69	1077863.21	560300.85
27	1077718.42	560090.03	70	1077863.21	560302.36
28	1077712.43	560086.51	71	1077865.19	560302.38
29	1077703.68	560084.53	72	1077881.40	560317.52
30	1077696.62	560085.73	73	1077881.84	560319.18
31	1077682.35	560088.62	74	1077883.09	560319.67
32	1077670.56	560093.94	75	1077893.00	560328.15
33	1077665.47	560096.81	76	1077896.16	560331.23
34	1077660.08	560099.75	77	1077898.47	560335.46
35	1077650.58	560107.74	78	1077898.90	560337.50
36	1077642.91	560114.70	79	1077899.08	560339.81
37	1077633.34	560123.79	80	1077898.65	560343.71
38	1077617.97	560129.03	81	1077898.03	560345.78
39	1077635.93	560150.02	82	1077895.70	560349.52
40	1077638.86	560145.08	83	1077887.65	560359.10
41	1077640.67	560132.07	84	1077883.70	560356.12
42	1077645.12	560126.70	85	1077881.44	560359.80
43	1077661.44	560109.98			

STAVEBNÍ OBJEKTY:

- SO 101: Místní komunikace Větev "A"
- SO 102: Místní komunikace Větev "B"
- SO 103: Přijezd do garáže S
- SO 104: Přijezd do garáže J
- SO 105: Chodník podél větvě "A"
- SO 106: Kontejnerová plocha
- SO 107: Sjezd na p.ú. 292/2
- SO 111: Dopravní značení
- SO 301: Odvodnění komunikace
- SO 401: Veřejné osvětlení
- SO 801: Vegetační úpravy

LEGENDA SÍTĚ:

- Podzemní sádkovací vedení CETN a.s.
- STL plynovod Gáseň s.r.o.
- VTL plynovod Gáseň s.r.o.
- Nadzemní vedení NN ČEZ Distribuce a.s.
- Podzemní vedení NN ČEZ Distribuce a.s.
- Nadzemní vedení VN ČEZ Distribuce a.s.
- Podzemní vedení SEK AQUA a.s.
- Kanalizace ve správě SPVS a.s.
- Vodovod ve správě SPVS a.s.
- Nový kabel V0 - návrh
- Odvodnění komunikace - návrh

LEGENDA ZNAČENÍ:

- Chodníkový obrubník
- Zeměnění
- Osá komunikace
- Návrhové hranice
- Číslo parcely
- Hranice parcely - dotčené
- Číslo parcely
- Hranice parcely - nedotčené
- Sklon zpevněné plochy
- Nové V0 - návrh
- Nová uliční výpusť - návrh
- Obvod staveniště
- Zařízení staveniště

LEGENDA POVRCHŮ:

- Konstrukce asfaltobetonové vozovky
- Konstrukce zvýšené křižovatkové plochy
- Konstrukce dlaždené vozovky (parkoviště)
- Vegetační úpravy
- Opatření pro nevidomé

Základní údaje projektu:

Zodpov. projektant:	Ing. Filip Brtna	ICZ:	63320819	Vypracoval:	Ing. Filip Brtna	Kontroloval:	Milan Hübl
Okres:	Šumperk	Obec:	Vikýřovice				
Investor:	Obec Vikýřovice, Petrovská 168, 788 13 Vikýřovice						
Akce:							

Formát: 5 A4

Datum: 11/2020

Účel: DPS

Číslo zak.: 08/2019

Výšk. systém: b. p. v.

Měřítko: 1:500

Č. výkresu: A.e.

PD-rekonstrukce ul. Sadová

Situace zařízení POV