


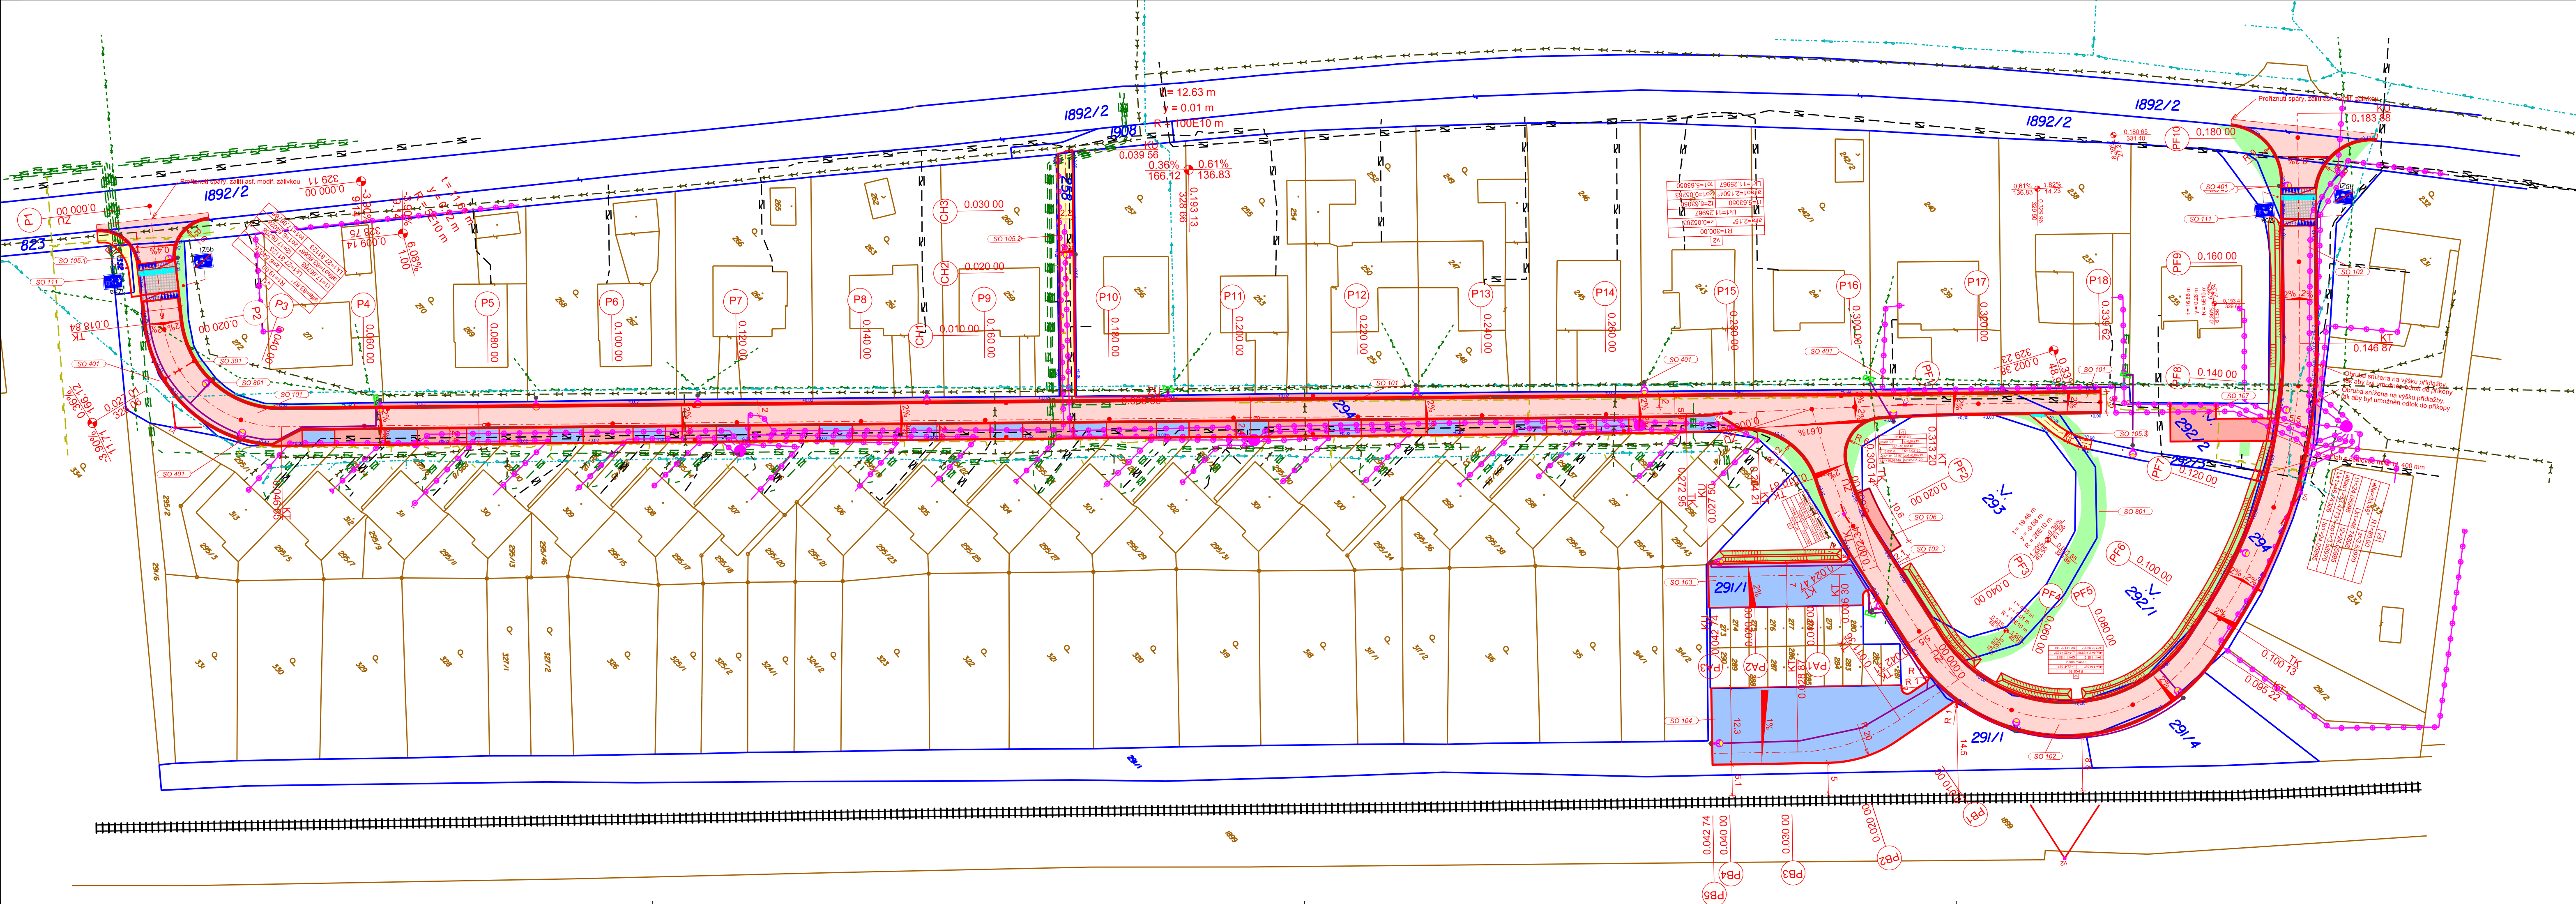

STAVĚNÍ OBJEKTŮ:	
SO 101	Místní komunikace Větev "A"
SO 102	Místní komunikace Větev "B"
SO 103	Přijezd do garáže S
SO 104	Přijezd do garáže J
SO 105	Chodník podél větvě "A"
SO 106	Kontejnerová plocha
SO 107	Sjezd na p.č. 292/2
SO 111	Dopravní značení
SO 301	Odvážnění komunikace
SO 401	Veřejné osvětlení
SO 801	Vegetační úpravy

LEGENDA SYŤ	
	Podzemní sádkovací vedení CETIN a.s.
	STL plynovod GasNet s.r.o.
	VTL plynovod GasNet s.r.o.
	Nadzemní vedení NN ČEZ Distribuce a.s.
	Podzemní vedení NN ČEZ Distribuce a.s.
	Nadzemní vedení VN ČEZ Distribuce a.s.
	Podzemní vedení SEK AQUA a.s.
	Kanalizace ve správě ŠPVS a.s.
	Vodovod ve správě ŠPVS a.s.
	Nový kabel V0 - ndrvtř
	Odvodnění komunikace - ndrvtř

LEGENDA ZNAČENÍ:

 
	Chodníkový obrubník
	Oslo komunikace
	Návrhové hrany
	Číslo parcely hranice parcely - dotčené
	Číslo parcely hranice parcely - nedotčené
	Sklon zpevněné plochy
	Nové VO - návrh
	Nová uliční vpust - návrh

LEGENDA POVRCHŮ:

	Konstrukce asfaltbetonové vozovky
	Konstrukce zvýšené křižovatkové plochy
	Konstrukce diazované vozovky (parkoviště)
	Vegetační úpravy
	Opětření pro nevidomé

Zákres inženýrských sítí je pouze orientační! Před zahájením prací je nutné provést vytýčení těchto sítí jejich správcem!

Zodpov. projektant:	IČO:	Vypracoval:	Kontroloval:
Ing. Filip Brtna	63320819	Ing. Filip Brtna	Milan Hübl
Okres:	Šumperk	Obec:	Vikýřovice
Investor:	Obec Vikýřovice, Petrovská 168, 788 13 Vikýřovice		



Formát:	5 A4
Datum:	11/2020
Účel:	DPS
Číslo zak.:	08/2019
Výšk. systém:	b. p. v.
Měřítko 1:500	Č. výkresu B100.1.2.1

PD-rekonstrukce ul. Sadová

Situace pozemní komunikace