


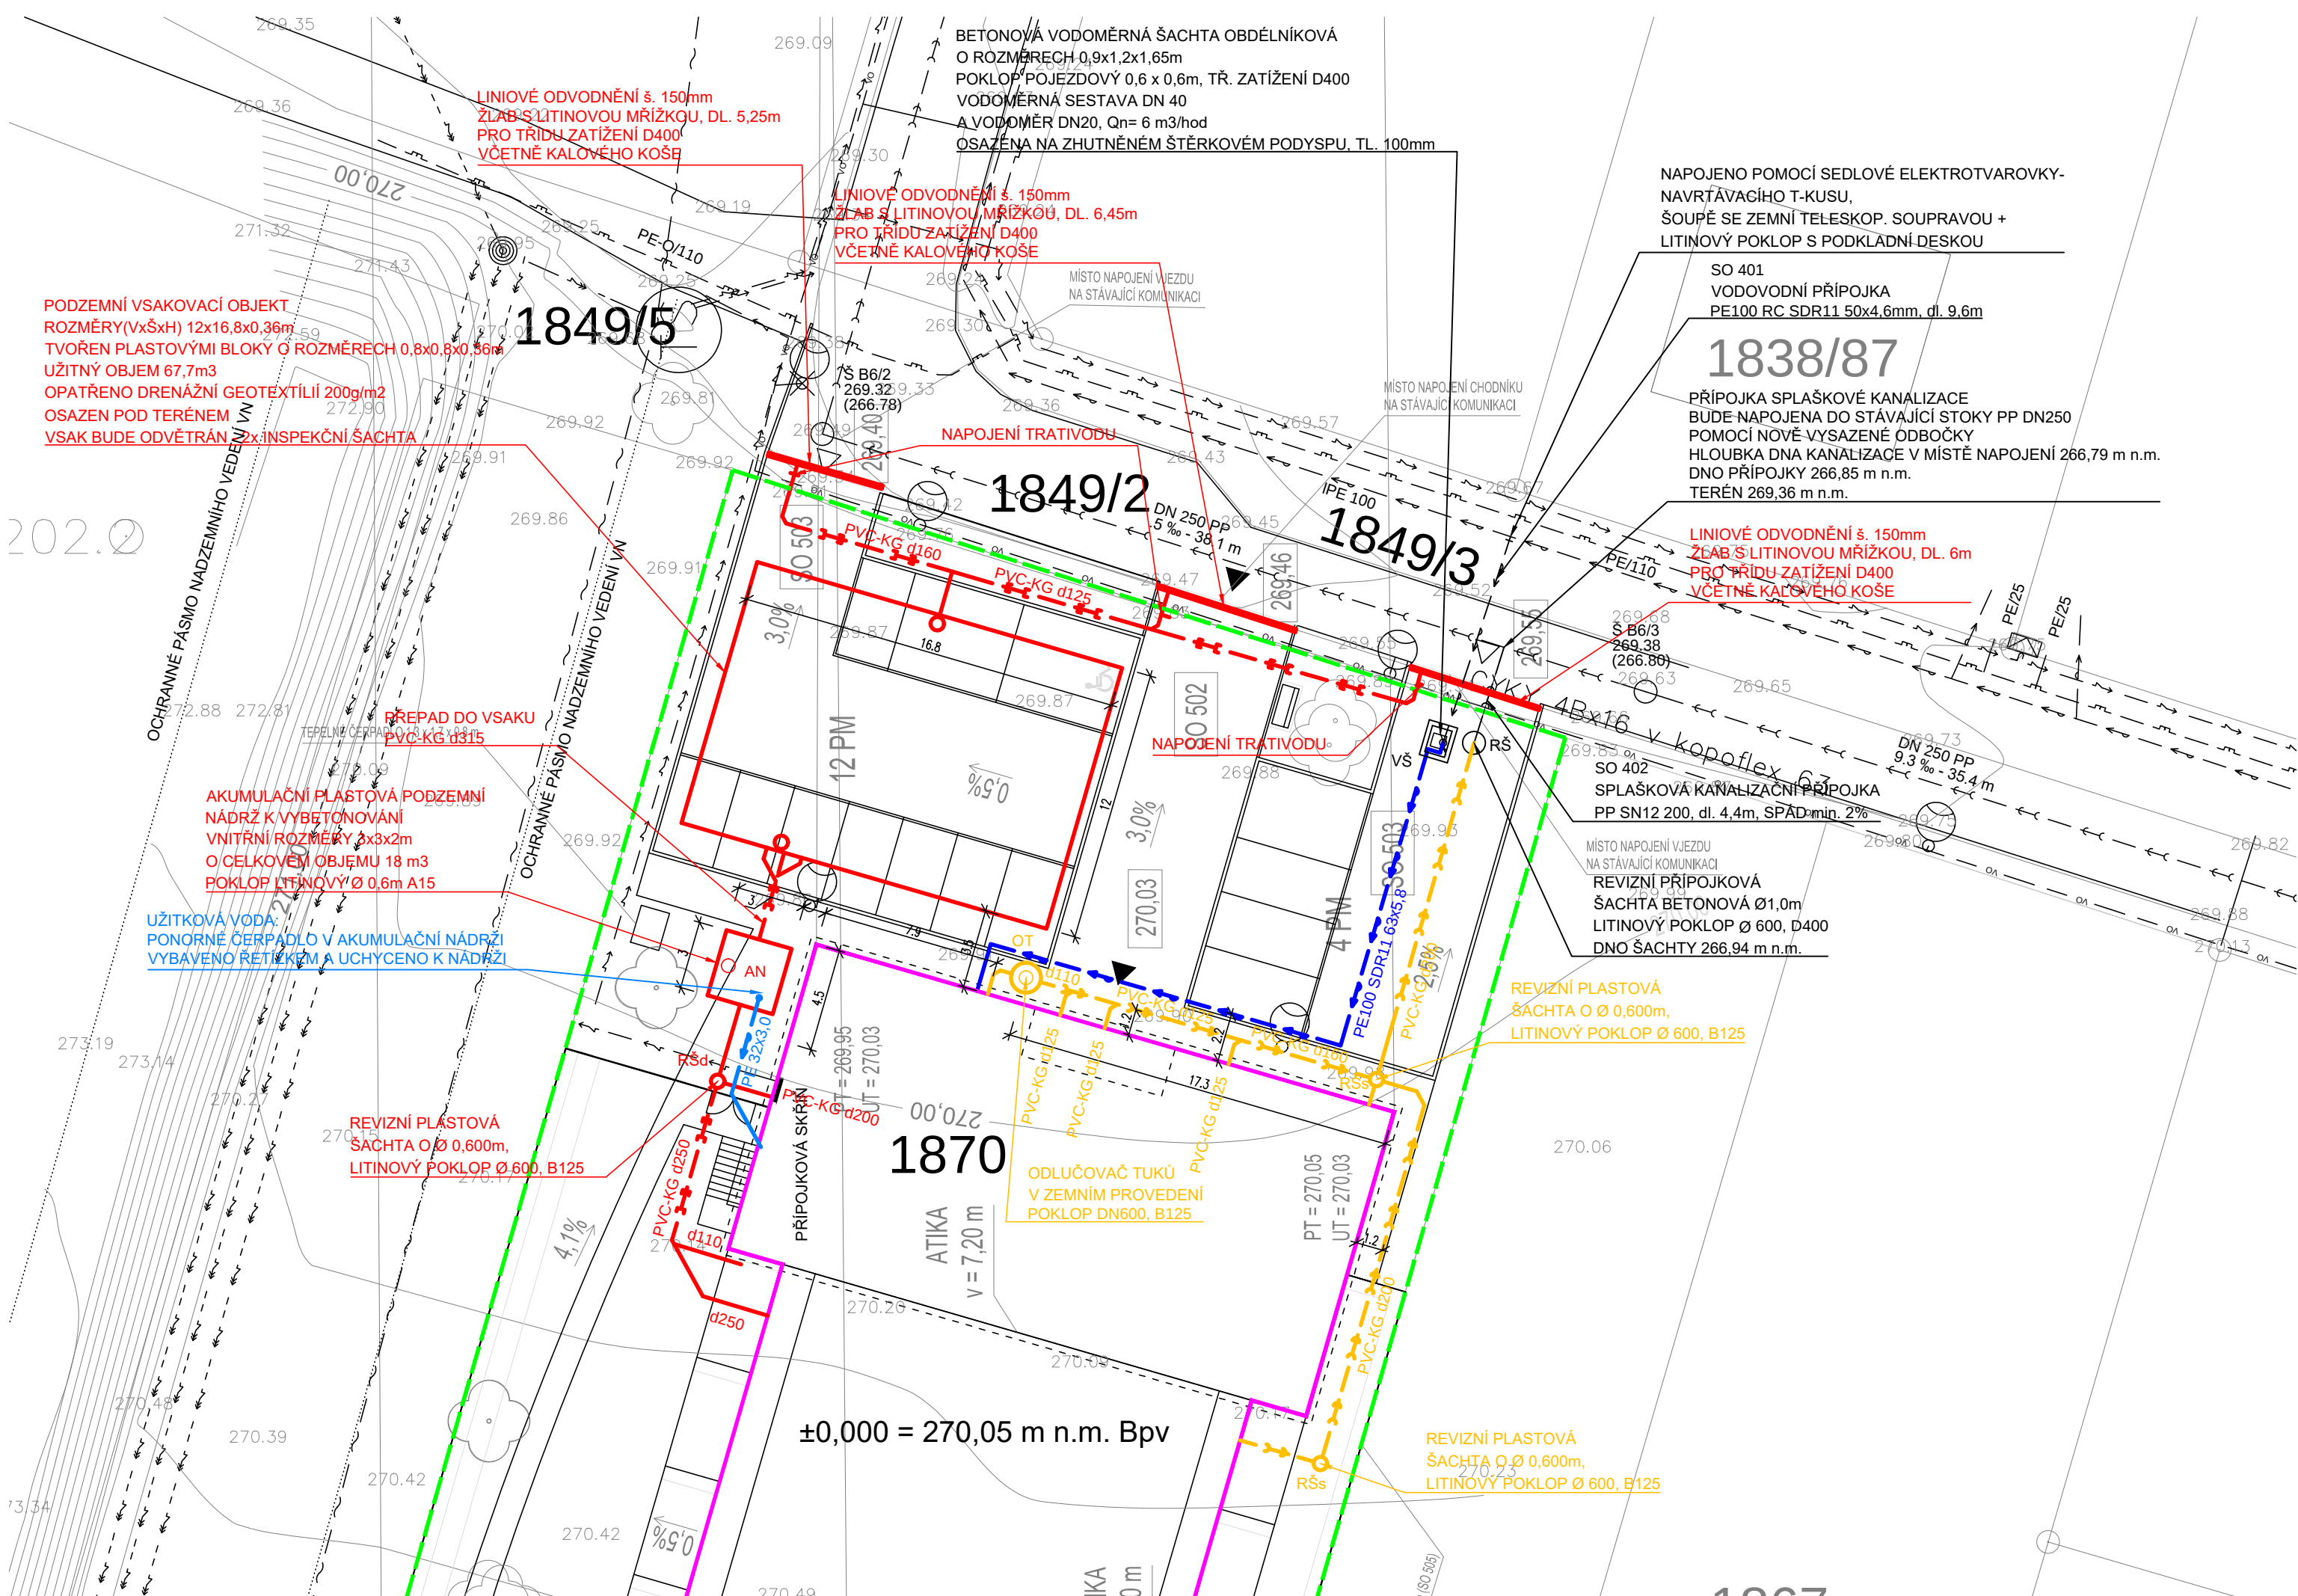

LEGENDA:

STÁVAJÍCÍ INŽENÝRSKÉ SÍTĚ:

- → — → — VODOVODNÍ ŘAD PVC 90
- → — → — STOKA SPLAŠKOVÉ KANALIZACE
- → — → — VEDENÍ NN PODZEMNÍ
- → — → — VEDENÍ VN NADZEMNÍ
- OCHRANNÉ PÁSMO VN
- BEZPEČNOSTNÍ PÁSMO
- ~ ~ ~ ~ ~ SDĚLOVACÍ KABEL
- — — — — PLYNOVODNÍ ŘAD NTL
- vo — — — VEŘEJNÉ OSVĚTLENÍ

NAVRŽENÉ PŘÍPOJKY:

- → — → — VODOVODNÍ PŘÍPOJKA
- → — → — PŘÍPOJKA SPLAŠKOVÉ KANALIZACE

DOMOVNÍ SÍTĚ:

- → — → — VODOVOD
- → — → — DEŠŤOVÁ KANALIZACE
- → — → — SPLAŠKOVÁ KANALIZACE
- → — → — UŽITKOVÁ VODA PRO ZÁVLAHU
- → — → — VEDENÍ NN

OSTATNÍ:

- — — — — HRANICE POZEMKU
- — — — — HRANICE OBJEKTU
- VŠ
- RŠ
- RŠs
- RŠd
- AN
- OT
- VODOMĚRNÁ ŠACHTA
- REVIZNÍ ŠACHTA SPLAŠKOVÁ - PŘÍPOJKOVÁ
- REVIZNÍ ŠACHTA SPLAŠKOVÉ KANALIZACE
- REVIZNÍ ŠACHTA DEŠŤOVÉ KANALIZACE
- AKUMULAČNÍ PODZEMNÍ NÁDRŽ
- ODLUČOVAČ TUKŮ

POZNÁMKA:

- POLOHA STÁVAJÍCÍCH INŽENÝRSKÝCH SÍTÍ JE POUZE ORIENTAČNÍ.
- POLOHY PODZEMNÍCH VEDENÍ NELZE V ŽÁDNÉM PŘÍPADĚ VYTÝČOVAT ZPŮSOBEM ODMĚŘOVÁNÍ VZDÁLENOSTÍ Z TOHOTO VÝKRESU.
- PŘESNOU POLOHU VEDENÍ SÍTÍ, VYZNAČENÍM NA POVRCHU DANÉHO PROSTORU, ZAJISTÍ INVESTOR A TO PŘED ZAPOČETÍM REALIZACE STAVBY (TAKÉ ZÁPISEM PROVOZOVATELE SÍTĚ DO STAVEBNÍHO DENÍKU ZHOTOVITELE). V ŽÁDNÉM PŘÍPADĚ NESMÍ DOJÍT K JEJICH NARUŠENÍ!
- HLOUBKOVÉ KÓTY (POKUD JSOU UVEDENÉ NA VÝKRESE) JSOU POUZE ORIENTAČNÍ. SKUTEČNÉ ULOŽENÍ NOVÉHO POTRUBÍ NUTNO PŘIZPŮSOBIT PODMÍNKÁM ZJIŠTĚNÝM PŘÍMO V TERÉNU (I S OHLEDEM NA PŘÍPADNÉ INŽENÝRSKÉ SÍTĚ, KTERÉ NEBYLY V PD ZAKRESLENY-NEBYLY ZNÁMY). PŘESNÉ URČENÍ LOMOVÝCH BODŮ BUDE PROVEDENO PO SKUTEČNÉM PROVEDENÍ (POLOŽENÍ TRASY).
- ZAKRESLENÁ KABELOVÁ VEDENÍ URČUJÍ TRASU KABELU, NIKOLI VŠAK POČET KABELŮ.
- V MÍSTĚ STAVBY SE MOHOU NACHÁZET NEZNÁMÉ INŽENÝRSKÉ SÍTĚ TECHNICKÉ INFRASTRUKTURY.

±0,000 = 270,05 m n.m. Bpv
Copyright ©knesl kynčl architekti s.r.o.
Všechna práva jsou vyhrazena, zejména právo na kopírování, distribuci a překlad. Žádná část nesmí být jakoukoliv formou (tiskem, jako fotokopie, elektronickými či jinými metodami) reprodukována a rozšiřována bez písemného souhlasu autora – knesl kynčl architekti s.r.o., s výjimkou licence k využití díla udělené zadavateli díla při zachování ostatních autorských práv.

GENERALNÍ PROJEKTANT: knesl kynčl architekti s.r.o. Šumavská 416/15, 602 00 Brno tel. : +420 721 182 522	Autoři architektonického návrhu: knesl kynčl architekti s.r.o.	Zodpovědný projektant: ING. ARCH. J. KYNČL	knesl kynčl architekti s.r.o. Šumavská 416/15, 602 00 Brno tel. : +420 541 592 134 www.knesl-kyncl.com
	Hlavní inženýr projektu: ING. ARCH. J. KYNČL		
PROJEKTANT ČÁSTI ZIT: ING. PAVEL ÚRADNÍČEK e-mail: pavelu@centrum.cz tel./fax : +420 732 728 509	Zodpovědný projektant části: ING. LUKÁŠ NEKVINDA		
	Vyraboval: ING. PAVEL ÚRADNÍČEK	Kontroloval: ING. FILIP KUPKA	
Investor: Městys Drásov, Drásov 61, 664 24			Stupeň: PP
Název akce: Drásovská chaloupka p. č. 1870 v k. ú. Drásov			Datum: 09 / 2023
Část: D.1.4.1 - ZDRAVOTNĚ TECHNICKÉ INSTALACE			Číslo zakázky: 00801_40
			Měřítko: 1:250
Název výkresu: SITUACE			Číslo výkresu: 02