
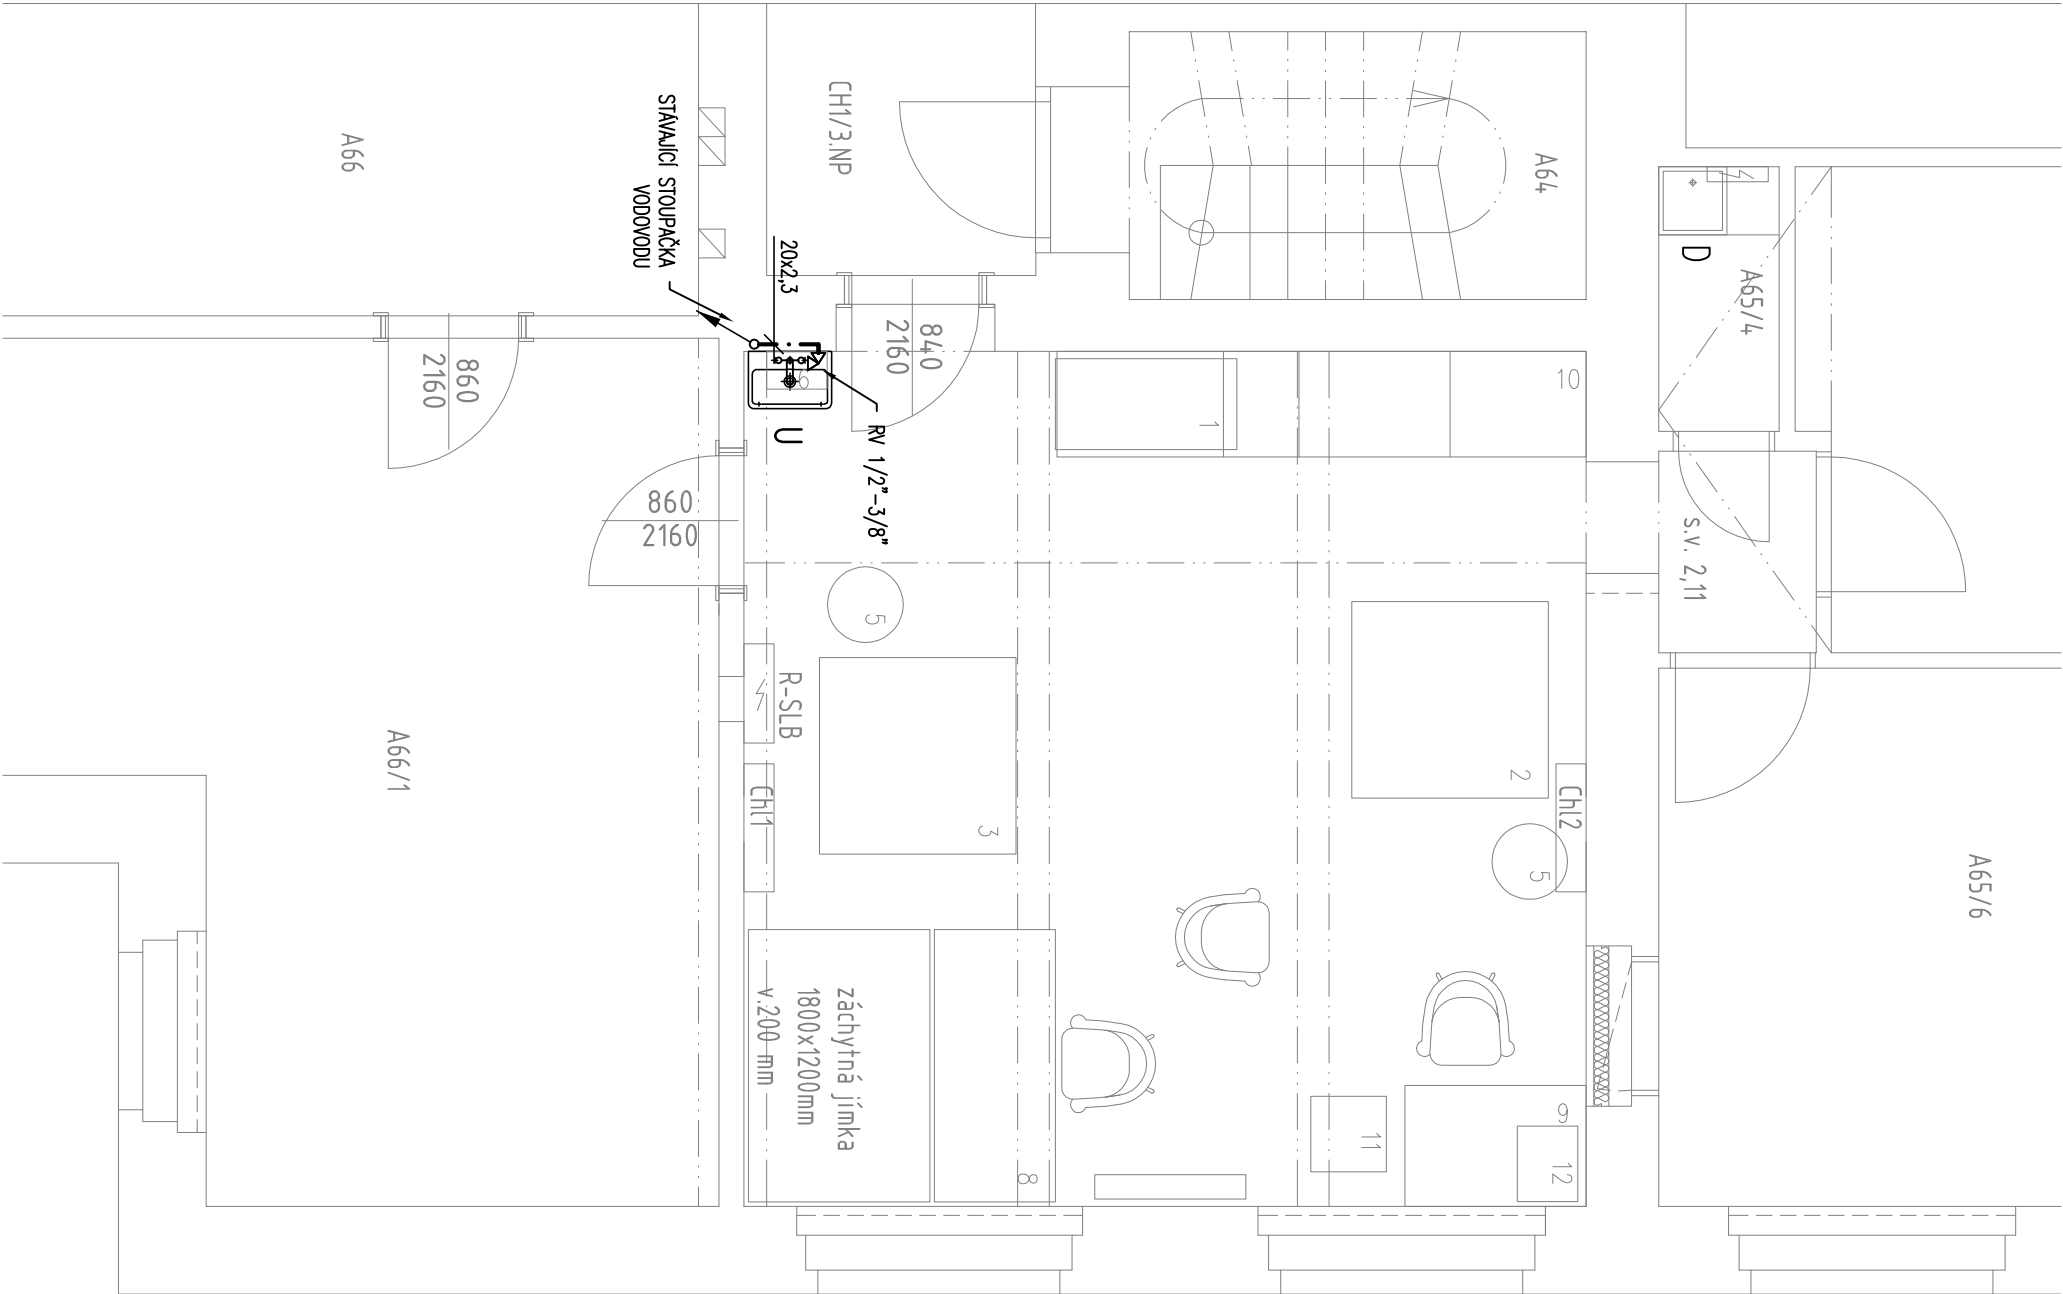


LEGENDA:

STUDENÁ VODA (PPR 3, PN 16)

UMYVADLO KERAMICKÉ, SIFON UMYVADLOVÝ DN 40
BATERIE UMYVADLOVÁ STOLÁNKOVÁ, 1x ROHOVÝ VENTIL 1/2" – 3/8"

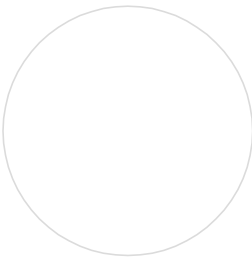

AKCE:		PROJEKTOVÝ STUPEŇ:	
Úprava laboratoře A65 pro projekt ASTRA		1 ^o DSP+DPS	
FYZIKÁLNÍ ÚSTAV AV ČR, budova A, Cukrovnická 10/112, Praha 6			
INVESTOR:	PROJEKTANT:	AUTORIZAČNÍ RAZÍTKO:	
FYZIKÁLNÍ ÚSTAV AV ČR Na Slovance 2 Praha 8 IČ: 68378271	 Ing. Pavel Jakubů, Heleny Malfové 11, 169 00, Praha 6 Tel.: +420 233 081 981, www.vodopro.cz, IČO 727 57 442 email: vodopro@vodopro.cz		
AUTOR NÁVRHU: -----	DATUM: 04/2015	SLOŽKA:	
ZODP. PROJEKT.: Ing. Pavel Jakubů	MĚŘÍTKO: 1:50	D1.4.a	
VYPRACOVAL: Ing. Pavlína Fraňková	FORMÁT: 2xA4	V.Č.: 03	
VÝKRES:	VODOVOD - PŮDORYS LABORATOŘE	ČÁST DOKUMENTACE: ZTI	