


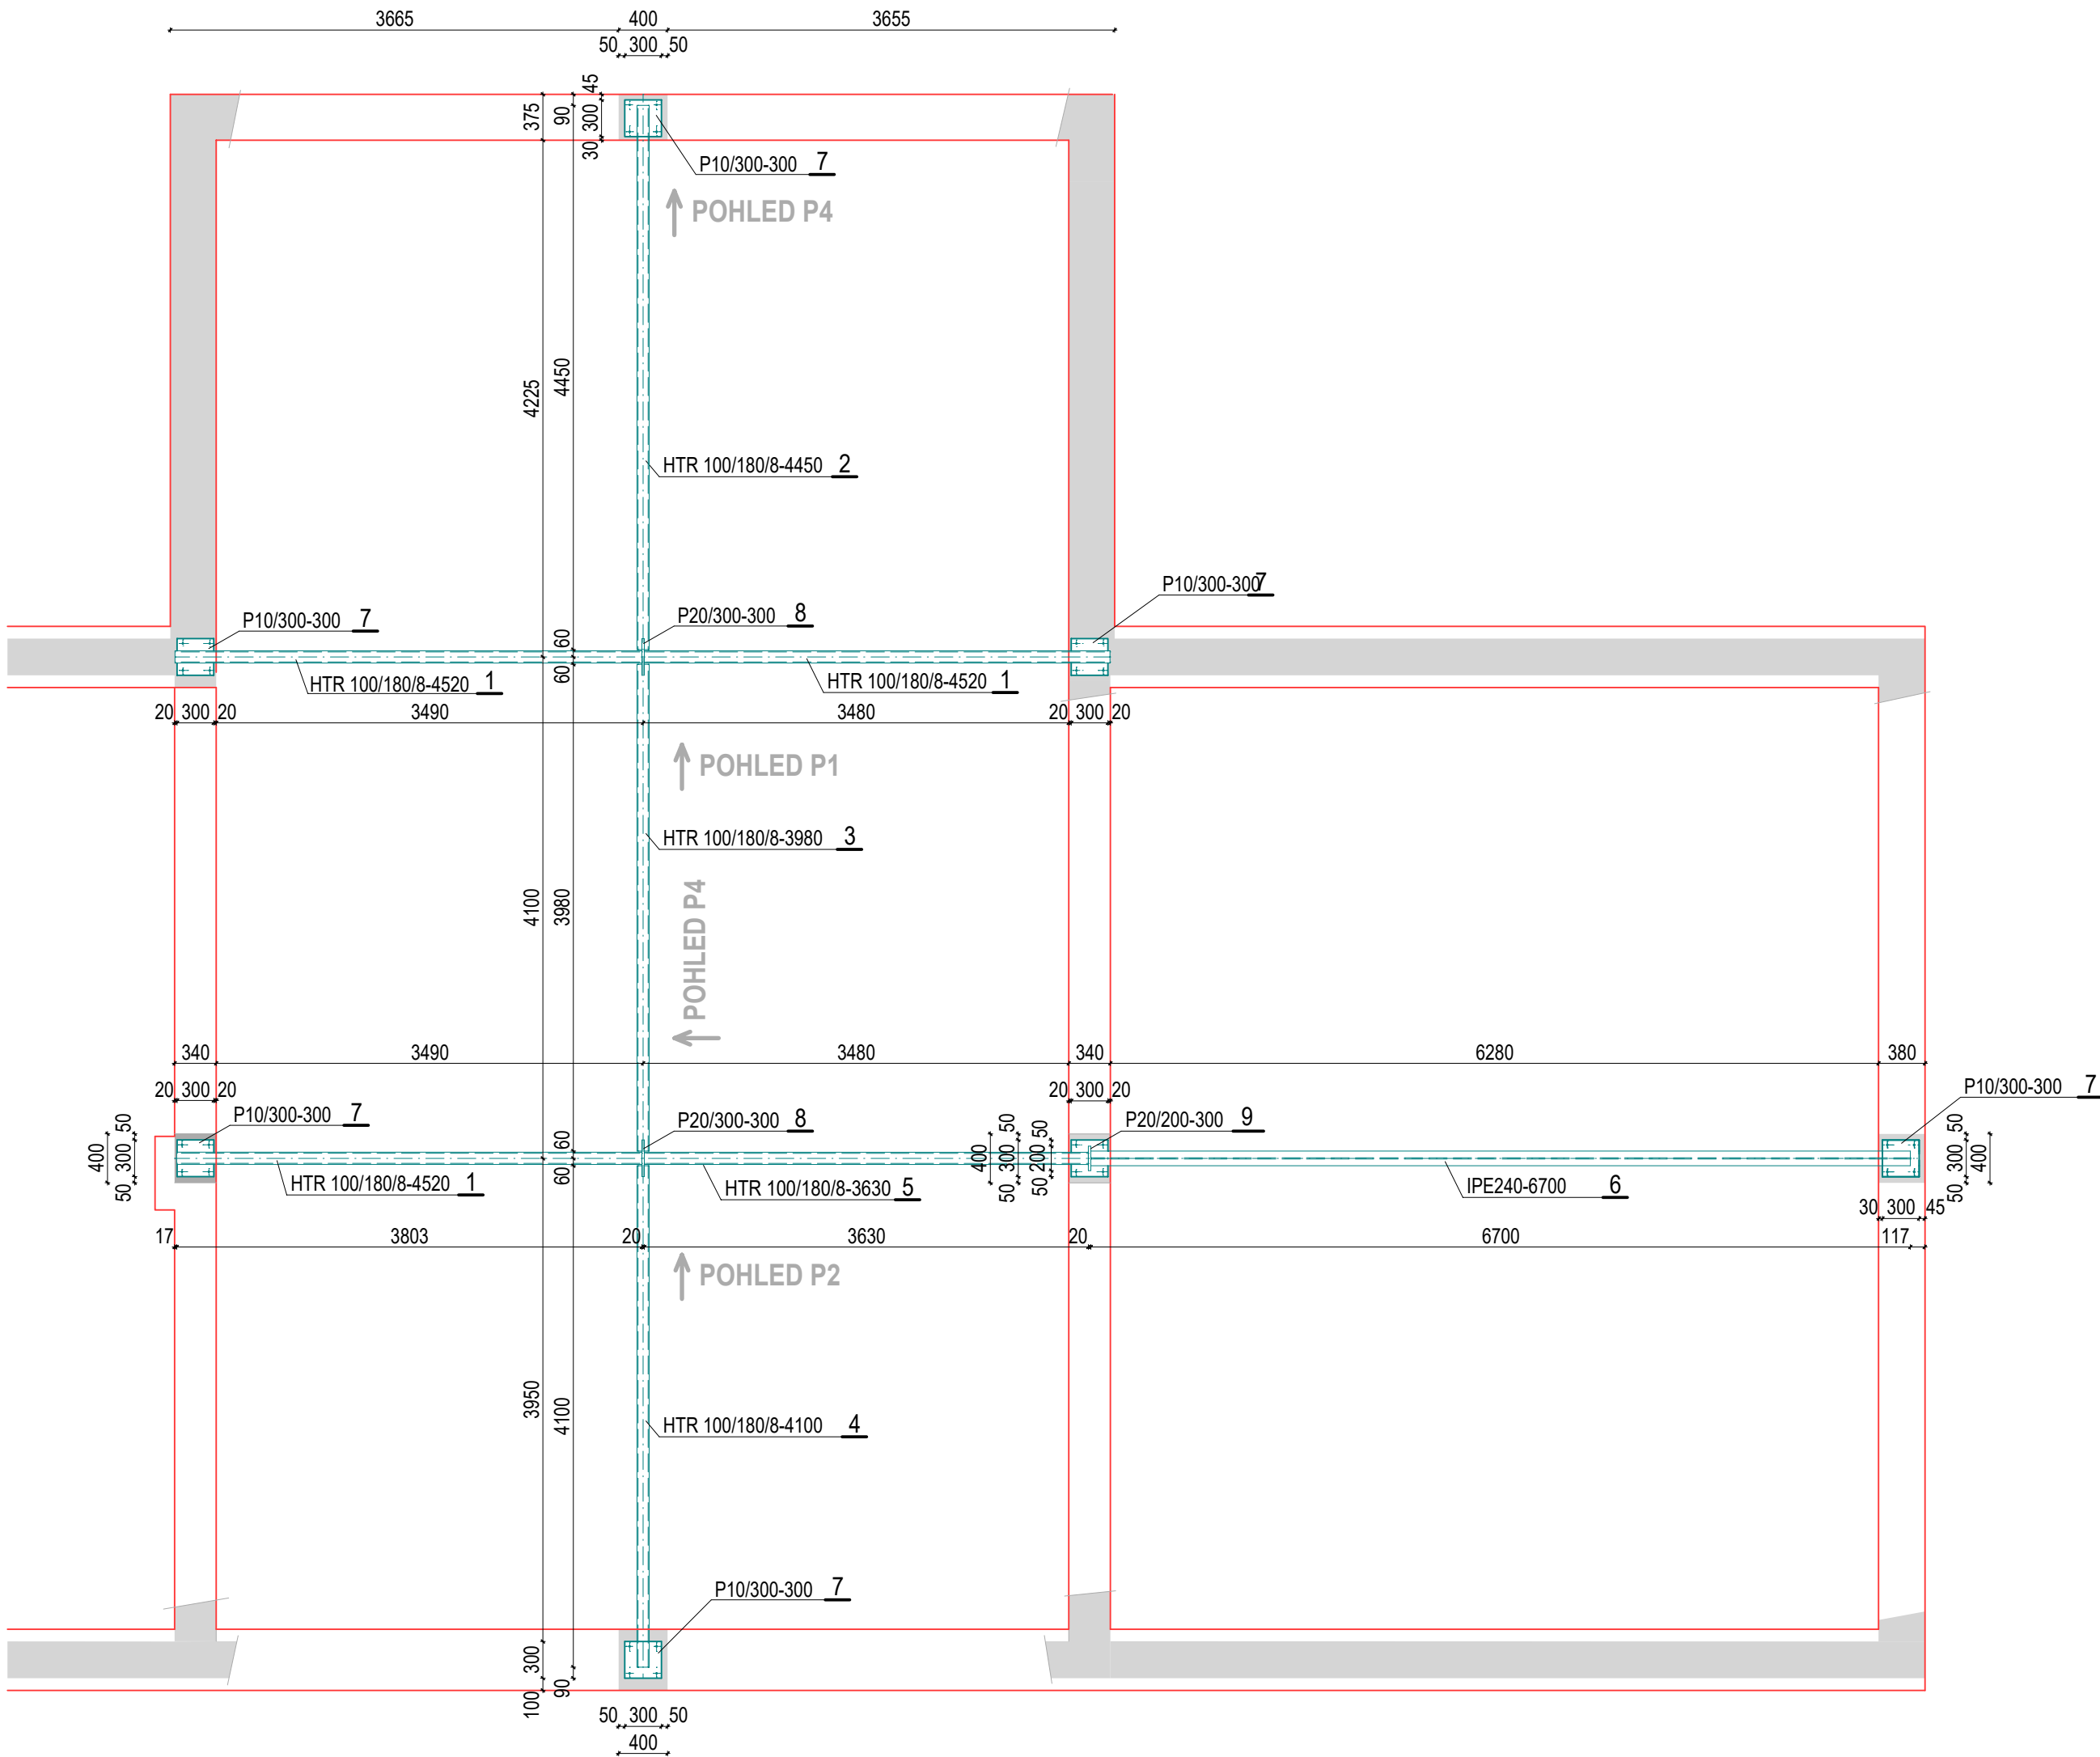

OCEL S 235
ELEKTRODA E 46 2 B
TŘÍDA PROVEDENÍ EXC2 DLE ČSN EN 1090-2

PROVEDENÍ SVARŮ DLE EN ISO 9606-1
PŘÍPRAVA SVAROVÝCH PLOCH DLE ČSN EN ISO 9692-1
STUPEŇ JAKOSTI PRO SVAROVÉ SPOJE C DLE ČSN EN ISO 5817
NEOZNAČENÉ KOUTOVÉ SVARY PROVÉST PRŮBĚŽNĚ NA PLNou SÍLU MATERIÁLU.
MINIMÁLNÍ VELIKOST KOUTOVÉHO SVARU a4, SVARY PROVÉST OBOUSTRANĚ
VŠECHNY TUPÉ SVARY PROVÉST VŽDY NA PLNÝ PRŮVAR ZÁKL. MATERIÁLU
PROVEDENÍ KONTROLY KONSTRUKCE DLE ČSN EN ISO 13920
POVRCHOVÁ ÚPRAVA NÁTĚROVÝM SYSTÉMEM
KATEGORIE POUŽITELNOSTI SC1
VÝROBNÍ KATEGORIE PC1
SVAŘOVÁNÍ VE VÝROBĚ 135 VE SMĚSNÉM PLYNU
SVAŘOVÁNÍ NA MONTÁŽI 111 OBALENou ELEKTRODOU

INVESTOR Obec Velké Chvojno Velké Chvojno 55, 403 34 Velké Chvojno					
PROJEKTANT: ARCHITEKTONICKÁ KANCELÁŘ ING.ARCH. LUBOŠ HRUŠKA ÚSTÍ NAD LABEM		ZHOTOVITEL PROFESIE STATIKA: ING. JIŘÍ KOZÁK AUTORIZACE ČKAIT 0400010 ÚSTÍ N.L. KRALOVA VYSINA 51 ICO13470078 TEL.602 202 264			
HLAVNÍ ARCHITEKT: Ing. arch. Andrea HRUŠKOVÁ		PROJEKTANT: ING. JIŘÍ KOZÁK			
AKCE: Rekonstrukce a přístavba hasičské zbrojnice, Velké Chvojno.					
PROFESE D1.2-KONSTRUKČNÍ ŘEŠENÍ		DATUM 03/2024	ČÍSLO	VERZE	VÝTISK
VÝKRES OCELOVÁ KONSTRUKCE STŘECHY - PŮDORYS		MĚŘÍTKO 1 : 50	01	0	