


VYTYČOVACÍ SITUACE SPLAŠKOVÁ KANALIZACE - 1:1000

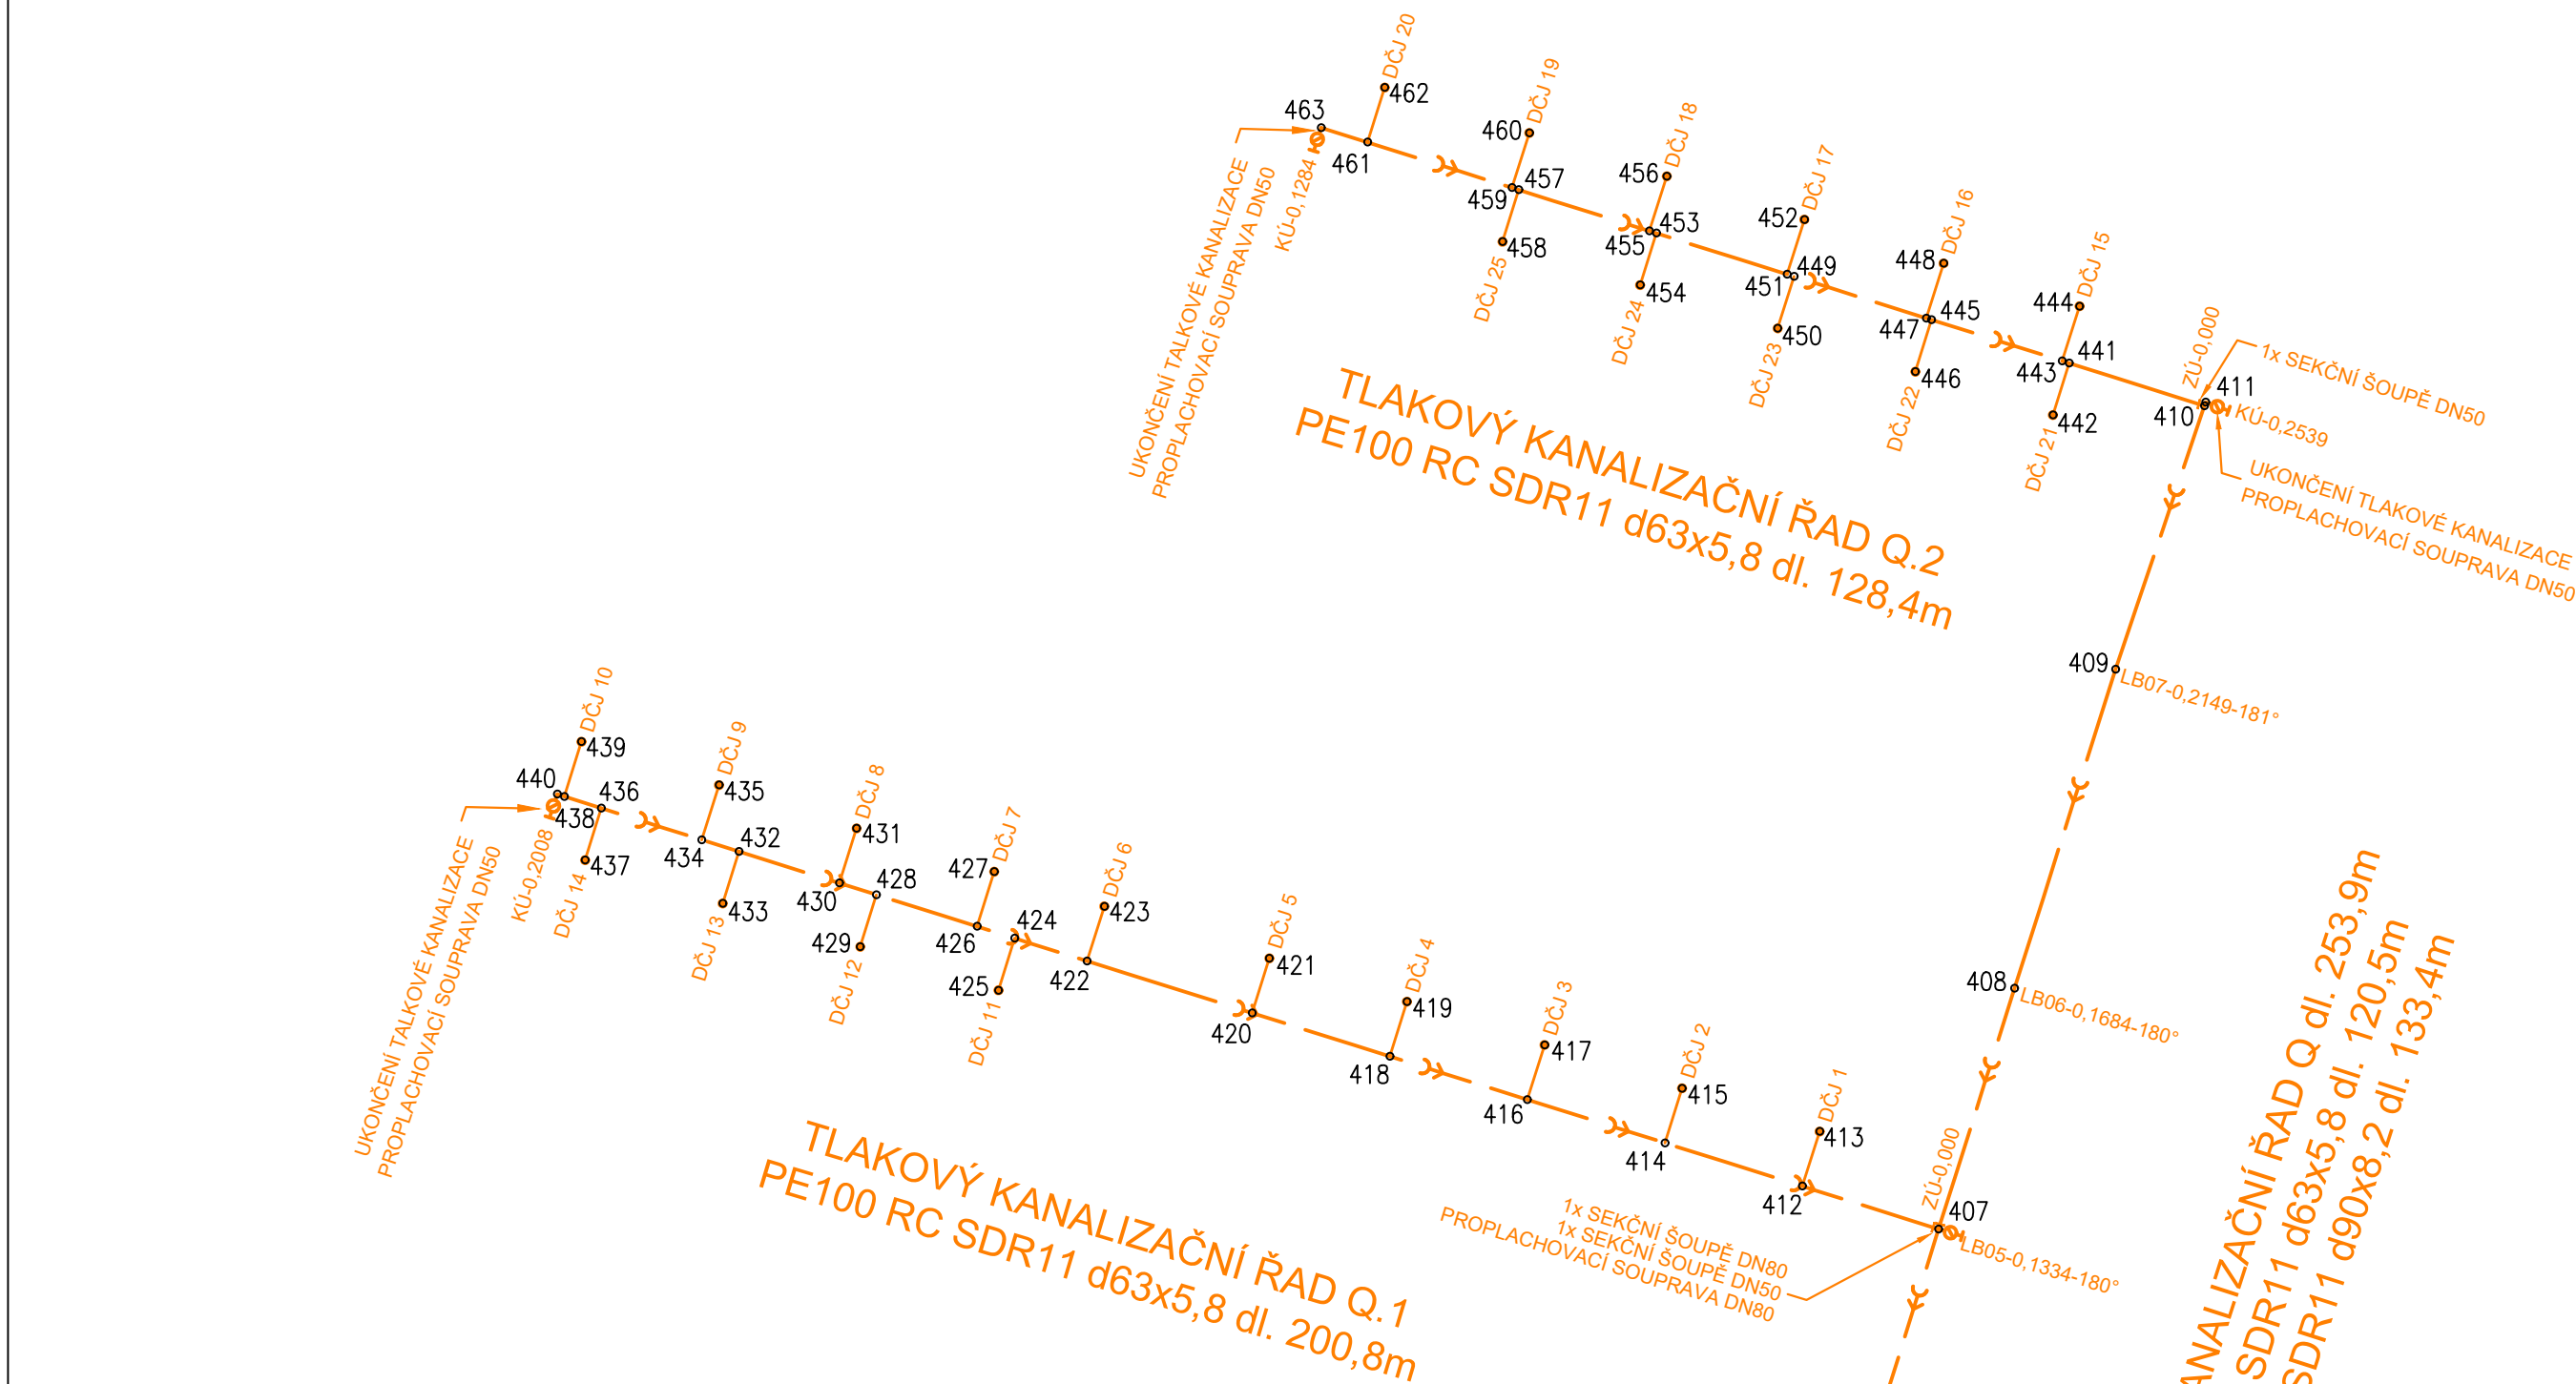


| popis bodu/<br>souřadnice | X            | Y          | popis bodu/<br>souřadnice | X            | Y          |
|---------------------------|--------------|------------|---------------------------|--------------|------------|
| 401                       | 1 032 049.45 | 693 604.40 | 443                       | 1 031 800.57 | 693 549.95 |
| 402                       | 1 032 047.92 | 693 609.51 | 444                       | 1 031 792.97 | 693 547.55 |
| 403                       | 1 032 016.72 | 693 599.70 | 445                       | 1 031 794.86 | 693 568.08 |
| 404                       | 1 031 993.90 | 693 591.86 | 446                       | 1 031 802.06 | 693 570.32 |
| 405                       | 1 031 963.42 | 693 579.88 | 447                       | 1 031 794.63 | 693 568.81 |
| 406                       | 1 031 950.80 | 693 576.46 | 448                       | 1 031 787.04 | 693 566.41 |
| 407                       | 1 031 920.97 | 693 567.09 | 449                       | 1 031 788.85 | 693 587.15 |
| 408                       | 1 031 887.57 | 693 556.55 | 450                       | 1 031 796.05 | 693 589.40 |
| 409                       | 1 031 843.32 | 693 542.55 | 451                       | 1 031 788.55 | 693 588.11 |
| 410                       | 1 031 806.78 | 693 530.22 | 452                       | 1 031 780.96 | 693 585.71 |
| 411                       | 1 031 806.31 | 693 530.06 | 453                       | 1 031 782.85 | 693 606.23 |
| 412                       | 1 031 915.02 | 693 585.97 | 454                       | 1 031 790.04 | 693 608.48 |
| 413                       | 1 031 907.44 | 693 583.58 | 455                       | 1 031 782.55 | 693 607.18 |
| 414                       | 1 031 909.02 | 693 605.05 | 456                       | 1 031 774.96 | 693 604.78 |
| 415                       | 1 031 901.43 | 693 602.66 | 457                       | 1 031 776.84 | 693 625.31 |
| 416                       | 1 031 903.01 | 693 624.12 | 458                       | 1 031 784.04 | 693 627.55 |
| 417                       | 1 031 895.43 | 693 621.74 | 459                       | 1 031 776.54 | 693 626.26 |
| 418                       | 1 031 897.00 | 693 643.20 | 460                       | 1 031 768.95 | 693 623.85 |
| 419                       | 1 031 889.42 | 693 640.81 | 461                       | 1 031 770.23 | 693 646.29 |
| 420                       | 1 031 891.00 | 693 662.28 | 462                       | 1 031 762.64 | 693 643.88 |
| 421                       | 1 031 883.41 | 693 659.89 | 463                       | 1 031 768.21 | 693 652.70 |

| popis bodu/<br>souřadnice | X            | Y          |
|---------------------------|--------------|------------|
| 422                       | 1 031 883.79 | 693 685.17 |
| 423                       | 1 031 876.21 | 693 682.78 |
| 424                       | 1 031 880.64 | 693 695.19 |
| 425                       | 1 031 887.85 | 693 697.45 |
| 426                       | 1 031 878.99 | 693 700.43 |
| 427                       | 1 031 871.40 | 693 698.04 |
| 428                       | 1 031 874.60 | 693 714.37 |
| 429                       | 1 031 881.81 | 693 716.62 |
| 430                       | 1 031 872.98 | 693 719.51 |
| 431                       | 1 031 865.40 | 693 717.12 |
| 432                       | 1 031 868.60 | 693 733.44 |
| 433                       | 1 031 875.81 | 693 735.70 |
| 434                       | 1 031 866.98 | 693 738.59 |
| 435                       | 1 031 859.39 | 693 736.20 |
| 436                       | 1 031 862.59 | 693 752.52 |
| 437                       | 1 031 869.80 | 693 754.77 |
| 438                       | 1 031 860.97 | 693 757.66 |
| 439                       | 1 031 853.38 | 693 755.28 |
| 440                       | 1 031 860.67 | 693 758.64 |
| 441                       | 1 031 800.87 | 693 549.00 |
| 442                       | 1 031 808.06 | 693 551.25 |

 
LEGENDA NOVÉ OBJEKTY:

- SPLAŠKOVÉ TLAKOVÉ KAN. ŘADY
- TLAKOVÉ PŘÍPOJKY
- DOMOVNÍ ČERPAČÍ JÍMKY DN800
- PROPLACHOVACÍ SOUPRAVA DN50, DN80

- SO 302 Splašková kanalizace
- SO 302 Splašková kanalizace
- SO 302 Splašková kanalizace
- SO 302 Splašková kanalizace

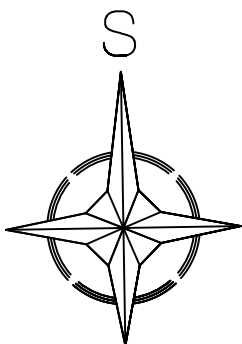

|       |                     |            |       |
|-------|---------------------|------------|-------|
| 04    |                     |            |       |
| 03    |                     |            |       |
| 02    |                     |            |       |
| 01    |                     |            |       |
| změna | popis vydání, změny | vypracoval | datum |

|                             |                                                                                       |                                                     |                                            |                                                                                                                                    |
|-----------------------------|---------------------------------------------------------------------------------------|-----------------------------------------------------|--------------------------------------------|------------------------------------------------------------------------------------------------------------------------------------|
| Generální projektant stavby |                                                                                       | IPOKa, s.r.o., Blanky Waleské 558, 281 02 Cerhenice |                                            | <br>inženýrsko, projektní a obchodní kancelář |
|                             |                                                                                       | IČO: 078 37 071                                     | tel: +420 777 892 204 email: info@ipoka.cz |                                                                                                                                    |
| VYPRACOVAL                  |  | ZODPOVĚDNÝ PROJEKTANT                               | HLAVNÍ PROJEKTANT                          |                                                                                                                                    |
| Ing. Petr Pištor            |                                                                                       | Ing. Dagmar Košová                                  | Bc. Jan Touš                               |                                                                                                                                    |
| INVESTOR                    | Obec Oskoříněk, Ve Dvoře 3, 289 32 Oskoříněk, IČ: 00239577                            |                                                     |                                            | DÁTUM 5/2023                                                                                                                       |
| STAVBA                      | ZASÍŤOVÁNÍ POZEMKŮ OSKOŘÍNEK<br>- LOKALITA NA SEVERU                                  |                                                     |                                            | ZAK. ČÍSLO ----                                                                                                                    |
| OBJEKT                      | SO 302 - Splašková kanalizace                                                         |                                                     |                                            | STUPEŇ PD DPS                                                                                                                      |
| OBSAH                       | VYTYČOVACÍ SITUACE SPLAŠKOVÁ KANALIZACE                                               |                                                     |                                            | FORMÁT 6 x A4                                                                                                                      |
|                             |                                                                                       |                                                     |                                            | MĚŘÍTKO 1:1000                                                                                                                     |
|                             |                                                                                       |                                                     |                                            | V.Č. KOPIE                                                                                                                         |
|                             |                                                                                       |                                                     |                                            | D.1.3.302.10                                                                                                                       |