


SITUACE SPLAŠKOVÁ KANALIZACE - 1:500



04			
03			
02			
01			
změna	popis vydání, změn	vypisoval	datum

Generální projektant stavby IPOKA, s.r.o., Blanký Walešské 558, 281 02 Cereňovice IČO: 078 371 001 tel.: 420 777 892 204 email: info@ipo-pk.cz	
VYPRACOVATEL Ing. Petr Píškora	ZODPOVĚDNÝ PROJEKTANT Ing. Dagmar Kolářová
INVESTOR Ing. Petr Píškora	HLAVNÍ PROJEKTANT Bc. Jan Tloušť
STAVBA ZASTAVĚNÍ POZEMKŮ OSOŠOŘINEK + LOKALITA NA SEVERU	IČO: 02339577
OBJEKT SO 302 - Spřažková kanalizace	
OSAHÁ SITUACE SPŘAŽKOVÁ KANALIZACE	

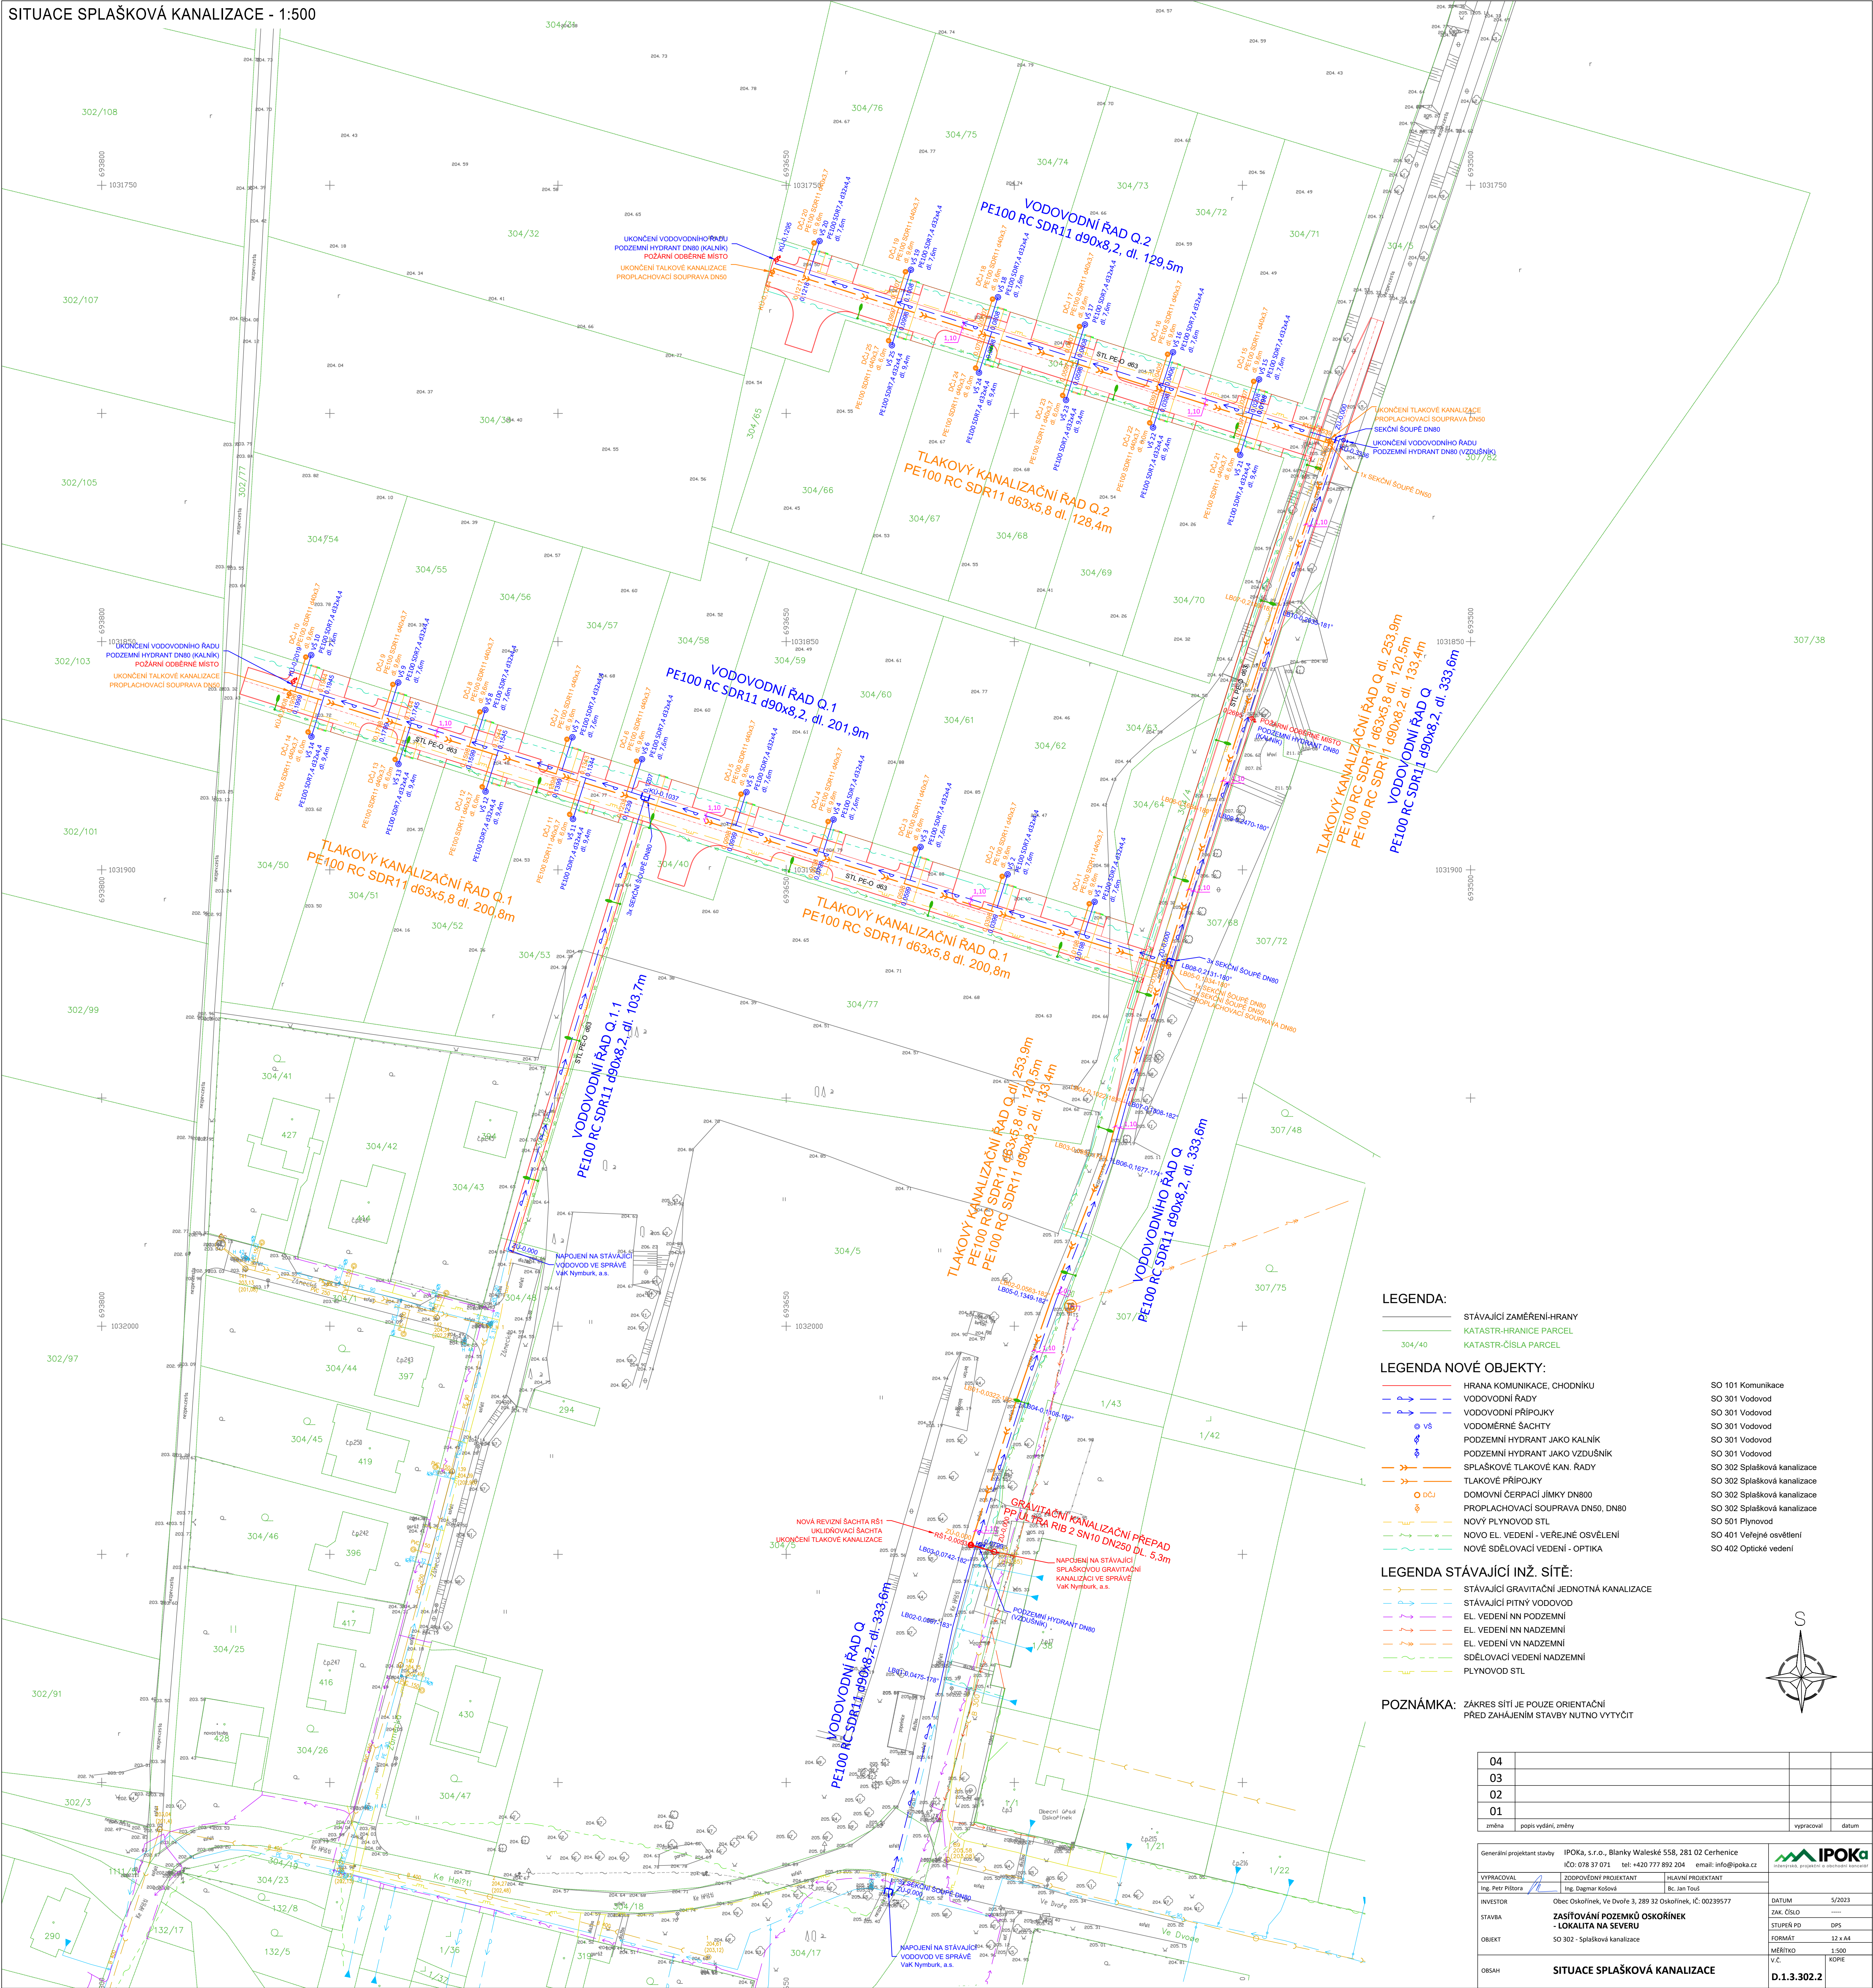

DATUM 5/2023
ZAK. ČÍSLO 000
STUPEŇ PD DPS
FORMÁT 12 x A4
MĚŘÍTKO 1:500
V.Č. KOPJE

D.1.3.302.2