


PŪDORYS 1.NP - KANALIZACE:

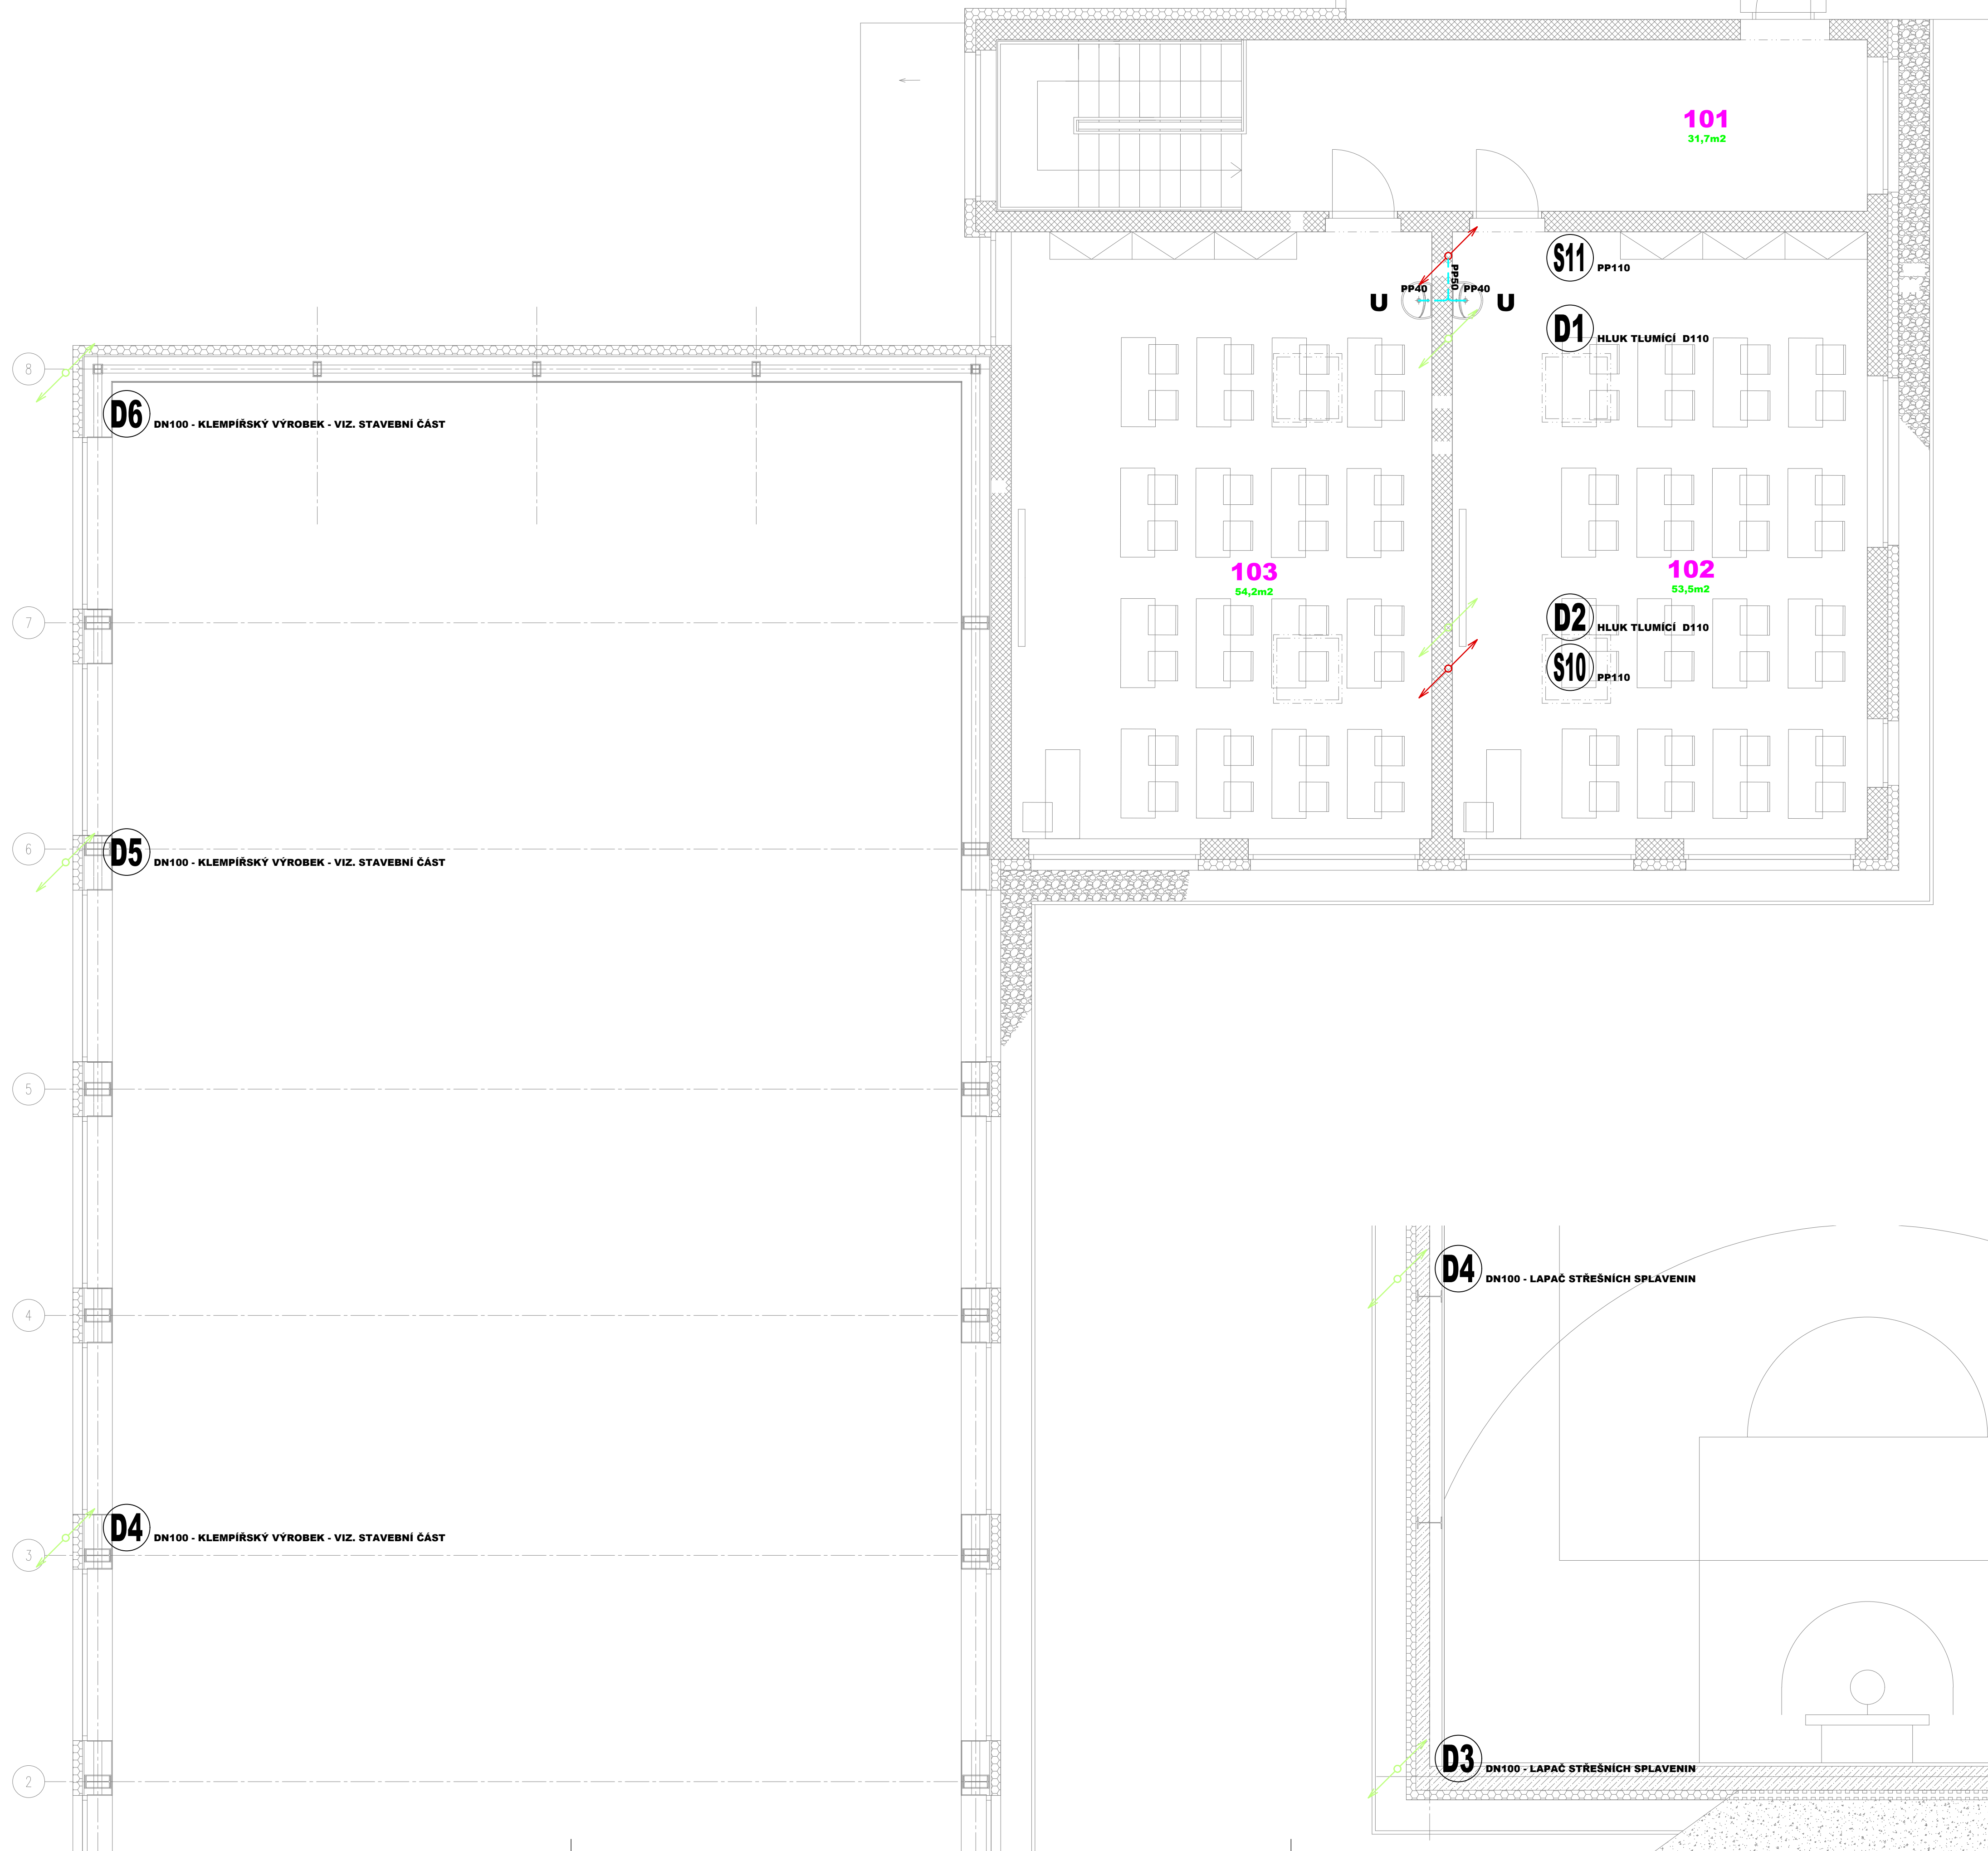

LEGENDA KANALIZACE:

ZNAČKA	POPIS	TYP
	NAVŘZENÉ SVODNÉ POTRUBÍ VNITŘNÍ KANALIZACE	PVC - SN4
	NAVŘZENÉ SVODNÉ POTRUBÍ VNITŘNÍ KANALIZACE	PVC - SN4
 (S1)	NAVŘZENÉ ODPADNÍ POTRUBÍ VNITŘNÍ KANALIZACE	PP - POLYPROPYLEN
 (D1)	NAVŘZENÉ ODPADNÍ POTRUBÍ DEŠTĚVÉ KANALIZACE	ODHLUČNĚNÉ TRÍVRSTVÉ
	NAVŘZENÉ PŘÍPOJOVACÍ POTRUBÍ VNITŘNÍ KANALIZACE	PP - POLYPROPYLEN

ZODPOVĚDNÝ PROJEKTANT:		VYPRACOVAVEL:		KONTROLOVAVEL:	
STAVĚNÍ ČÁST:		PROFESÍ:			
Ing. Aleš Rada		Ondřej Zikán		Ing. Petr Homoláč	
INVESTOR:		obec Tuklatky, Na Valech 19, 250 82, Tuklatky, č. 002 38 822			
NÁZEV:		Základní škola Tuklatky – Přístavba tělocvičny a učeben			
MÍSTO:		par.č. 34 c.4. Tuklaty			
ČÁST:		D.1.4.2.1. ZAŘÍZENÍ ZDRAVOTNĚ - TECHNICKÝCH INSTALACÍ			
OBSAH:		Půdorys 1.NP - KANALIZACE			

TZB **ONDŘEJ**
ZIKÁN
PROJEKTANT V OTORE TZB
E. ondrejzik@seznam.cz
T. 608 816 937

ČÍS. ZÁKAZKY: 065-2024 DATUM: 03/2024

STUPEŇ DÍLA: DPS

FORMÁT A4: 844 MĚŘÍTKO: 1:50

PŘÍLOHA: Č. PÁŘE:

06