


PŮDORYS 1.NP - VODOVOD:

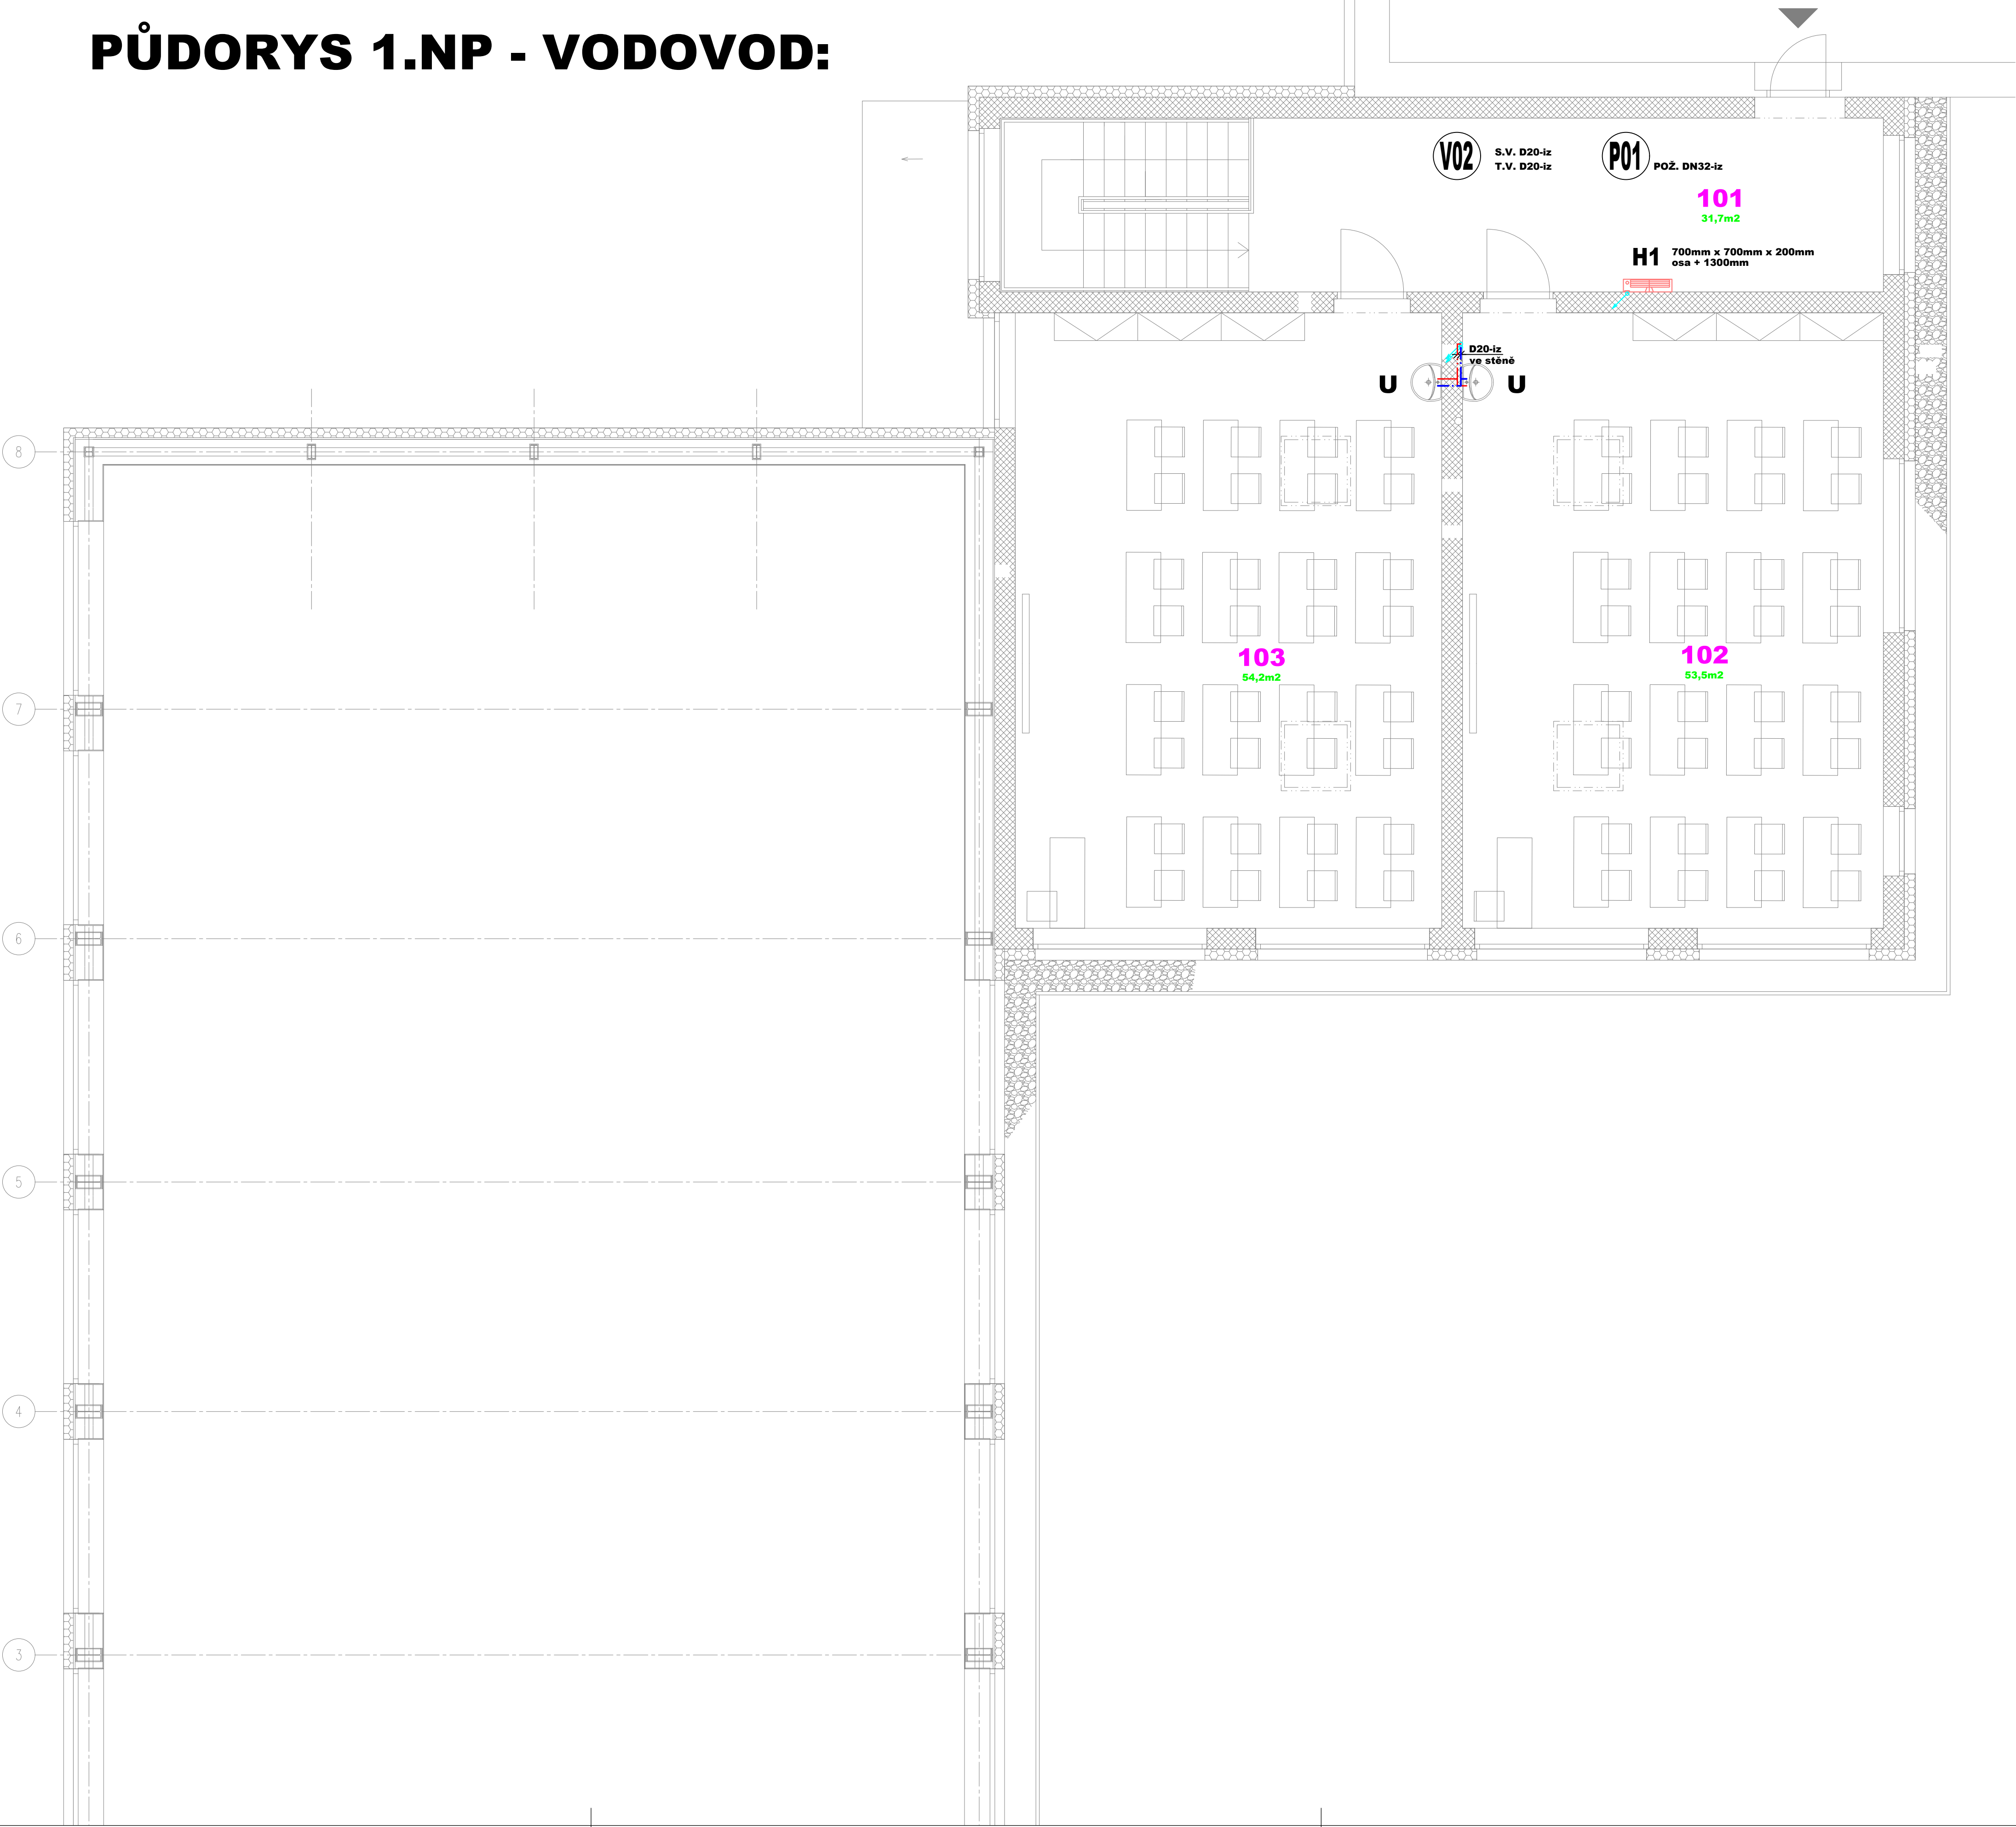

LEGENDA VODOVODU:

ZNAČKA	POPIS	TYP
	OBJEKTOVÝ PŘÍVOD VODY	PE100 - SDR11
	NAVRŽENÉ POTRUBÍ POŽÁRNÍ VODY	OCELOVÉ POZINKOVANÉ
	NAVRŽENÉ POTRUBÍ STUDENÉ VODY	PP - RCT
	NAVRŽENÉ POTRUBÍ TEPLÉ VODY	PP - RCT
	NAVRŽENÉ POTRUBÍ CÍRKULACE TEPLÉ VODY	PP - RCT

POZNÁMKA:
- POTRUBÍ VNITŘNÍHO VODOVODU BUDE PROVEDENO Z MATERIÁLU PP - RCT
- POTRUBÍ VODY BUDE OPATŘENO TEPELNOU IZOLACÍ
DLE DN POTRUBÍ - VIZ. TECHNICKÁ ZPRÁVA

ZODPOVĚDNÝ PROJEKTANT:		VYPRACOVAL:	KONTROLOVAL:	TZB ONDŘEJ ZIKÁN PROJEKTANT V OBLASTI TZB E. ondrejzik@seznam.cz T. 608 816 937
STAVEBNÍ ČÁST:		PROJESE:		
Ing. Aleš Rada		Ondřej Zikán	Ing. Petr Homolák	
INVESTOR: obec Tuklaty, Na Valeš 19, 250 02, Tuklaty, IČ: 002 35 822				
NÁZEV:		ČÍS. ZAKÁZKY: 065-2024		
MÍSTO:		STUPEŇ PD: DPS		
parc.č. 34 k.ú. Tuklaty		MĚŘÍTKO: 1:50		
ČÁST:		PŘÍLOHA:		
D.1.4.ZTI - ZAŘÍZENÍ ZDRAVOTNÉ - TECHNICKÝCH INSTALACÍ		08		
OBSAH:		Č. PÁŘE:		
Půdorys 1.NP - VODOVOD				