


PŪDORYS 1.PP - KANALIZACE:

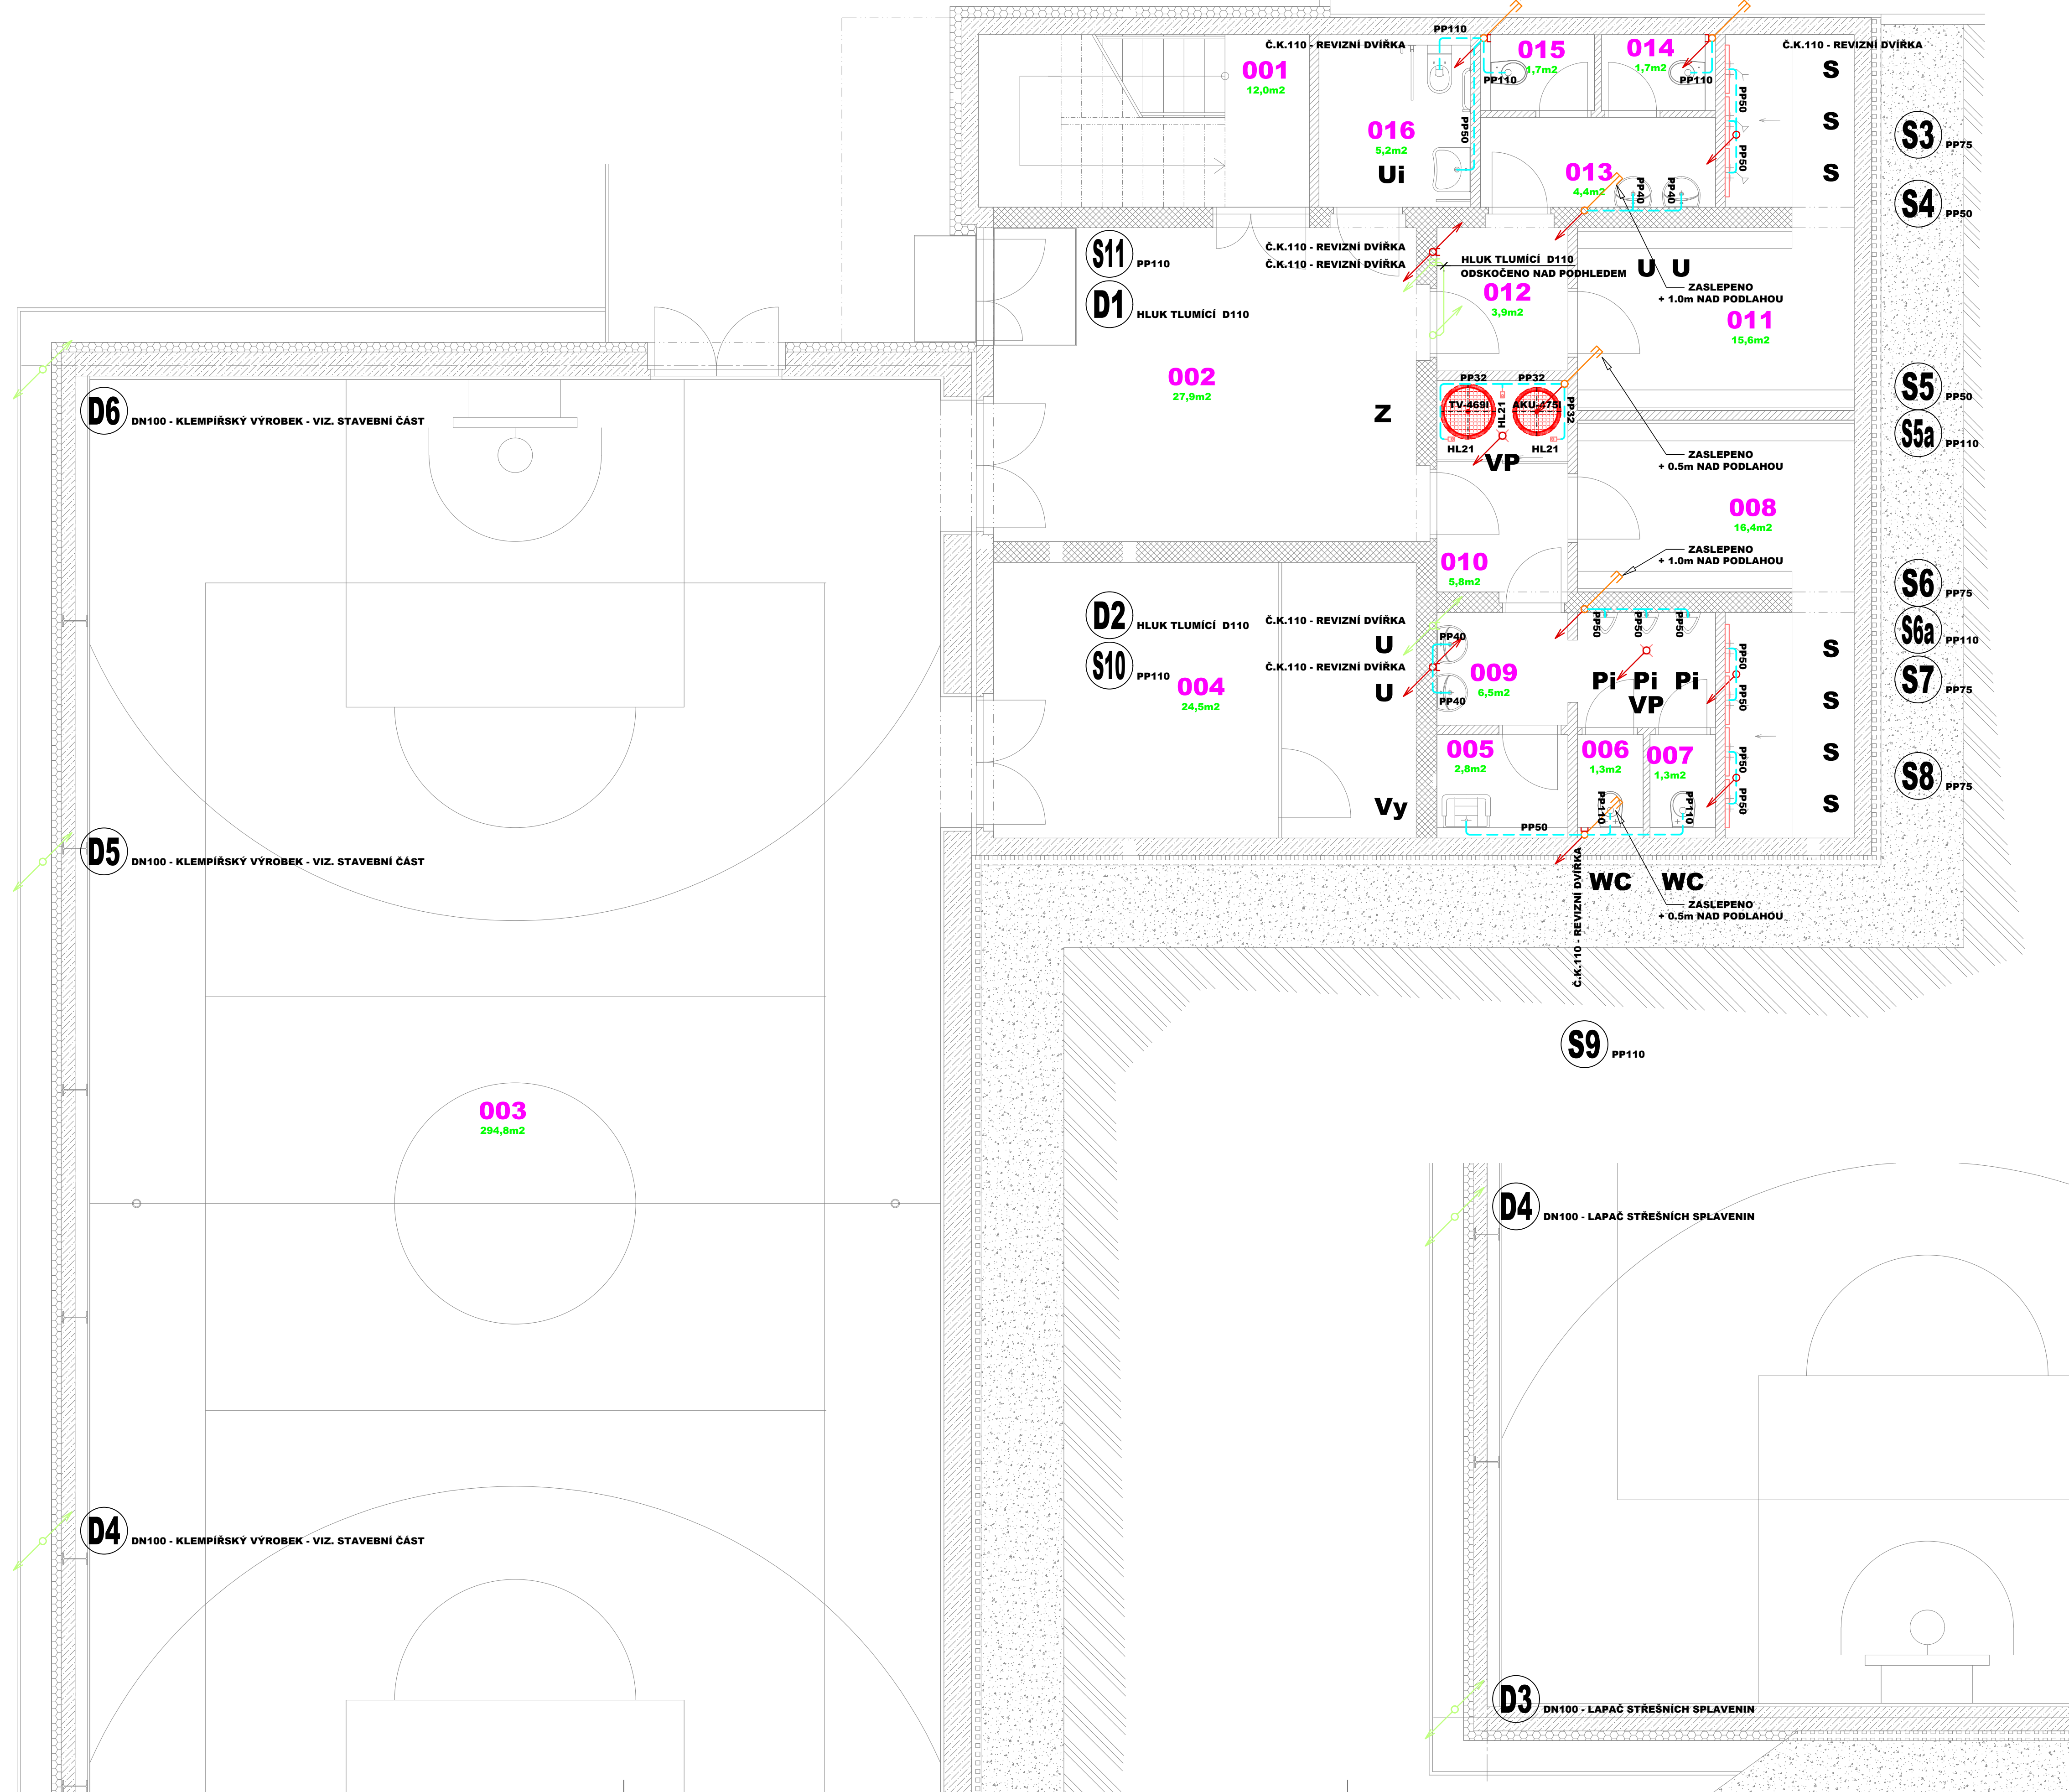

LEGENDA KANALIZACE:

ZNAČKA	POPIS	TYP
	NAVŘZENÉ SVODNÉ POTRUBÍ VNITŘNÍ KANALIZACE	PVC - SN4
	NAVŘZENÉ SVODNÉ POTRUBÍ VNITŘNÍ KANALIZACE	PVC - SN4
 (S)	NAVŘZENÉ ODPADNÍ POTRUBÍ VNITŘNÍ KANALIZACE	PP - POLYPROPYLEN
 (D)	NAVŘZENÉ ODPADNÍ POTRUBÍ DEŠTOVÉ KANALIZACE	ODHLUČNĚNÉ TRÍVRSTVĚ
	NAVŘZENÉ PŘÍPOJOVACÍ POTRUBÍ VNITŘNÍ KANALIZACE	PP - POLYPROPYLEN

ZADÁVATEL: PROJEKTANT:		VPYRAČOVAN:	KONTROLOVAN:
STAVĚNÍ ČAST:	PROFESÍ:		
Ing. Aleš Ráda	Ondřej Zikán	Ondřej Zikán	Ing. Petr Homoláč
INVESTOR: obce Tuklaty, Na Věšném 19, 250 82, Tuklaty, č. úo 3 003 35 822			
NÁZEV: Základní škola Tuklaty – Přístavba tělocvičny a učeben MÍSTO: parc.č. 34.k.ú. Tuklaty			
ČÁST:	D.1.4.Z1 - ZAŘÍZENÍ ZDRAVOTNÉ - TECHNICKÝCH INSTALACÍ		
OBSAH:	Půdorys 1.PP - KANALIZACE		
		ČÍS. ZAKÁZKY: 065-2024	DATUM: 03/2024
		STUPEŇ PD: DPS	
		FORMÁT A4: 844	MĚŘÍTKO: 1:50
		PŘÍLOHA:	Č. PARE:
		04	