



PŮDORYS 1.PP - VODOVOD:

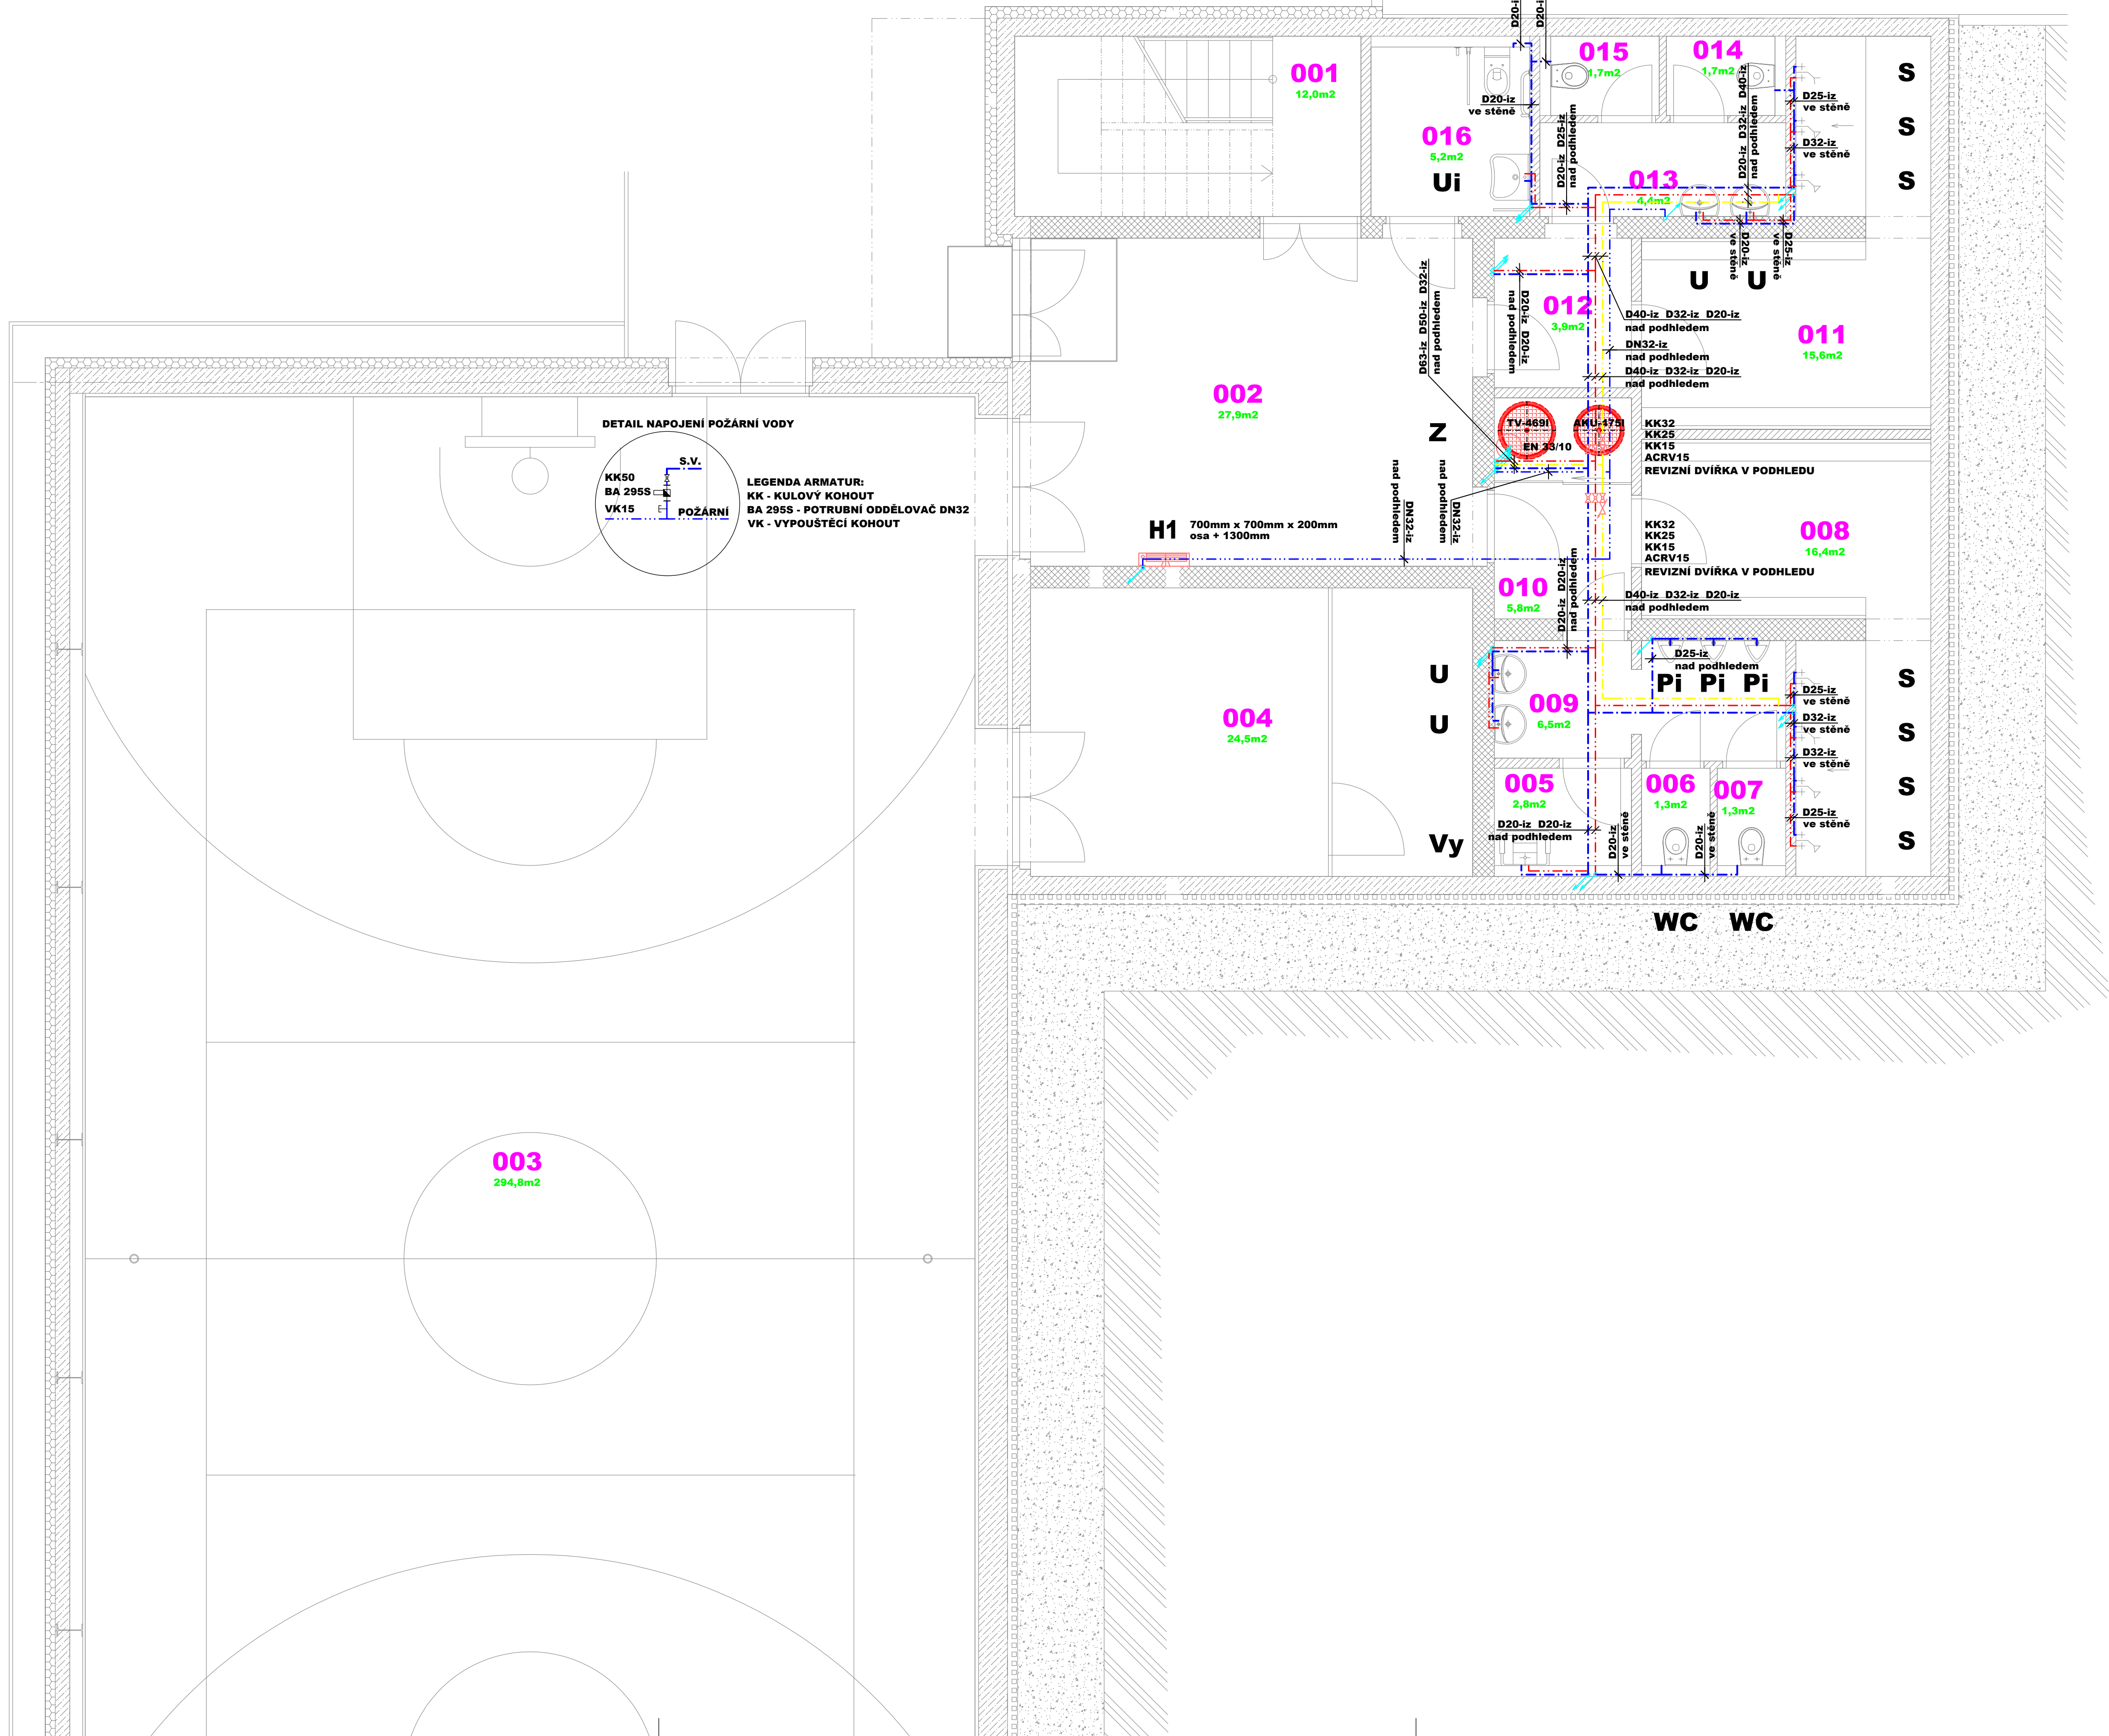

ZAPOJENÍ ZÁSOBNÍKU TEPLÉ VODY:

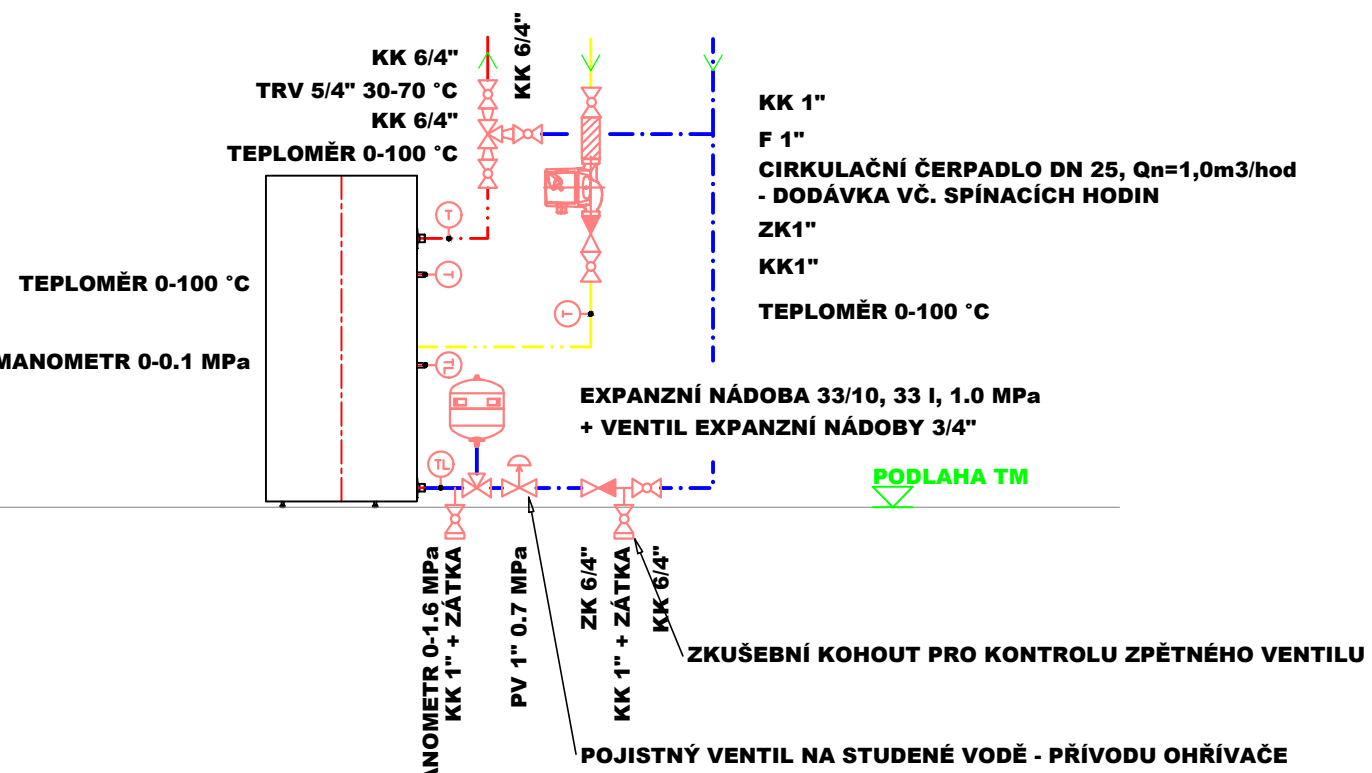

LEGENDA ZNAČEK:

- PV - POJISTNÝ VENTIL - OTVÍRACÍ PŘETLAK 0.7 MPa
- TRV - TERMOSTATICKÝ SMĚŠOVACÍ VENTIL OHŘEVU TEPLÉ VODY
- NASTAVITELNÝ TEPLOTNÍ ROZSAH 30°C - 70°C
- KK - KULOVÝ KOHOUT PŘÍMÝ PLNOPRŮTOKOVÝ ZÁVITOVÝ
- PN 42 / 185 °C - NIKLOVANÝ S PÁČKOU
- F - FILTR PŘÍMÝ ZÁVITOVÝ
- PN 16 / 130 °C - NIKLOVANÝ
- ZK - VENTIL ZÁVITOVÝ ZPĚTNÝ PŘÍMÝ
- PN 16 / 110 °C - NIKLOVANÝ
- T - TEPLOMĚR TECHNICKÝ S PEVNÝM STONKEM A JÍMKOU ZADNÍ
- PŘÍPOJENÍ PRŮMĚR 100mm DÉLKY 50mm
- TL - TLAKOMĚR S PEVNÝM STONKEM A ZPĚTNOU Klapkou TLAK
- 0-16 BAR PRŮMĚR 100mm ZADNÍ / SPODNÍ PŘÍPOJENÍ

LEGENDA VODOVODU:

ZNAČKA	POPIS	TYP
---	OBJEKTOVÝ PŘÍVOD VODY	PE100 - SDR11
---	NAVŘZENÉ POTRUBÍ POŽÁRNÍ VODY	OCÉLOVÉ POZINKOVANÉ
---	NAVŘZENÉ POTRUBÍ STUDENÉ VODY	PP - RCT
---	NAVŘZENÉ POTRUBÍ TEPLÉ VODY	PP - RCT
---	NAVŘZENÉ POTRUBÍ CÍRKULACE TEPLÉ VODY	PP - RCT

POZNÁMKA:

- POTRUBÍ VNITŘNÍHO VODOVODU BUDE PROVEDENO Z MATERIÁLU PP - RCT
- POTRUBÍ VODY BUDE OPATŘENO TEPELNOU IZOLACÍ
- DLE DN POTRUBÍ - VIZ. TECHNICKÁ ZPRÁVA

ZODPOVĚDNÝ PROJEKTANT:		VYPRACOVAL:	KONTROLOVAL:	TZB ONDŘEJ ZIKÁN PROJEKTANT V OBRU TZB E. ondrejzik@seznam.cz T. 608 816 937
STAVEBNÍ ČÁST:		PROFES:		
Ing. Aleš Rada		Ondřej Zikán	Ing. Petr Homolák	
				
INVESTOR: obec Tuklaty, Na Valeš 19, 250 82, Tuklaty, IČ: 002 35 822				
NÁZEV: Základní škola Tuklaty – Přístavba tělocvičny a učeben				
MÍSTO: parc.č. 34 k.ú. Tuklaty				
ČÁST: D.1.4.ZTI - ZAŘÍZENÍ ZDRAVOTNÉ - TECHNICKÝCH INSTALACÍ				
OBSAH: Půdorys 1.PP - VODOVOD				
CÍS. ZAKÁZKY: 065-2024				DATUM: 03/2024
STUPEŇ PD: DPS				
FORMAT A4: B4				MĚŘÍTKO: 1:50
PŘÍLOHA:				Č. PÁŘE:
05				