
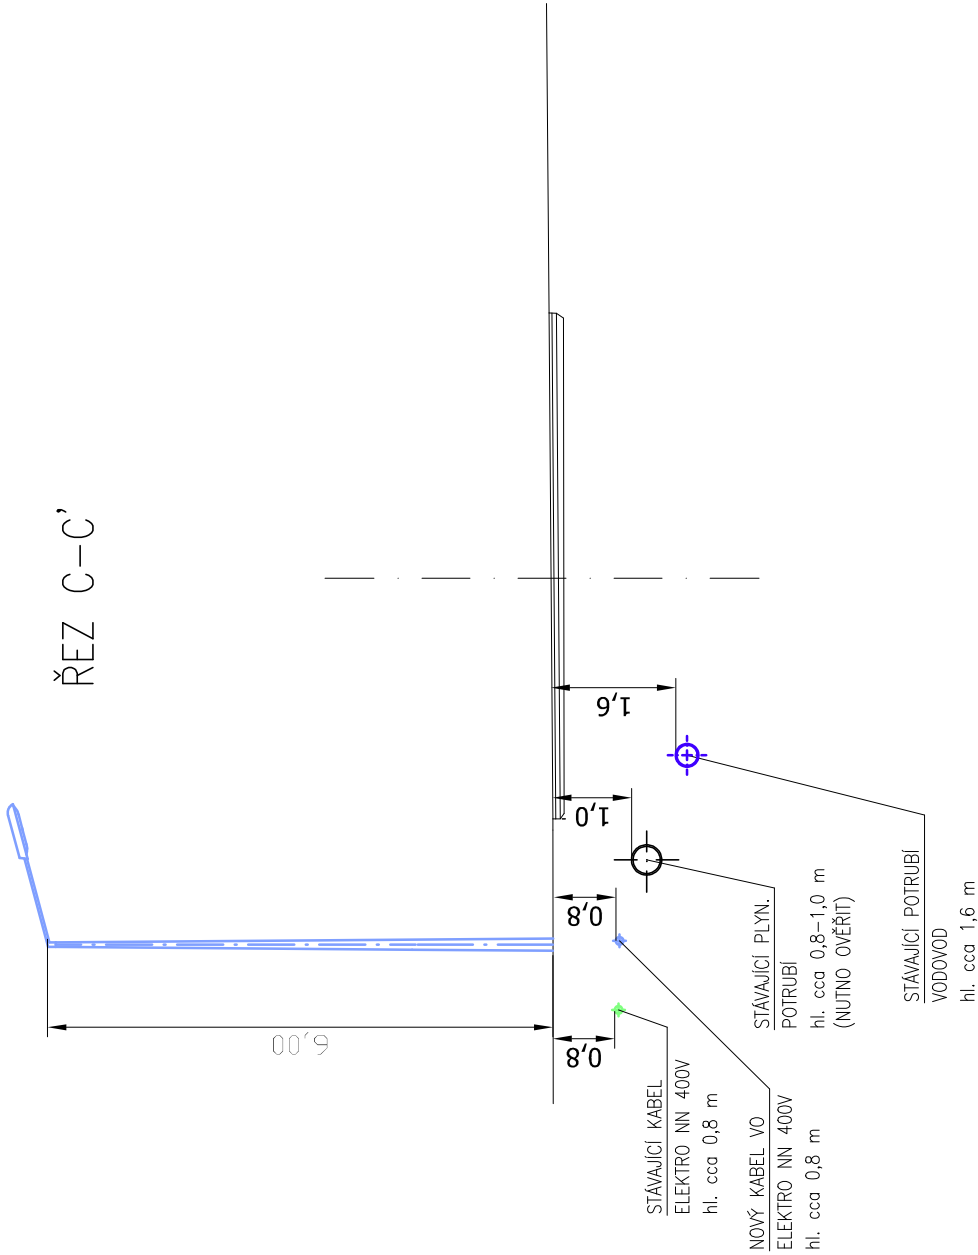
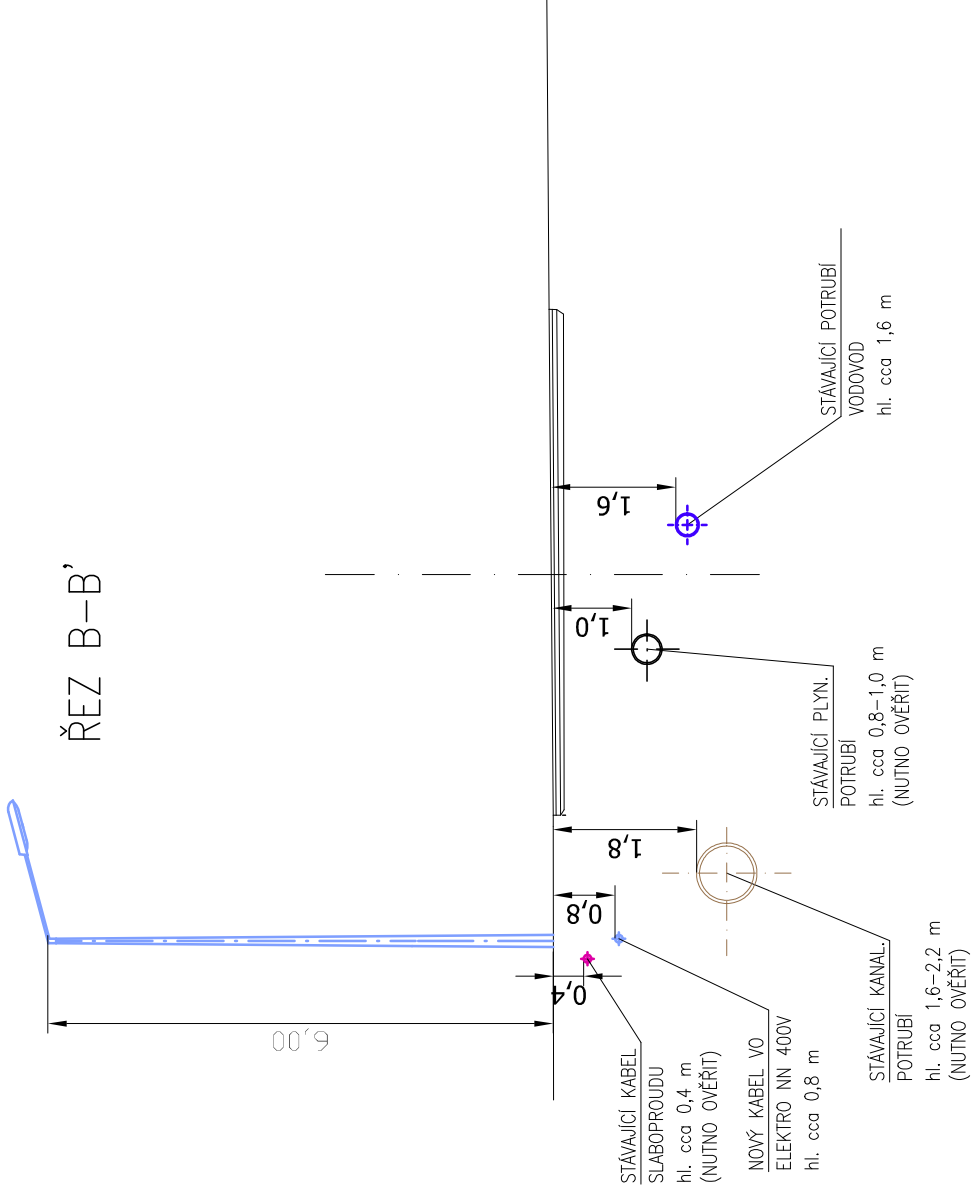


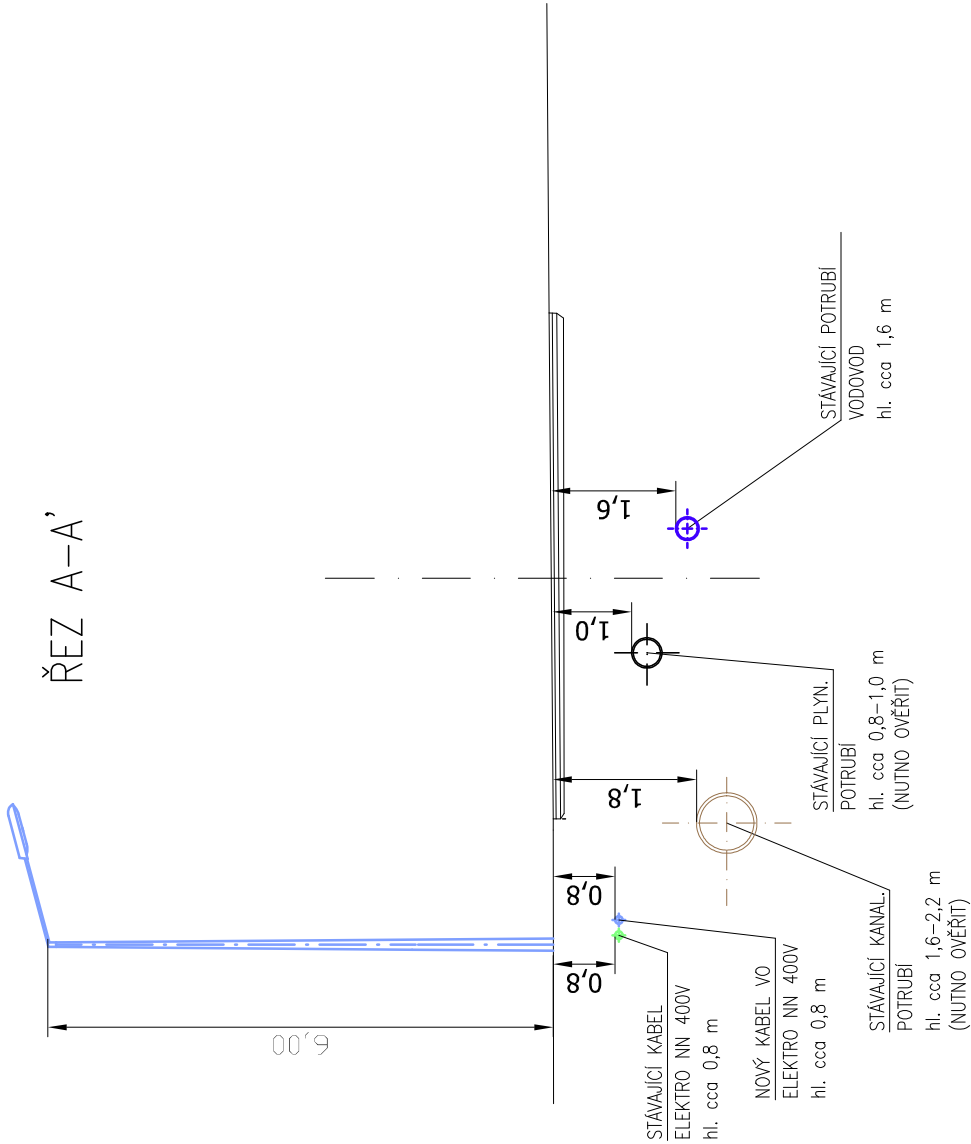

TATO PROJEKTOVÁ DOKUMENTACE JE URČENA POUZE PRO ÚČELY VYDÁNÍ STAVEBNÍHO POVOLENÍ.
DOKUMENTACI NELZE V ŽÁDNÉM PŘÍPADĚ POUŽÍT PRO PROVEDENÍ STAVBY!!!

Tato projektová dokumentace je duchovním majetkem zhotovitele, bez autorizace zhotovitelem je neplatná.	
akce:	ČÁST PD:
Rekonstrukce veřejného osvětlení Planá LOKALITA - ul. KARLÍN	
ELEKTROINSTALACE	
VÝKRES:	
Obec: PLANÁ (561134) Katastrální území: PLANÁ (721280) Číslo pozemku: - investor: Město Planá, Náměstí Svobody 1, 348 15 Planá zodp. proj.: Ing. Josef Štech, Vodičkova 143, 394 64 Počátky gen. projektant: - proj. částí: Ing. Josef Štech, Vodičkova 143, 394 64 Počátky zhotovitel: Zdeněk Štechová, Vodičkova 143, 394 64 Počátky	
stupeň PD: DSP	datum: 04/2024
měřítko: 1:50	označ.: D1.4.04-05