

POZNÁMKA

-NOVÉ NÁSLAPNÉ VRSTVY VYZNAČENY V TABULCE MÍSTNOSTI, OSTATNÍ NUTNO CHRÁNIT PŘED POŠKOZENÍM PROVOZEM STAVBY
-OMÍTKY STŘEPŮ A STĚN OPRAVENY V ROZSAHU DO 30% (OTLUČENÍ NA PODKLAD, CEMENTOVÝ POŠTRÁK, NOVÉ JÁDRO).
V MÍSTNOSTECH Č. 2.12 A 2.25 BUDE NOVÝ KAZETOVÝ PODHLED, DO OMÍTEK NA STŘEPĚ SE TĚDY NEZASAHUJE.
-MALÝ STĚN A STŘEPŮ PŘED PŘESTUKOVÁNÍM A NOVOU VÝMĚNOU KOMPLETNĚ OŠETŘENY (V MÍSTNOSTECH Č. 2.12 A 2.25)
-STĚNY A STŘEPY NOVĚ PŘESTUKOVÁNY V ROZSAHU 100%, MIMO STŘEPŮ V MÍSTNOSTECH Č. 2.12 A 2.25
-V MÍSTNOSTECH Č. 2.03, 2.04, 2.06-2.08, 2.16, 2.17, 2.19-2.21 SE NEBUDOU PROVÁDĚT ŽÁDNÉ STAVEBNÍ ANI ELEKTRO PRÁCE

LEGENDA HMOT

- STÁVAJÍCÍ KONSTRUKCE
ZAZDÍVKY Z CP NA MVC 5
NOVÁ NÁSLAPNÁ VRSTVA Z PVC
NOVÝ KAZETOVÝ PODHLED Z MINERÁLNÍCH KAZET 600x600mm VČ. ZÁVĚSNÉ KONSTRUKCE, SVISLÁ ČELA PLNÝ SDK 1x12,5
SDK PODHLED NA JEDNODUCHÉM OC. ROŠTĚ, DESKA 1x12,5 mm WHITE, BEZ TEPELNÉ IZOLACE
PŘECHOD KAZETOVÉHO PODHLEDU NA SDK SE ZMĚNOU VÝŠKOVÉ ROVNĚ

VYBRANÉ MÍSTNOSTI JIŽ ČÁSTEČNĚ NEBO PLNĚ REKONSTRUOVÁNY
(ZAKRESLENO ZBĚŽNĚ)

NENARUŠOVAT JIŽ NAHRAZENÉ OBKLADY, KUCHYŇSKÉ LINKY APOD.

VYBRANÉ MÍSTNOSTI JIŽ ČÁSTEČNĚ NEBO PLNĚ REKONSTRUOVÁNY
(ZAKRESLENO ZBĚŽNĚ)

SILOVÁ NAPÁJECÍ SÍŤ

3/PEN AC 400/230 V 50 Hz / TN-C
3/N/PE AC 400/230 V 50 Hz / TN-C-S

OCHRANA PŘED NEB. DOTYKEM

DLE ČSN 33 2000-4-41 ed. 3 AUTOMATICKÝM ODPOJENÍM OD ZDROJE
DOPLNĚNÁ DOPLŇUJÍCÍM OCHRANNÝM POSPOJOVÁNÍM


VNĚJŠÍ VLIVY

JSOU URČENY DLE ČSN 33 2000-1 ed. 2, ČSN 33 2000-5-51 ed. 3

POZNÁMKA

SCHEMATICKE ZNAČKY PRVKŮ EL. INSTALACE, KVŮLI PŘEHLEDNOSTI, NEODPOVÍDAJÍ MĚŘÍTKU
STAVEBNÍ ČÁST A DALŠÍ PROFESE JSOU ZAKRESLENY ORIENTAČNĚ

LEGENDA

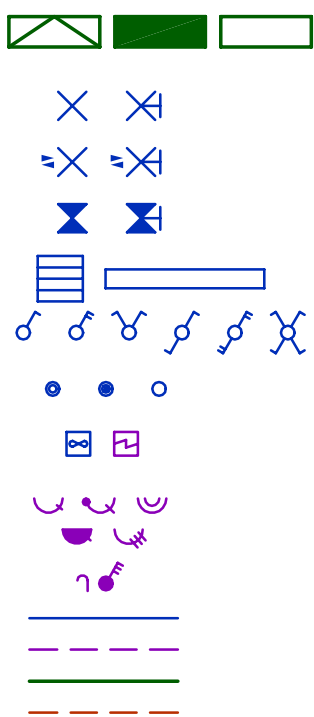

PŘÍPOJKOVÁ SKŘÍŇ (HDS), HLAVNÍ ROZVÁDĚČ,
PODRUŽNÝ ROZVÁDĚČ

LED SVÍTLIDLO (NÁHRADA ŽÁROVKOVÉHO)

LED SVÍTLIDLO S ČIDLEM

LED SVÍTLIDLO S NOUZOVÝM MODULEM

LED SVÍTLIDLO / (NÁHRADA ŽÁŘIVKOVÉHO)

VYPÍNAČ ŘAZENÍ 1 / 2 / 5 / 6 / 6+6 / 7 / PROVEDENÍ IP44

TLAČÍTKO / SE SIGNÁLKOU / KRABICE

VENTILÁTOR / OSOUEŠČ RUKOU

ZÁSUVKA JEDNODUCHÁ / S PŘEP. OCHR. / DVOJITÁ

ZÁSUVKA IP44 JEDNODUCHÁ / 3f


VÝVOD / VYPÍNAČ 3f IP44

KABELY PRO SVĚTLNÉ OKRUHY

KABELY PRO ZÁSUVKOVÉ OKRUHY

NAPÁJECÍ PŘÍVODY / KABELY / VODIČE

OVLÁDACÍ KABELY

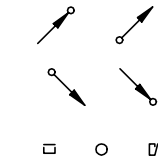

STÁVAJÍCÍ MATERIÁL JE ZNAČEN ORANŽOVOU BARVOU

STOUPAJÍCÍ VEDENÍ - Z NIŽŠÍHO DO VYŠŠÍHO PATRA

KLESAJÍCÍ VEDENÍ - Z VYŠŠÍHO DO NIŽŠÍHO PATRA

ELEKTROINSTALAČNÍ LIŠTA / TRUBKA NA OMÍTKĚ /
SBĚRNÝ DRŽÁK (HÁK)

LEGENDA MÍSTNOSTI

| ČÍSLO MÍSTNOSTI | POUŽITÁ |
|--------------------------|--------------------------------------|
| 2.01 CHODBA S KUCHYŇKOU | 8,4 PVC+SKL |
| 2.02 STROJOVNA VÝTAH | 1,1 PVC+SKL |
| 2.03 WC DĚTI | 4,4 KER. DLAŽBA+KER. OBKLAD V. 2000 |
| 2.04 KULOVÁ MÍSTNOST | 1,3 KER. DLAŽBA+KER. OBKLAD V. 1500 |
| 2.05 SKLAD | 2,9 PVC+SKL |
| 2.06 UMÝVÁRNA DĚTI | 13,9 KER. DLAŽBA+KER. OBKLAD V. 2000 |
| 2.07 WC PERSONAL | 1,8 KER. DLAŽBA+KER. OBKLAD V. 1500 |
| 2.08 PŘEDSÍN WC PERSONAL | 3,8 KER. DLAŽBA+KER. SKL V. 100 |
| 2.09 SATNA | 15,7 PVC+SKL |
| 2.10 KANCELÁŘ (SKLAD) | 7,2 PVC+SKL |
| 2.11 CHODBA | 4,0 PVC+SKL |
| 2.12 HERNA | 105,6 PVC+SKL |
| 2.13 POKLADNA | 7,5 PVC+SKL |
| 2.14 CHODBA S KUCHYŇKOU | 10,2 PVC+SKL |
| 2.15 STROJOVNA VÝTAH | 1,1 PVC+SKL |
| 2.16 WC DĚTI | 5,3 KER. DLAŽBA+KER. OBKLAD V. 1500 |
| 2.17 KULOVÁ MÍSTNOST | 1,3 KER. DLAŽBA+KER. OBKLAD V. 1500 |
| 2.18 SKLAD | 2,9 PVC+SKL |
| 2.19 UMÝVÁRNA DĚTI | 13,7 KER. DLAŽBA+KER. OBKLAD V. 2000 |
| 2.20 WC PERSONAL | 1,7 KER. DLAŽBA+KER. OBKLAD V. 1500 |
| 2.21 PŘEDSÍN WC PERSONAL | 3,8 KER. DLAŽBA+KER. SKL V. 100 |
| 2.22 SATNA | 15,5 PVC+SKL |
| 2.23 KANCELÁŘ (SKLAD) | 7,3 PVC+SKL |
| 2.24 CHODBA | 4,0 PVC+SKL |
| 2.25 HERNA | 105,7 PVC+SKL |
| 2.26 POKLADNA | 7,2 PVC+SKL |

| | | |
|---|--|--------------|
| KRESLIL | PROJEKTANT | SCHVÁLIL |
| ONDŘEJ MAZAL | ONDŘEJ MAZAL | ONDŘEJ MAZAL |
| STAVEBNÍK: STATUTÁRNÍ MĚSTO BRNO, MĚSTSKÁ ČÁST BRNO - STARÝ LÍSKOVEC | | |
| MÍSTO: | BRNO, KOSMONAUTŮ 2 | |
| STAVBA: | OPRAVA ELEKTROINSTALACE V MŠ KOSMONAUTŮ, KOSMONAUTŮ 2, BRNO-STARÝ LÍSKOVEC | |
| ČÁST: | D.1.2.5 SILNOPROUD | |
| OBSAH: | INSTALAČNÍ VÝKRES 2. NP | |
| ZAKÁZKOVÉ ČÍSLO DELANTE: 2414ELKO | | |
| ARCHIVNÍ ČÍSLO: - | | |
| DATUM: 01/2025 | | |
| FORMÁT: A2 | | |
| STUPEŇ PD: DPS | | |
| MĚŘÍTKO: 1:75 Č. VÝKRESU: D.1.2.5.2-05 | | |