


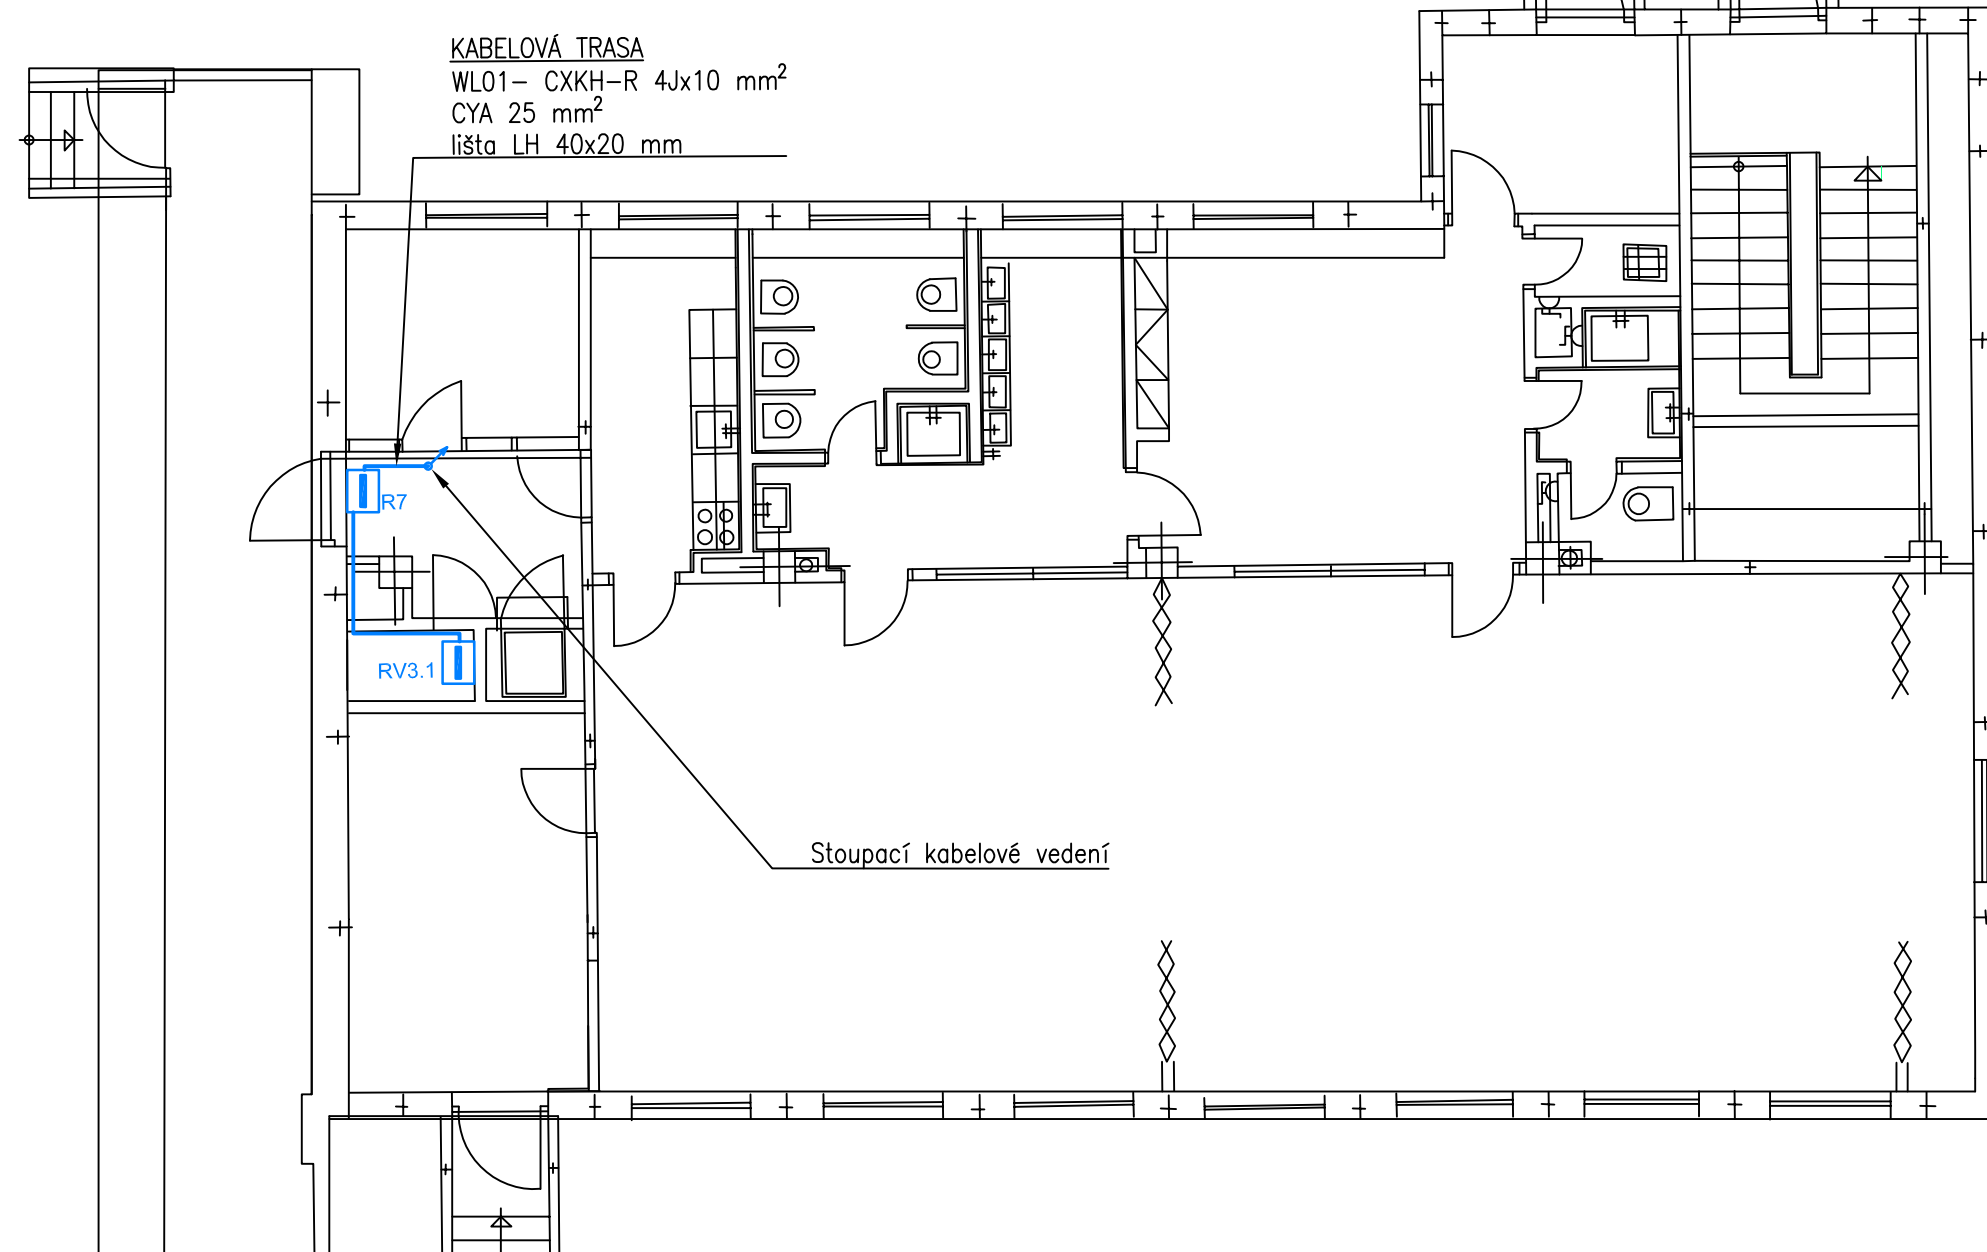

II. NP PAVILON C




- 1 VSTUPNÍ HALA
- 2 ÚKLID
- 3 UMÝVÁRNA ZAMĚST.
- 4 WC ZAMĚST.
- 5 ŠATNA DĚTI
- 6 UMÝVÁRNA DĚTI
- 7 WC DĚTI
- 8 PŘÍPRAVNA
- 9 ŠATNA ZAM., DENNÍ MÍSTNOST
- 10 PŘEDSÍŇ
- 11 SKLAD HRAČEK
- 12 VÝTAH DO 100 KG
- 13 STROJOVNA
- 14 PRACOVNA
- 15 HERNA
- 16 LEHÁTKA
- 17 SCHODIŠTĚ

LEGENDA

-  Vyměněné rozváděče
-  Napájecí kabel podružných rozváděčů


 
 
 
 
II. NP PAVILON D

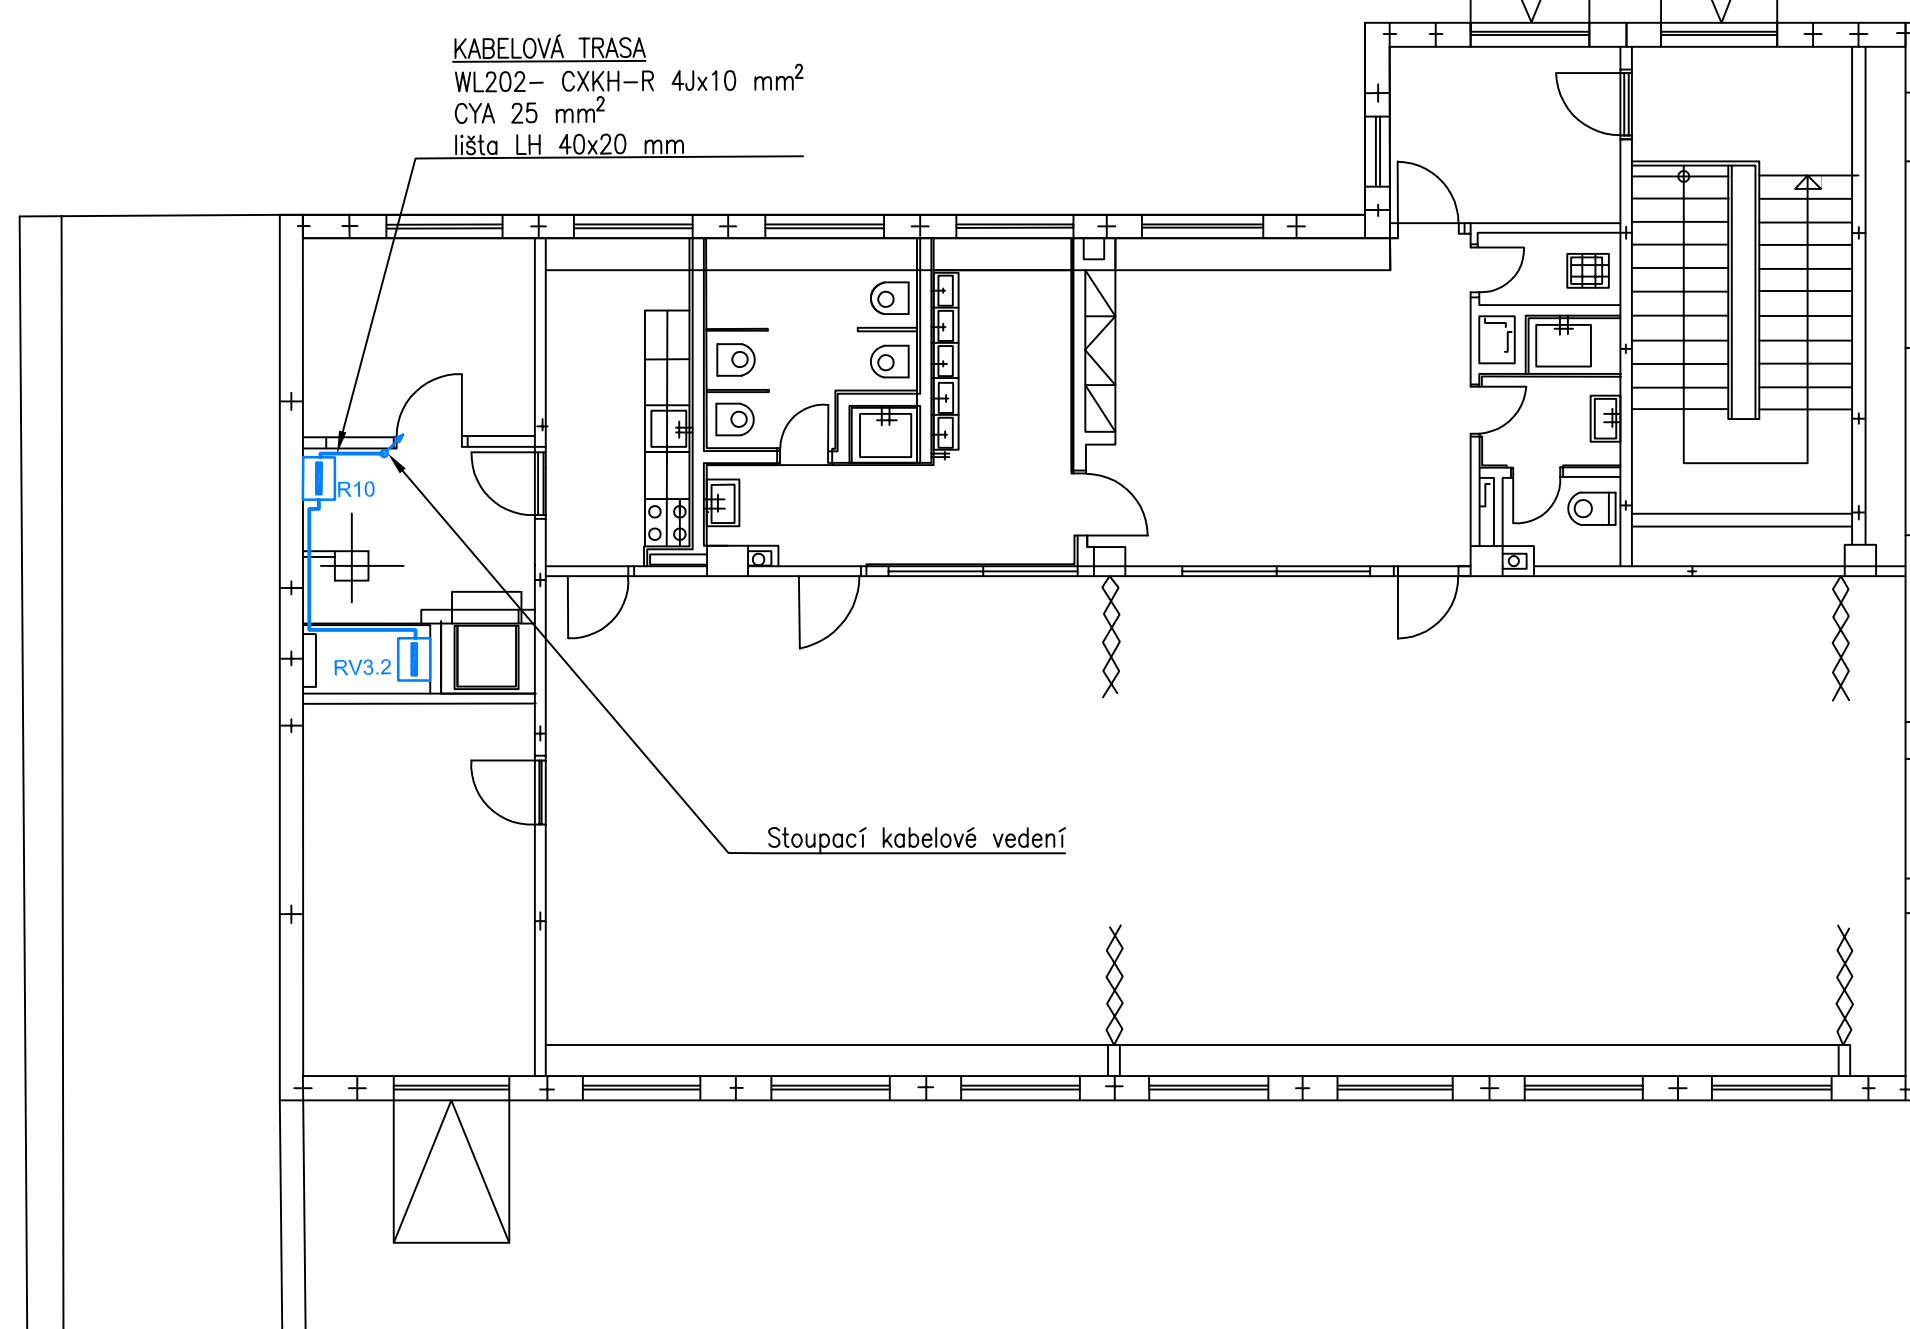

- 1 VSTUPNÍ HALA
- 2 ÚKLID
- 3 UMÝVÁRNA ZAMĚST.
- 4 WC ZAMĚST.
- 5 ŠATNA DĚTI
- 6 UMÝVÁRNA DĚTI
- 7 WC DĚTI
- 8 PŘÍPRAVNA
- 9 ŠATNA ZAM., DENNÍ MÍSTNOST
- 10 PŘEDSÍŇ
- 11 SKLAD HRAČEK
- 12 VÝTAH DO 100 KG
- 13 STROJOVNA
- 14 PRACOVNA
- 15 HERNA
- 16 LEHÁTKA
- 17 SCHODIŠTĚ

REVIZE	POPIS	DATUM	PODPIS

OBEDNATEL	
MĚSTSKÁ ČÁST PRAHA 18 Odbor hospodářské správy a investic Becchyřská 639, 199 00 Praha 9 - Letňany IČ: 00231321	DIČ: CZ0231321

ELTODO, a.s. SÍDL: NOVODVORSKÁ 1010/14, 142 00 PRAHA 4 IČ: 45274517 DIČ: CZ45274517			ITSK	Bpv
ODPOVĚDNÝ PROJEKTANT ING. RUDOLF ŠTECHER	VYPRACOVAL MICHAL ONDRÁČEK		VYPRACOVAL ING. ALEŠ DRAGOUN	KONTROLOVAL ING. RUDOLF ŠTECHER
PODPIS 	PODPIS 	PODPIS 	PODPIS 	DOKUMENTACE DV2
STAVBA PD - rekonstrukce elektrického zařízení - MŠ Příborská 514				MĚŘÍTKO 1:100
NÁZEV PŘÍLOHY Půdorys - II.NP celkový - napájecí trasy				DATUM 05/2018
DOCUMENTACI LZE UŽÍVAT POUZE VE SMYSLU PŘÍSLUŠNÉ SMLOUVY O DÍLO. VÝKRES, JEJICH ČÁST, MŮŽE BYT KOPÍROVÁN NEBO JINÝM ZPŮSOBEM ROZŠÍŘOVÁN POUZE PO PŘEDCHOZÍM SOHLASU ELTODO, a.s.				POČET FORMÁTŮ 9x A4
				ČÁST
				ČÍSLO PŘÍLOHY 005