


PŘÍZEMÍ / 1. NADZEMNÍ PODLAŽÍ

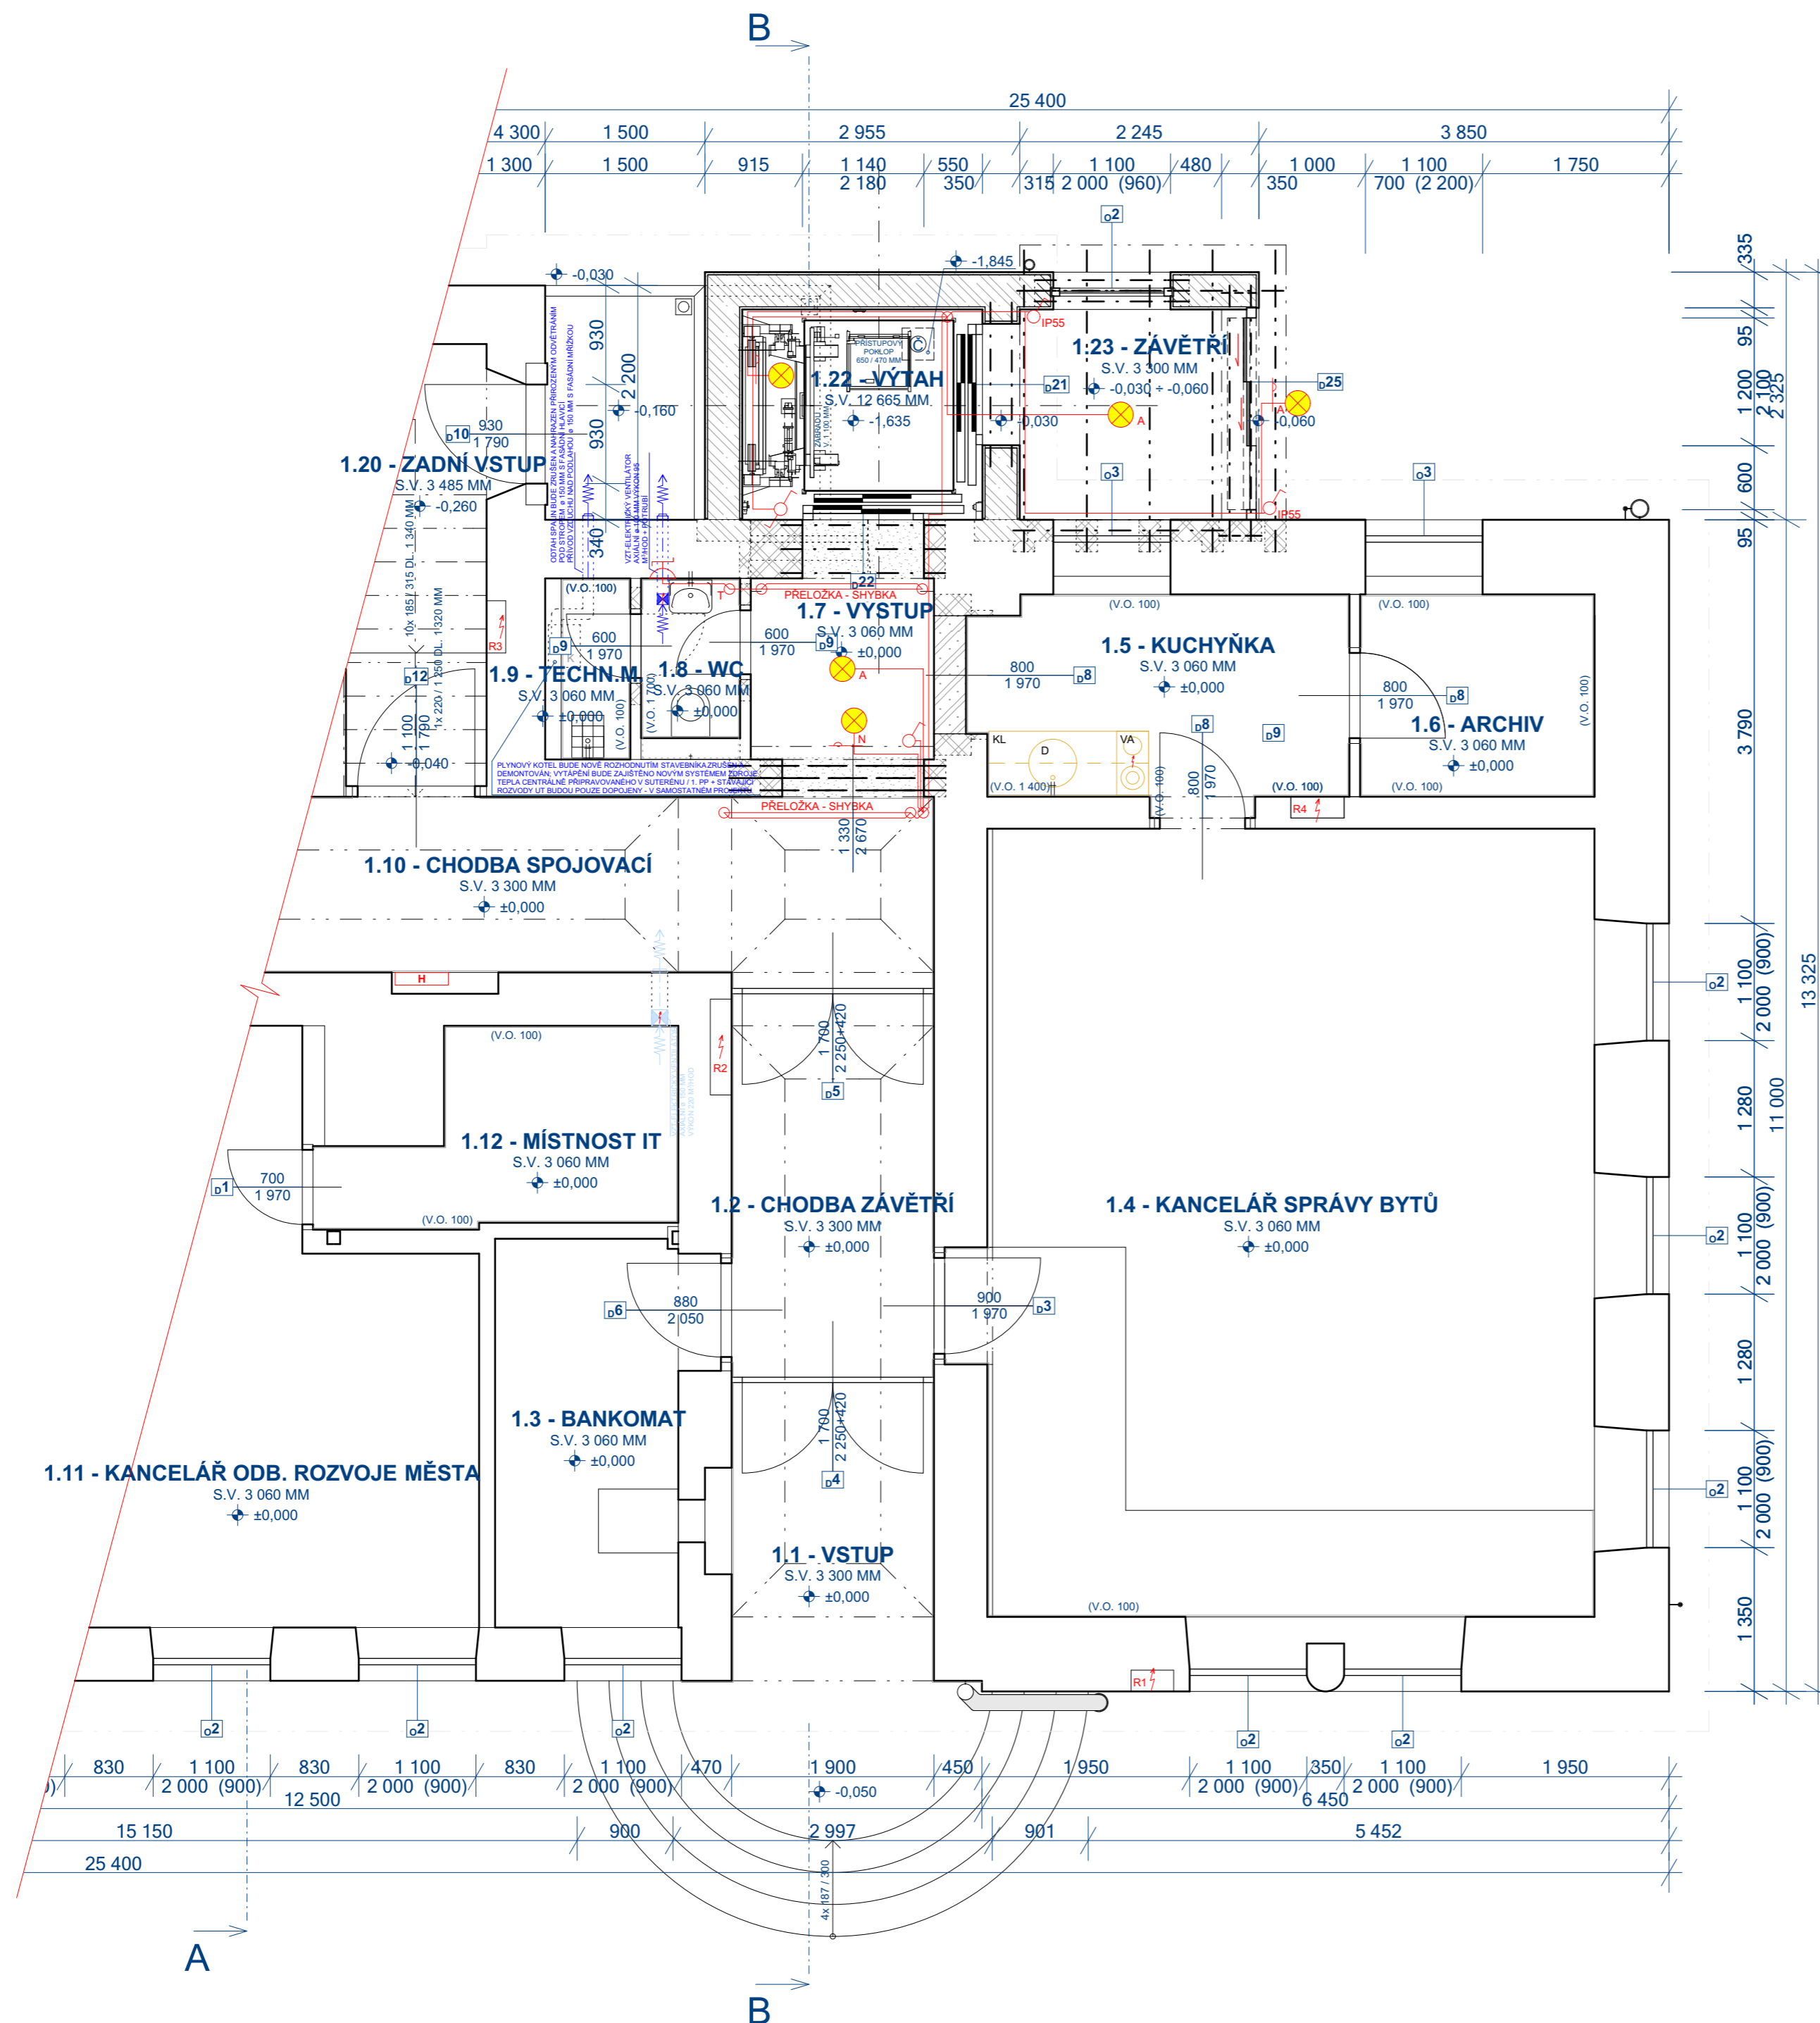


LEGENDA

- SVĚTELNÝ OBVOD, CELOPLASTOVÉ KABELY TYPY CYKY, PŘÍKRYTÍ POD OMÍTKOU, VE STROPECH VE FLEXI CHRÁNICÍCH
- SPÍNAČ JEDNOPÓLOVÝ ZAPUŠTĚNÝ, POD OMÍTKU, ŘAZ. 1, 10A, 250V, IP20, NAPŘ. ABB LEVIT
- SPÍNAČ JEDNOPÓLOVÝ VENKOVNÍ, POD OMÍTKU, IP55, NAPŘ. ABB LEVIT
- SPÍNAČ STRÍDAVÝ ZAPUŠTĚNÝ, POD OMÍTKU, ŘAZ. 6, 10A, 250V, IP20, NAPŘ. ABB LEVIT
- KRABICE ODBOČNÁ, POD OMÍTKU, ø 97 MM
- KRABICE ODBOČNÁ, POD OMÍTKU, ø 97 MM, S ČASOVÝM SPÍNAČEM VENTILÁTORU / ZPOŽDĚNÝ ROZBĚH I DOBĚH /
- VENTILÁTOR STĚNOVÝ SE ZPĚTNOU KLAPKOU, ø 100 MM, 230 V, NAPŘ. DALAP 100 LVZ
- HLAVNÍ DOMOVNÍ SKŘÍŇ ELEKTRO "HDS"
- HLAVNÍ ROZVADĚČ OBJEKTU S ELEKTROMĚRY A JIŠTĚNÍM
- ROZVADĚČ TECHNICKÝCH PROSTOR S JIŠTĚNÍM
- ROZVADĚČ S JIŠTĚNÍM PRO VÝCHODNÍ ČÁST OBJEKTU PŘÍZEMÍ / 1. NP
- STROPNÍ SVÍTIDLO LED S POHYBOVÝM ČIDLEM, 230 V, 38 W, 4 100 lm, IP20, NAPŘ. BRILONER LED PIATTO, SENZOR, ROZMĚR 595 x 595 x 49 MM
- NÁSTĚNNÉ SVÍTIDLO REFLEKTOR LED, 230 V, 150 W, 16 500 lm, 4 000 K, IP65, 50 / 60 Hz, NAPŘ. EMOS LED REFLEKTOR INOVO 150 W, ROZMĚR 335 x 270 x 43 MM
- VENKOVNÍ NÁSTĚNNÉ SVÍTIDLO LED S POHYBOVÝM ČIDLEM, 230 V, 12 W, 750 lm, 3 000 K, IP44, NAPŘ. LEDVANCE ENDURA STYLE WALL WIDE, ROZMĚR 212 x 118 x 176 MM
- NÁSTĚNNÉ SVÍTIDLO NOUZOVÉ LED, 230 V, MAX. 3 W, 30 lm, 5 000 K, IP20, 50 / 60 Hz, NAPŘ. LED NOUZOVÉ OSVĚTLENÍ CESSI 3 W, 3 h, ROZMĚR 315 x 223 x 45 MM

OSTATNÍ

- NAPĚŤOVÁ SOUSTAVA : 3+N+PE, 50 Hz, 400 V / TN-S
- OVĽADACÍ NAPĚŤÍ : 1 + N + PE, 50 Hz, 230 V AC
- OCHRANA PROTI NEBEZPEČNĚMU DOTYKU : SAMOČINNÝM ODPOJENÍM OD ZDROJE PODLE ČSN 33 2000, ed. 2 PROUDOVÝMI CHRÁNICÍ

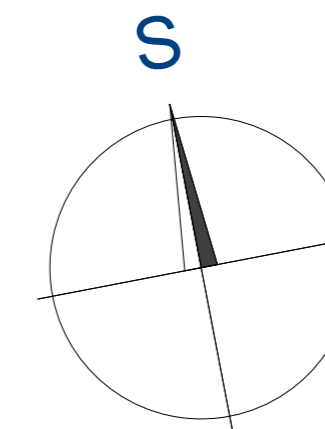

ZODP. PROJEKTANT	VYPRACOVAL	KRESLIL	KONTROLOVAL	LHOTA - Stavětství, 468 25 Zásada 311 IČ: 120 45 357 e-mail: lhota-stavetstvi@volny.cz Tel: +420 602 345 437; +420 606 659 043
ING. VÍT LHOTA	ING. VÍT LHOTA	ING. VÍT LHOTA	ČKAIT 0500711	
MÍSTO STAVBY : Č.P. 600, ST.P.Č. 1 / 1, K.Ú. SMRŽOVKA, S.Ú. SMRŽOVKA				
INVESTOR : MĚSTO SMRŽOVKA, NÁM. T.G. MASARYKA Č.P. 600, SMRŽOVKA, PSČ 46851				FORMÁT: 4,5x A4
REALIZACE VÝTAHU A REKONSTRUKCE NAVAŽUJÍCÍCH PROSTOR INTERIÉRU BUDOVY MĚSTSKÉHO ÚŘADU SMRŽOVKA				DATUM: BŘEZEN 2025
				MĚŘÍTKO: 1:50
Ei ELEKTRO - PŘÍZEMÍ / 1. NP SVĚTLNÁ ELEKTROINSTALACE				STUPEŇ PROJEKTU: DŠJ - DODATEK 1
Č. VYHOT.:				Č. VYKR. DOD1-Es-1