


2. PATRO / 3. NADZEMNÍ PODLAŽÍ

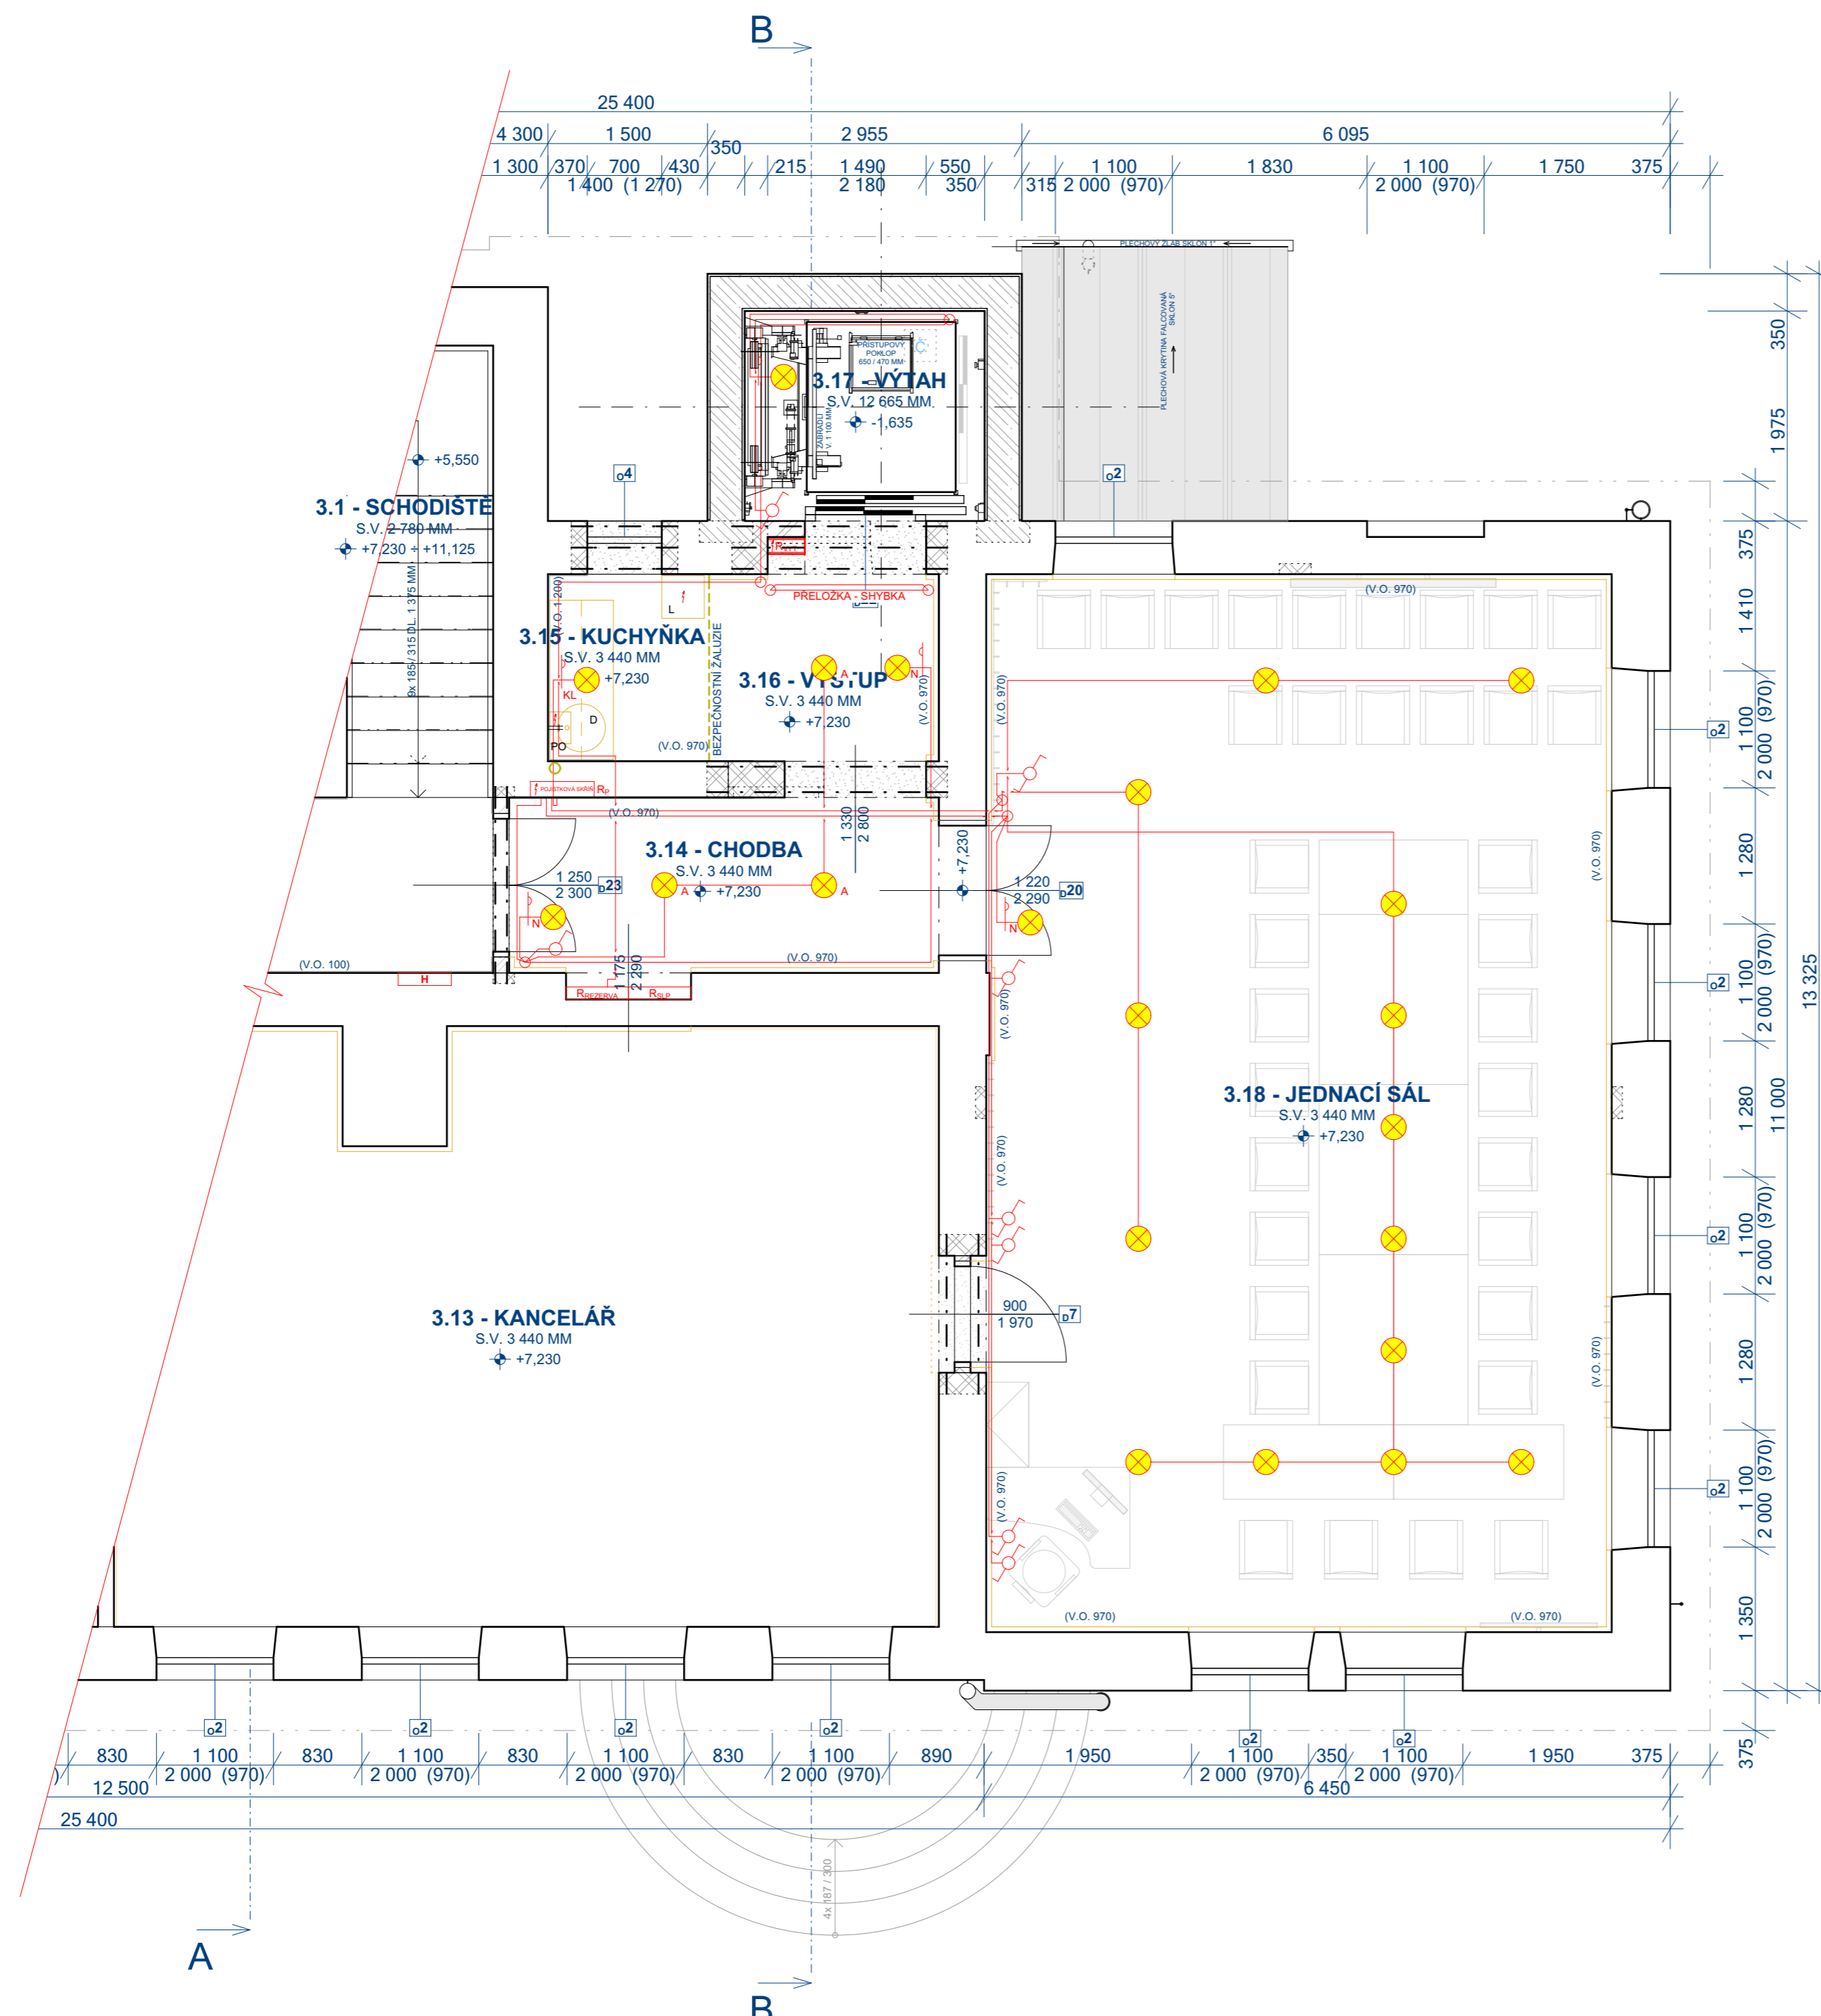


LEGENDA

- SVĚTELNÝ OBVOD, CELOPLASTOVÉ KABELY TYPU CYKY, PŘEVODENÍ POD OMÍTKOU, VE STROPECH VE FLEXI CHRÁNICÍCH
- SPINAČ JEDNOPÓLOVÝ ZAPUŠTĚNÝ, POD OMÍTKU, ŘAZ. 1, 10A, 250V, IP20, NAPŘ. ABB LEVIT
- SPINAČ STRÍDAVÝ ZAPUŠTĚNÝ, POD OMÍTKU, ŘAZ. 6, 10A, 250V, IP20, NAPŘ. ABB LEVIT
- KRABICE ODBOČNÁ, POD OMÍTKU, ø 97 MM
- ROZVADĚČ S JIŠTĚNÍM PRO VÝCHODNÍ ČÁST OBJEKTU 2. PATRO / 3. NP
- ROZVADĚČ SLABOPROUDÝCH ZAŘÍZENÍ S JIŠTĚNÍM PRO VÝCHODNÍ ČÁST OBJEKTU 2. PATRO / 3. NP
- ROZVADĚČ VÝTAHU S NÁPOJENÍM OD ROZVADĚČE R₀, PRO NAPÁJECÍ ROZVODY VÝTAHOVÉ ŠACHTY
- STROPNÍ SVÍTLIDLO LED ZÁVĚSNÉ, 230 V, 50 W, 4 200 lm, IP20, NAPŘ. LEDVANCE SUN@HOME CHYTRÉ ZÁVĚSNÉ WIFI SVÍTLIDLO WORKSPACE, ROZMĚR 1 206 x 75 x 62 MM
- STROPNÍ SVÍTLIDLO LED S POHYBOVÝM ČIDLEM, 230 V, 38 W, 4 100 lm, IP20, NAPŘ. BRILONER LED PIATTO, SENZOR, ROZMĚR 595 x 595 x 49 MM
- PODLINKOVÉ SVÍTLIDLO LED, 230 V, 18 W, 980 lm, 3 000 K, IP20, NAPŘ. LEDVANCE CABINET SLIM, ROZMĚR 500 x 38 x 8 MM
- NÁSTĚNNÉ SVÍTLIDLO NOUZOVÉ LED, 230 V, MAX. 3 W, 30 lm, 5 000 K, IP20 / 60 Hz, NAPŘ. LED NOUZOVÉ OSVĚTLENÍ CESSI 3 W, 3 h, ROZMĚR 315 x 223 x 45 MM

OSTATNÍ

- NAPĚTOVÁ SOUSTAVA : 3+N+PE, 50 Hz, 400 V / TN-S
- OVLÁDACÍ NAPĚTÍ : 1 + N + PE, 50 Hz, 230 V AC
- OCHRANA PROTI NEBEZPEČNÉMU DOTYKU : SAMOČINNÝM ODPOJENÍM OD ZDROJE PODLE ČSN 33 2000, ed. 2 PROUDOVÝMI CHRÁNICI

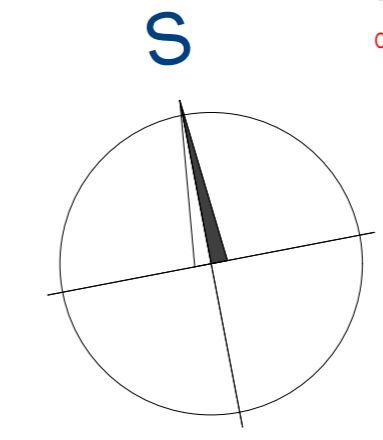

ZODP. PROJEKTANT	VYPRACOVAL	KRESLIL	KONTROLOVAL	LHOTA - Stavební, 468 25 Zásada 311 IČ: 120 45 357 e-mail: lhota-stavatelstvi@volny.cz Tel: +420 602 345 437; +420 606 659 043
ING. VÍT LHOTA	ING. VÍT LHOTA	ING. VÍT LHOTA	ČKAIT 0500711	
MÍSTO STAVBY: Č.P. 600, ST.P.Č. 1 / 1, K.Ú. SMRŽOVKA, S.Ú. SMRŽOVKA				
INVESTOR: MĚSTO SMRŽOVKA, NÁM. T.G. MASARYKA Č.P. 600, SMRŽOVKA, PSČ 68851				FORMÁT: 4,5x A4
REALIZACE VÝTAHU A REKONSTRUKCE NAVAZUJÍCÍCH PROSTOR INTERIÉRU BUDOVY MĚSTSKÉHO ÚŘADU SMRŽOVKA				DATUM: BŘEZEN 2025
				MĚŘÍTKO: 1:50
EI ELEKTRO - 2. PATRO / 3. NP SVĚTLNÁ ELEKTROINSTALACE				STUPEŇ PROJEKTU: DSJ - DODATEK 1
				Č. VÝKR. Č. VÝKR. DOD1-Es-3