


# PODKROVÍ / 4. NADZEMNÍ PODLAŽÍ

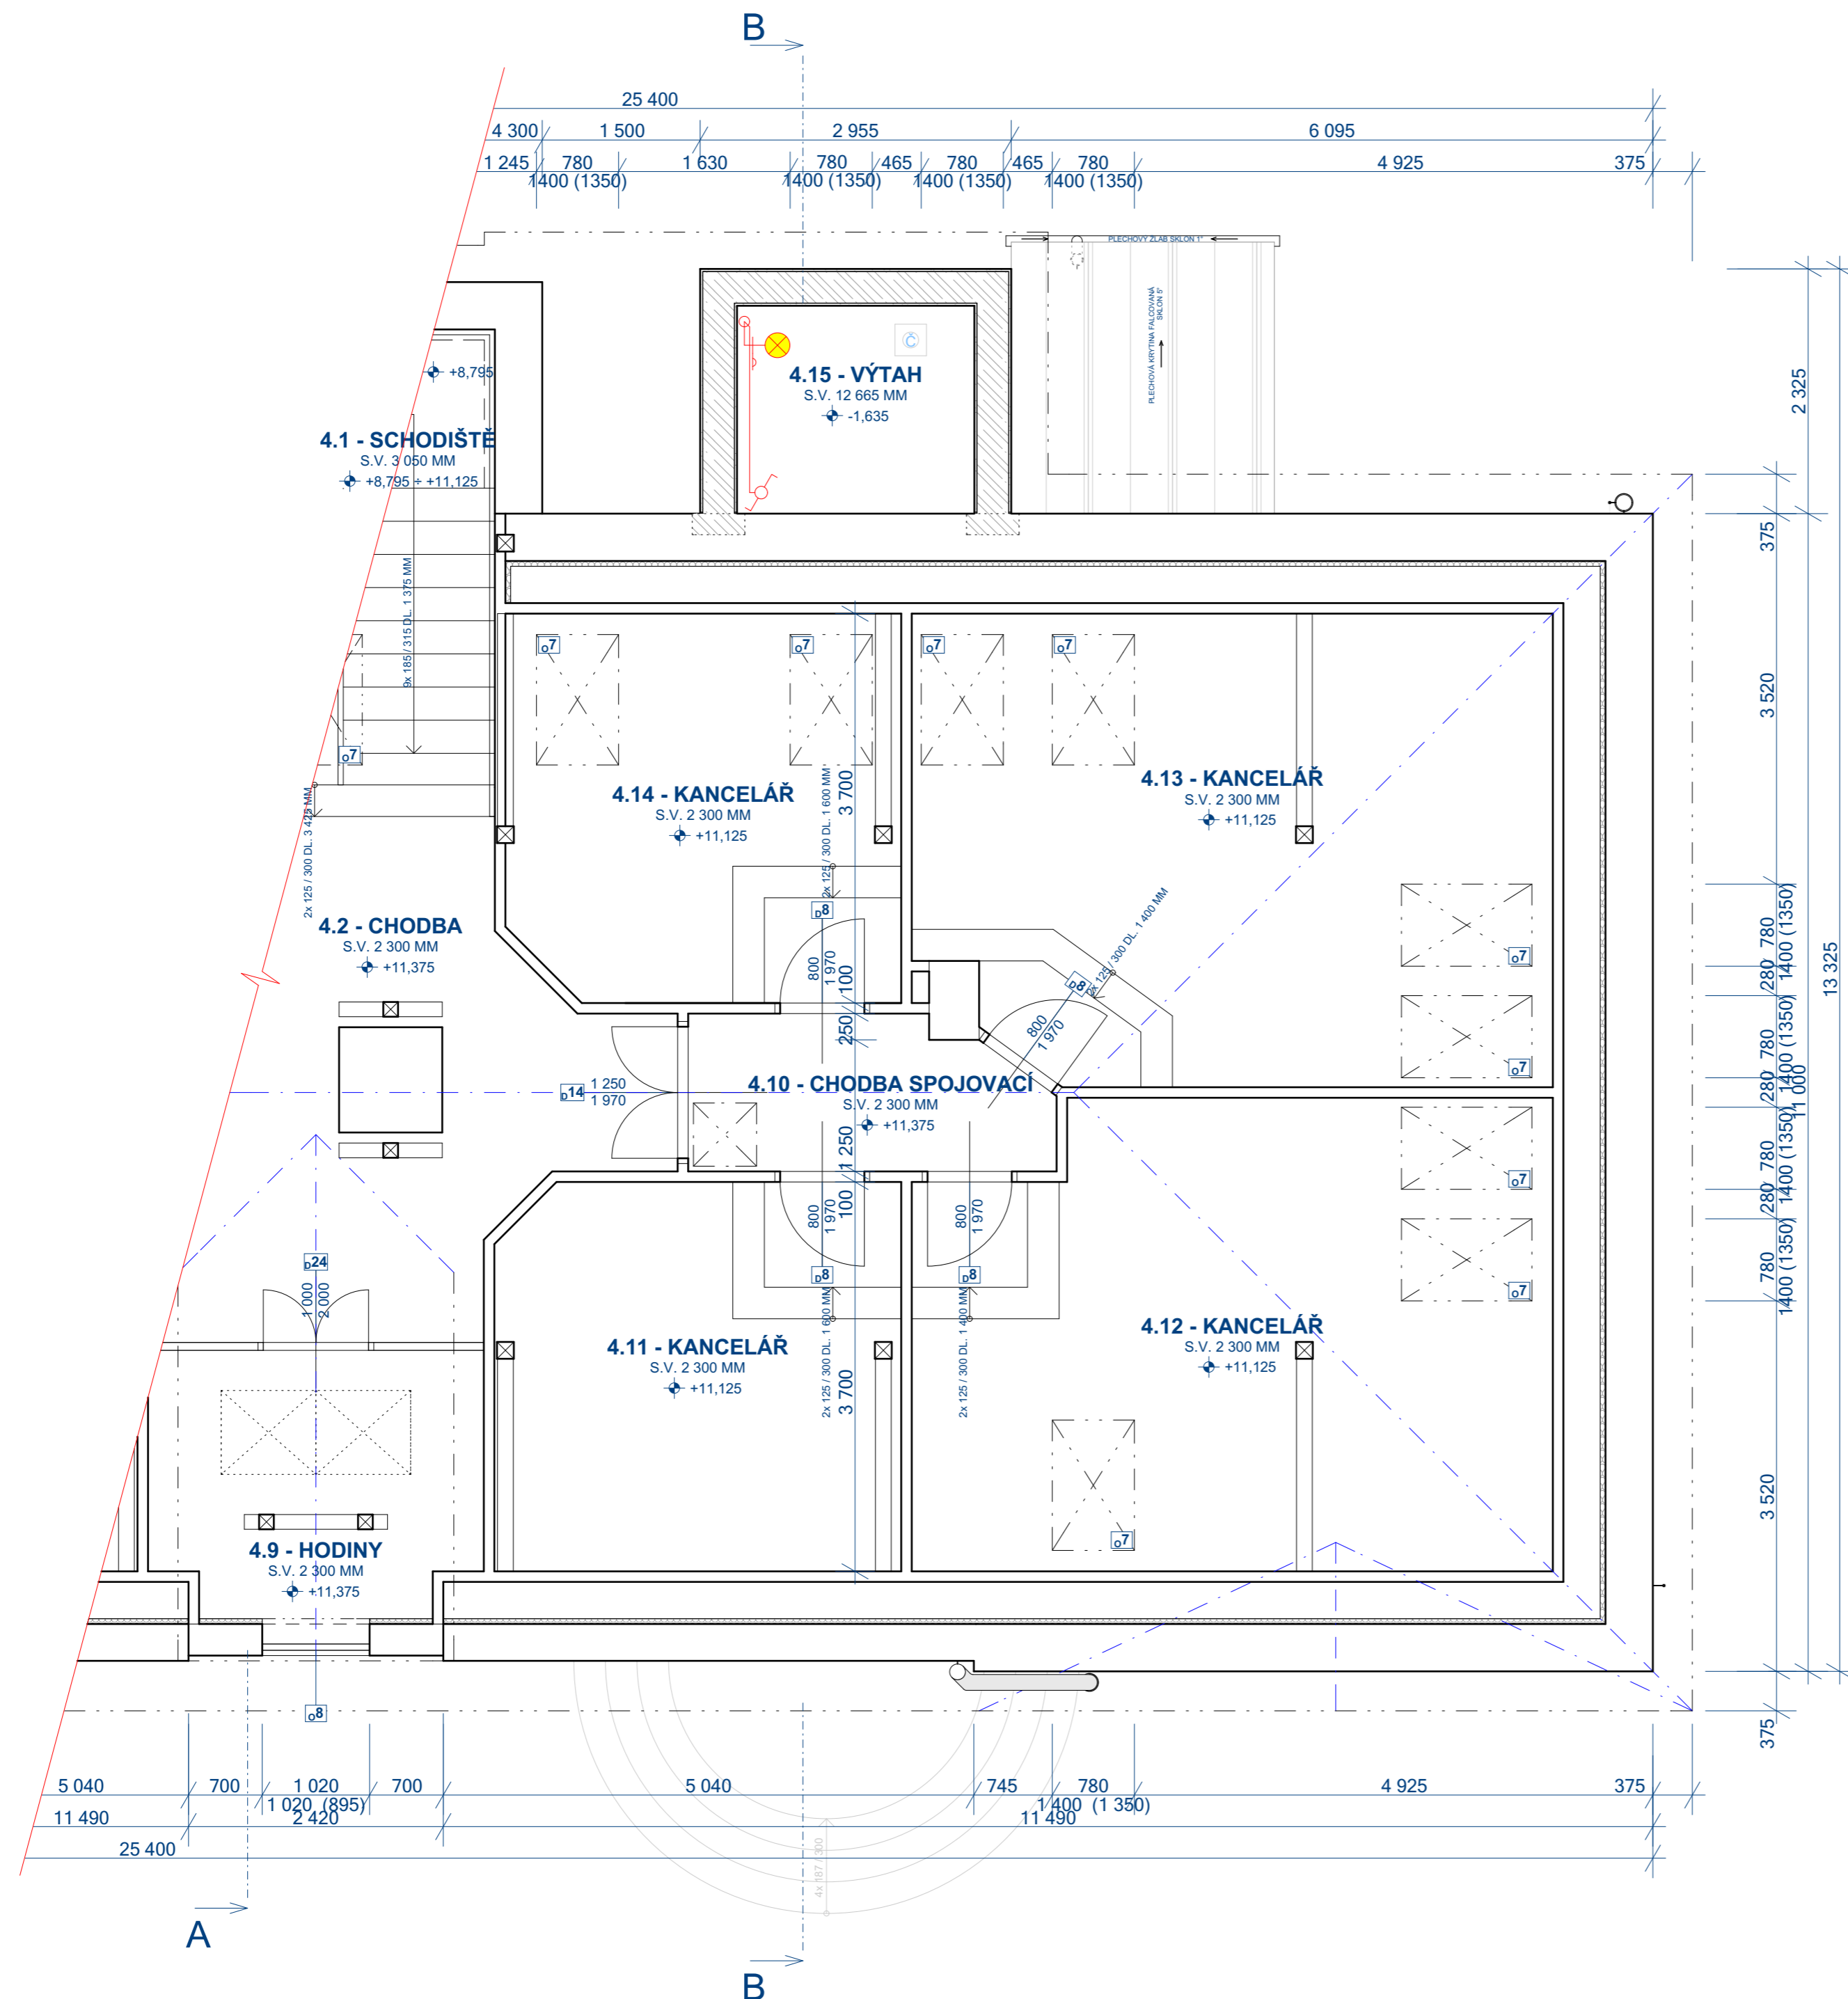


## LEGENDA

- SVĚTELNÝ OBVOD, CELOPLASTOVÉ KABELY TYPY CYKY, PROVEDENÍ POD OMÍTKOU, VE STROPECH VE FLEXI CHRÁNICÍCH
- SPÍNAČ STŘÍDAVÝ ZAPUŠTĚNÝ, POD OMÍTKOU, ŘAZ. 6, 10A, 250V, IP20, NAPŘ. ABB LEVIT
- KRABICE ODBOČNÁ, POD OMÍTKOU, ø 97 MM
- NÁSTĚNNÉ SVÍTIDLO REFLEKTOR LED, 230 V, 150 W, 16 500 lm, 4 000 K, IP65, 50 / 60 Hz, NAPŘ. EMOS LED REFLEKTOR INOVO 150 W, ROZMĚR 335 x 270 x 43 MM

## OSTATNÍ

- NAPĚTOVÁ SOUSTAVA : 3+N+PE, 50 Hz, 400 V / TN-S
- OVLÁDACÍ NAPĚTÍ : 1 + N + PE, 50 Hz, 230 V AC
- OCHRANA PROTI NEBEZPEČNÉMU DOTYKU : SAMOČINNÝM ODPOJENÍM OD ZDROJE PODLE ČSN 33 2000, ed. 2 PROUDOVÝMI CHRÁNICÍ

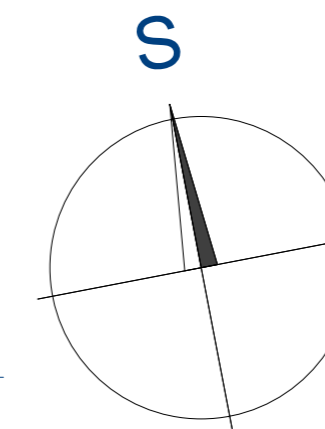

ZODP. PROJEKTANT	VYPRACOVAL	KRESLIL	KONTROLOVAL	LHOTA - Stavební, 468 25 Zásada 311 IČ: 120 45 357 e-mail: lhota-stavatelstvi@volny.cz Tel: +420 602 345 437; +420 606 659 043
ING. VÍT LHOTA	ING. VÍT LHOTA	ING. VÍT LHOTA	ČKAIT 0500711	
MÍSTO STAVBY : Č.P. 600, ST.P.Č. 1 / 1, K.Ú. SMRŽOVKA, S.Ú. SMRŽOVKA				FORMÁT: 4.5x A4
INVESTOR : MĚSTO SMRŽOVKA, NÁM. T.G. MASARYKA Č.P. 600, SMRŽOVKA, PSČ 46851				DATUM: BŘEZEN 2025
REALIZACE VÝTAHU A REKONSTRUKCE NAVAZUJÍCÍCH PROSTOR INTERIÉRU BUDOVY MĚSTSKÉHO ÚŘADU SMRŽOVKA				MĚŘÍTKO: 1:50
				STUPEŇ PROJEKTU: DSJ - DODATEK 1
Ei ELEKTRO - PODKROVÍ / 4. NP SVĚTLNÁ ELEKTROINSTALACE				Č. VÝKR. DOD1-Es-4