


PŘÍZEMÍ / 1. NADZEMNÍ PODLAŽÍ

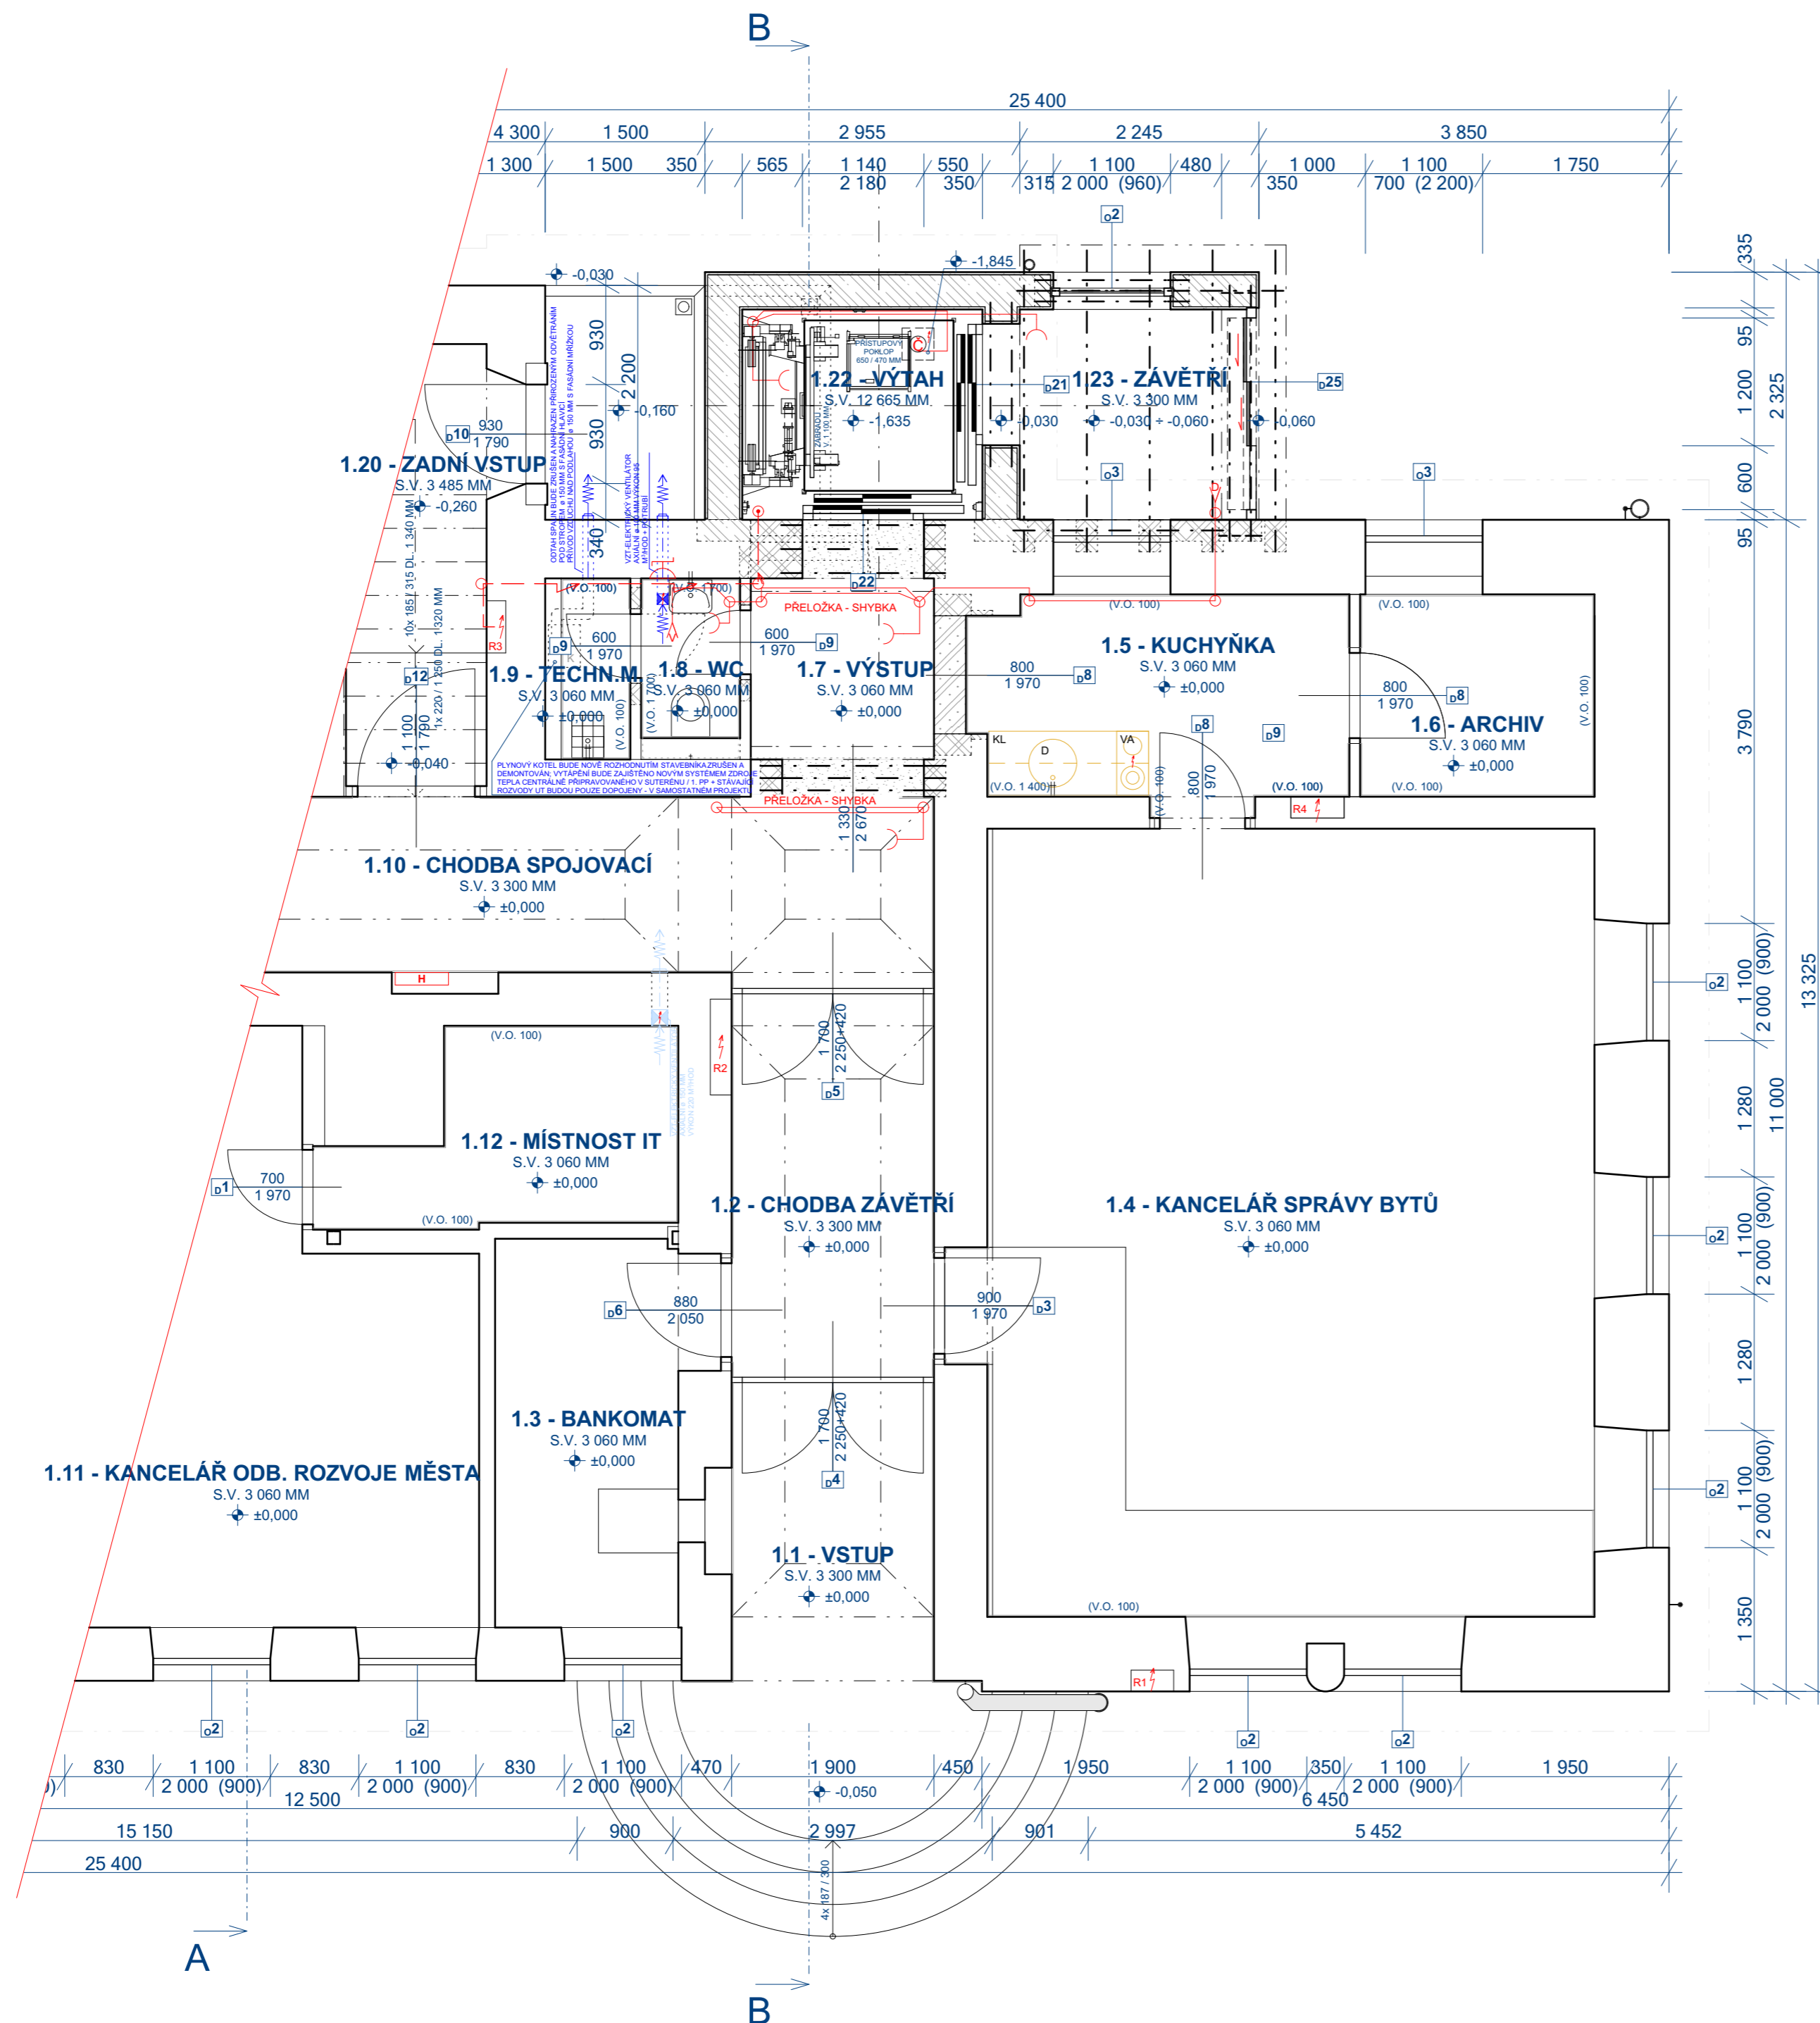


LEGENDA

- PRÍVODNÍ KABEL CELOPLASTOVÝ TYPY CYKY, PROVEDENÍ POD OMÍTKOU, VE STĚNÁCH I STROPECH FLEXI CHRÁŇIČKY
- ZÁSUVKOVÝ OBVOD, CELOPLASTOVÉ KABELY TYPY CYKY, PROVEDENÍ POD OMÍTKOU, VE STĚNÁCH I STROPECH FLEXI CHRÁŇIČKY
- KRABICE ODBOČNÁ, POD OMÍTKOU, ø 68 / 97 MM
- ZÁSUVKA POD OMÍTKOU, 250 V, 16 A, IP20, NAPŘ. ABB LEVIT
- VÝVOD A NAPOJENÍ PRO ELEKTROMOTOR AUTOMATICKÝCH DVEŘÍ
- VÝVOD A NAPOJENÍ PRO ELEKTROMOTOR VENTILÁTORU
- VENTILÁTOR STĚNOVÝ SE ZPĚTNOU KLAPKOU, ø 100 MM, 230 V, NAPŘ. DALAP 100 LVZ
- PONORNÉ ČERPADLO UMÍSTĚNÉ VE SNIŽENÉ ODČERPÁVACÍ ŠACHTĚ VÝTAHOVÉ ŠACHTY, SE ZPĚTNOU KLAPKOU NAPOJENÉ NA TLAKOVÉ KANALIZAČNÍ POTRUBÍ PE-HD PE 50 VYÚSTĚNÉ DO DEŠŤOVÉ KANALIZACE V ŠACHTĚ ST, NAPŘ. GRUNDFOS UNILIFT KP 150

OSTATNÍ

- NAPĚŤOVÁ SOUSTAVA : 3+N+PE, 50 Hz, 400 V / TN-S
- OVĚŘOVACÍ NAPĚŤ : 1+N+PE, 50 Hz, 230 V AC
- OCHRANA PROTI NEBEZPEČNÉMU DOTYKU : SAMOČINNÝM ODPOJENÍM OD ZDROJE PODLE ČSN 33 2000, ed. 2 PROUDOVÝMI CHRÁŇIČKY

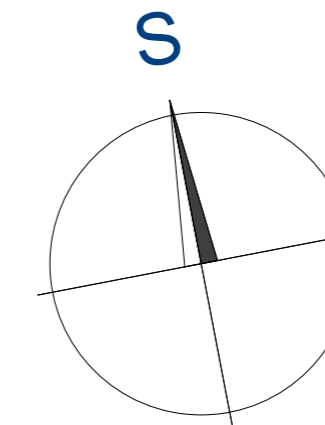

ZODP. PROJEKTANT	VYPRACOVAL	KRESLIL	KONTROLOVAL	LHOTA - Staviteřství, 468 25 Zásada 311 IČ: 120 45 357 e-mail: lhota-staviteřství@volny.cz Tel: +420 602 345 437; +420 606 659 043
ING. VÍT LHOTA	ING. VÍT LHOTA	ING. VÍT LHOTA	ČKAIT 0500711	
MÍSTO STAVBY : Č.P. 600, ST.P.Č. 1 / 1, K.Ú. SMRŽOVKA, S.Ú. SMRŽOVKA				
INVESTOR : MĚSTO SMRŽOVKA, NÁM. T.G. MASARYKA Č.P. 600, SMRŽOVKA, PSČ 68851				FORMÁT : 4,5x A4
REALIZACE VÝTAHU A REKONSTRUKCE NAVAŽUJÍCÍCH PROSTOR INTERIÉRU BUDOVY MĚSTSKÉHO ÚŘADU SMRŽOVKA				DATUM : BŘEZEN 2025
				MĚŘÍTKO : 1:50
Ei ELEKTRO - PŘÍZEMÍ / 1. NP ZÁSUVKOVÁ ELEKTROINSTALACE				STUPEŇ PROJEKTU : DSJ - DODATEK 1
Č. VYHOT. :				Č. VÝKR. : DOD1-Ez-1