


1. PATRO / 2. NADZEMNÍ PODLAŽÍ

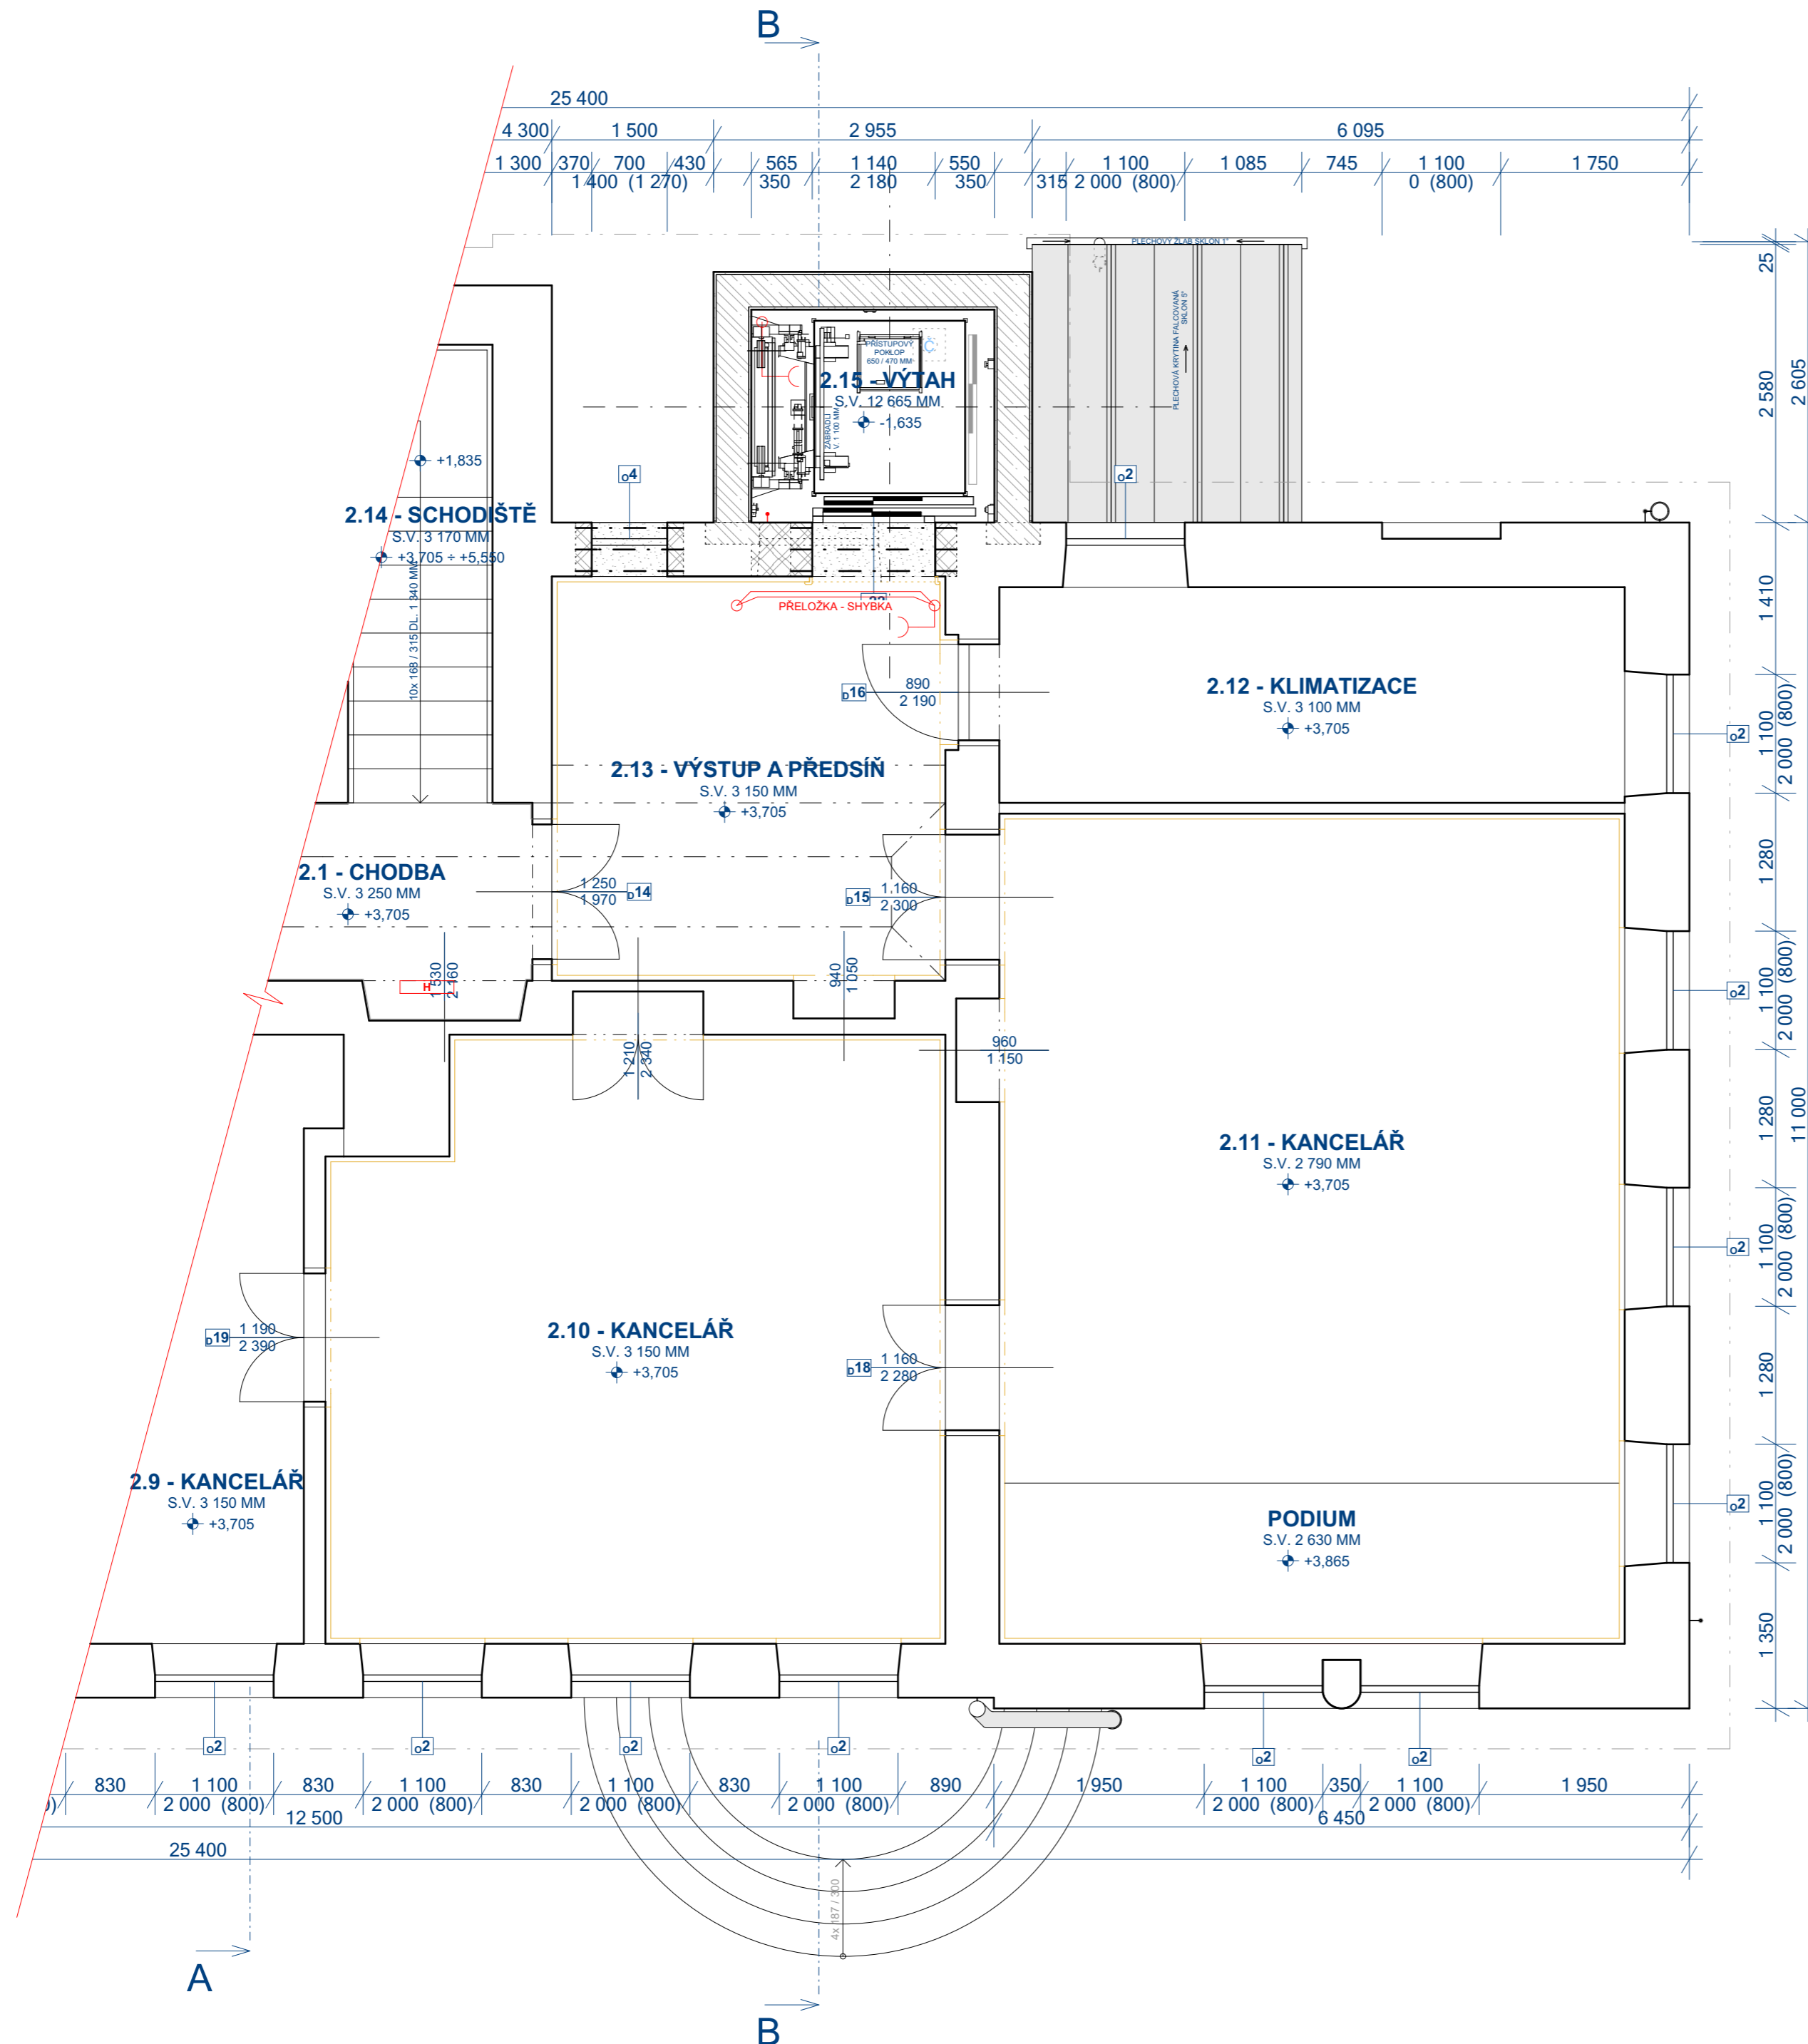


LEGENDA

- PŘÍVODNÍ KABEL CELOPLASTOVÝ TYPY CYKY, PROVEDENÍ POD OMÍTKOU, VE STĚNÁCH I STROPECH FLEXI CHRÁŇÍČKY
- ZÁSUVKOVÝ OBVOD, CELOPLASTOVÉ KABELY TYPY CYKY, PROVEDENÍ POD OMÍTKOU, VE STROPECH FLEXI CHRÁŇÍČKY
- KRABICE ODBOČNÁ, POD OMÍTKU, ø 68 / 97 MM
- ZÁSUVKA POD OMÍTKU, 250 V, 16 A, IP20, NAPŘ. ABB LEVIT
- VENTILÁTOR STĚNOVÝ SE ZPĚTNOU KLAPKOU, ø 100 MM, 230 V, NAPŘ. DALAP 100 LVZ
- PONORNÉ ČERPADLO UMÍSTĚNÉ VE SNIŽENÉ ODČERPÁVACÍ ŠACHTĚ VÝTAHOVÉ ŠACHTY, SE ZPĚTNOU KLAPKOU NAPJOJENÉ NA TLAKOVÉ KANALIZAČNÍ POTRUBÍ PE-HD PE 50 VYUŠTĚNÉ DO DEŠŤOVÉ KANALIZACE V ŠACHTĚ ST3, NAPŘ. GRUNDFOS UNILIFT KP 150

OSTATNÍ

- NAPĚTOVÁ SOUSTAVA : 3+N+PE, 50 Hz, 400 V / TN-S
- OVLÁDACÍ NAPĚTÍ : 1 + N + PE, 50 Hz, 230 V AC
- OCHRANA PROTI NEBEZPEČNĚMU DOTYKU : SAMOČINNÝM ODPOJENÍM OD ZDROJE PODLE ČSN 33 2000, ed. 2 PROUDOVÝMI CHRÁŇÍČKY

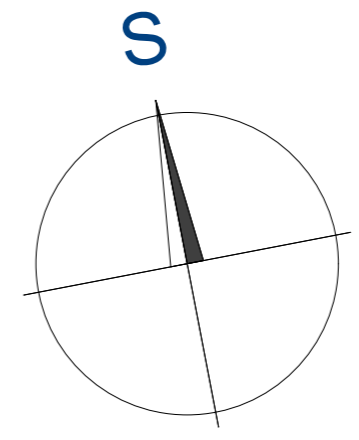

ZODP. PROJEKTANT	VYPRACOVAL	KRESLIL	KONTROLOVAL	LHOTA - Stavitelství, 468 25 Zásada 311 IČ: 120 45 357 e-mail: lhota-stavitelstvi@volny.cz Tel: +420 602 345 437; +420 606 659 043
ING. VÍT LHOTA	ING. VÍT LHOTA	ING. VÍT LHOTA	ČKAIT 0500711	
MÍSTO STAVBY : Č.P. 600, ST.P.Č. 1 / 1, K.Ú. SMRŽOVKA, S.Ú. SMRŽOVKA				
INVESTOR : MĚSTO SMRŽOVKA, NÁM. T.G. MASÁRYKA Č.P. 600, SMRŽOVKA, PSČ 46851				FORMÁT: 4,5x A4
REALIZACE VÝTAHU A REKONSTRUKCE NÁVAZUJÍCÍCH PROSTOR INTERIÉRU BUDOVY MĚSTSKÉHO ÚŘADU SMRŽOVKA				DATUM: BŘEZEN 2025
				MĚŘÍTKO: 1:50
Ei ELEKTRO - 1. PATRO / 2. NP ZÁSUVKOVÁ ELEKTROINSTALACE				STUPEŇ PROJEKTU: DSJ - DODATEK 1
				Č. VÝHOT. Č. VÝKR. DOD1-Ez-2