


PODKROVÍ / 4. NADZEMNÍ PODLAŽÍ

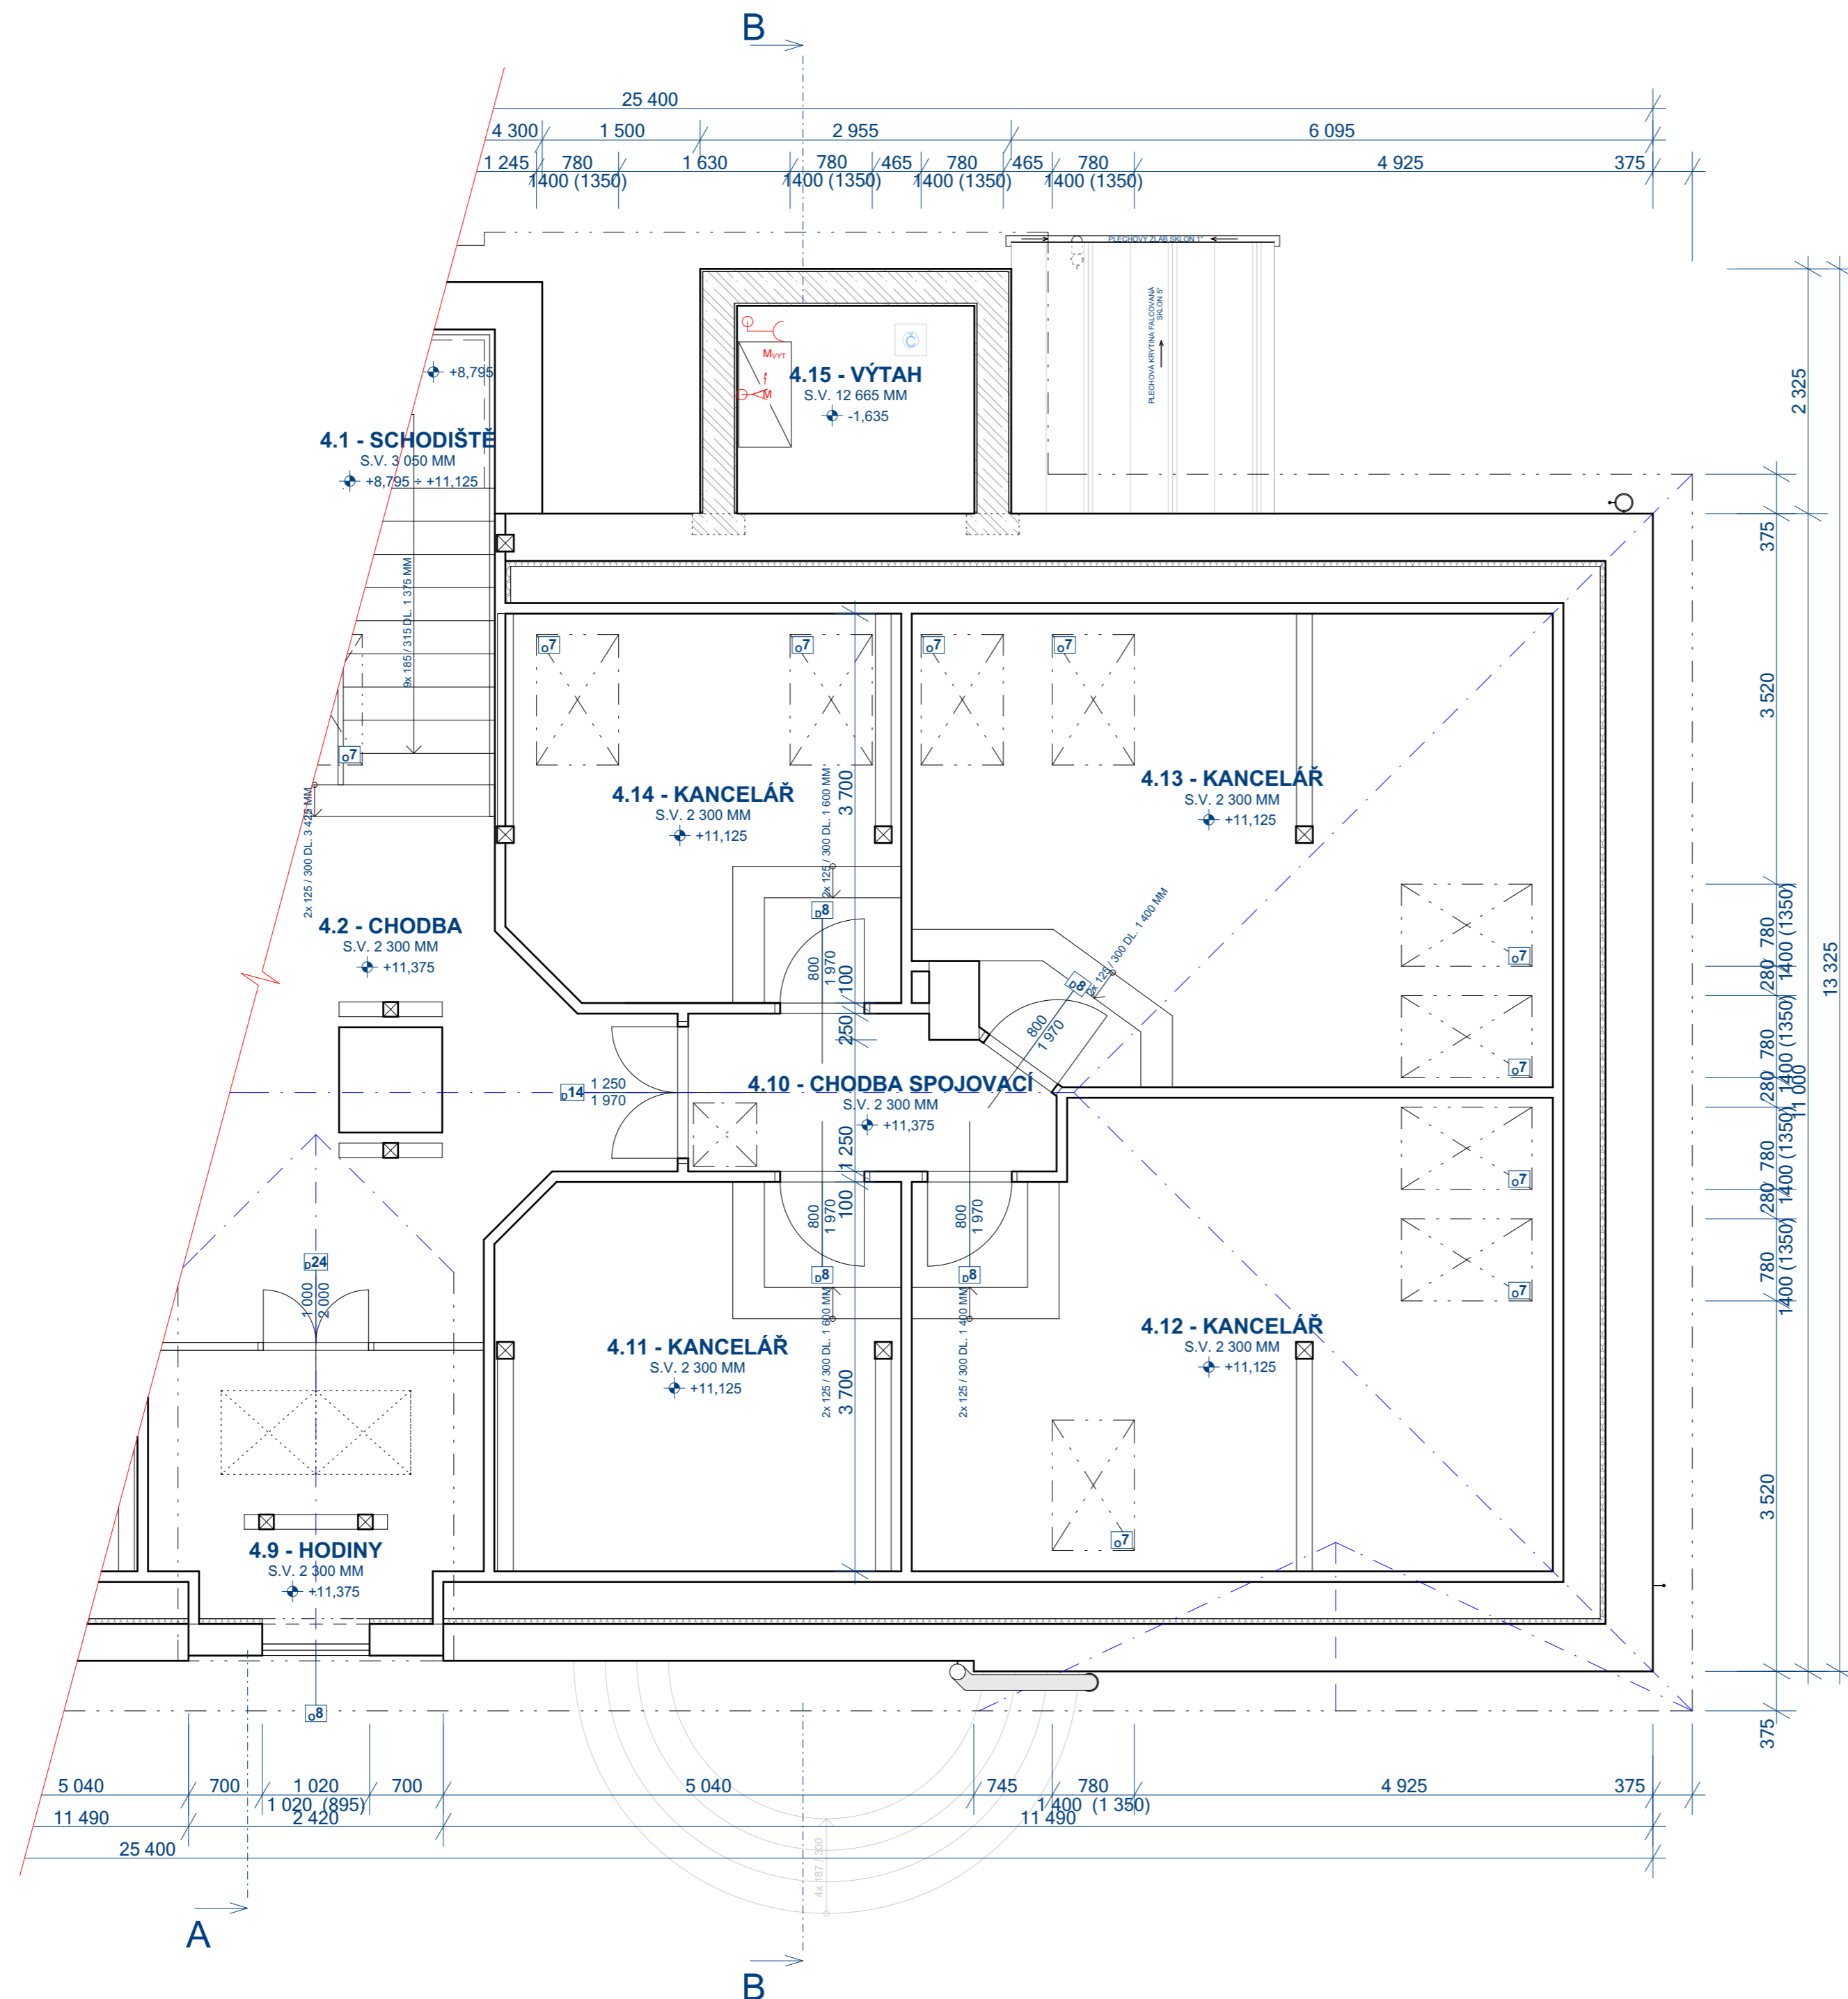


LEGENDA

- ZÁSUVKOVÝ OBVOD, CELOPLASTOVÉ KABELY TYPY CYKY, PROVEDENÍ POD OMÍTKOU, VE STROPECH FLEXI CHRÁNIČKY
- VÝVOD A NAPOJENÍ PRO ELEKTROMOTOR VÝTAHU
- KRABICE ODOBOČNÁ, POD OMÍTKOU, ø 68 / 97 MM
- ZÁSUVKA POD OMÍTKOU, 250 V, 16 A, IP20, NAPŘ. ABB LEVIT
- ELEKTROMOTOR VÝTAHU, SPECIFIKACE A PŘESNÉ UMÍSTĚNÍ JE UVEDENO V SAMOSTATNÉ ČÁSTI VÝTAHU
VYROBNÍ PROJEKTOVÉ DOKUMENTACI, STEJNĚ JAKO CELÁ TECHNOLOGICKÁ ČÁST VÝTAHU

OSTATNÍ

- NAPĚTOVÁ SOUSTAVA : 3+N+PE, 50 Hz, 400 V / TN-S
- OVLÁDACÍ NAPĚTÍ : 1+N+PE, 50 Hz, 230 V AC
- OCHRANA PROTI NEBEZPEČNÉMU DOTYKU : SAMOČINNÝM ODPOJENÍM OD ZDROJE PODLE ČSN 33 2000, ed. 2
PROUDOVÝMI CHRÁNIČI

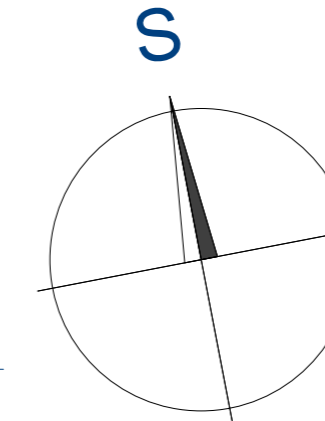

ZODP. PROJEKTANT	VYPRACOVAL	KRESLIL	KONTROLOVAL	LHOTA - Stavelectví, 468 25 Zásada 311 IČ: 120 45 357 e-mail: lhota-stavelectvi@volny.cz Tel: +420 602 345 437; +420 606 659 043
ING. VÍT LHOTA	ING. VÍT LHOTA	ING. VÍT LHOTA	ČKAIT 0500711	
MÍSTO STAVBY : Č.P. 600, ST.P.Č. 1 / 1, K.Ú. SMRŽOVKA, S.Ú. SMRŽOVKA				FORMÁT: 4,5x A4
INVESTOR : MĚSTO SMRŽOVKA, NÁM. T.G. MASARYKA Č.P. 600, SMRŽOVKA, PSČ 46851				DATUM: BŘEZEN 2025
REALIZACE VÝTAHU A REKONSTRUKCE NAVAZUJÍCÍCH PROSTOR INTERIÉRU BUDOVY MĚSTSKÉHO ÚŘADU SMRŽOVKA				MĚŘÍTKO: 1:50
				STUPEŇ PROJEKTU: DSJ - DODATEK 1
Ei ELEKTRO - PODKROVÍ / 4. NP ZÁSUVKOVÁ ELEKTROINSTALACE				Č. VÝKR. Č. VÝKR. DOD1-Ez-4