










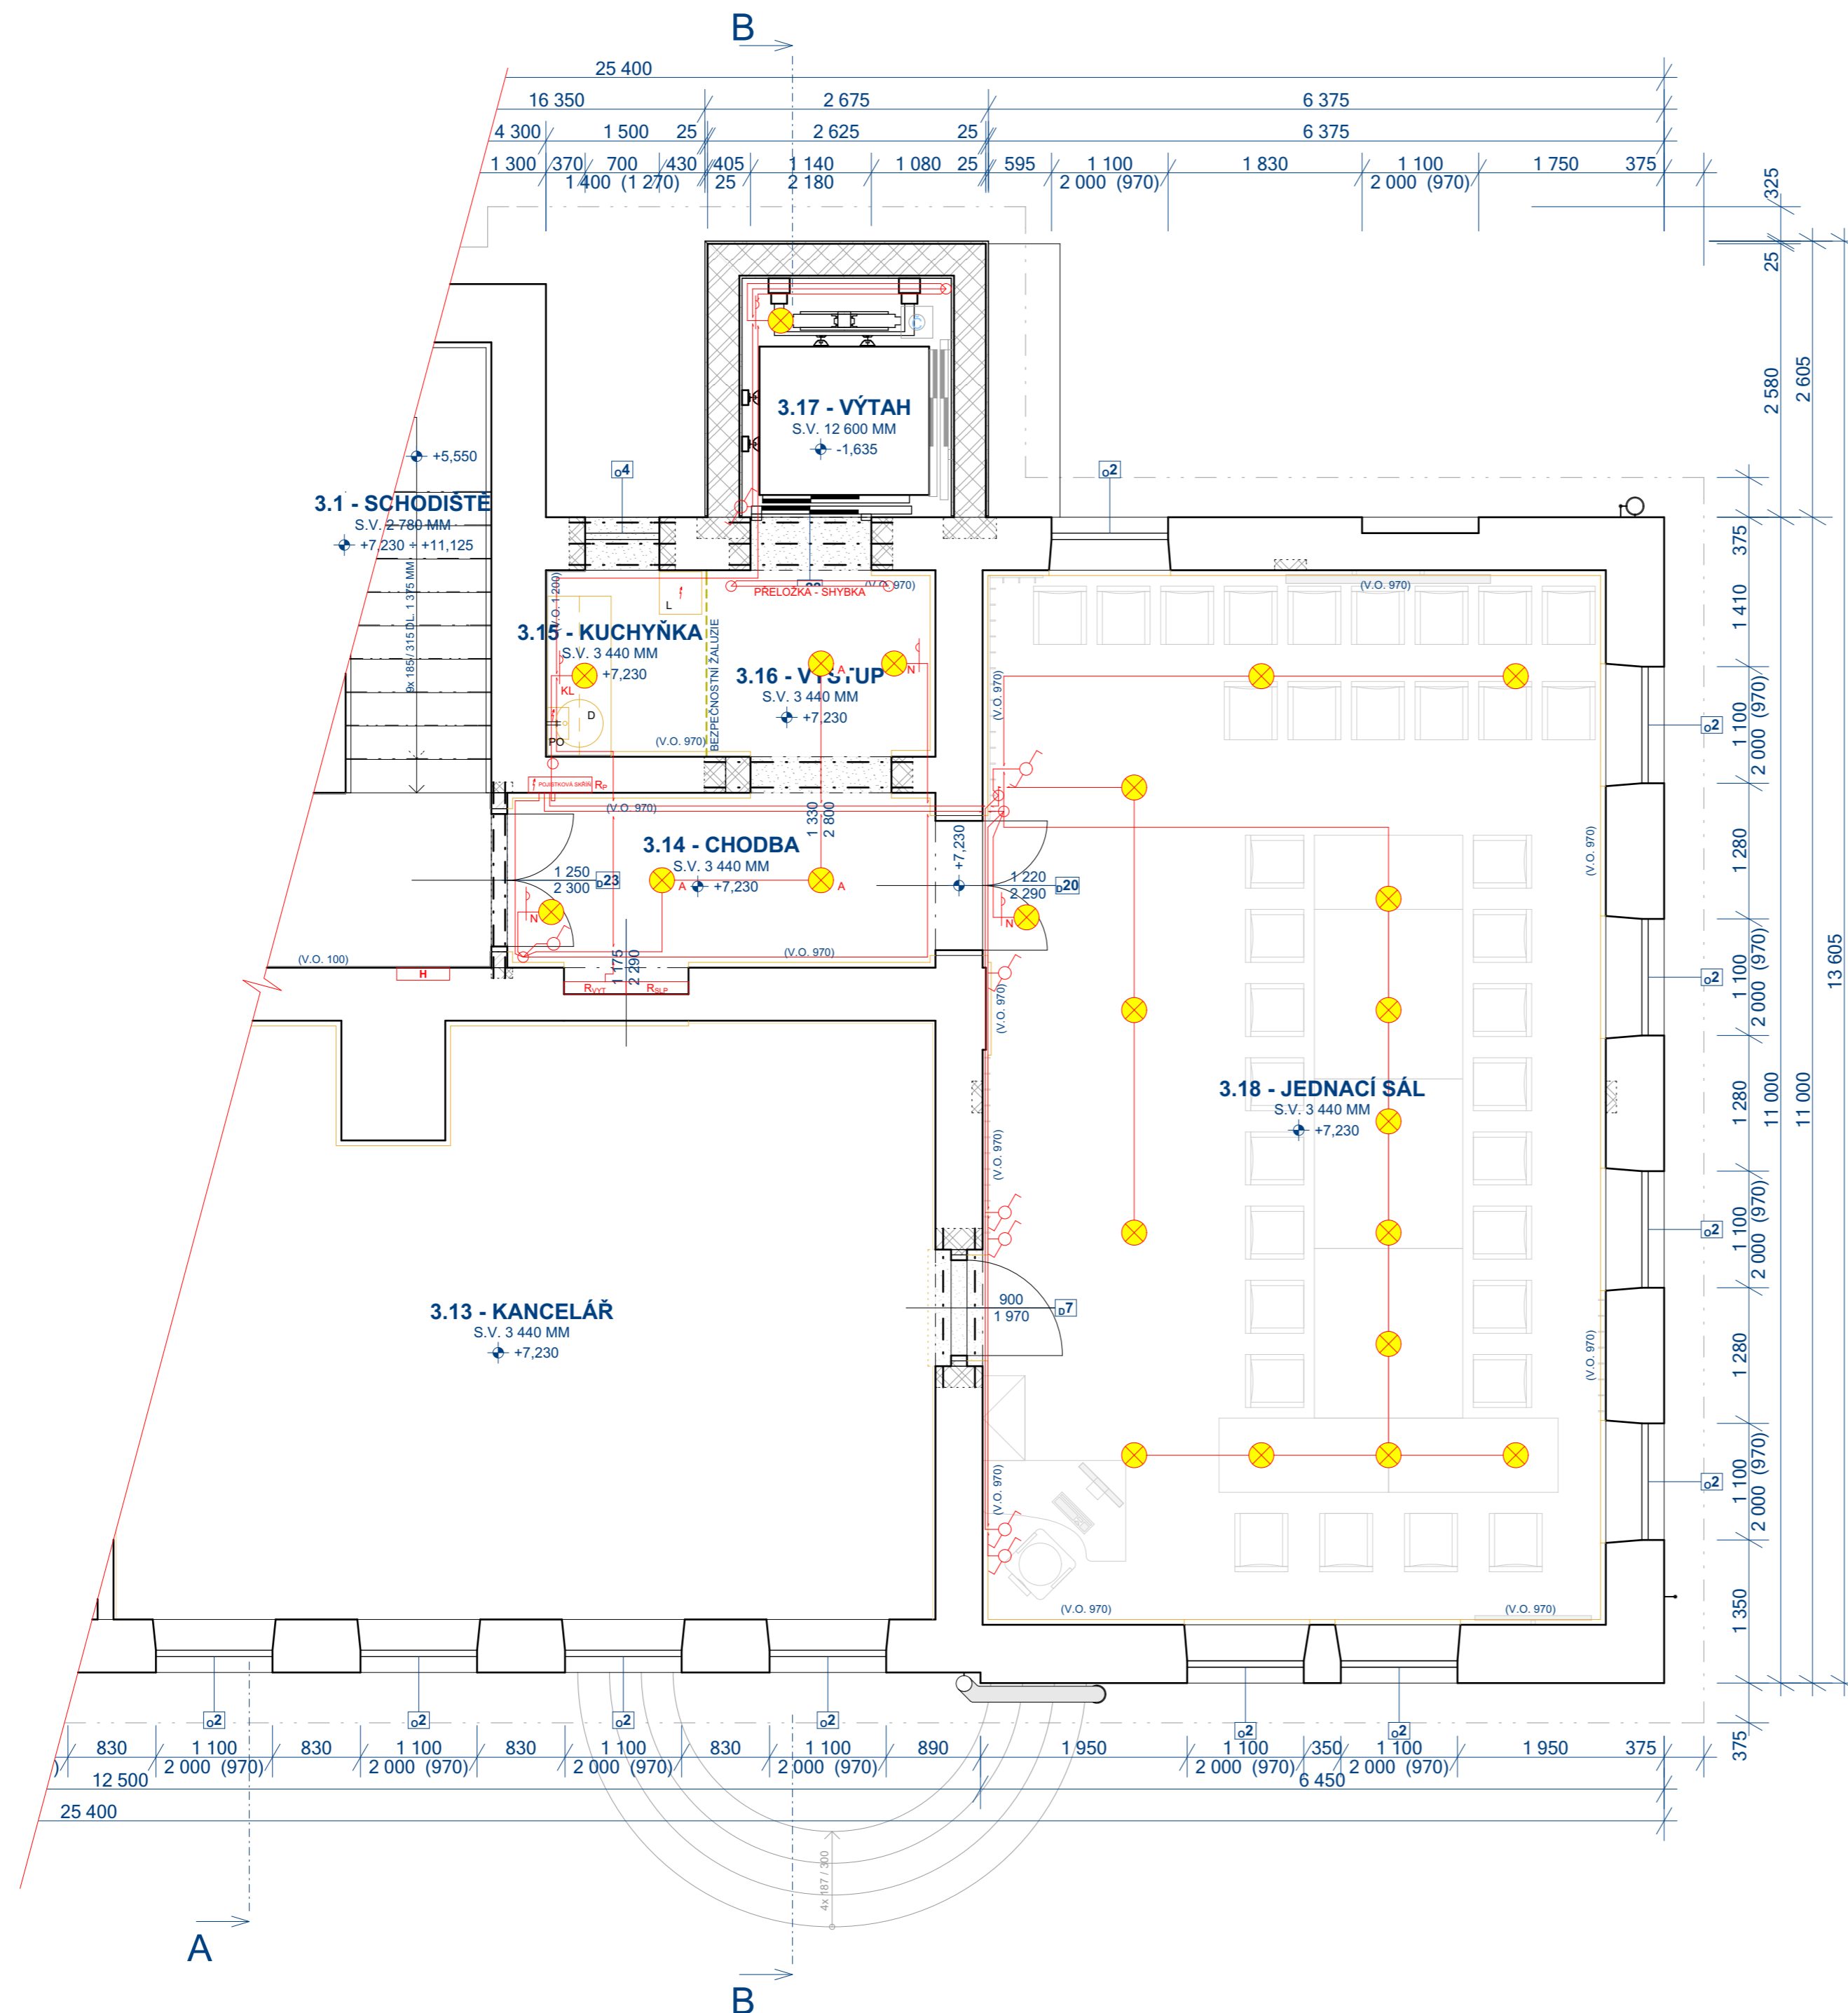


# 2. PATRO / 3. NADZEMNÍ PODLAŽÍ




## LEGENDA

-  SVĚTELNÝ OBVOD, CELOPLASTOVÉ KABELY TYPU CYKY, PŘEVODENÍ POD OMÍTKOU, VE STROPECH VE FLEXI CHRÁNICÍCH
-  SPINAČ JEDNOPÓLOVÝ ZAPUŠTĚNÝ, POD OMÍTKU, ŘAZ. 1, 10A, 250V, IP20, NAPŘ. ABB LEVIT
-  SPINAČ STRÍDAVÝ ZAPUŠTĚNÝ, POD OMÍTKU, ŘAZ. 6, 10A, 250V, IP20, NAPŘ. ABB LEVIT
-  KRABICE ODBOČNÁ, POD OMÍTKU, ø 97 MM
-  ROZVADĚČ S JIŠTĚNÍM PRO VÝCHODNÍ ČÁST OBJEKTU 2. PATRO / 3. NP
-  ROZVADĚČ SLABOPROUDÝCH ZAŘÍZENÍ S JIŠTĚNÍM PRO VÝCHODNÍ ČÁST OBJEKTU 2. PATRO / 3. NP
-  ROZVADĚČ VÝTAHU S NÁPOJENÍM OD ROZVADĚČE R<sub>0</sub>, PRO NAPÁJECÍ ROZVODY VÝTAHOVÉ ŠACHTY
-  STROPNÍ SVĚTLIDLO LED ZÁVĚSNÉ, 230 V, 50 W, 4 200 lm, IP20, NAPŘ. LEDVANCE SUN@HOME CHYTRÉ ZÁVĚSNÉ WIFI SVĚTLIDLO WORKSPACE, ROZMĚR 1 206 x 75 x 62 MM
-  STROPNÍ SVĚTLIDLO LED S POHYBOVÝM ČIDLEM, 230 V, 38 W, 4 100 lm, IP20, NAPŘ. BRILONER LED PIATTO, SENZOR, ROZMĚR 595 x 595 x 49 MM
-  PODLINKOVÉ SVĚTLIDLO LED, 230 V, 18 W, 980 lm, 3 000 K, IP20, NAPŘ. LEDVANCE CABINET SLIM, ROZMĚR 500 x 38 x 8 MM
-  NÁSTĚNNÉ SVĚTLIDLO NOUZOVÉ LED, 230 V, MAX. 3 W, 30 lm, 5 000 K, IP20, 50 / 60 Hz, NAPŘ. LED NOUZOVÉ OSVĚTLENÍ CESSI 3 W, 3 h, ROZMĚR 315 x 223 x 45 MM

## OSTATNÍ

- NAPĚŤOVÁ SOUSTAVA : 3+N+PE, 50 Hz, 400 V / TN-S
- OVLÁDACÍ NAPĚŤÍ : 1 + N + PE, 50 Hz, 230 V AC
- OCHRANA PROTI NEBEZPEČNÉMU DOTYKU : SAMOČINNÝM ODPOJENÍM OD ZDROJE PODLE ČSN 33 2000, ed. 2 PROUDOVÝMI CHRÁNICI

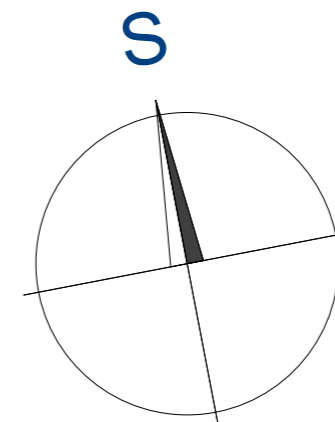

ZODP. PROJEKTANT	VYPRACOVAL	KRESLIL	KONTRLOVAL	LHOTA - Stavební, 468 25 Zásada 311 IČ: 120 45 357 e-mail: lhota-stavatelstvi@volny.cz Tel: +420 602 345 437; +420 606 659 043
ING. VÍT LHOTA	ING. VÍT LHOTA	ING. VÍT LHOTA	BOHUMIL LHOTA	
MÍSTO STAVBY : Č.P. 600, ST.P.Č. 1 / 1, K.Ú. SMRŽOVKA, S.Ú. SMRŽOVKA				
INVESTOR : MĚSTO SMRŽOVKA, NÁM. T.G. MASARYKA Č.P. 600, SMRŽOVKA, PSČ 68851				FORMÁT : 4,5x44
REALIZACE VÝTAHU A REKONSTRUKCE NÁVAZUJÍCÍCH PROSTOR INTERIÉRU BUDOVY MĚSTSKÉHO ÚŘADU SMRŽOVKA				DATUM : ČERVENEC 2023
				MĚŘÍTKO : 1:50
				STUPEŇ PROJEKTU : DSJ
EI ELEKTRO - 2. PATRO / 3. NP SVĚTLNÁ ELEKTROINSTALACE				Č. VÝKR. : Es-3