


1. PATRO / 2. NADZEMNÍ PODLAŽÍ

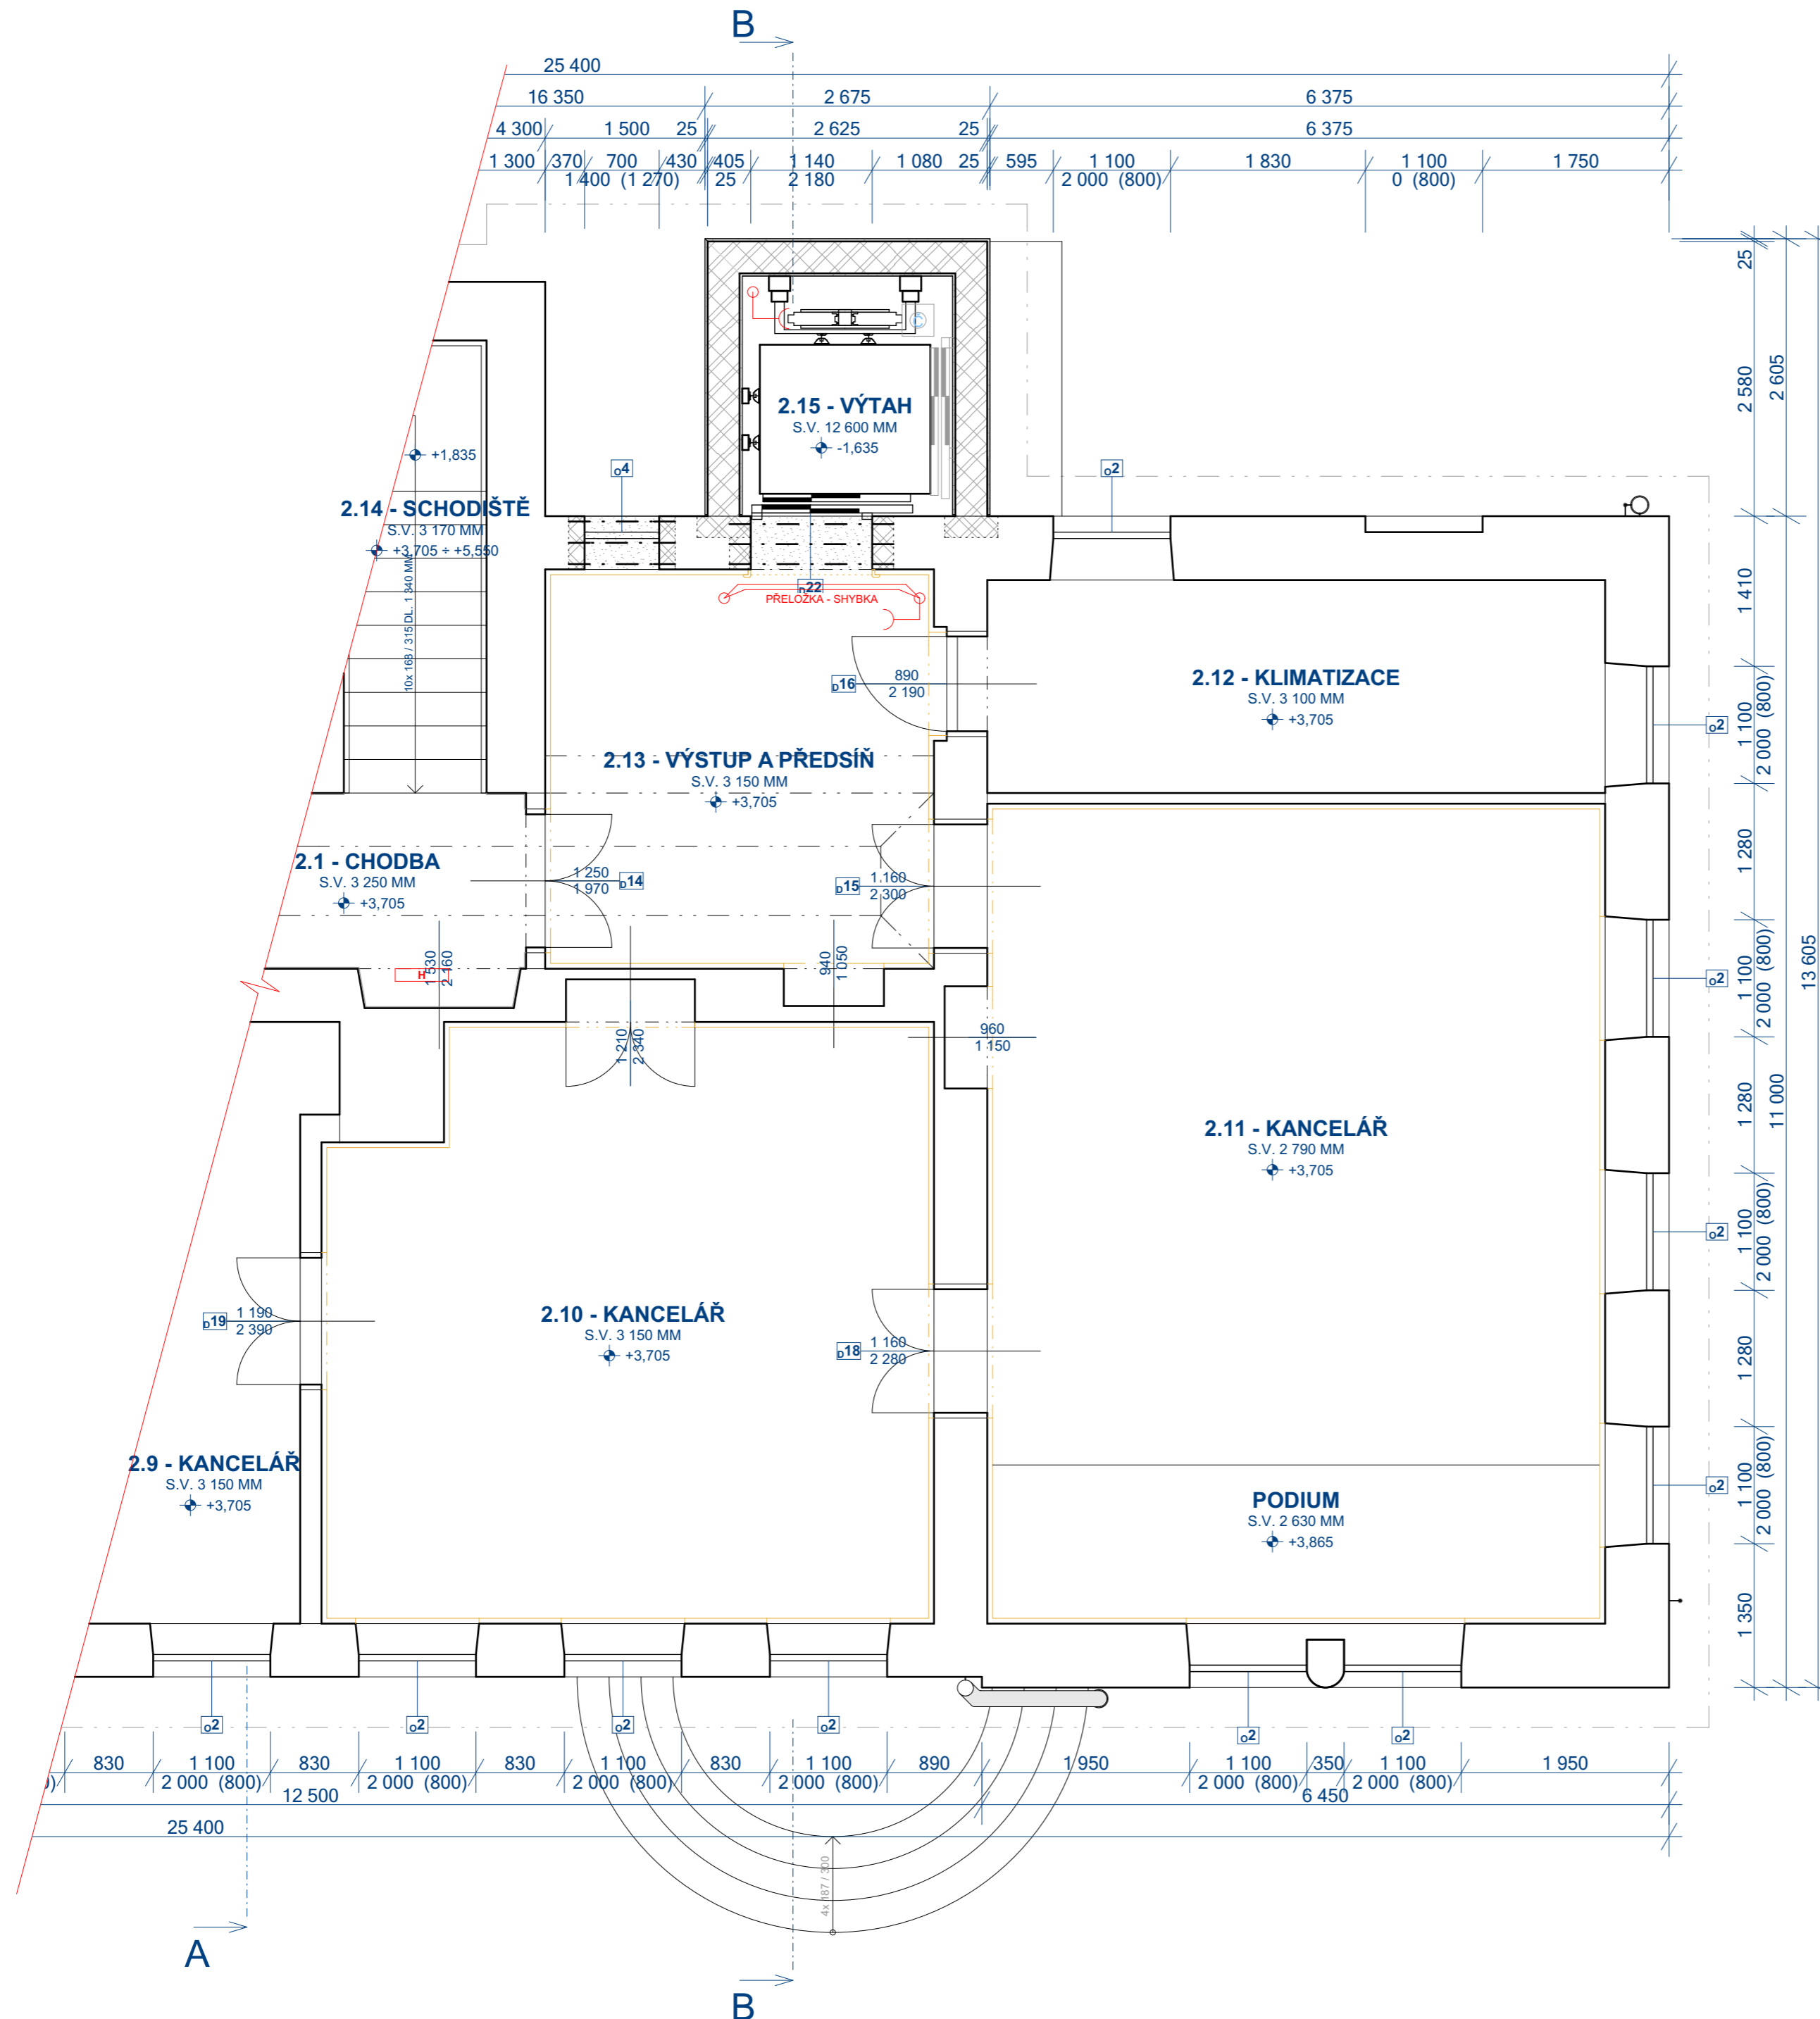


LEGENDA

- ZÁSUVKOVÝ OBVOD, CELOPLASTOVÉ KABELY TYPU CYKY, PROVEDENÍ POD OMÍTKOU, VE STROPECH FLEXI CHRÁNICÍKY
- ⊕ KRABICE ODBOČNÁ, POD OMÍTKOU, ø 68 / 97 MM
- ⌋ ZÁSUVKA POD OMÍTKOU, 250 V, 16 A, IP20, NAPŘ. ABB LEVIT

OSTATNÍ

- NAPĚTOVÁ SOUSTAVA : 3+N+PE, 50 Hz, 400 V / TN-S
- OVĚŘOVACÍ NAPĚTÍ : 1 + N + PE, 50 Hz, 230 V AC
- OCHRANA PROTI NEBEZPEČNÉMU DOTYKU : SAMOČINNÝM ODPOJENÍM OD ZDROJE PODLE ČSN 33 2000, ed. 2 PROUDOVÝMI CHRÁNICÍ

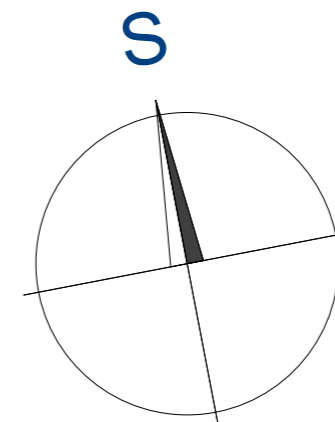

ZODP. PROJEKTANT	VYPRACOVAL	KRESLIL	KONTROLOVAL	LHOTA - Staviteřství, 468 25 Zásada 311 IČ: 120 45 357 e-mail: lhota-staviteřství@volny.cz Tel: +420 602 345 437; +420 606 659 043
ING. VÍT LHOTA	ING. VÍT LHOTA	ING. VÍT LHOTA	BOHUMIL LHOTA	
MÍSTO STAVBY : Č.P. 600, ST.P.Č. 1 / 1, K.Ú. SMRŽOVKA, S.Ú. SMRŽOVKA				FORMÁT: 4,5x4
INVESTOR : MĚSTO SMRŽOVKA, NÁM. T.G. MASARYKA Č.P. 600, SMRŽOVKA, PSČ 46851				DATUM: ČERVENEC 2023
REALIZACE VÝTAHU A REKONSTRUKCE NAVAŽUJÍCÍCH PROSTOR INTERIÉRU BUDOVY MĚSTSKÉHO ÚŘADU SMRŽOVKA				MĚŘÍTKO: 1:50
				STUPEŇ PROJEKTU: DSJ
Ei ELEKTRO - 1. PATRO / 2. NP ZÁSUVKOVÁ ELEKTROINSTALACE				Č. VÝKR. Ez-2