



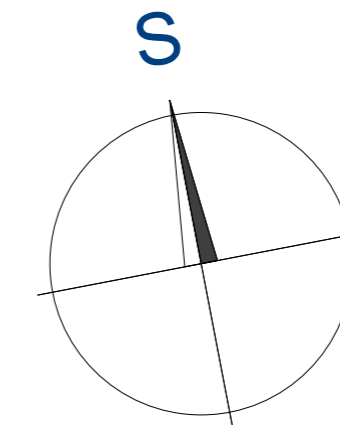


# PŘÍZEMÍ / 1. NADZEMNÍ PODLAŽÍ

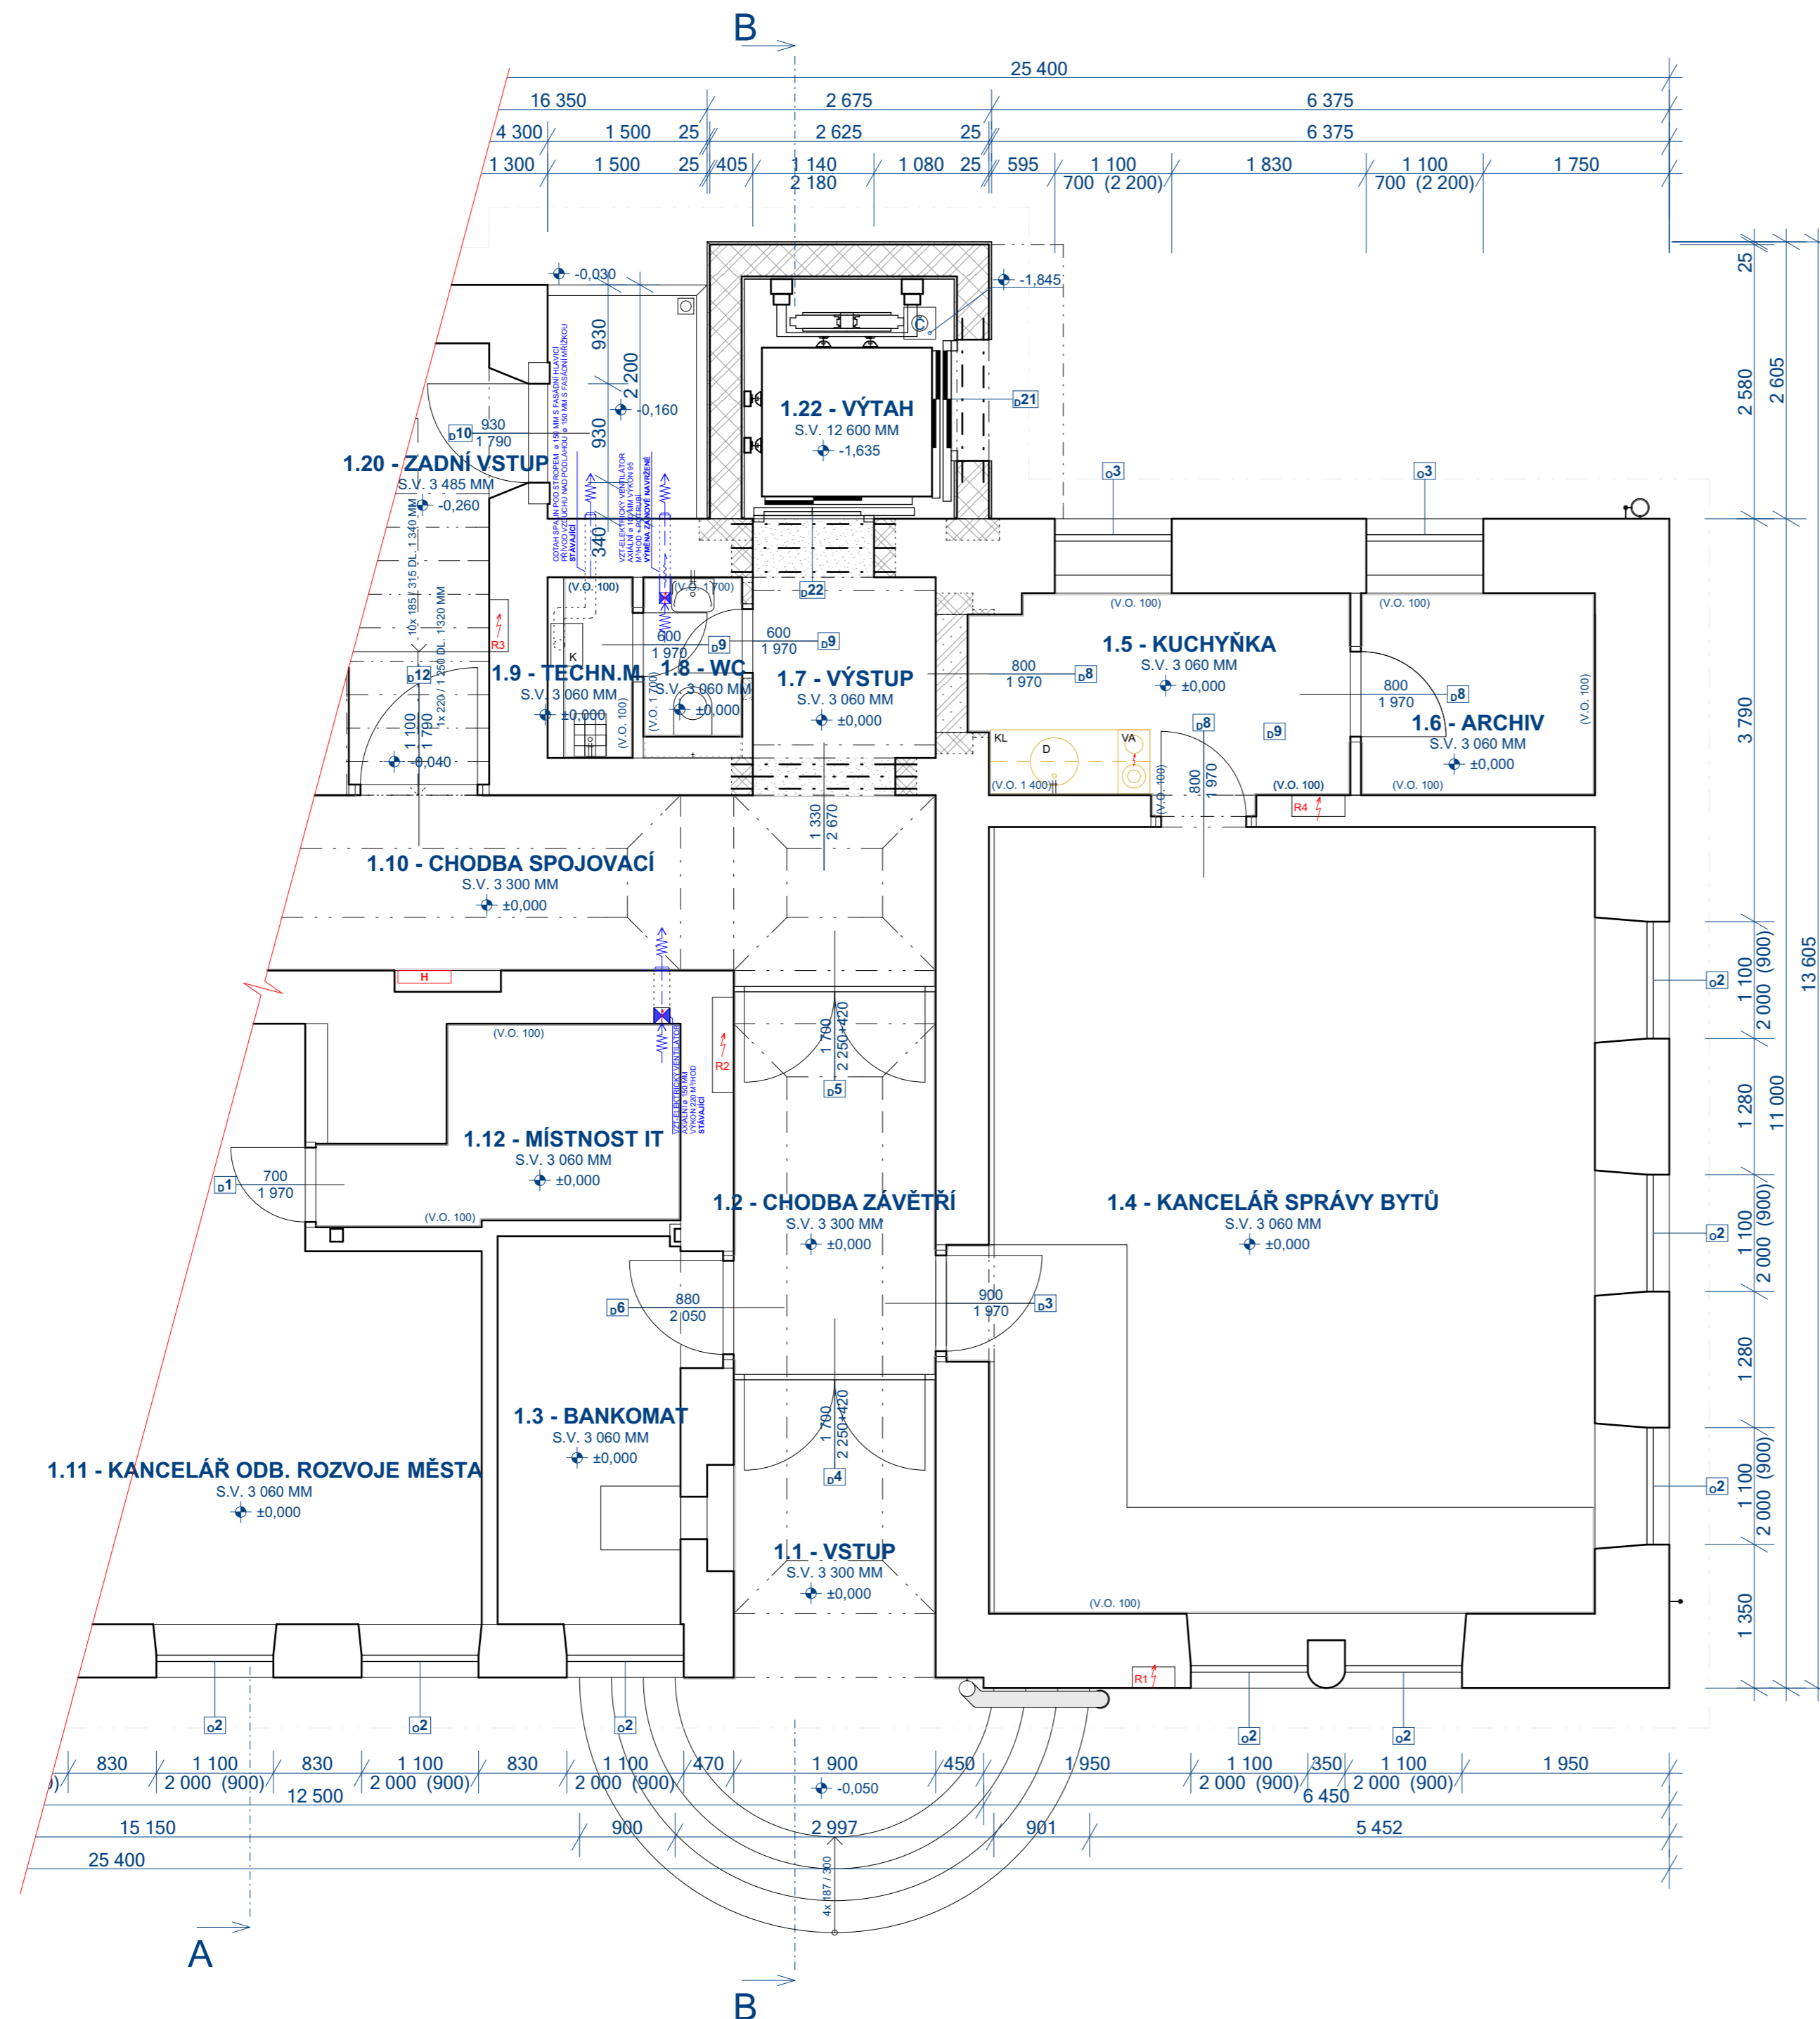

## LEGENDA

-  ELEKTRICKÝ AXIÁLNÍ VENTILÁTOR NAPŘ. DALAP 100 LVZ S ČASOVÝM DOBĚHEM A AUTOMATICKOU ŽALUZII - NOVĚ NAVRŽENÝ
-  VZT ODTAH PACHŮ - VODOROVNÉ POTRUBÍ PVC VZDUCHOVODY Ø100 MM UKONČENO FASÁDNÍ ODVĚTRÁVACÍ HLAVICÍ - NOVĚ NAVRŽENÝ
-  FASÁDNÍ ODVĚTRÁVACÍ HLAVICE - NOVĚ NAVRŽENÁ



ZODP. PROJEKTANT	VYPRACOVAL	KRESLIL	KONTROLOVAL	LHOTA - Stavětelsví, 468 25 Zásada 311 IČ: 120 45 357 e-mail: lhota-stavetelsvi@volny.cz Tel: +420 602 345 437; +420 606 659 043
ING. VÍT LHOTA	ING. VÍT LHOTA	ING. VÍT LHOTA	BOHUMIL LHOTA	
MÍSTO STAVBY: Č.P. 600, ST.P.Č. 1/1, K.Ú. SMRŽOVKA, S.Ú. SMRŽOVKA				FORMÁT: 4,5x44
INVESTOR: MĚSTO SMRŽOVKA, NÁM. T.G. MASARYKA Č.P. 600, SMRŽOVKA, PSČ 46851				DATUM: ČERVENEC 2023
REALIZACE VÝTAHU A REKONSTRUKCE NAVAZUJÍCÍCH PROSTOR INTERIÉRU BUDOVY MĚSTSKÉHO ÚŘADU SMRŽOVKA				MĚŘÍTKO: 1:50
				STUPEŇ PROJEKTU: DSJ
VZT VZDUCHOTECHNIKA - PŘÍZEMÍ / 1. NP				Č. VÝKR. Č. VÝKR. VZT-1