


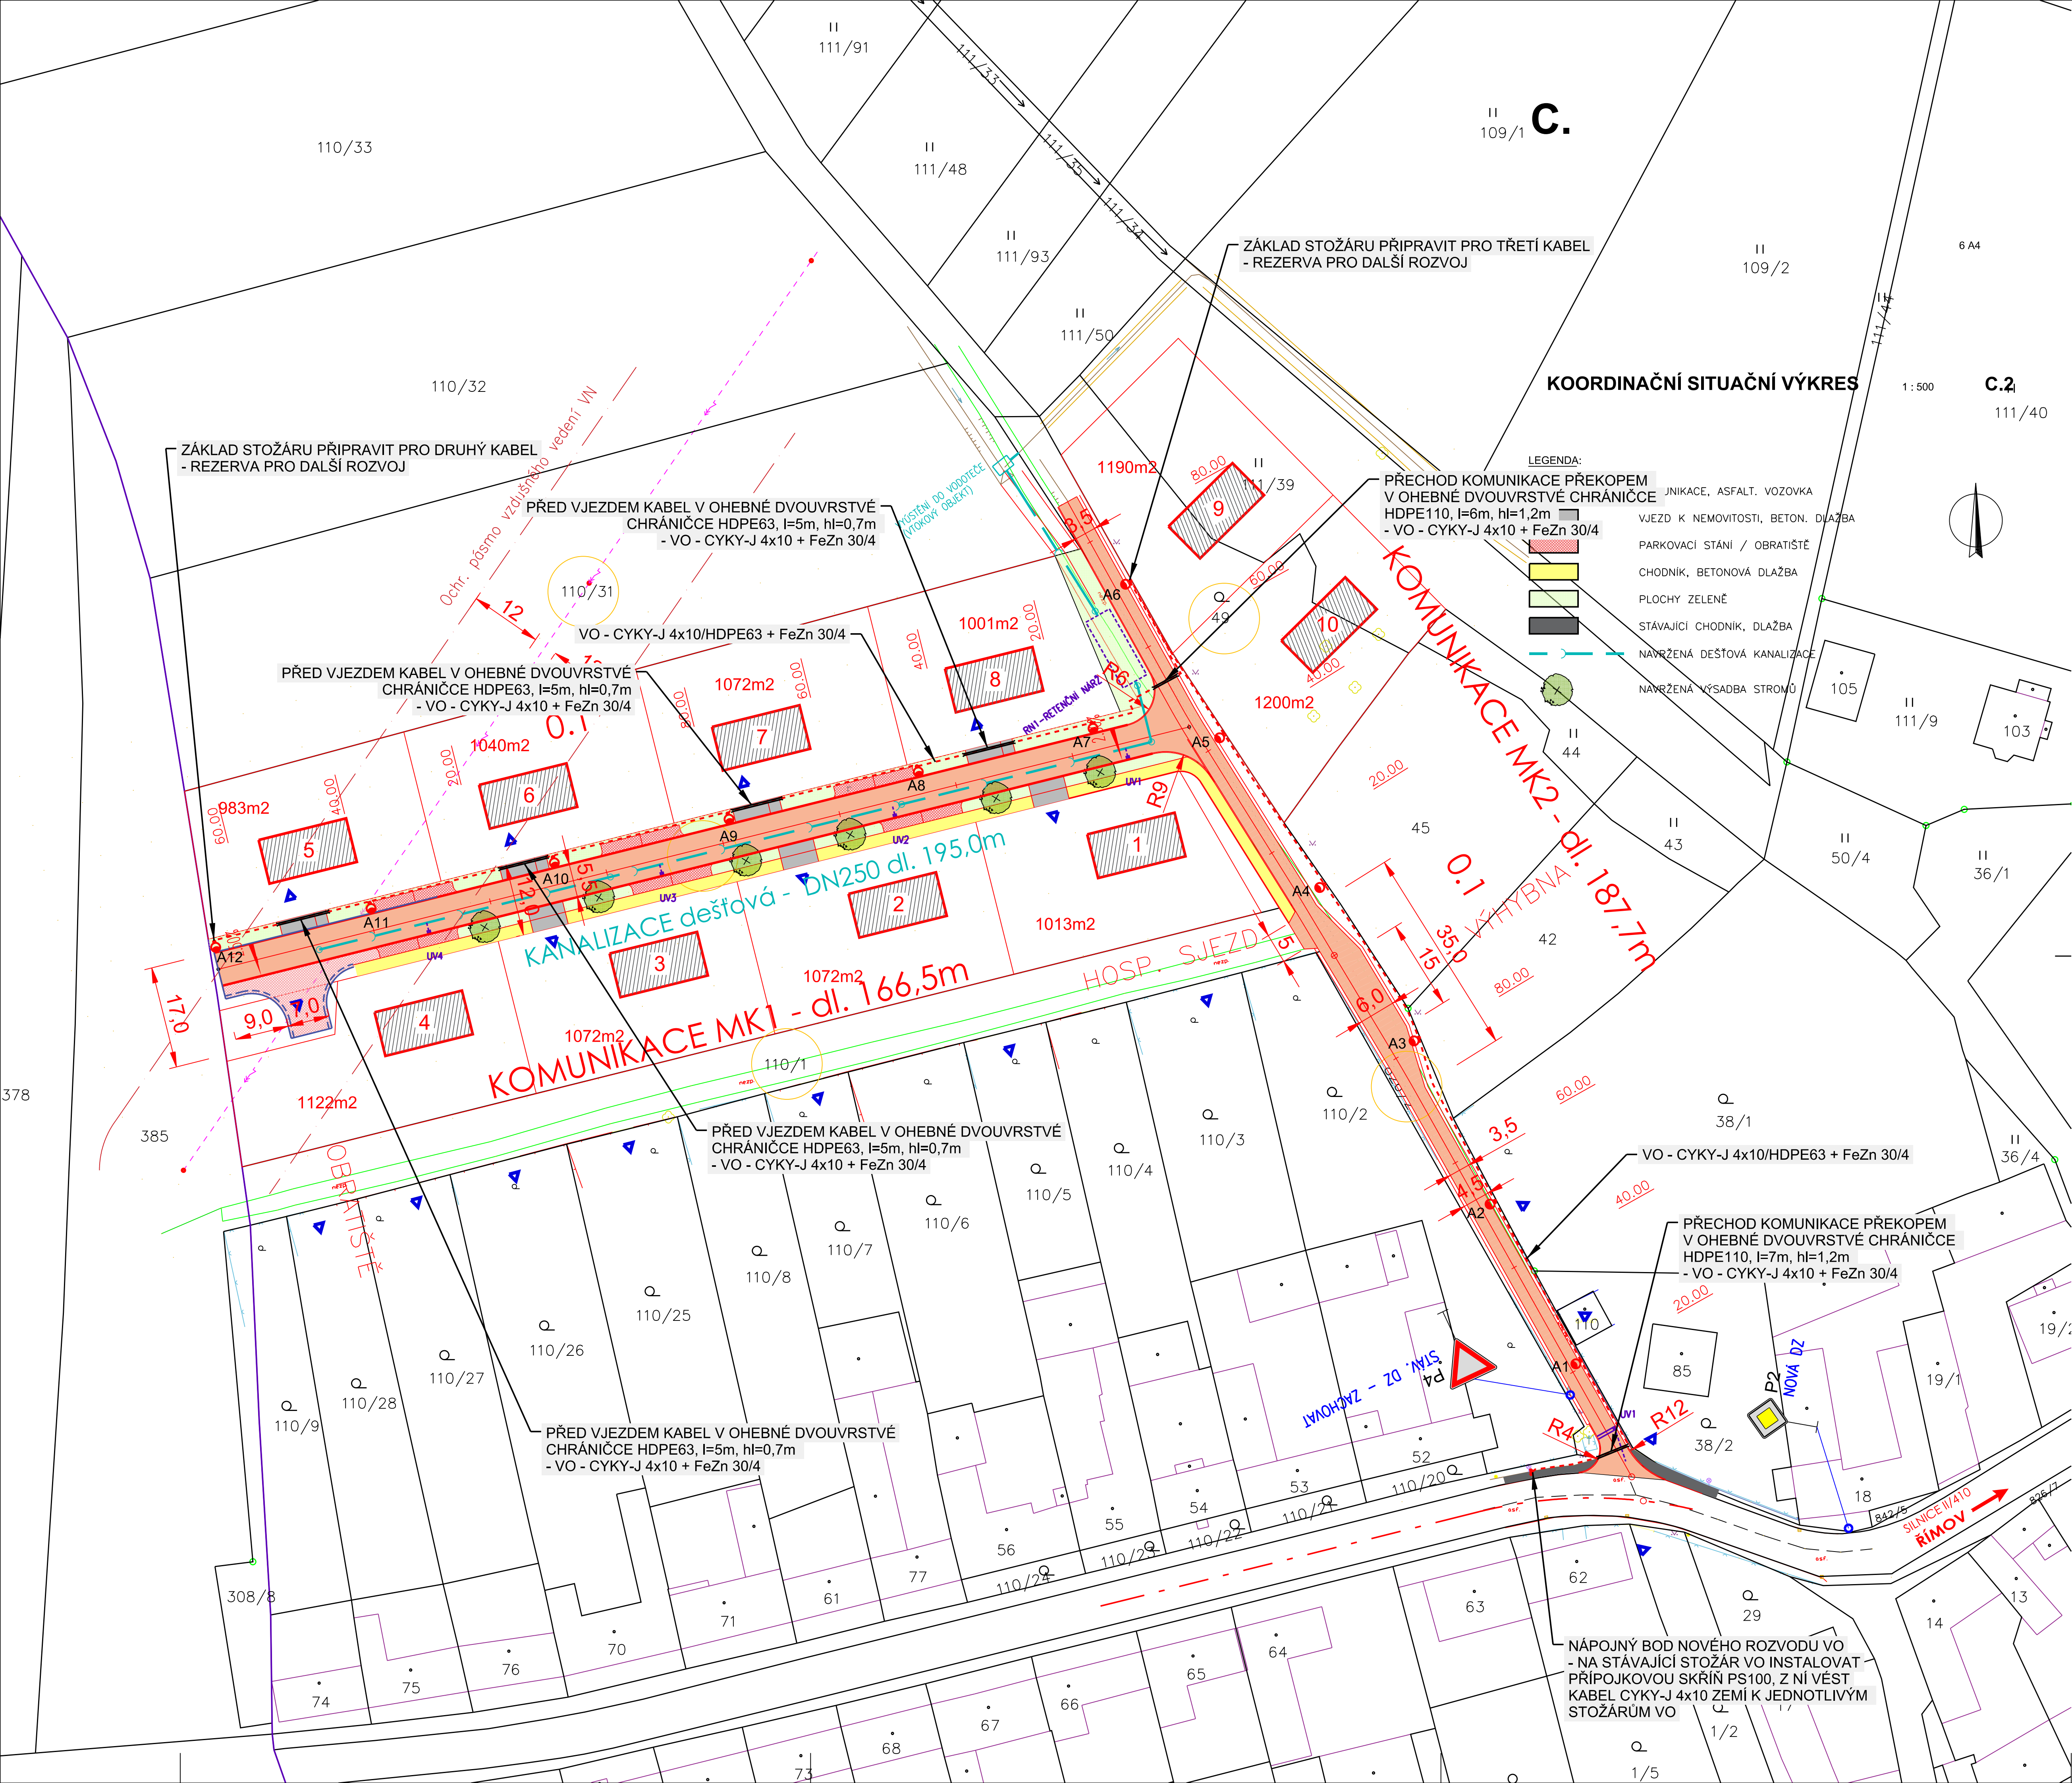

- LEGENDA**
- KABELY VO - CYKY-J 4x10/HDPE63 + FeZn 30/4
 - OHEBNÁ DVOUVRSTVÁ CHRÁNIČKA HDPE110 V KOMUNIKACI, hl=1,2m, PŘECHOD KOMUNIKACE PŘEKOPEM PŘI VÝSTAVBĚ V MÍSTĚ VJEZDU KABEL V CHRÁNIČCE HDPE 63 V hl=0,7m
 - Svítlidlo VO LED - Svítidlo VO, do 31W, 3000K, 3858lm, tvrzené krycí sklo, hliníkové, IP65, regulace výkonu v 5-ti krocích, IK08, na sadovém stožáru montážní výšky 6m, zemní část stožáru opatřit plastovým návlekm
 - PŘÍPOJKOVÁ SKŘÍŇ VO

POZNÁMKA

- PODZEMNÍ SÍTĚ JSOU ZAKRESLENY POUZE INFORMATIVNĚ
- PŘED ZAPOČETÍM ZEMNÍCH PRACÍ JE NUTNO POŽÁDAT SPRÁVCE PODZEMNÍCH SÍTÍ O JEJICH VYTÝČENÍ DETEKTOREM NEBO Z DOKUMENTACE.
- KABELY VO BUDOU ULOŽENY V ZEMI, VE VÝKOPU 35/80cm, V HLOUBCE 70 cm, V CELÉ DÉLCE V CHRÁNIČCE HDPE 63 NA PÍSKOVÉ LOŽE TL. 10cm, PŘEKRYTY VRSTVOU PÍSKU TĚŽE TLOUŠTKY, KABELY BUDOU OZNAČENY VÝSTRAŽNOU FÓLIÍ
- POD KOMUNIKACEMI ULOŽIT KABELY VO V CHRÁNIČCE HDPE110 V hl=1,2m, PŘECHOD NOVÝCH KOMUNIKACÍ PŘEKOPEM, V MÍSTĚ VJEZDU ULOŽIT KABELY V CHRÁNIČCE HDPE63 V HLOUBCE 70cm, NEPŘEDPOKLÁDÁ SE PŘEJÍZDĚNÍ VĚTŠÍMI VOZIDLY NEŽ DO 3,5t

Rozvodná soustava VN: 3, 50Hz, 22 kV / IT
ochrana PND VN: zemněním v síti IT, dle ČSN 33 2000-4-41
Rozvodná soustava NN, VO: 3+PEN, 50Hz, 230/400V / TN-C
ochrana PND NN, VO: automatickým odpojením v síti TN, dle ČSN 33 2000-4-41

Zedp. proj.:	Ing. Zbyněk Pecina	Ing. Zbyněk Pecina
Akce:	Projektování et. zařízení	Fügenerova 8, Jihlava tel.: 567 586 169 mobil: 608 76 95 44
IS a komunikace pro RD Bitovány		Stupeň: PDPS
Veřejné osvětlení		Datum: únor 2022
Investor:	Městys Želetava	Formát: 9 x A4
Výkres:	SITUACE - ROZVOD VO	Číslo zakázky: a592018
		Měřítko: 1:500
		Kopie č.: Výkres č.: 401-1