
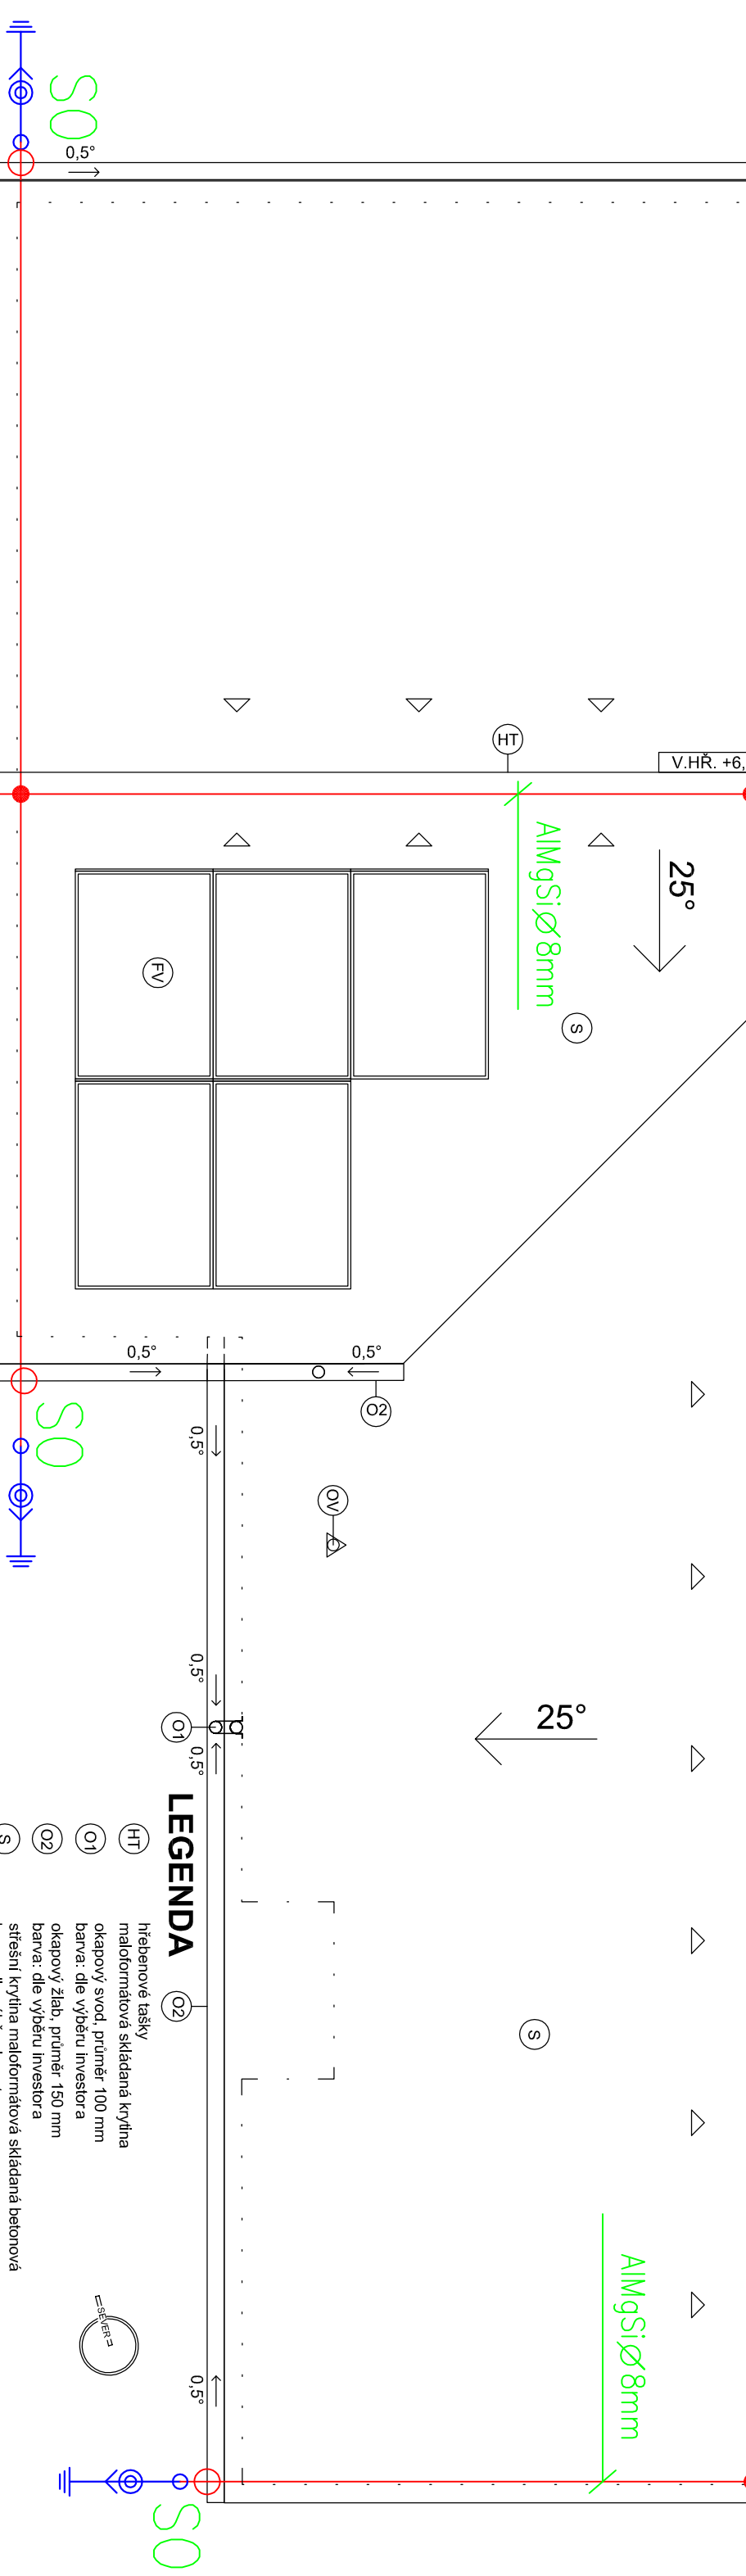
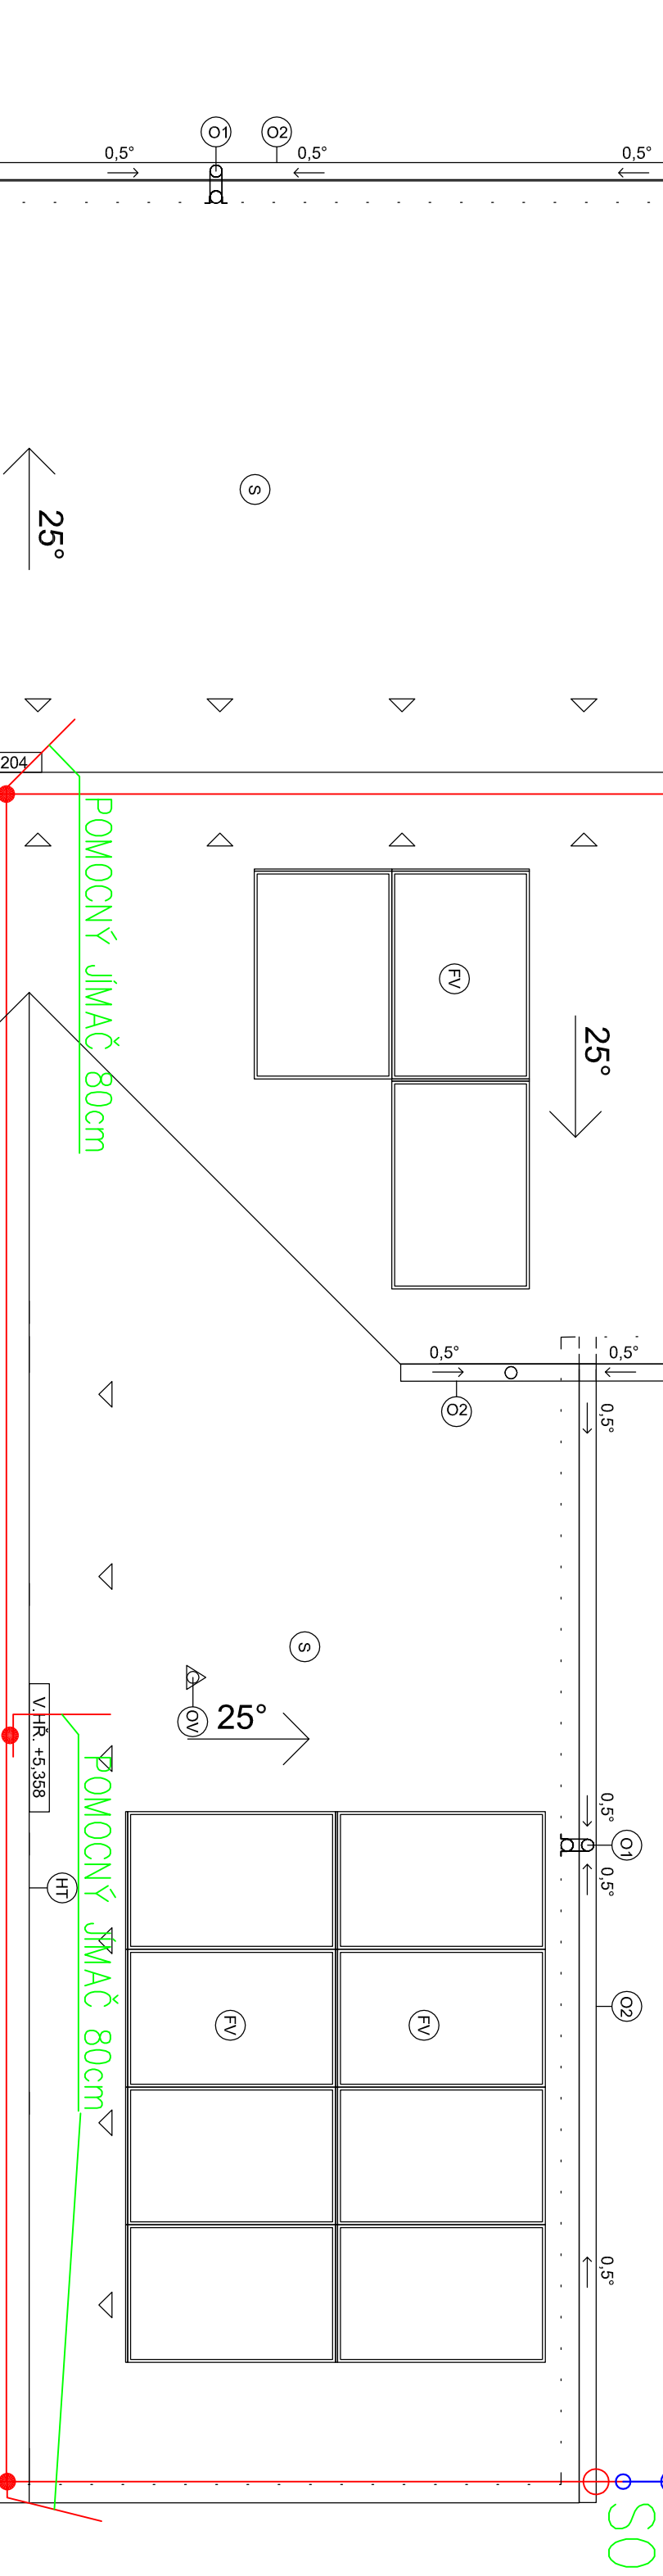


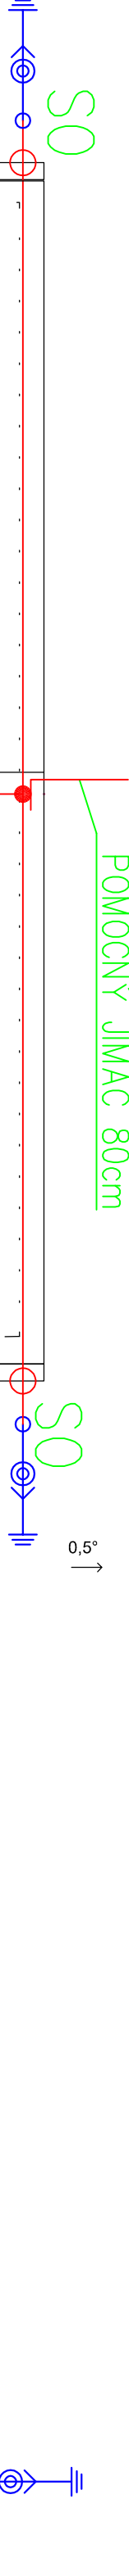

LEGENDA

- (HT) hřebenové tašily
- (O2) maloformátová skládaná krytina
- (O1) okapový svod, průměr 100 mm
- (O2) barva: dle výběru investora
- (S) okapový zlat, průměr 150 mm
- (S) barva: dle výběru investora
- (S) střešní krytina maloformátová skládaná betonová
- (S) barva: dle výběru investora
- (OV) Odvětrání WC nad střechu - systémový komín
- (FV) FVE panely - 1908x1134mm, sklon 25st., výkon 470 Wp - 16ks
- (FV) Vnější hrana obvodové konstrukce

U SVODŮ BUDE OSAZENÁ BEZPEČNOSTNÍ TABULKA – "ZA BOUŘKY DODRŽUJTE ODSTUP 3m OD SVODU JSTE V OHROŽENÍ ŽIVOTA"

STŘECHU OPATŘIT JÍMACÍ SOUSTAVOU AlMgSi 8mm NA PŘÍSLUŠNÝCH PODPĚRÁCH. JÍMACÍ SOUSTAVA BUDE UZEMNĚNA ŠEST SVODY NA ZEMNIČ FeZn 30x4 V ZÁKLADECH.

LEGENDA:

- Vodivé spojení
- SU Univerzální svorka
- SS Stranová svorka
- SO Okapová svorka
- AlMgSi Ø 8mm
- ⚡ ZKUŠEBNÍ SVORKA
- ⚡ OCHRANNÝ ÚHELNIK + ZKUŠ. SVORKA
- ⚡ FeZn Ø10
- ⚡ UZEMNĚNÍ

autorizoval :		LADISLAV ČERVENKA – EPRON	
Ladislav Červenka,DiS.		ELEKTRO PROJEKTOVÁNÍ	
projektant :		Jozefa Gabčíka 122, Tábors 39003	
Ladislav Červenka,DiS.		Id: 73496685	email:ccervenka@eleprojeckt.cz
N á z e v a k c e :		mob:775 166 715	tel: 381 231 303
Investor:			
Novostavba hasičárny v Nišovicích		Obec Nišovice, 387 01 Nišovice	
Místo stavby:			
k.ú. Nišovice, parc. č. 70/5, 510/4, 1363/8			
část: ELEKTROINSTALACE		Měřítko: 1:50	č.zak.:
stúpeň: DPS		datum: 06.2024	formát: 3x44
Obsah výkresu :		č.výkresu	č.paré
D1.4 – ZAŘÍZENÍ SILNOPROUDÉ A SLABOPROUDÉ ELEKTROTECHNIKY		3	
PŮDORYS STŘECHY – HROMOSVOD			