


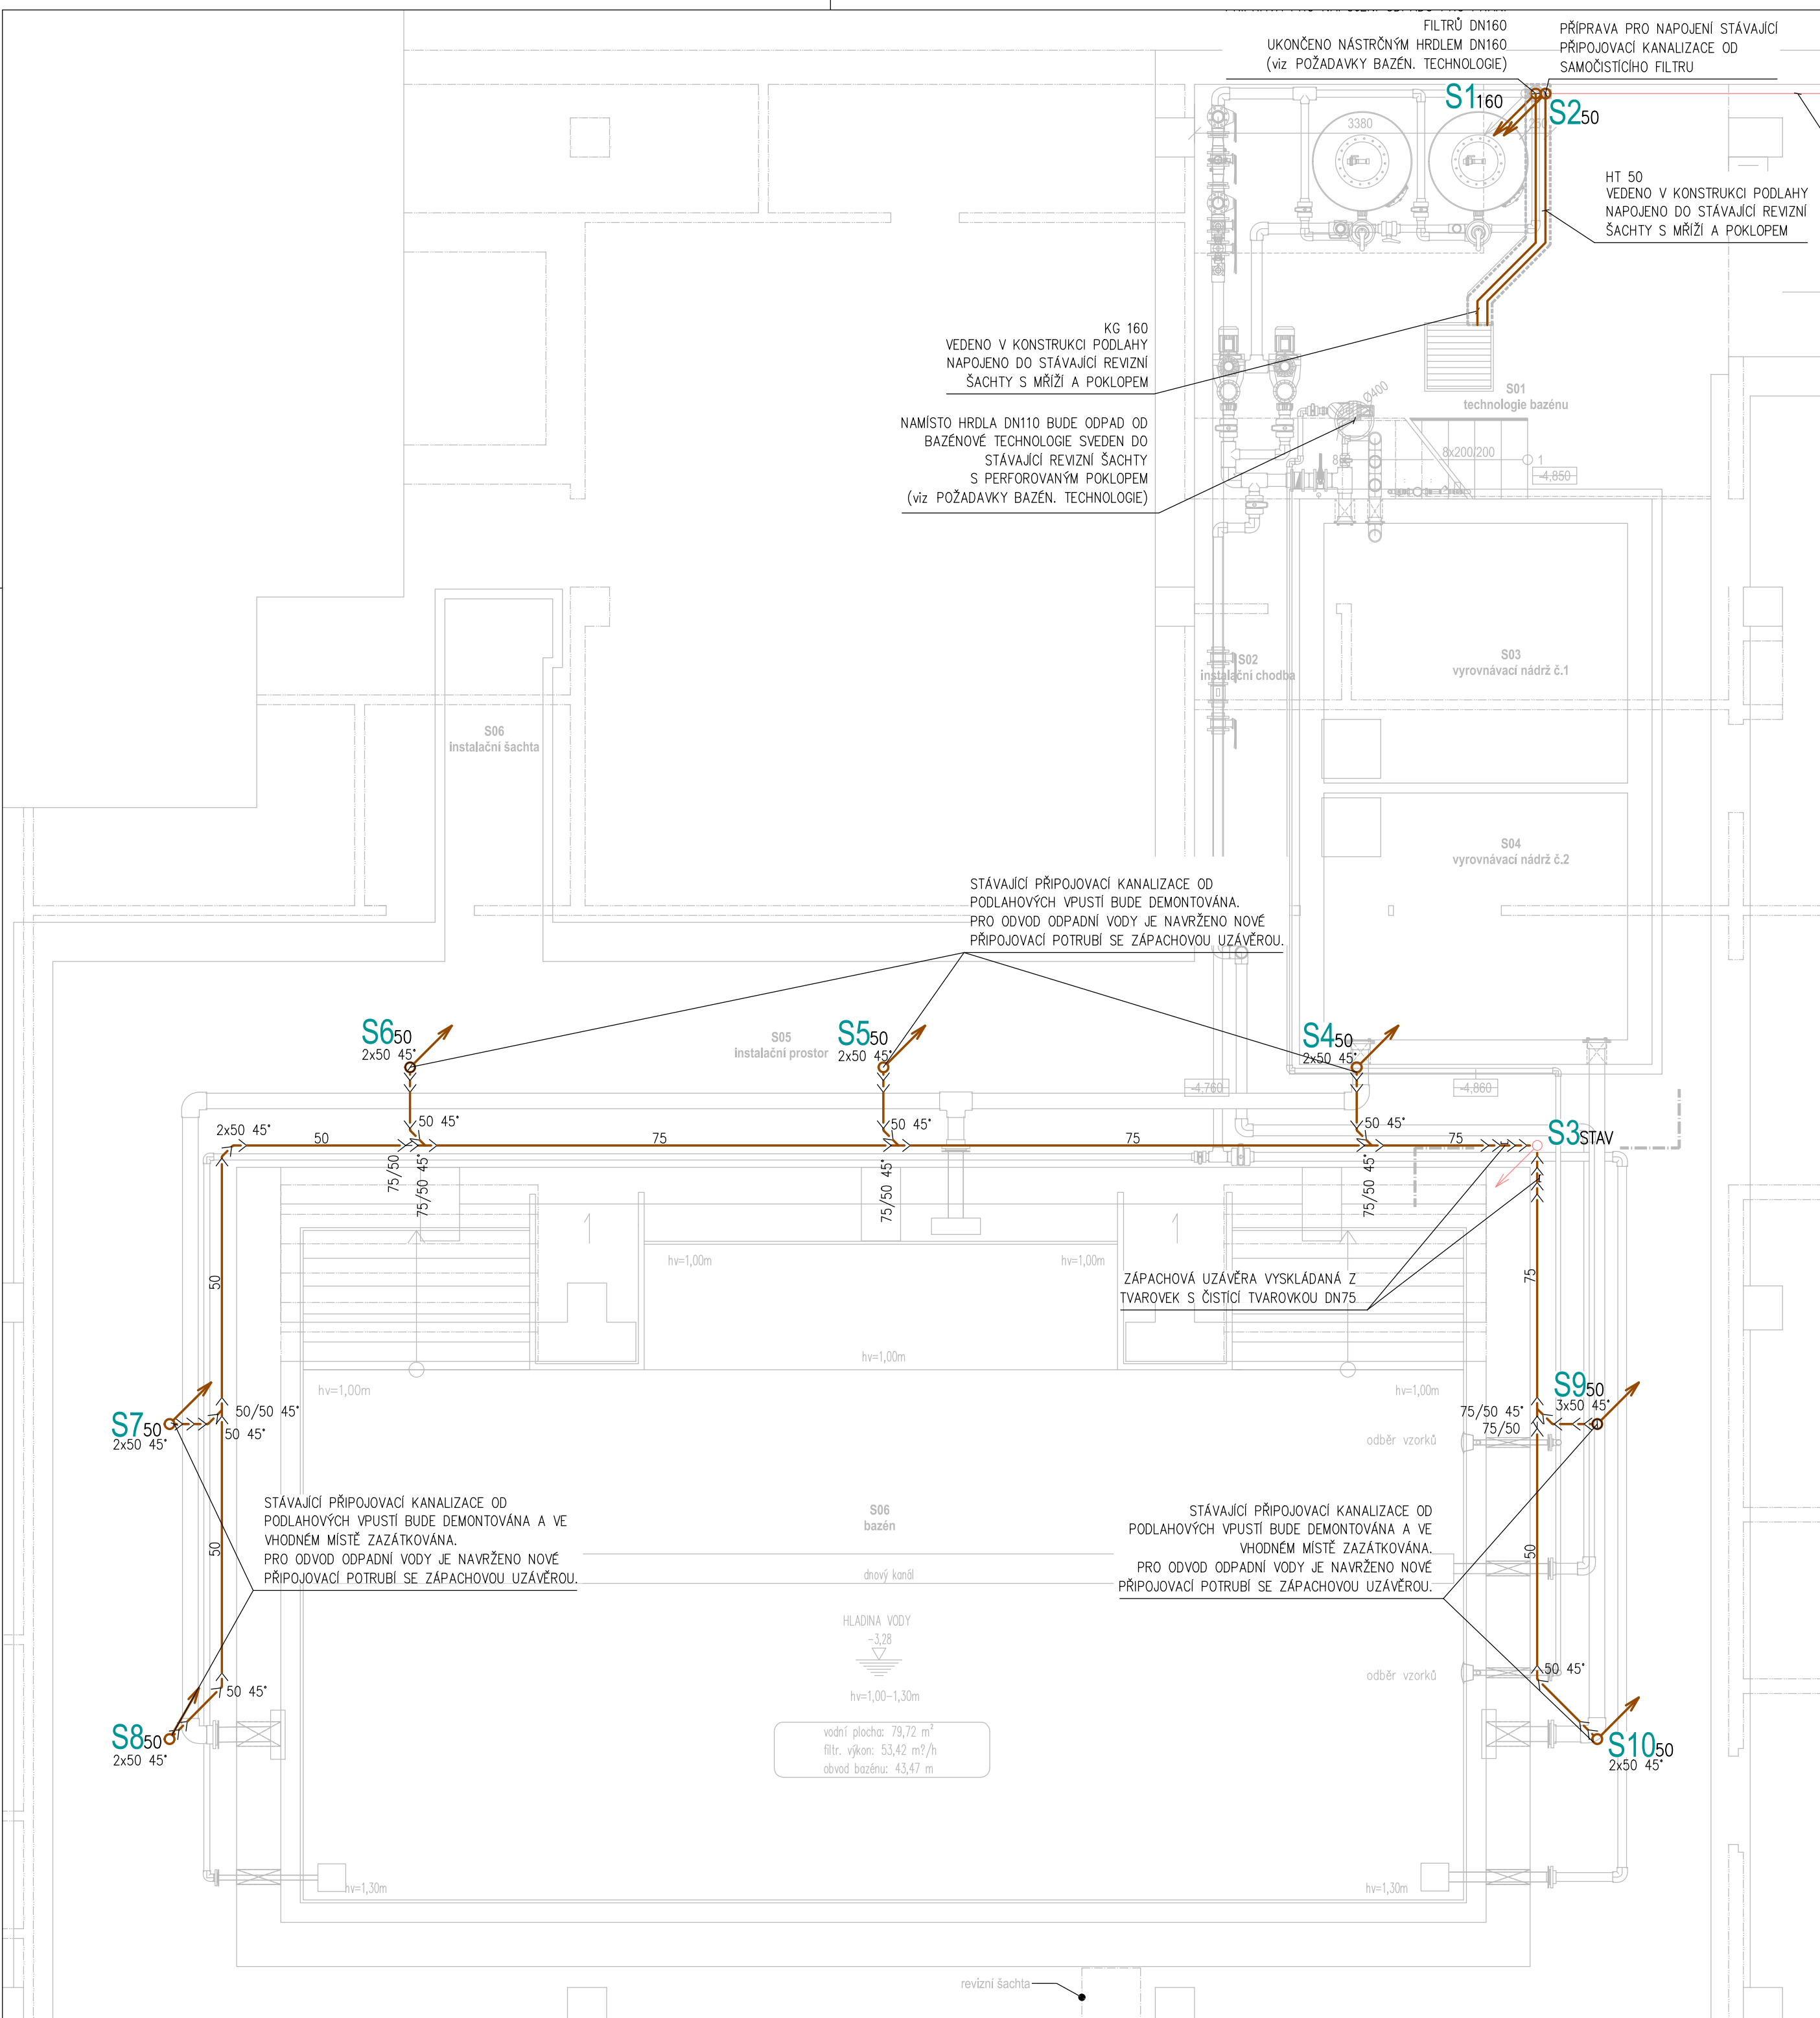

LEGENDA ČAR

- SPLAŠKOVÁ KANALIZACE – NAVRŽENÁ
- SPLAŠKOVÁ KANALIZACE – STÁVAJÍCÍ
- SPLAŠKOVÁ KANALIZACE – DEMONTOVÁNO

LEGENDA

- S1₇₅ SVISLÉ ODPADNÍ POTRUBÍ SPLAŠKOVÁ KANALIZACE – NAVRŽENÁ
- S1_{STAV} SVISLÉ ODPADNÍ POTRUBÍ SPLAŠKOVÁ KANALIZACE – RUŠENÉ
- SVISLÉ ODPADNÍ POTRUBÍ SPLAŠKOVÁ KANALIZACE – RUŠENÉ

POZNÁMKA

KANALIZAČNÍ POTRUBÍ JE OZNAČENO VNITŘNÍM PRŮMĚREM.
TRASOVÁNÍ POTRUBÍ JE JEN ORIENTAČNÍ!!!
PŘÍPADNÉ ODCHYLKY JE POTŘEBA ŘEŠIT S PROJEKTANTEM ČÁSTI.

SPECIFIKACI A PŘESNÉ OSAZENÍ ZAŘÍZOVACÍCH PŘEDMĚTŮ JE TŘEBA PRŮBĚŽNĚ KONZULTOVAT S INVESTOREM.

RUŠENÉ POTRUBÍ KANALIZACE BUDE BUĎ DEMONTOVÁNO, NEBO VE VHODNÉM MÍSTĚ ZAZÁTKOVÁNO.

POZICE STÁVAJÍCÍCH SVISLÝCH ODPADNÍCH POTRUBÍ JSOU POUZE PŘEDPOKLÁDANÉ. NAPOJENÍ NOVÝCH ZAŘÍZOVACÍCH PŘEDMĚTŮ NA TATO POTRUBÍ JE NUTNO PŘÍPŮSOBIT DLE REÁLNÉ SITUACE NA STAVBĚ!

VZDÁLENOSTI PODPOR POTRUBÍ KANALIZACE (VODOROVNÁ)

Ø POTRUBÍ (mm)	VZDÁLENOST PODPOR (mm)
ø63	630
ø75	750
ø90	900
ø110	1100
ø125	1250
ø160	1600

VZDÁLENOST UPEVŇOVACÍCH BODŮ SVISLÉHO ODPADNÍHO POTRUBÍ DN100 JE MAX. 2,0m.
JAKO PEVNÝ BOD BY MĚLA BÝT UCHYCENA KAŽDÁ SKUPINA TVAROVEK.



projekce
zdravotně technických
instalací

PROJEKCE ZTI s.r.o.

Střední 595/26, Ponava, 602 00 Brno

IČO: 14079798

DIČ: CZ14079798

m.hrbacke@projkeceztí.cz

I

Č. paré

Autorizace

-3,300 = ÚROVEŇ STÁVAJÍCÍ PODLAHY V 1NP

Generální projektant: TPS projekt s.r.o.

Zodpovědný projektant: Ing. Miroslav Hrbáček

Vypracoval: Ing. Radek Blažiček

Název stavby: **ZÁKLADNÍ A MATEŘSKÁ ŠKOLA - STAVEBNÍ ÚPRAVY BAZÉNU**

Místo stavby: Náměstí Svornosti 2571/7, 616 00 Brno - Žabovřesky, parc. č. 2375/191, k.ú. Žabovřesky [610470]

Stavebník: Statutární město Brno, ÚMČ Brno-Žabovřesky, Horova 1623/28, 616 00 Brno

Stavební objekt: SO 01 Základní a mateřská škola

Část PD: D.1.2.2.2 Zdravotně technické instalace

Obsah: **PŮDORYS 1.PP - KANALIZACE**

Č. zakázky: 05-01-25

Datum: 02/2025

Revize:

Stupeň PD: DPS

Formát: A2

Měřítko: 1:50

Č. výkresu: **D.1.2.2.2.02**

© Všechna práva autora a nositele autorských práv k dílu jsou vyhrazena. Bez jeho souhlasu je rozmnožování, půjčování, veřejné publikování či jiné šíření tohoto produktu zakázáno.