


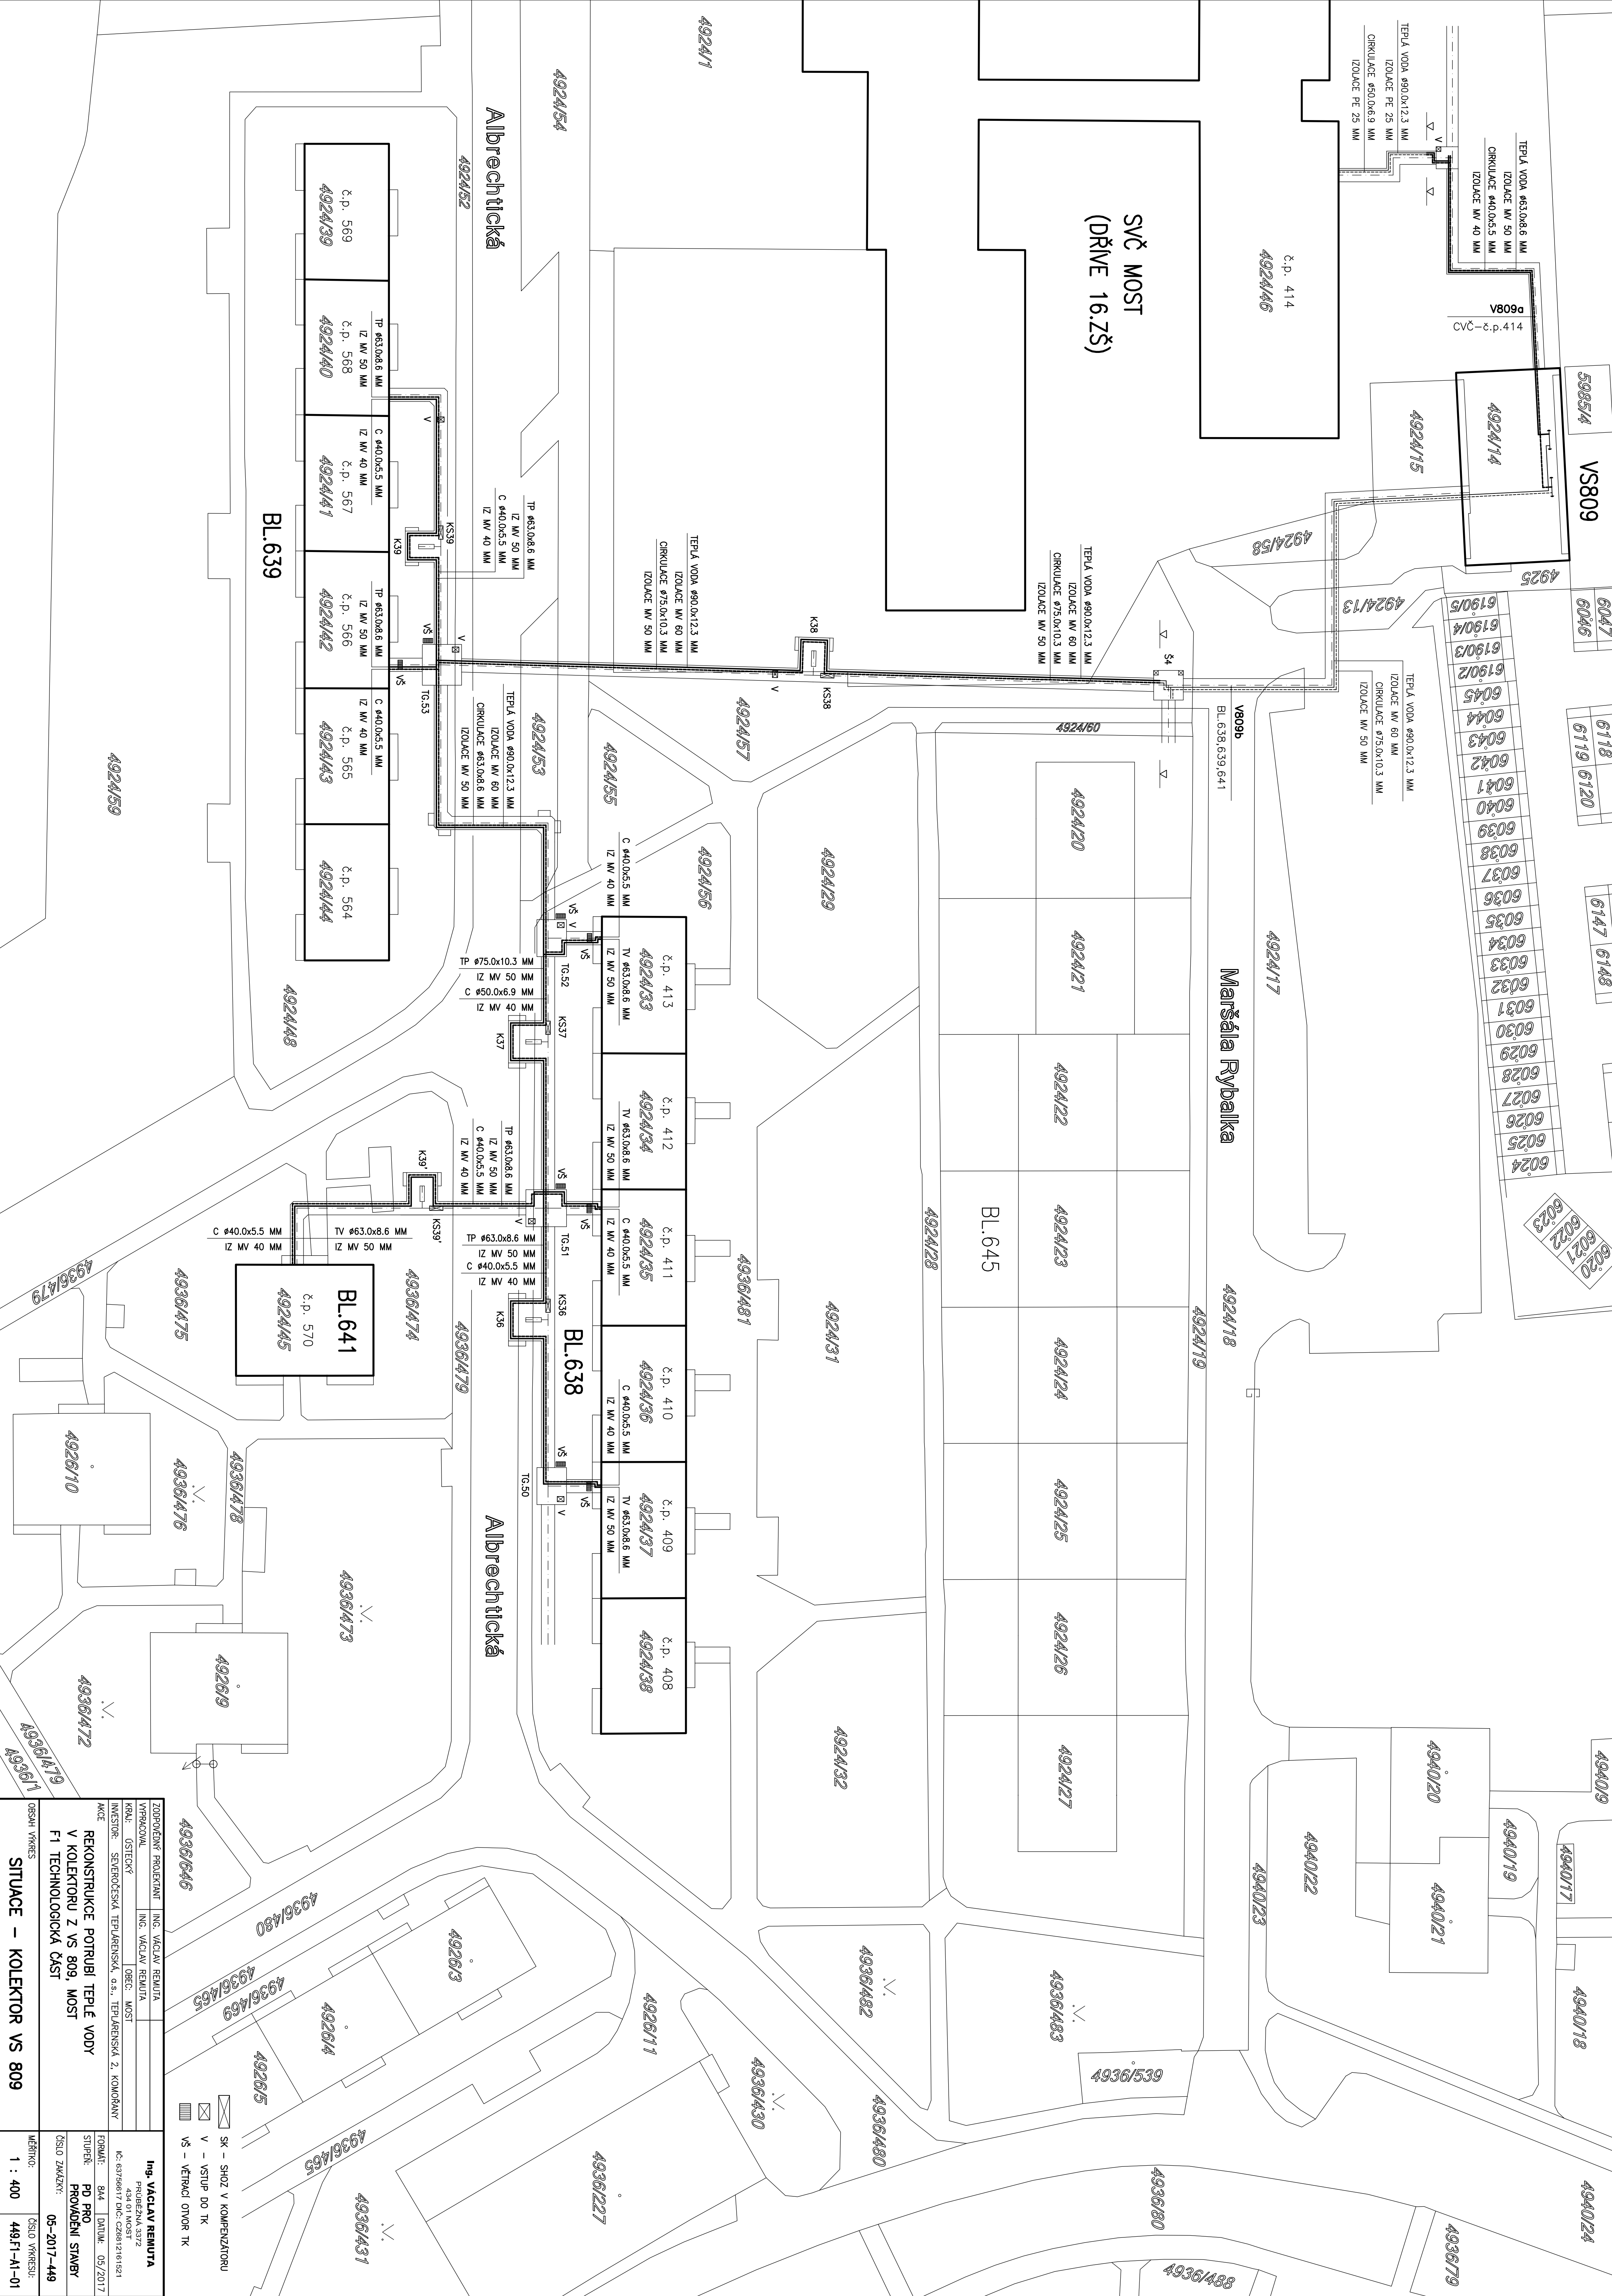

Ing. VACLAV REMUTTA		Ing. VACLAV REMUTTA	
PROJEKČNÍ KANCELÁŘ		PROJEKČNÍ KANCELÁŘ	
KRAJ: STŘEDNÍ		KRAJ: STŘEDNÍ	
INVESTOR: SEVEROČESKÁ TEPLÁRENSKÁ, a.s., TEPLÁRENSKÁ 2, KOLORENOV		INVESTOR: SEVEROČESKÁ TEPLÁRENSKÁ, a.s., TEPLÁRENSKÁ 2, KOLORENOV	
AKCE: REKONSTRUKCE POTRUBÍ TEPLÉ VODY		AKCE: REKONSTRUKCE POTRUBÍ TEPLÉ VODY	
V KOLEKTORU Z VS 809, MOST		V KOLEKTORU Z VS 809, MOST	
F1 TECHNOLOGICKÁ ČÁST		F1 TECHNOLOGICKÁ ČÁST	
MĚŘÍTKO: 1 : 400		MĚŘÍTKO: 1 : 400	
SITUACE – KOLEKTOR VS 809		SITUACE – KOLEKTOR VS 809	