


Stavba	Rekonstrukce laboratoře pro organickou syntézu v odd. chemie	
Místo stavby	Na Slovance 1999/2, 182 21 Praha 8	
Investor	Fyzikální ústav AV ČR, v.v.i.	
Stupeň PD	Dokumentace pro stavební povolení a výběr zhotovitele	
DII PD	D.1.4.7 Zařízení silnoproudé elektrotechniky	
SO / PS		

X0-90004-r1


NÁVRHOVANÝ STAV

DÍLČÍ PŮDORYS 4.NP - SEKCE BUDOVY A3 - m.č. 322

M 1:50

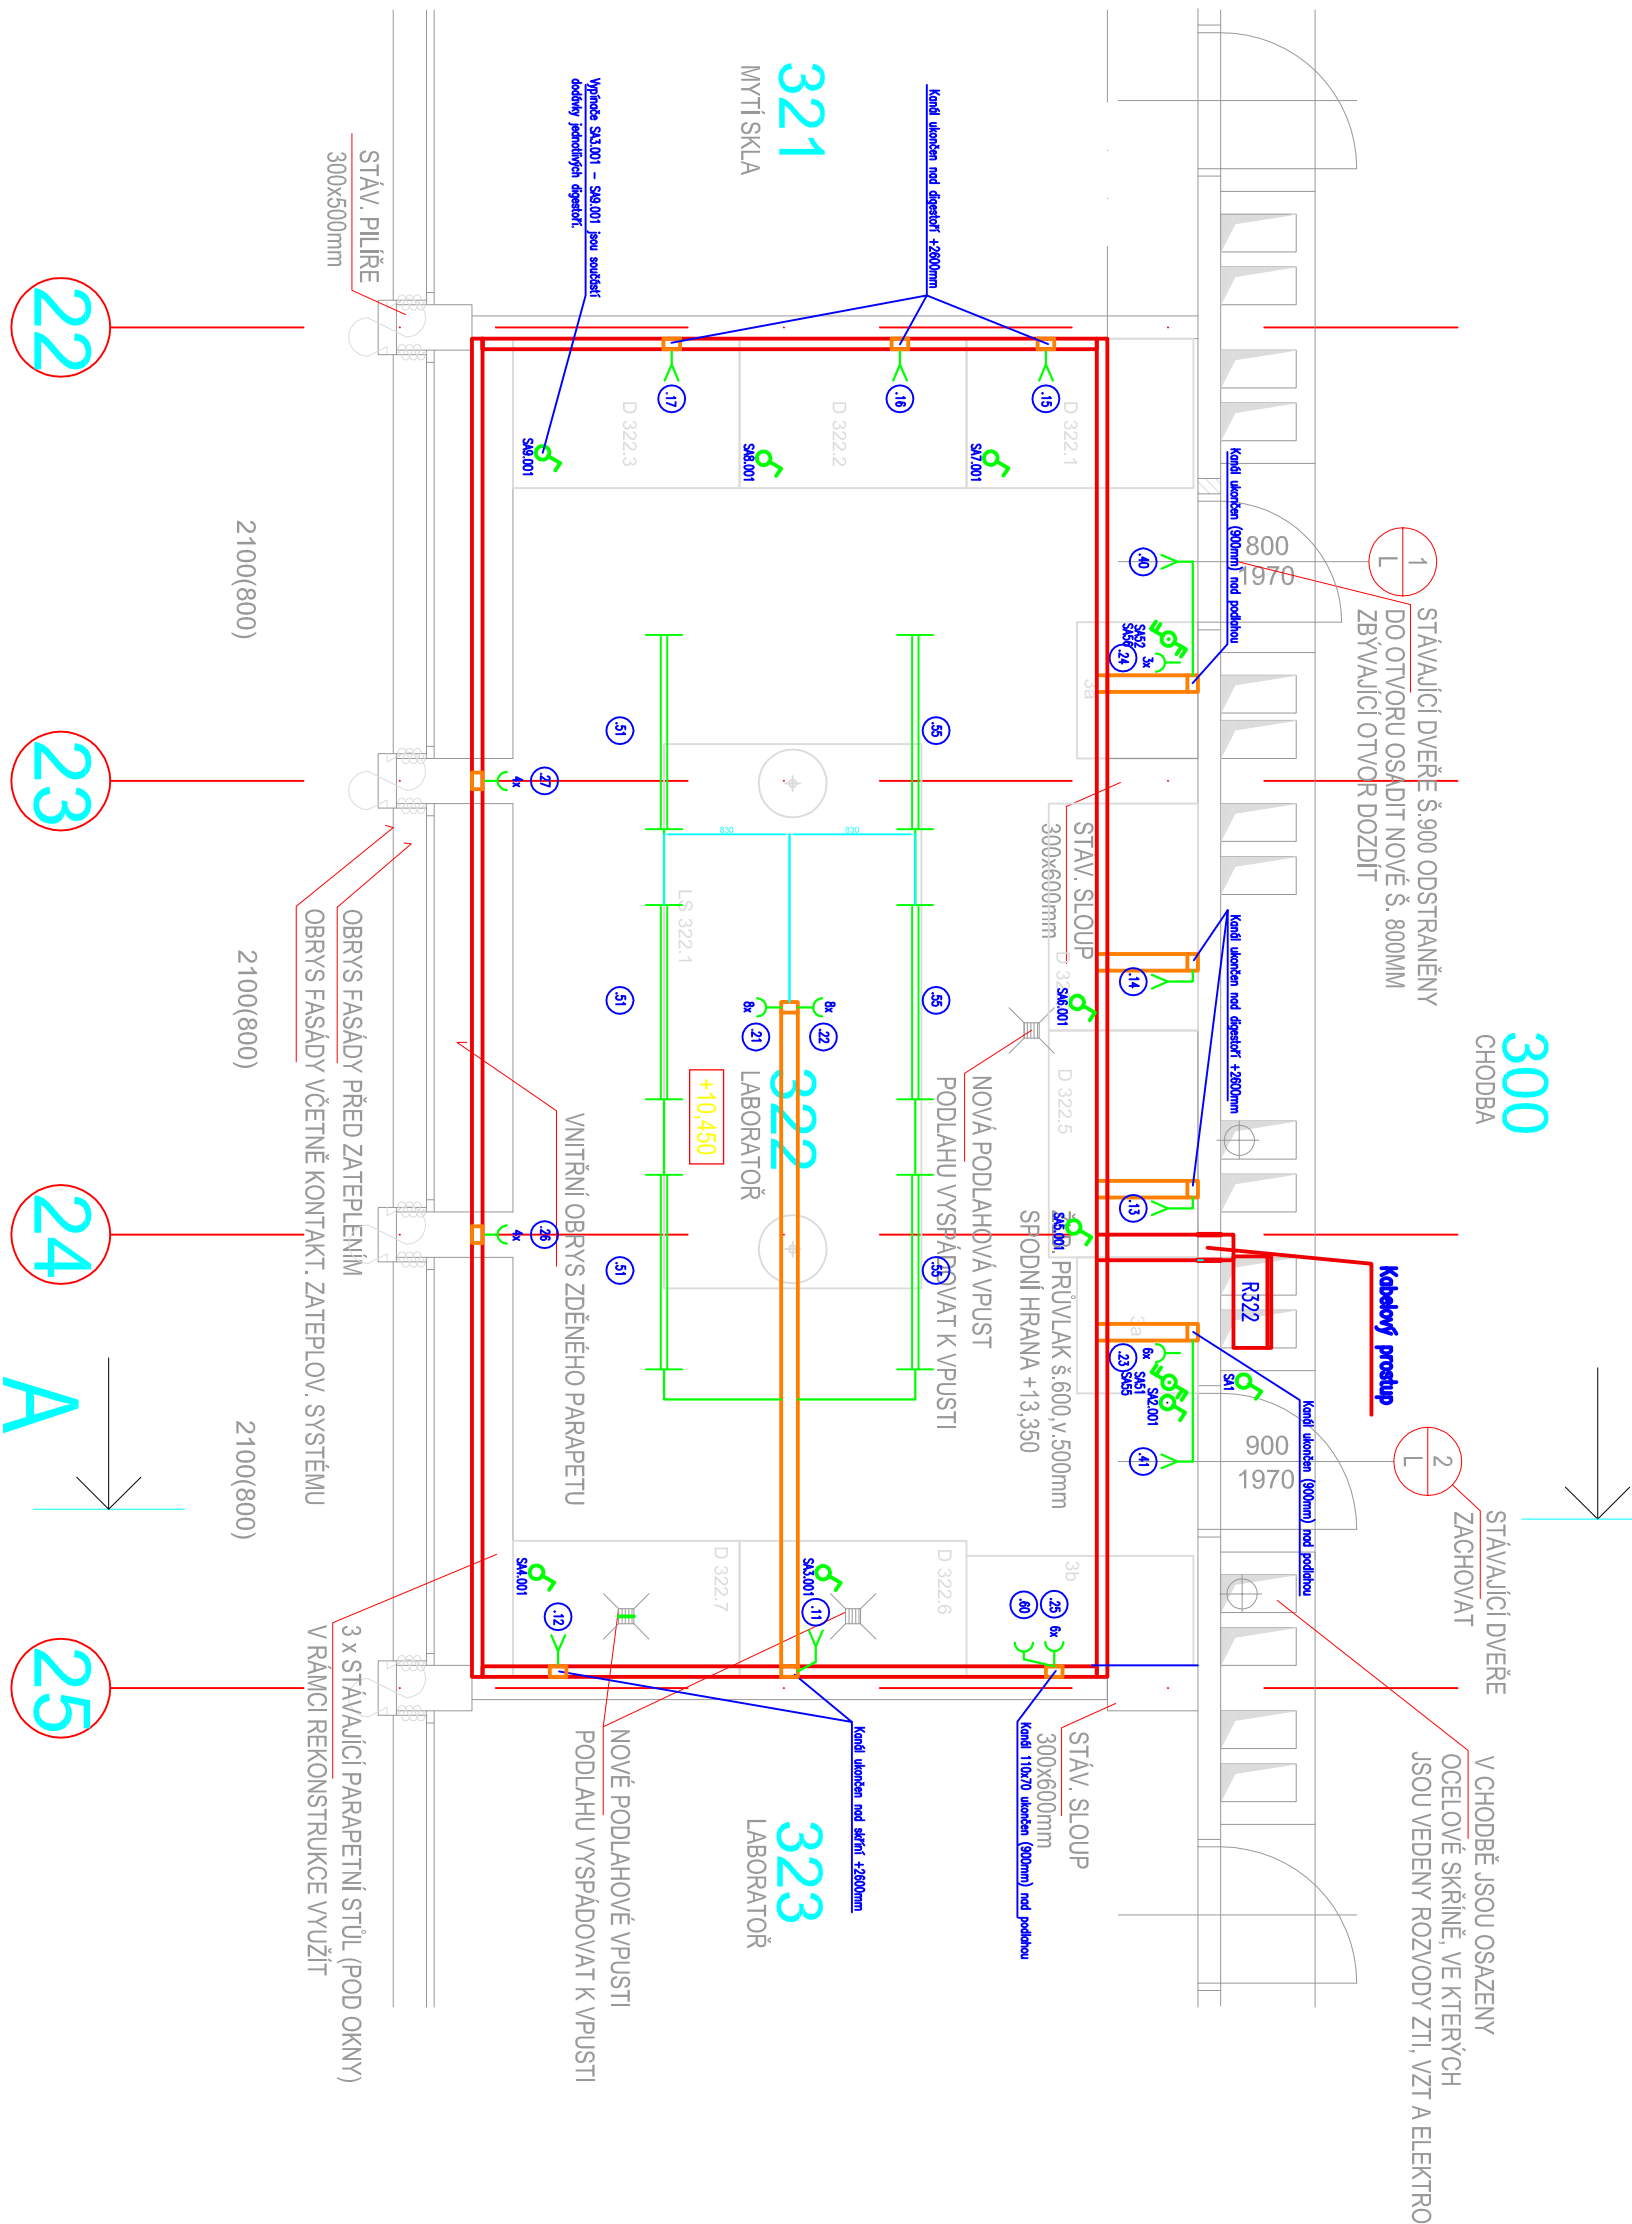


LEGENDA

 - | | |
|--|---|
| Kanál parapetní 170x70 |  |
| Kanál parapetní 110x70 |  |
| Svítlidlo zářivkové 2x36W
prachotěsné |  |
| Rozvodeč |  |
| Přepínač střídavý ř.6 |  |
| Zásuvka 230V 16A |  |
| Zásuvka dvojnásobná 230V 16A |  |
| Vývod 230V |  |
| Číslo okruhu |  |

5						NÁZEV PROJEKTU Rekonstrukce laboratoře pro organickou syntézu v odd. chemie	NÁZEV VÝKRESU Výkresy dispozic	MĚŘÍTKO 1:50	LST 1
4								DATUM 05 / 2014	
3								FORMAT A3	LSTů 2
2						VYPRACOVAL Kortan	ČÍSLO VÝKRESU 2-15100-D-00-147701	ZAK. ČÍSLO 140055	
1						KONTROLOVAL Semanský			
REVIZE	DATUM	POPIS ZMĚNY	VYPRACOVAL	OVĚŘIL	SCHválIL	SCHválIL Semanský			

NAVRHOVANÝ STAV - DÍLČÍ ŘEZ A-A - BUDOVA A3 - m.č. 322

M 1:50

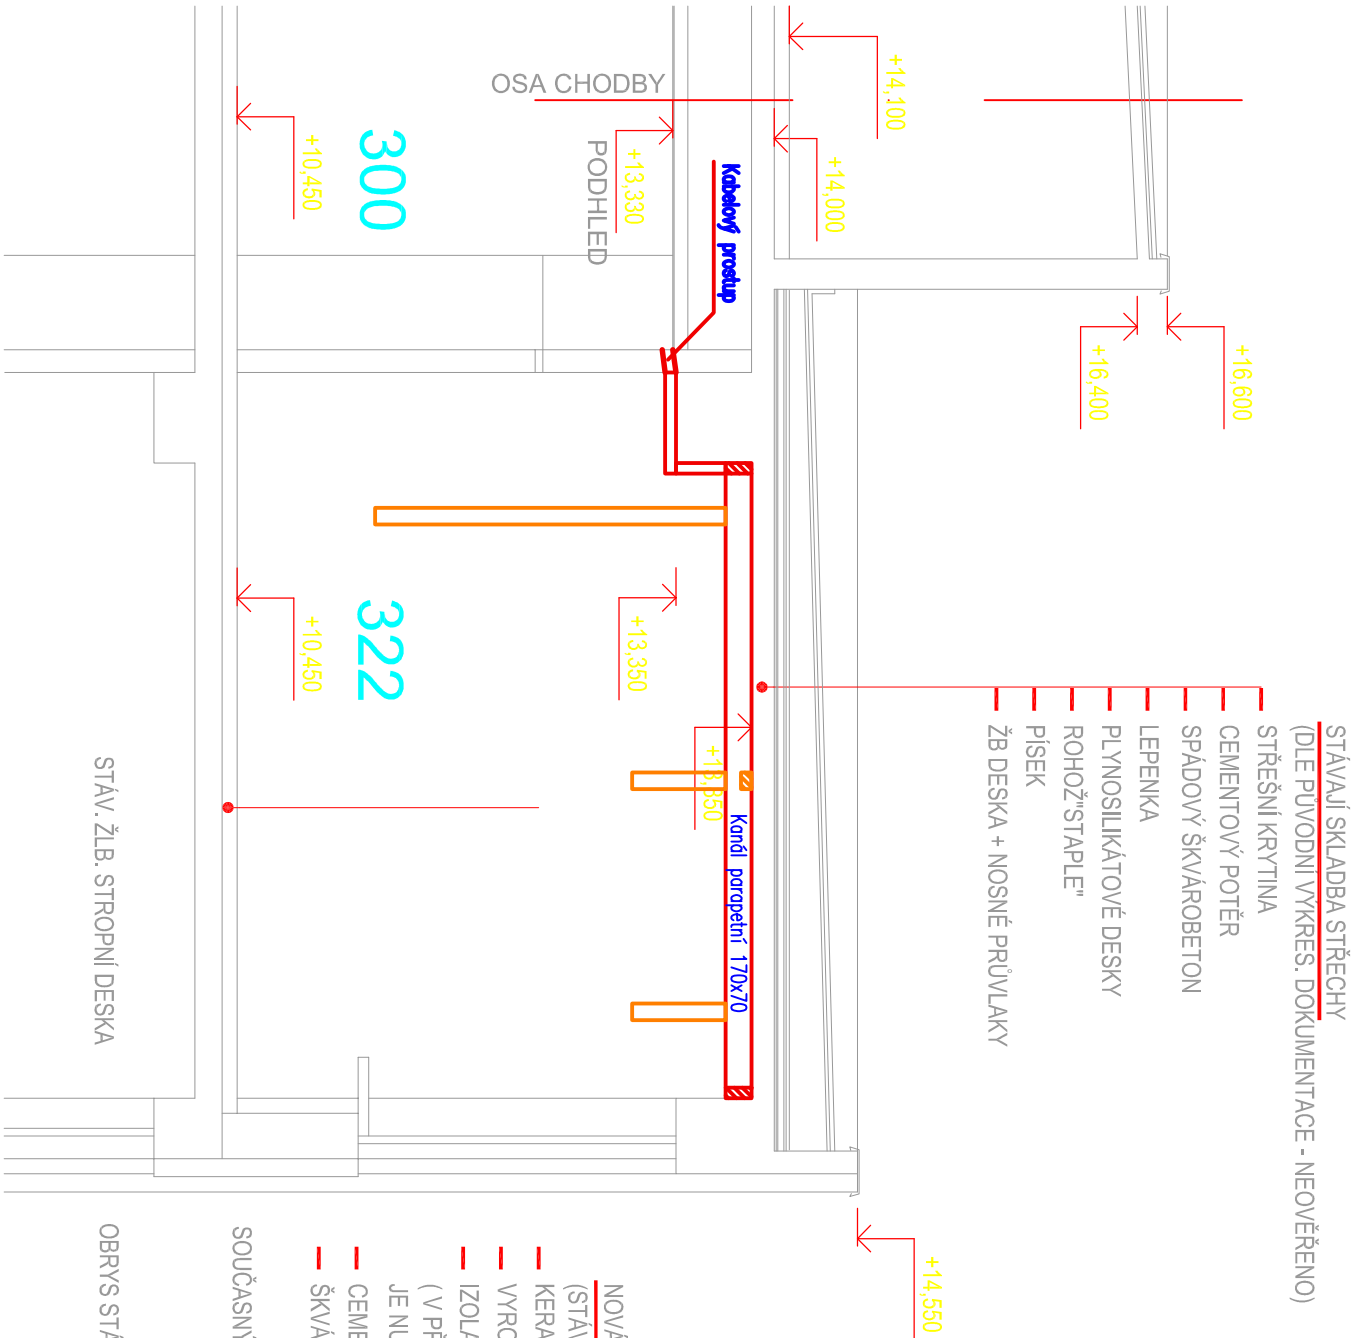

- NOVÁ SKLADBA PODLAHY LABORATOŘE
(STÁVAJÍCÍ DLAŽBA BUDE ODSTRANĚNA A NAHRAZENA NOVOU)
- KERAMICKÁ DLAŽBA 8mm - NOVÁ
 - VYROVNÁVACÍ CEMENTOVÁ MALTA 20mm - NOVÁ
 - IZOLACE PROTI VODĚ 5mm - STÁVAJÍCÍ
(V PŘÍPADĚ PORUŠENÍ IZOLACE PŘI BOURÁNÍ DLAŽBY JE NUTNÉ HYDROIZOLACI POLOŽIT NOVOU)
 - CEMENTOVÝ POTĚR 20mm - STÁVAJÍCÍ
 - ŠKVÁROBETON 47mm - STÁVAJÍCÍ

SOUČASNÝ OBRYS FASÁDY VČETNĚ KONTAKT. ZATEPLOV. SYSTÉMU

OBRYS STÁVAJÍCÍCH ŽELEZOBETONOVÝCH A ZDĚNÝCH PILÍŘŮ

LEGENDA

- Kanal parapeťní 170x70
- Kanal parapeťní 110x70
- Svítilno zářivkové 2x36W
prachotěsné
- Rozvaděč
- Přepínač střídový r.6
- Zásuvka 230V 16A
- Zásuvka dvojnásobná 230V 16A
- Vývod 230V
- Číslo okruhu

5						NÁZEV PROJEKTU Rekonstrukce laboratoře pro organickou syntézu v odd. chemie				NÁZEV VÝKRESU Výkresy dispozic		MĚŘÍTKO 1:50		LIST 2	
4												DATUM 05 / 2014			
3												FORMÁT A3		LISTŮ 2	
2						VYPRACOVAL Kortan				DATUM 05 / 2014					
1						KONTROLOVAL Semanský				DATUM 05 / 2014					
REVIZE	DATUM	POPIS ZMĚNY	VYPRACOVAL	OVĚŘIL	SCHVÁLIL	SCHVÁLIL Semanský				DATUM 05 / 2014		2-15100-D-00-147701		ZAK. ČÍSLO 14005	