


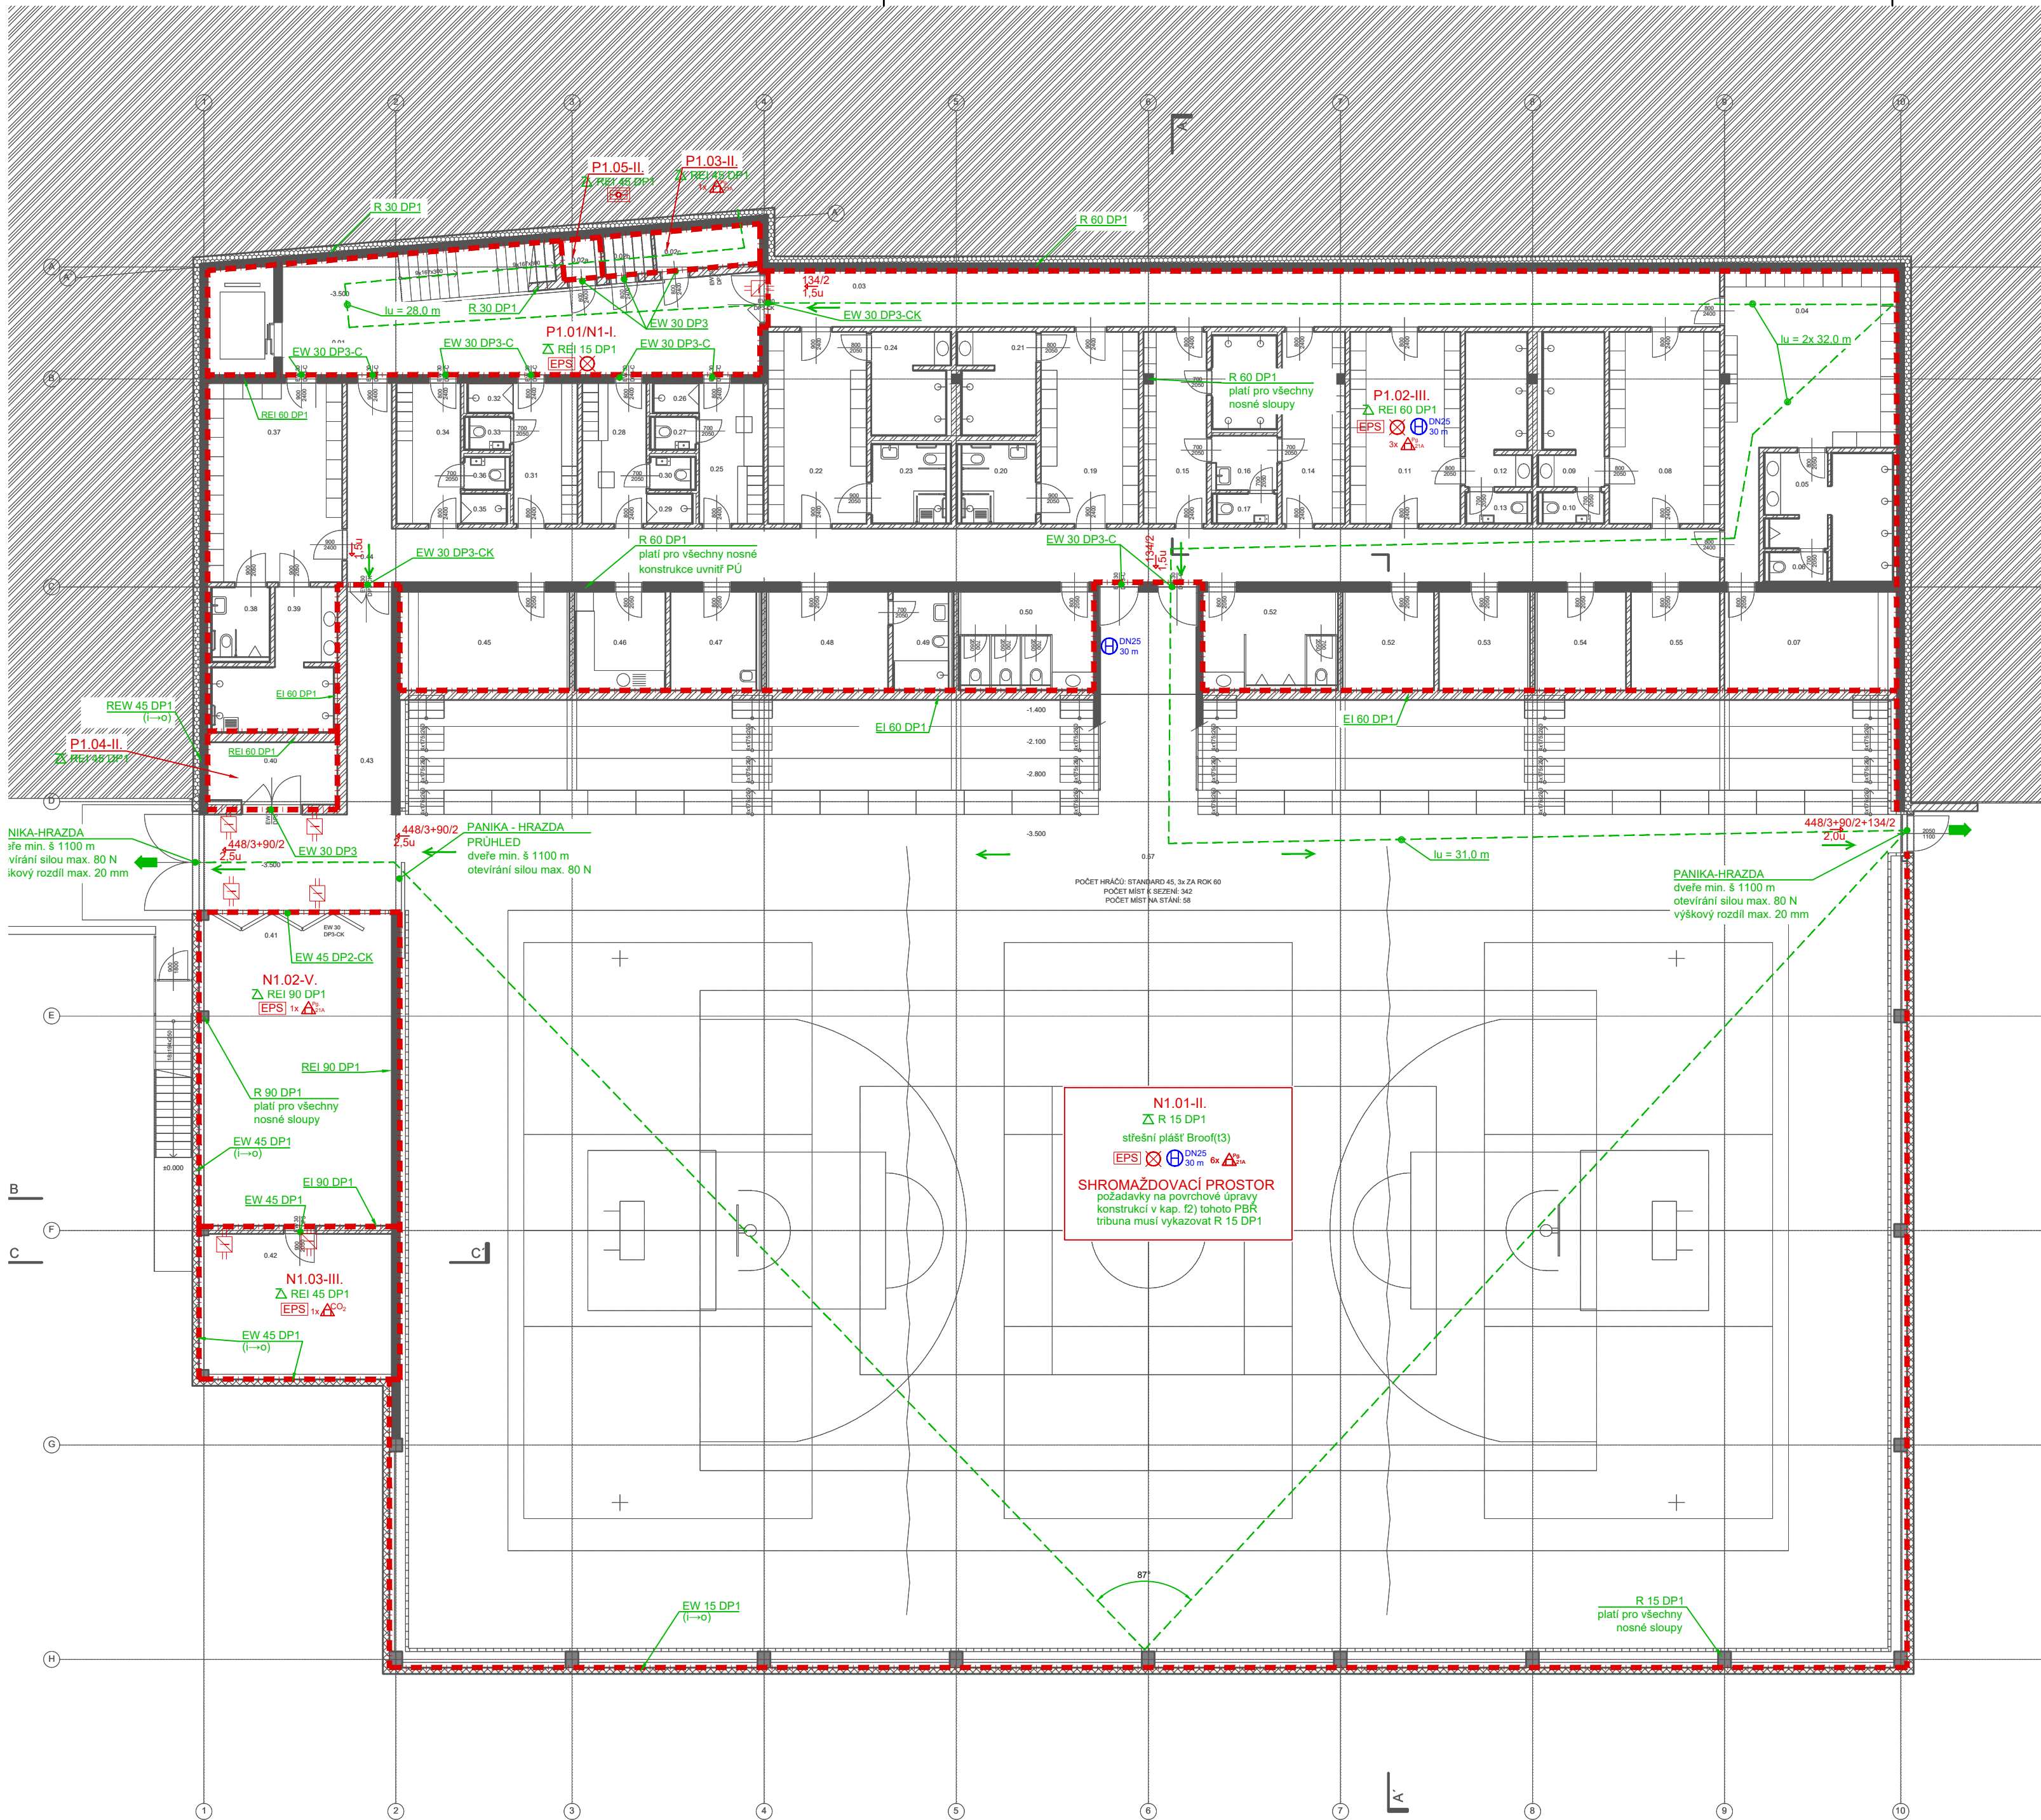

LEGENDA MÍSTNOSTÍ				
Č. M.	NÁZEV MÍSTNOSTI	PLOCHA m²	POVRCHY A ÚPRAVY	
			PODLAHA	STROPY
0.01	CHODBA	45.5	LITE TERACO	NÁTĚR UZAVÍRACÍ
0.02a	ROZVODNA EPS	1.7	EPOXIDOVÁ STĚRKA	NÁTĚR UZAVÍRACÍ
0.02b	ROZVODNA MDF	2.0	EPOXIDOVÁ STĚRKA	NÁTĚR UZAVÍRACÍ
0.02c	ROZVODNA NN	4.3	EPOXIDOVÁ STĚRKA	NÁTĚR UZAVÍRACÍ
0.03	ŠPINAVÁ CHODBA	52.9	EPOXIDOVÁ STĚRKA	NÁTĚR UZAVÍRACÍ
0.04	VELKÁ DOMÁCÍ ŠATNA	34.6	EPOXIDOVÁ STĚRKA	NÁTĚR UZAVÍRACÍ
0.05	HYGIENICKÉ ŽÁZEMÍ - VELKÁ DOMÁCÍ ŠATNA	13.9	EPOXIDOVÁ STĚRKA	NÁTĚR UZAVÍRACÍ
0.06	WC - VELKÁ DOMÁCÍ ŠATNA	1.9	EPOXIDOVÁ STĚRKA	NÁTĚR UZAVÍRACÍ
0.07	SKLAD - VELKÁ DOMÁCÍ ŠATNA	16.6	EPOXIDOVÁ STĚRKA	NÁTĚR UZAVÍRACÍ
0.08	MALÁ ŠATNA	20.7	EPOXIDOVÁ STĚRKA	NÁTĚR UZAVÍRACÍ
0.09	HYGIENICKÉ ŽÁZEMÍ - MALÁ ŠATNA	9.8	EPOXIDOVÁ STĚRKA	NÁTĚR UZAVÍRACÍ
0.10	WC - MALÁ ŠATNA	2.1	EPOXIDOVÁ STĚRKA	NÁTĚR UZAVÍRACÍ
0.11	MALÁ ŠATNA	20.7	EPOXIDOVÁ STĚRKA	NÁTĚR UZAVÍRACÍ
0.12	HYGIENICKÉ ŽÁZEMÍ - MALÁ ŠATNA	9.8	EPOXIDOVÁ STĚRKA	NÁTĚR UZAVÍRACÍ
0.13	WC - MALÁ ŠATNA	2.1	EPOXIDOVÁ STĚRKA	NÁTĚR UZAVÍRACÍ
0.14	MALÁ ŠATNA	11.8	EPOXIDOVÁ STĚRKA	NÁTĚR UZAVÍRACÍ
0.15	MALÁ ŠATNA	11.8	EPOXIDOVÁ STĚRKA	NÁTĚR UZAVÍRACÍ
0.16	SPOLEČNÉ HYGIENICKÉ ŽÁZEMÍ - MALÉ ŠATNY	3.5	EPOXIDOVÁ STĚRKA	NÁTĚR UZAVÍRACÍ
0.17	SPOLEČNÉ WC - MALÉ ŠATNY	2.0	EPOXIDOVÁ STĚRKA	NÁTĚR UZAVÍRACÍ
0.18	SPOLEČNÉ SPRCHY - MALÉ ŠATNY	6.2	EPOXIDOVÁ STĚRKA	NÁTĚR UZAVÍRACÍ
0.19	ŠATNA PRO HANDICAPOVANÉ	18.3	EPOXIDOVÁ STĚRKA	NÁTĚR UZAVÍRACÍ
0.20	WC - HANDICAPOVANÉ	6.3	EPOXIDOVÁ STĚRKA	NÁTĚR UZAVÍRACÍ
0.21	HYGIENICKÉ ŽÁZEMÍ - HANDICAPOVANÉ	7.7	EPOXIDOVÁ STĚRKA	NÁTĚR UZAVÍRACÍ
0.22	ŠATNA PRO HANDICAPOVANÉ	18.4	EPOXIDOVÁ STĚRKA	NÁTĚR UZAVÍRACÍ
0.23	WC - HANDICAPOVANÉ	6.3	EPOXIDOVÁ STĚRKA	NÁTĚR UZAVÍRACÍ
0.24	HYGIENICKÉ ŽÁZEMÍ - HANDICAPOVANÉ	7.7	EPOXIDOVÁ STĚRKA	NÁTĚR UZAVÍRACÍ
0.25	ŠATNA - TRENEŘI	8.8	EPOXIDOVÁ STĚRKA	NÁTĚR UZAVÍRACÍ
0.26	SPRCHA - TRENEŘI	1.4	EPOXIDOVÁ STĚRKA	NÁTĚR UZAVÍRACÍ
0.27	WC - TRENEŘI	1.6	EPOXIDOVÁ STĚRKA	NÁTĚR UZAVÍRACÍ
0.28	ŠATNA TRENEŘI	8.8	EPOXIDOVÁ STĚRKA	NÁTĚR UZAVÍRACÍ
0.29	SPRCHA - TRENEŘI	1.4	EPOXIDOVÁ STĚRKA	NÁTĚR UZAVÍRACÍ
0.30	WC - TRENEŘI	1.6	EPOXIDOVÁ STĚRKA	NÁTĚR UZAVÍRACÍ
0.31	ŠATNA ROZHODČÍ	8.8	EPOXIDOVÁ STĚRKA	NÁTĚR UZAVÍRACÍ
0.32	SPRCHA - ROZHODČÍ	1.4	EPOXIDOVÁ STĚRKA	NÁTĚR UZAVÍRACÍ
0.33	WC - ROZHODČÍ	1.6	EPOXIDOVÁ STĚRKA	NÁTĚR UZAVÍRACÍ
0.34	ŠATNA ROZHODČÍ	8.8	EPOXIDOVÁ STĚRKA	NÁTĚR UZAVÍRACÍ
0.35	SPRCHA - ROZHODČÍ	1.4	EPOXIDOVÁ STĚRKA	NÁTĚR UZAVÍRACÍ
0.36	WC - ROZHODČÍ	1.6	EPOXIDOVÁ STĚRKA	NÁTĚR UZAVÍRACÍ
0.37	VELKÁ ŠATNA	26.1	EPOXIDOVÁ STĚRKA	NÁTĚR UZAVÍRACÍ
0.38	WC PRO HANDICAPOVANÉ - VELKÁ ŠATNA	4.4	EPOXIDOVÁ STĚRKA	NÁTĚR UZAVÍRACÍ
0.39	HYGIENICKÉ ŽÁZEMÍ - VELKÁ ŠATNA	12.7	EPOXIDOVÁ STĚRKA	NÁTĚR UZAVÍRACÍ
0.40	TECHNICKÁ MÍSTNOST	7.7	EPOXIDOVÁ STĚRKA	NÁTĚR UZAVÍRACÍ
0.41	CENTRÁLNÍ SKLAD	58.8	EPOXIDOVÁ STĚRKA	NÁTĚR UZAVÍRACÍ
0.42	KOTELNA	27.3	EPOXIDOVÁ STĚRKA	NÁTĚR UZAVÍRACÍ
0.43	CHODBA	28.6	EPOXIDOVÁ STĚRKA	NÁTĚR UZAVÍRACÍ
0.44	ČISTÁ CHODBA	81.3	EPOXIDOVÁ STĚRKA	NÁTĚR UZAVÍRACÍ
0.45	PROSTOR PRO UDRŽBAŘE	16.3	EPOXIDOVÁ STĚRKA	NÁTĚR UZAVÍRACÍ
0.46	KUCHYŇKA	8.8	EPOXIDOVÁ STĚRKA	NÁTĚR UZAVÍRACÍ
0.47	UKLIDOVÁ MÍSTNOST	8.8	EPOXIDOVÁ STĚRKA	NÁTĚR UZAVÍRACÍ
0.48	OŠETŘOVNA	11.8	EPOXIDOVÁ STĚRKA	NÁTĚR UZAVÍRACÍ
0.49	HYGIENICKÉ ŽÁZEMÍ - OŠETŘOVNA	5.9	EPOXIDOVÁ STĚRKA	NÁTĚR UZAVÍRACÍ
0.50	WC ŽENY	13.0	EPOXIDOVÁ STĚRKA	NÁTĚR UZAVÍRACÍ
0.51	WC MUŽI	13.0	EPOXIDOVÁ STĚRKA	NÁTĚR UZAVÍRACÍ
0.52	ODDÍLOVÝ SKLAD	8.8	EPOXIDOVÁ STĚRKA	NÁTĚR UZAVÍRACÍ
0.53	ODDÍLOVÝ SKLAD	8.8	EPOXIDOVÁ STĚRKA	NÁTĚR UZAVÍRACÍ
0.54	ODDÍLOVÝ SKLAD	8.8	EPOXIDOVÁ STĚRKA	NÁTĚR UZAVÍRACÍ
0.55	ODDÍLOVÝ SKLAD	8.5	EPOXIDOVÁ STĚRKA	NÁTĚR UZAVÍRACÍ
0.57	HERNÍ PLOCHA	1227.3	SPORTOVNÍ PODLAHA CERTIFIKOVANÁ NA BAZI PVC	AKUSTICKÝ OBKLAD
PLOCHA CELKEM		1971.8		

LEGENDA / LEGEND	
N1.01-II.	číslo požárního úseku / stupeň požární bezpečnost number of shaft fire compartment / / index of fire safety
— · —	hranice požárního úseku fire compartment border
EW 30 DP1 - C	požární odolnost dveří fire resistance of door
CK	dvoukřídlé dveře vybavené samozavíračem a koordinátorem zavírání druhého křídla two-wings doors with closer and coordinator
PANIKA	panikové kování dle EN 179(klika) / EN 1125(madlo) panic exit device
EPS-OD	roleta / dveře / závora odblokována EPS fire shutter / door/ closer unlocked by FACP
REI 30 DP1	požární odolnost stropu / střeška fire resistance of ceiling / roof
R 30 DP1	požární odolnost sloupů / stěny fire resistance of column / wall
REW 30 DP1 (I→O)	požární odolnost nosné obvodové stěny fire resistance of loadbearing peripheral wall
27 1,5u	směr úniku / počet osob emergency exit direction / No. of people
→	směr úniku / dveře, jímž prochází uniková cesta escape direction / door on escape route
→	východ ven exit
Δ ³ A	přenosný hasicí přístroj práškový Pg 6L dust-based fire extinguisher Pg 6L
Δ ³ CO ₂	přenosný hasicí přístroj CO ₂ fire extinguisher CO ₂
DN25 30 m	vnitřní požární hydrant DN25 fire hose cabinet
⊗	nouzové osvětlení emergency light
OC	připojovací místo požární nádrže
[EPS]	elektrická požární signalizace fire alarm control system
[E-]	ústřední elektrická požární signalizace fire alarm control system
[E-]	obslužný a signalizační panel EPS control and signaling panel of fire control system
[RPO]	rozvaděč požární ochrany fire protection switchboard
[KTPO]	klíčový trezor požární ochrany key safe fire protection
[OPPO]	obslužné pole požární ochrany field of fire protection service
TS	total stop
CS JVE	central stop
⌋	požární klapka fire damper

LEGENDA MATERIÁLŮ:

	ŽELEZOBETON
	PŘÍČKY ZDĚNÉ
	SANITÁRNÍ PŘÍČKA
	FASÁDNÍ PANELE
	TEPELNÁ ISOLACE - FASÁDA
	TEPELNÁ ISOLACE - XPS
	AKUSTICKÝ PANEL
	ZEMINA PŮVODNÍ
	ZEMINA NASYPANÁ

±0,000 = 467,50 m n. m.
SPORTOVNÍ HALA VELKÉ MEZÍŘÍČÍ
U Světlé, Velké Mezířičí
investor:
Město Velké Mezířičí
Radnická 29/1, 594 13 Velké Mezířičí
architekt a generální projektant:
CUBOID ARCHITEKTI s.r.o.
Krohova 2595/43a, 160 00 Praha 6
stupeň:
DOKUMENTACE PRO SPOLEČNÉ POVOLENÍ
část:
D1.3. - POŽÁRNÍ BEZPEČNOSTNÍ ŘEŠENÍ
zodpovědný projektant části:
PROPBS s.r.o.
Nádražní 238/7
682 01 Vyškov
vypracoval:
Ing. D. Srněnský
kontroloval:
Ing. J. Tománek, ČKAIT: 0011898
datum:
05/2024
výkres:
PŮDORYS 1.PP
měřítko:
1 : 150
kód výkresu:
číslo paré: