


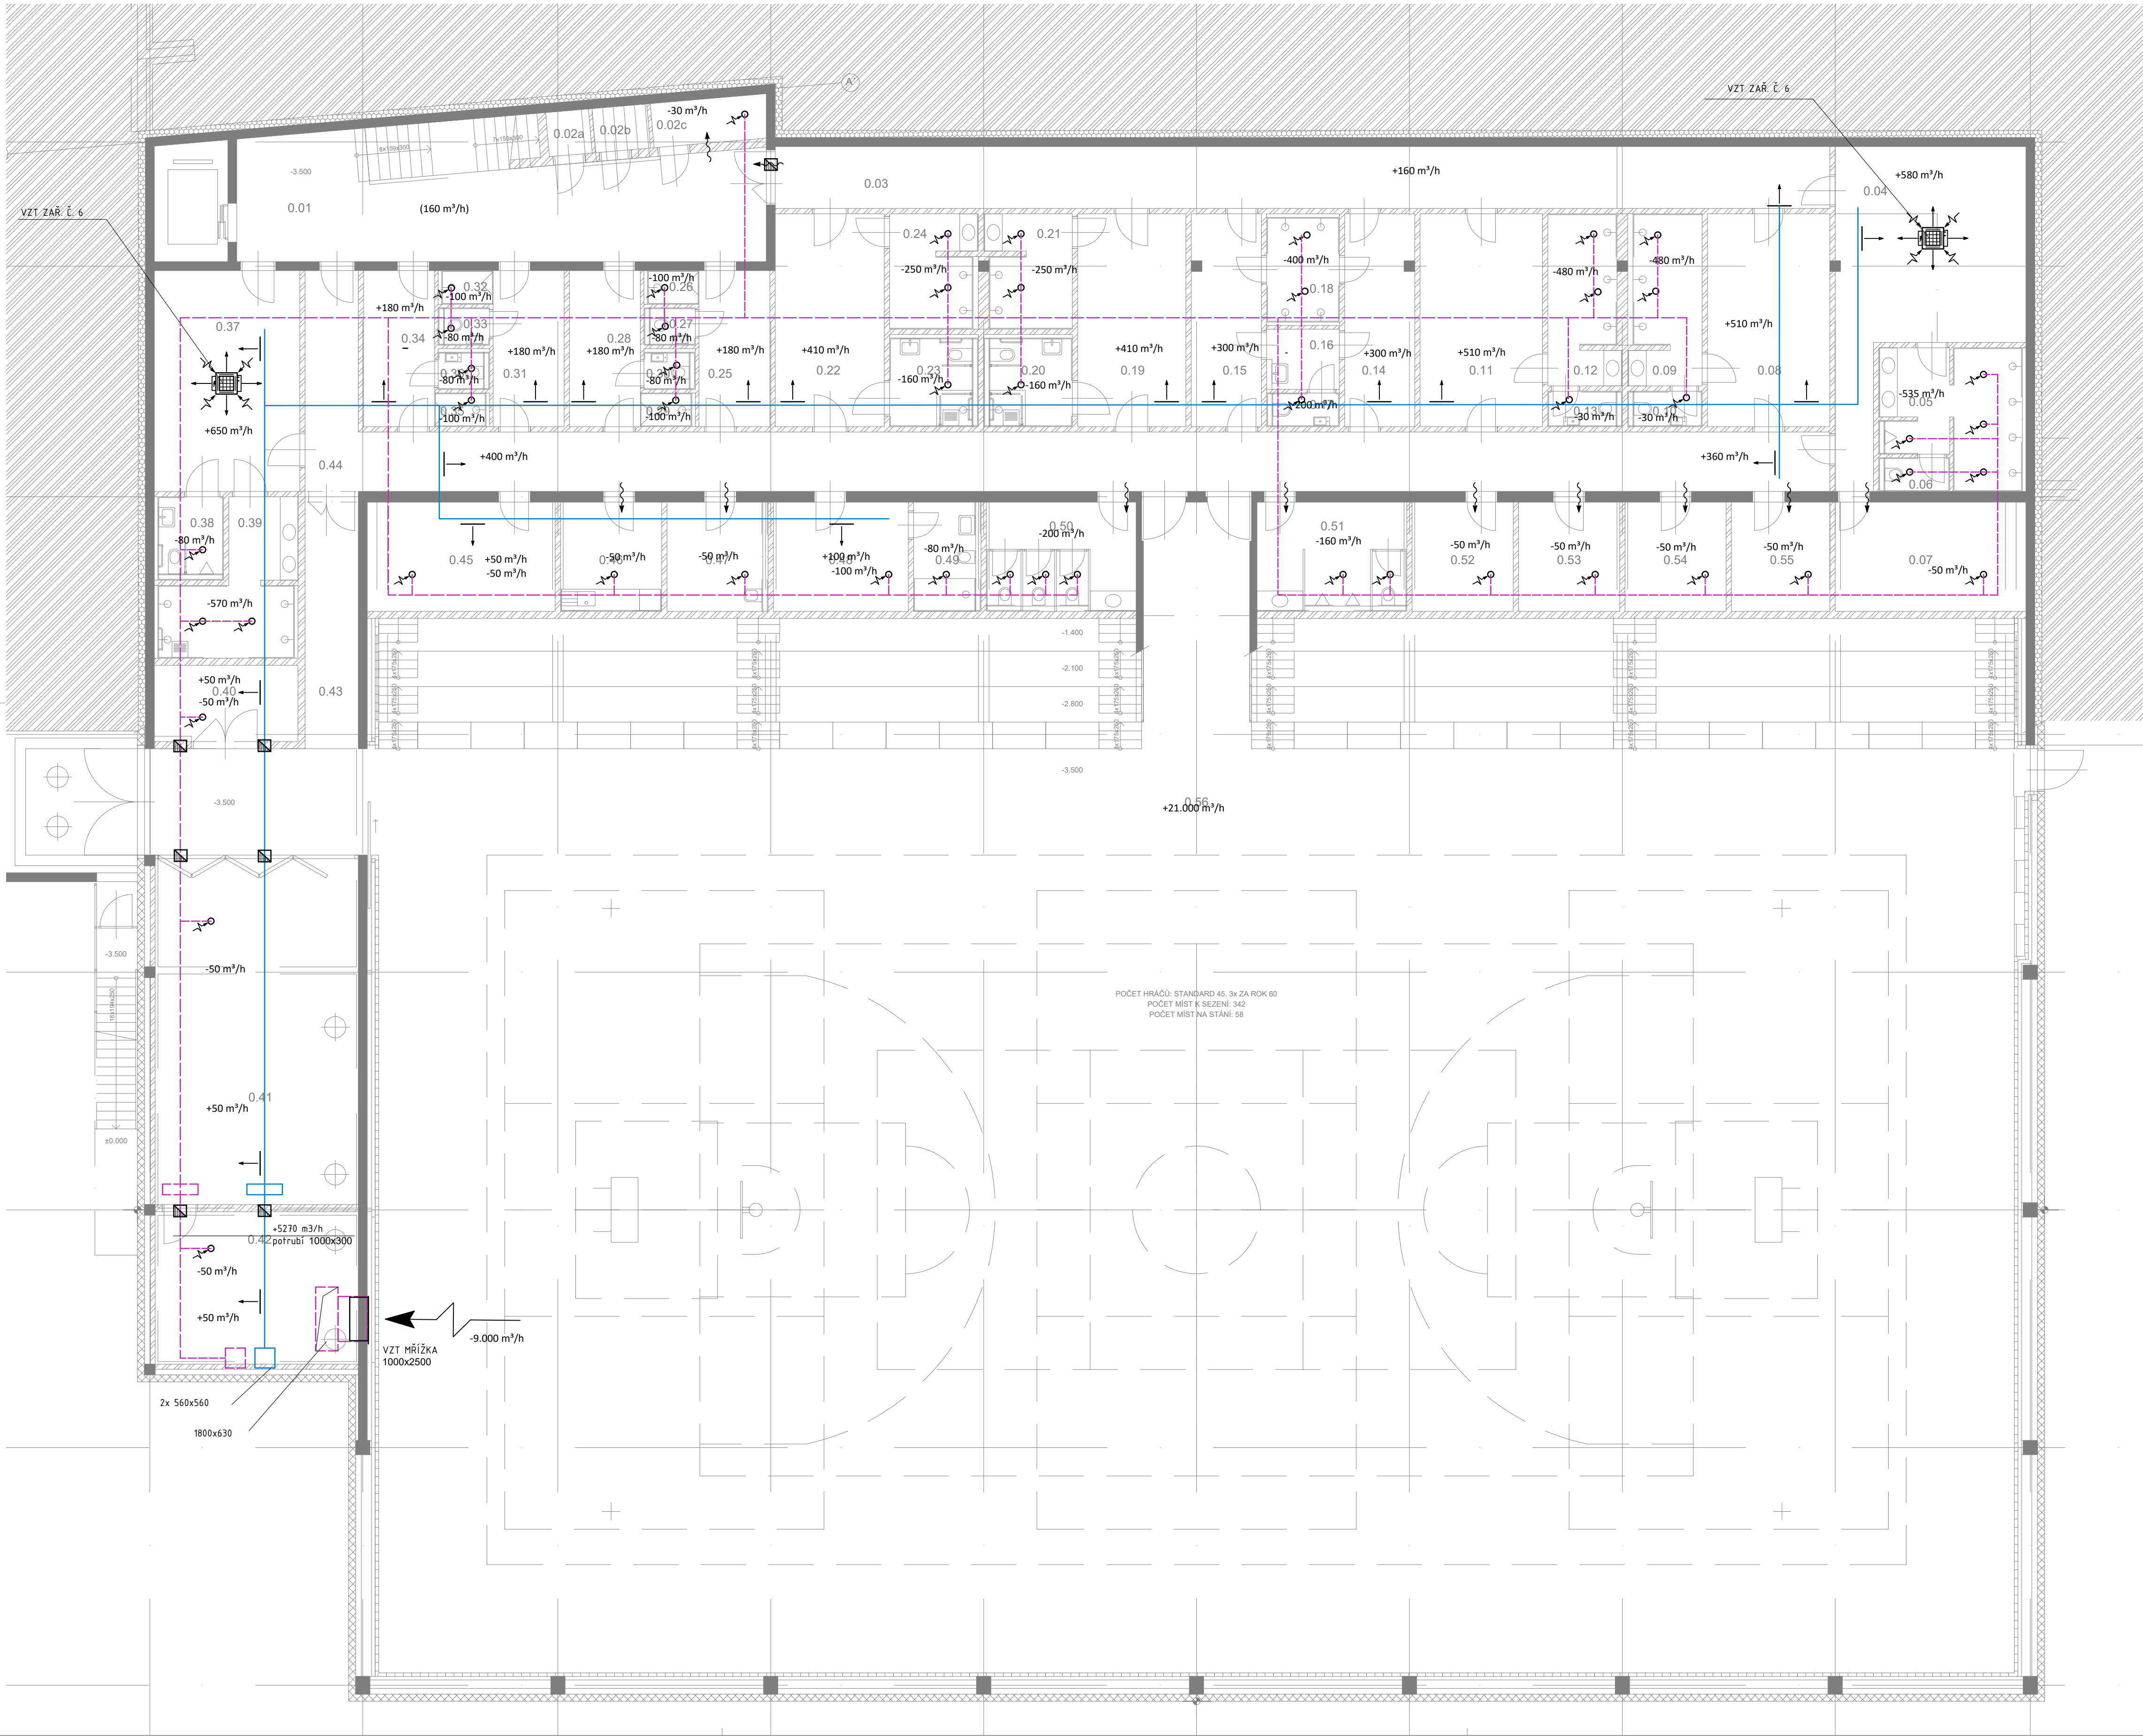

LEGENDA MÍSTNOSTÍ		
Č. M.	NÁZEV MÍSTNOSTI	PLOCHA m²
0.01	CHODBA	45,7
0.02	ELEKTRO ROZVODNA	7,7
0.03	ŠPÍNAVÁ CHODBA	52,9
0.04	VELKÁ DOMÁCI ŠATNA	34,6
0.05	HYGIENICKÉ ZÁZEMÍ - VELKÁ DOMÁCI ŠATNA	13,9
0.06	WC - VELKÁ DOMÁCI ŠATNA	1,9
0.07	SKLAD - VELKÁ DOMÁCI ŠATNA	16,6
0.08	MALÁ ŠATNA	20,7
0.09	HYGIENICKÉ ZÁZEMÍ - MALÁ ŠATNA	9,6
0.10	WC - MALÁ ŠATNA	2,1
0.11	MALÁ ŠATNA	20,7
0.12	HYGIENICKÉ ZÁZEMÍ - MALÁ ŠATNA	9,6
0.13	WC - MALÁ ŠATNA	2,1
0.14	MALÁ ŠATNA	11,8
0.15	MALÁ ŠATNA	11,8
0.16	SPOLEČNÉ HYGIENICKÉ ZÁZEMÍ - MALÉ ŠATNY	3,5
0.17	SPOLEČNÉ WC - MALÉ ŠATNY	2,0
0.18	SPOLEČNÉ SPRCHY - MALÉ ŠATNY	6,2
0.19	ŠATNA PRO HANDICAPOVANÉ	18,3
0.20	WC - HANDICAPOVANÉ	6,3
0.21	HYGIENICKÉ ZÁZEMÍ - HANDICAPOVANÉ	7,7
0.22	ŠATNA PRO HANDICAPOVANÉ	18,4
0.23	WC - HANDICAPOVANÉ	6,3
0.24	HYGIENICKÉ ZÁZEMÍ - HANDICAPOVANÉ	7,7
0.25	ŠATNA - TRENÉŘI	8,8
0.26	SPRCHA - TRENÉŘI	1,4
0.27	WC - TRENÉŘI	1,6
0.28	ŠATNA TRENÉŘI	8,8
0.29	SPRCHA - TRENÉŘI	1,4
0.30	WC - TRENÉŘI	1,6
0.31	ŠATNA ROZHODČÍ	8,8
0.32	SPRCHA - ROZHODČÍ	1,4
0.33	WC - ROZHODČÍ	1,6
0.34	ŠATNA ROZHODČÍ	8,8
0.35	SPRCHA - ROZHODČÍ	1,4
0.36	WC - ROZHODČÍ	1,6
0.37	VELKÁ ŠATNA	26,1
0.38	WC PRO HANDICAPOVANÉ - VELKÁ ŠATNA	4,4
0.39	HYGIENICKÉ ZÁZEMÍ - VELKÁ ŠATNA	12,7
0.40	TECHNICKÁ MÍSTNOST	7,7
0.41	CENTRÁLNÍ SKLAD	58,9
0.42	KOTELNA	27,3
0.43	CHODBA	28,5
0.44	ČISTÁ CHODBA	61,3
0.45	PROSTOR PRO ÚDRŽBÁŘE	16,3
0.46	KUCHYŤKA	8,8
0.47	ÚKLIDOVÁ MÍSTNOST	8,8
0.48	OSĚTROVNA	11,8
0.49	HYGIENICKÉ ZÁZEMÍ - OSĚTROVNA	5,9
0.50	WC ŽENY	13,0
0.51	WC MUŽI	13,0
0.52	ODDĚLOVÝ SKLAD	8,8
0.53	ODDĚLOVÝ SKLAD	8,8
0.54	ODDĚLOVÝ SKLAD	8,8
0.55	ODDĚLOVÝ SKLAD	8,8
0.57	HERNÍ PLOCHA	1287,3
CELKEM	PLOCHA	1960,2

LEGENDA :	
	POTRUBÍ - ČERSTVÝ VZDUCH
	POTRUBÍ - ODPADNÍ VZDUCH
	POTRUBÍ - PŘÍVODNÍ VZDUCH
	POTRUBÍ - ODVODNÍ VZDUCH
	POTRUBÍ POŽÁRNÍ - PŘÍVODNÍ VZDUCH
	POŽÁRNÍ IZOLACE
	NUCENÝ PŘÍVOD VZDUCHU
	NUCENÝ PŘÍVOD VZDUCHU
	PŘÍROZENÝ TRANSFER VZDUCHU
	TALÍŘOVÝ VENTIL
	STROPNÍ/STĚNOVÁ MŘÍŽKA
	FAN-COIL KAZETOVÝ SINGLE
	ODVODNÍ ANEMOSTAT
	PŘÍVODNÍ ANEMOSTAT ČTYŘHRANNÝ
	VENTILÁTOR
	TLUMIČ HLUKU
	POŽÁRNÍ Klapka

REVIZE (číslo, datum, popis)

č.	datum	popis

název a místo stavby
SPORTOVNÍ HALA VELKÉ MEZÍŘÍČÍ
katastrální území Velké Mezířičí
parc. č. 3908/1, 3908/2, 3909, 3911/4, 3911/6 a 3911/7
stavebník
Město Velké Mezířičí
Radnická 29/1, 594 13 Velké Mezířičí
architekt a generální projektant
CUBOID ARCHITEKTI s.r.o.
Krohova 2595/43A, 160 00 Praha 6
Ing. arch. Aleš Papp
Ing. arch. Magda Pappová
Tel : +420 774 259 203
zodpovědný projektant
Ing. arch. Aleš Papp
č. autorizace A.0: 3034
ales.papp@cuboid.cz, +420 774 259 201
část:
VZT
zodpovědný projektant části
TK4G s.r.o.
Na Dlouhém lánu 30/12, Praha 6, 160 00
Ing. Tomáš Kostkan
vypracoval
Ing. Tomáš Kostkan
stupeň dokumentace

DOKUMENTACE PRO VYDÁNÍ SPOLEČNÉHO POVOLENÍ (ÚR+SP)

výkres

PŮDORYS 1PP

měřítko

1:100

datum

06/2024

Číslo výkresu

číslo paré

SHVM_DSR_D.1.4.2_099