


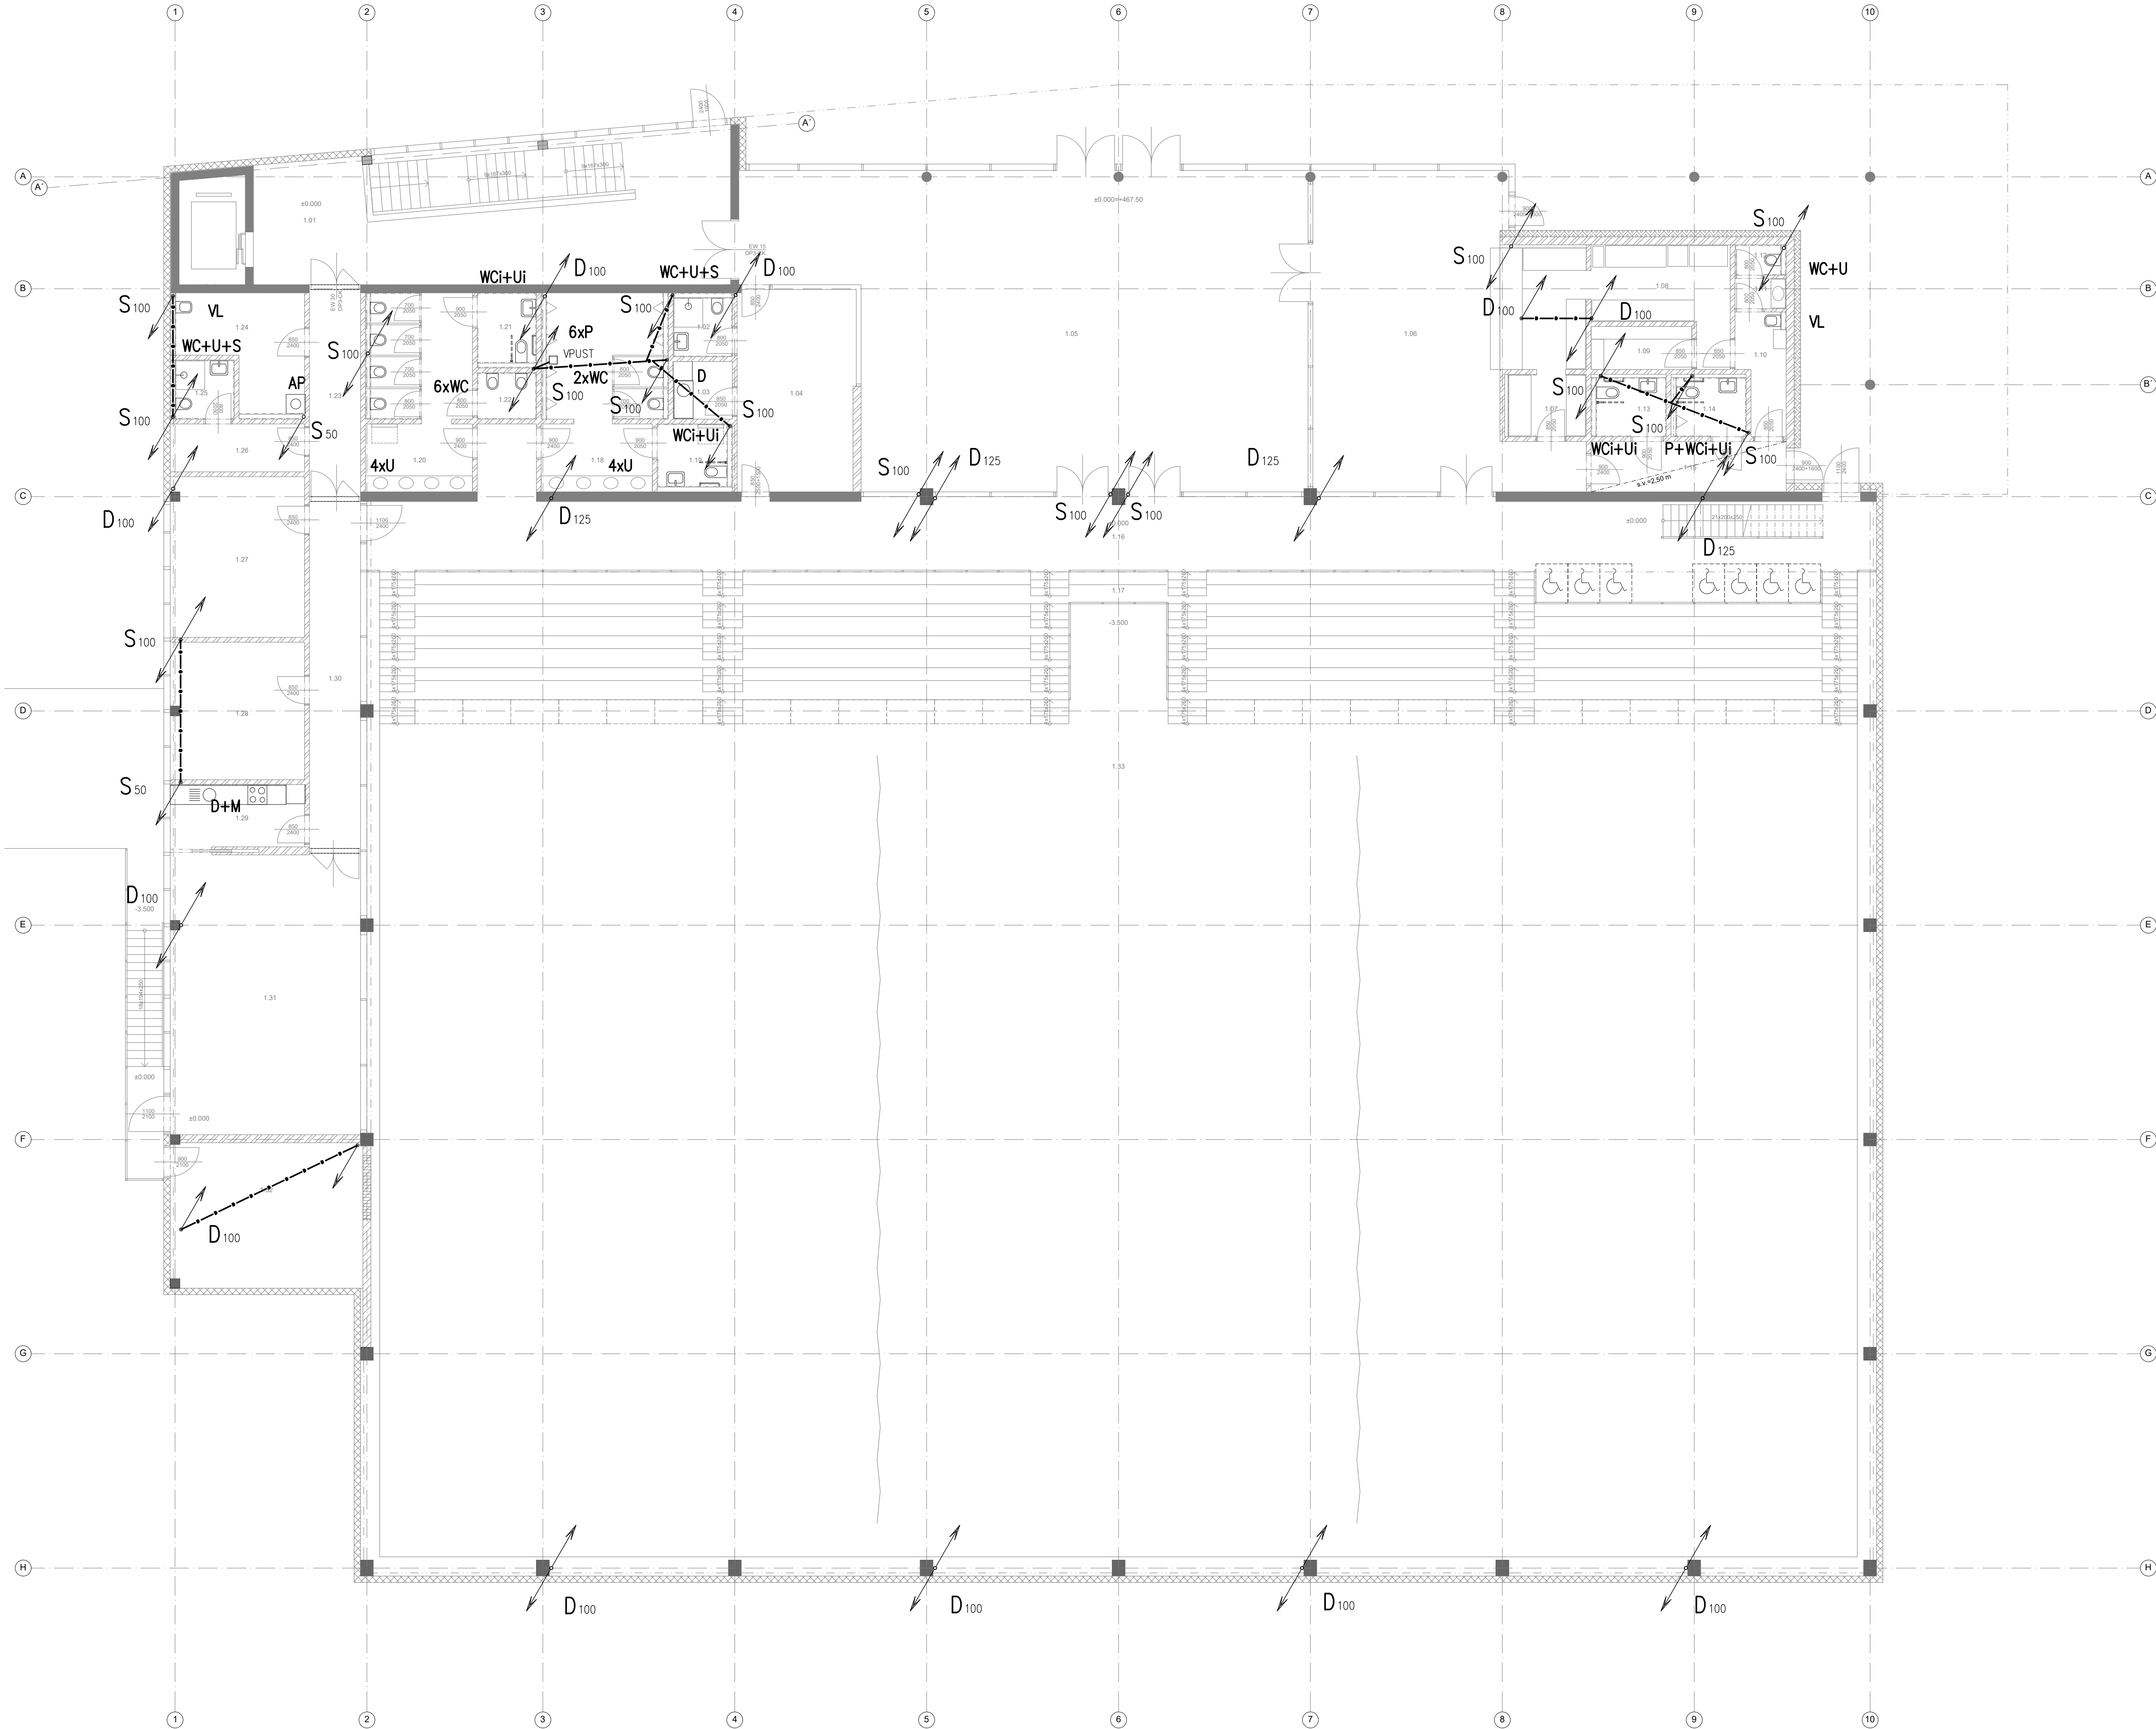

LEGENDA MÍSTNOSTI						
Č. M.	NÁZEV MÍSTNOSTI	PLOCHA m ²	POVRCHY A ÚPRAVY			POZNÁMKA
			PODLAHA	STĚNY	STROPY	
1.01	CHODBA	65.9	LITE TERACOD	NÁTER UZAVÍRACÍ	NÁTER UZAVÍRACÍ BEZBARVÝ	PODLAHOVÉ VYTÁPĚNÍ
1.02	TOILETY - RECEPCE	3.7	EPOKSIDOVÁ STĚRKA	NÁTER UZAVÍRACÍ / KERAMICKÝ OBKLAD	NÁTER UZAVÍRACÍ BEZBARVÝ	PODLAHOVÉ VYTÁPĚNÍ
1.03	KUCHYŇKA - RECEPCE	3.3	EPOKSIDOVÁ STĚRKA	NÁTER UZAVÍRACÍ / KERAMICKÝ OBKLAD	NÁTER UZAVÍRACÍ BEZBARVÝ	PODLAHOVÉ VYTÁPĚNÍ
1.04	RECEPCE	23.4	LITE TERACOD	NÁTER UZAVÍRACÍ	NÁTER UZAVÍRACÍ BEZBARVÝ	PODLAHOVÉ VYTÁPĚNÍ
1.05	VSTUPNÍ HALA	154.6	LITE TERACOD	NÁTER UZAVÍRACÍ	NÁTER UZAVÍRACÍ BEZBARVÝ	PODLAHOVÉ VYTÁPĚNÍ
1.06	BUKET	74.4	LITE TERACOD	NÁTER UZAVÍRACÍ / KERAMICKÝ OBKLAD	NÁTER UZAVÍRACÍ BEZBARVÝ	PODLAHOVÉ VYTÁPĚNÍ
1.07	MYTÍ STOLNÍHO NÁDOBÍ	4.8	EPOKSIDOVÁ STĚRKA	NÁTER UZAVÍRACÍ / KERAMICKÝ OBKLAD	NÁTER UZAVÍRACÍ BEZBARVÝ	PODLAHOVÉ VYTÁPĚNÍ
1.08	PŘÍPRAVNA	12.2	EPOKSIDOVÁ STĚRKA	NÁTER UZAVÍRACÍ / KERAMICKÝ OBKLAD	NÁTER UZAVÍRACÍ BEZBARVÝ	PODLAHOVÉ VYTÁPĚNÍ
1.09	SKLAD POTRAVIN	4.3	EPOKSIDOVÁ STĚRKA	NÁTER UZAVÍRACÍ / KERAMICKÝ OBKLAD	NÁTER UZAVÍRACÍ BEZBARVÝ	PODLAHOVÉ VYTÁPĚNÍ
1.10	CHODBA S UKLIDEM	5.2	EPOKSIDOVÁ STĚRKA	NÁTER UZAVÍRACÍ	NÁTER UZAVÍRACÍ BEZBARVÝ	PODLAHOVÉ VYTÁPĚNÍ
1.11	WC PŘEDSÍŇ	1.6	EPOKSIDOVÁ STĚRKA	NÁTER UZAVÍRACÍ / KERAMICKÝ OBKLAD	NÁTER UZAVÍRACÍ BEZBARVÝ	PODLAHOVÉ VYTÁPĚNÍ
1.12	WC PERSONAL	1.5	EPOKSIDOVÁ STĚRKA	NÁTER UZAVÍRACÍ / KERAMICKÝ OBKLAD	NÁTER UZAVÍRACÍ BEZBARVÝ	PODLAHOVÉ VYTÁPĚNÍ
1.13	WC ŽENY BEZBARÉROVÉ	4.4	EPOKSIDOVÁ STĚRKA	NÁTER UZAVÍRACÍ / KERAMICKÝ OBKLAD	NÁTER UZAVÍRACÍ BEZBARVÝ	PODLAHOVÉ VYTÁPĚNÍ
1.14	WC MUŽI BEZBARÉROVÉ	4.4	EPOKSIDOVÁ STĚRKA	NÁTER UZAVÍRACÍ / KERAMICKÝ OBKLAD	NÁTER UZAVÍRACÍ BEZBARVÝ	PODLAHOVÉ VYTÁPĚNÍ
1.15	CHODBA	9.9	LITE TERACOD	NÁTER UZAVÍRACÍ	ISK PODHLÉD HLADKY + NÁTER	-
1.16	OHODZ HLEDĚBĚ	121.1	LITE TERACOD	NÁTER UZAVÍRACÍ	NÁTER UZAVÍRACÍ BEZBARVÝ	-
1.17	HLEDĚBĚ	172.3	EPOKSIDOVÁ STĚRKA	NÁTER UZAVÍRACÍ	NÁTER UZAVÍRACÍ BEZBARVÝ	-
1.18	WC - MUŽ	23.3	EPOKSIDOVÁ STĚRKA	NÁTER UZAVÍRACÍ / KERAMICKÝ OBKLAD	NÁTER UZAVÍRACÍ BEZBARVÝ	PODLAHOVÉ VYTÁPĚNÍ
1.19	WC - MUŽ HANDICAPOVANÍ	4.7	EPOKSIDOVÁ STĚRKA	NÁTER UZAVÍRACÍ / KERAMICKÝ OBKLAD	NÁTER UZAVÍRACÍ BEZBARVÝ	PODLAHOVÉ VYTÁPĚNÍ
1.20	WC - ŽENY	20.6	EPOKSIDOVÁ STĚRKA	NÁTER UZAVÍRACÍ / KERAMICKÝ OBKLAD	NÁTER UZAVÍRACÍ BEZBARVÝ	PODLAHOVÉ VYTÁPĚNÍ
1.21	WC - ŽENY HANDICAPOVANÉ	4.4	EPOKSIDOVÁ STĚRKA	NÁTER UZAVÍRACÍ / KERAMICKÝ OBKLAD	NÁTER UZAVÍRACÍ BEZBARVÝ	PODLAHOVÉ VYTÁPĚNÍ
1.22	WC ŽENY - KABINA PRO OSOBNÍ HYGIENU	2.7	EPOKSIDOVÁ STĚRKA	NÁTER UZAVÍRACÍ / KERAMICKÝ OBKLAD	NÁTER UZAVÍRACÍ BEZBARVÝ	PODLAHOVÉ VYTÁPĚNÍ
1.23	CHODBA	10.7	LITE TERACOD	NÁTER UZAVÍRACÍ	NÁTER UZAVÍRACÍ BEZBARVÝ	-
1.24	UKLIDOVÁ MÍSTNOST S PROVOZOVÁNÍM SKLADU A PRAČELNOU	12.3	EPOKSIDOVÁ STĚRKA	NÁTER UZAVÍRACÍ	NÁTER UZAVÍRACÍ BEZBARVÝ	-
1.25	WC - ZAMĚSTNANCI	3.7	EPOKSIDOVÁ STĚRKA	NÁTER UZAVÍRACÍ / KERAMICKÝ OBKLAD	NÁTER UZAVÍRACÍ BEZBARVÝ	PODLAHOVÉ VYTÁPĚNÍ
1.26	BATNA - ZAMĚSTNANCI	6.4	EPOKSIDOVÁ STĚRKA	NÁTER UZAVÍRACÍ	NÁTER UZAVÍRACÍ BEZBARVÝ	PODLAHOVÉ VYTÁPĚNÍ
1.27	KANCELÁŘ	21.0	KOBEREC	NÁTER UZAVÍRACÍ	NÁTER UZAVÍRACÍ BEZBARVÝ	PODLAHOVÉ VYTÁPĚNÍ
1.28	KANCELÁŘ	18.0	KOBEREC	NÁTER UZAVÍRACÍ	NÁTER UZAVÍRACÍ BEZBARVÝ	PODLAHOVÉ VYTÁPĚNÍ
1.29	ŽÁZIM / KUCHYŇKA	8.4	EPOKSIDOVÁ STĚRKA	NÁTER UZAVÍRACÍ / KERAMICKÝ OBKLAD	NÁTER UZAVÍRACÍ BEZBARVÝ	PODLAHOVÉ VYTÁPĚNÍ
1.30	CHODBA	18.1	LITE TERACOD	NÁTER UZAVÍRACÍ	NÁTER UZAVÍRACÍ BEZBARVÝ	PODLAHOVÉ VYTÁPĚNÍ
1.31	MULTIFUNKČNÍ SÁLKULOBODNAP	52.2	LITE TERACOD	NÁTER UZAVÍRACÍ	NÁTER UZAVÍRACÍ BEZBARVÝ	PODLAHOVÉ VYTÁPĚNÍ
1.32	TECHNICKÁ MÍSTNOST	27.3	EPOKSIDOVÁ STĚRKA	NÁTER UZAVÍRACÍ	NÁTER UZAVÍRACÍ BEZBARVÝ	-
1.33	PROSTOR HALY	-	-	NÁSTRÍK BILY: NÁTER UZAVÍRACÍ	-	-
PLOCHA CELKEM		900.8				

LEGENDA: KANALIZACE

- S₁₀₀ ↗ ODPADNÍ POTRUBÍ SPLAŠKOVÉ KANALIZACE
D₁₀₀ ↗ ODPADNÍ POTRUBÍ GRAVITAČNÍ DEŠŤOVÉ KANALIZACE
- — — — — POTRUBÍ SPLAŠKOVÉ KANALIZACE
- - - - - POTRUBÍ SPLAŠKOVÉ KANALIZACE POD STŘEPEM
— — — — — KANALIZAČNÍ PŘÍPOJOVACÍ POTRUBÍ
— — — — — POTRUBÍ DEŠŤOVÉ KANALIZACE
— — — — — POTRUBÍ DEŠŤOVÉ KANALIZACE

- S SPRCHA
WC ZÁCHODOVÁ MISA
U,Um UMYVADLO, UMYVÁTKO
D DŘEZ
M MÝČKA
VL výlevka
AP PRAČKA
P PÍSOŘ

±0.000 = 467.50 m n. m.

SPORTOVNÍ HALA VELKÉ MEZÍŘÍČI

U Světlé, Velké Mezířiči

investor:

Město Velké Mezířiči

Radnická 29/1, 594 13 Velké Mezířiči

architekt a generální projektant:

CUBOID ARCHITEKTI s.r.o.

Krohova 2595/43a, 160 00 Praha 6

stupeň:

DOKUMENTACE PRO SOPOLEČNÉ POVOLENÍ

část:

D.1.4 - ZDRAVOTNÉ TECHNICKÉ INSTALACE

zodpovědný projektant části:

Josef Chmélka

Osadní 12a, 170 00 Praha 7

vypracoval:

Josef Chmélka ml.

datum:

06/2024

výkres:

KANALIZACE - PŮDORYS 1.NP

měřítko:

1:100

kód výkresu:

číslo paré:

HVM_DSR_D.1.4.k_101_00