


1.NP

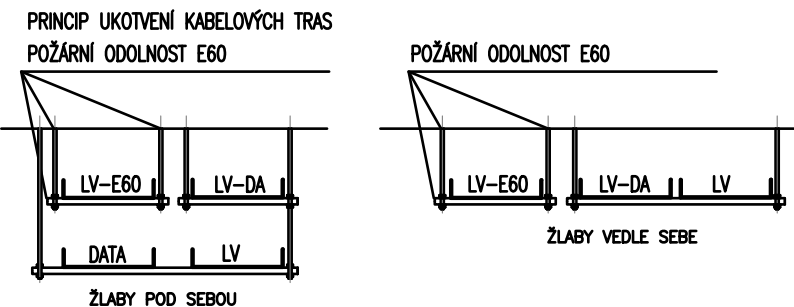

LEGENDA MÍSTNOSTI				
C. M.	NÁZEV MÍSTNOSTI	POVĚRCH	fm	m
1.01	CHOŘBA	646	200	
1.02	TOALETY - RECEPCE	36	200	
1.03	KUCHYŇKA - RECEPCE	32	300	
1.04	RECEPCE	237	500	
1.05	VSTUPNÍ HALA	1546	300	
1.06	BURET	754	200	
1.07	MYTÍ TOILETNOU NADOMI	51	500	
1.08	SPRŠOVNA	118	500	
1.09	SLAD POTRAVIN	43	200	
1.10	CHOŘBA S ULOŽENÍM	52	200	
1.11	WC PRÁŠKOV	15	200	
1.12	WC PERSONÁL	14	200	
1.13	WC ŽENY BEZBARÉROVÉ	42	200	
1.14	WC MUŽI BEZBARÉROVÉ	42	200	
1.15	CHOŘBA	108	200	
1.16	CHOCH HLEDĚBĚ	1213	300	
1.17	HLEDĚBĚ	1213	300	
1.18	WC - MUŽI	255	200	
1.19	MUŽI HODIČKOVANCI	60	200	
1.20	WC - ŽENY	209	200	
1.21	WC - ŽENY HODIČKOVANCI	45	200	
1.22	WC - ŽENY - KABINA PRO JEDNOU POUŽÍVATELNU	24	200	
1.23	CHOŘBA	105	200	
ULOVKA MÍSTNOST S PROVÁZEM KUCHYŇKA A PRÁŠKOVNOU				
1.24	WC - ŽAMĚŘNÁNCI	115	300	
1.25	WC - ŽAMĚŘNÁNCI	35	200	
1.26	ŠATNA ZAMĚŘNÁNCI	60	300	
1.27	KANCELÁŘ	198	500	
1.28	KANCELÁŘ	170	500	
1.29	DAŽNÍ / KUCHYŇKA	78	300	
1.30	CHOŘBA	178	200	
1.31	MÍSTNOSTI SILKULOVANUP	500	500	
1.32	TECHNICKÁ MÍSTNOST	269	300	
POVĚRCH CELKEM		8933		

[illegible][illegible]

KABELOVÉ TRASY:

- ROZVODY NN
- ROZVODY NN POŽÁRNÍ
- ROZVODY SLP
- HRANICE NAPÁJENÍ Z ROZVADĚČŮ

NEZAKRESLENÉ TRASY JSOU PROVEDENY Z OCELOVÝCH
ŽLABŮ 62x50, PŘÍCHYTEK NEBO PLASTOVÝCH TRUBEK.
TOLERANCE ULOŽENÍ VODOROVNÝCH KABELOVÝCH TRAS 2

ROZVODNÁ SOUSTAVA : NN ČÁST - 3+N+PE, AC 50Hz, 230/400V / TN-C-S
 OCHRANA PŘED NEBEZPEČNÝM DOTYKEM DLE ČSN 33 2000-4-41 ed.3
 NN ČÁST: ZÁKLADNÍ - IZOLACE, KRYTÍM
 NN ČÁST: PŘI PORUŠE - AUTOMATICKÝM ODPOJENÍM OD ZDROJE
 PRO OBJEKT PŘEDVEDENO UZEMNĚNÍ DLE ČSN 33 2000-5-54 ed.3

00 000 = 467,50 m n. m.

SPORTOVNÍ HALA VELKÉ MEZÍŘÍČI

U Světlé, Velké Mezířiči

investor:

Město Velké Mezířiči

Radnická 29/1, 594 13 Velké Mezířiči

architekt a generální projektant:

CUBOID ARCHITEKTÚŘI s.r.o.

Krohova 2595/43a, 160 00 Praha 6

stupeň:

DOKUMENTACE PRO SPOLEČNÉ POVOLENÍ

část:

D.1.4.4 - ELEKTROINSTALACE - SILNOPROUD

zodpovědný projektant části:

ExPlan s.r.o.

Michelská 18/22a, 140 00 Praha 4

Jiří Veselský

vypracoval:

Ing. Tomáš Marek

datum:

06/2024

výkres:

PŮDORYS 1.NP

měřítko:

1:100

kód výkresu:

číslo par