


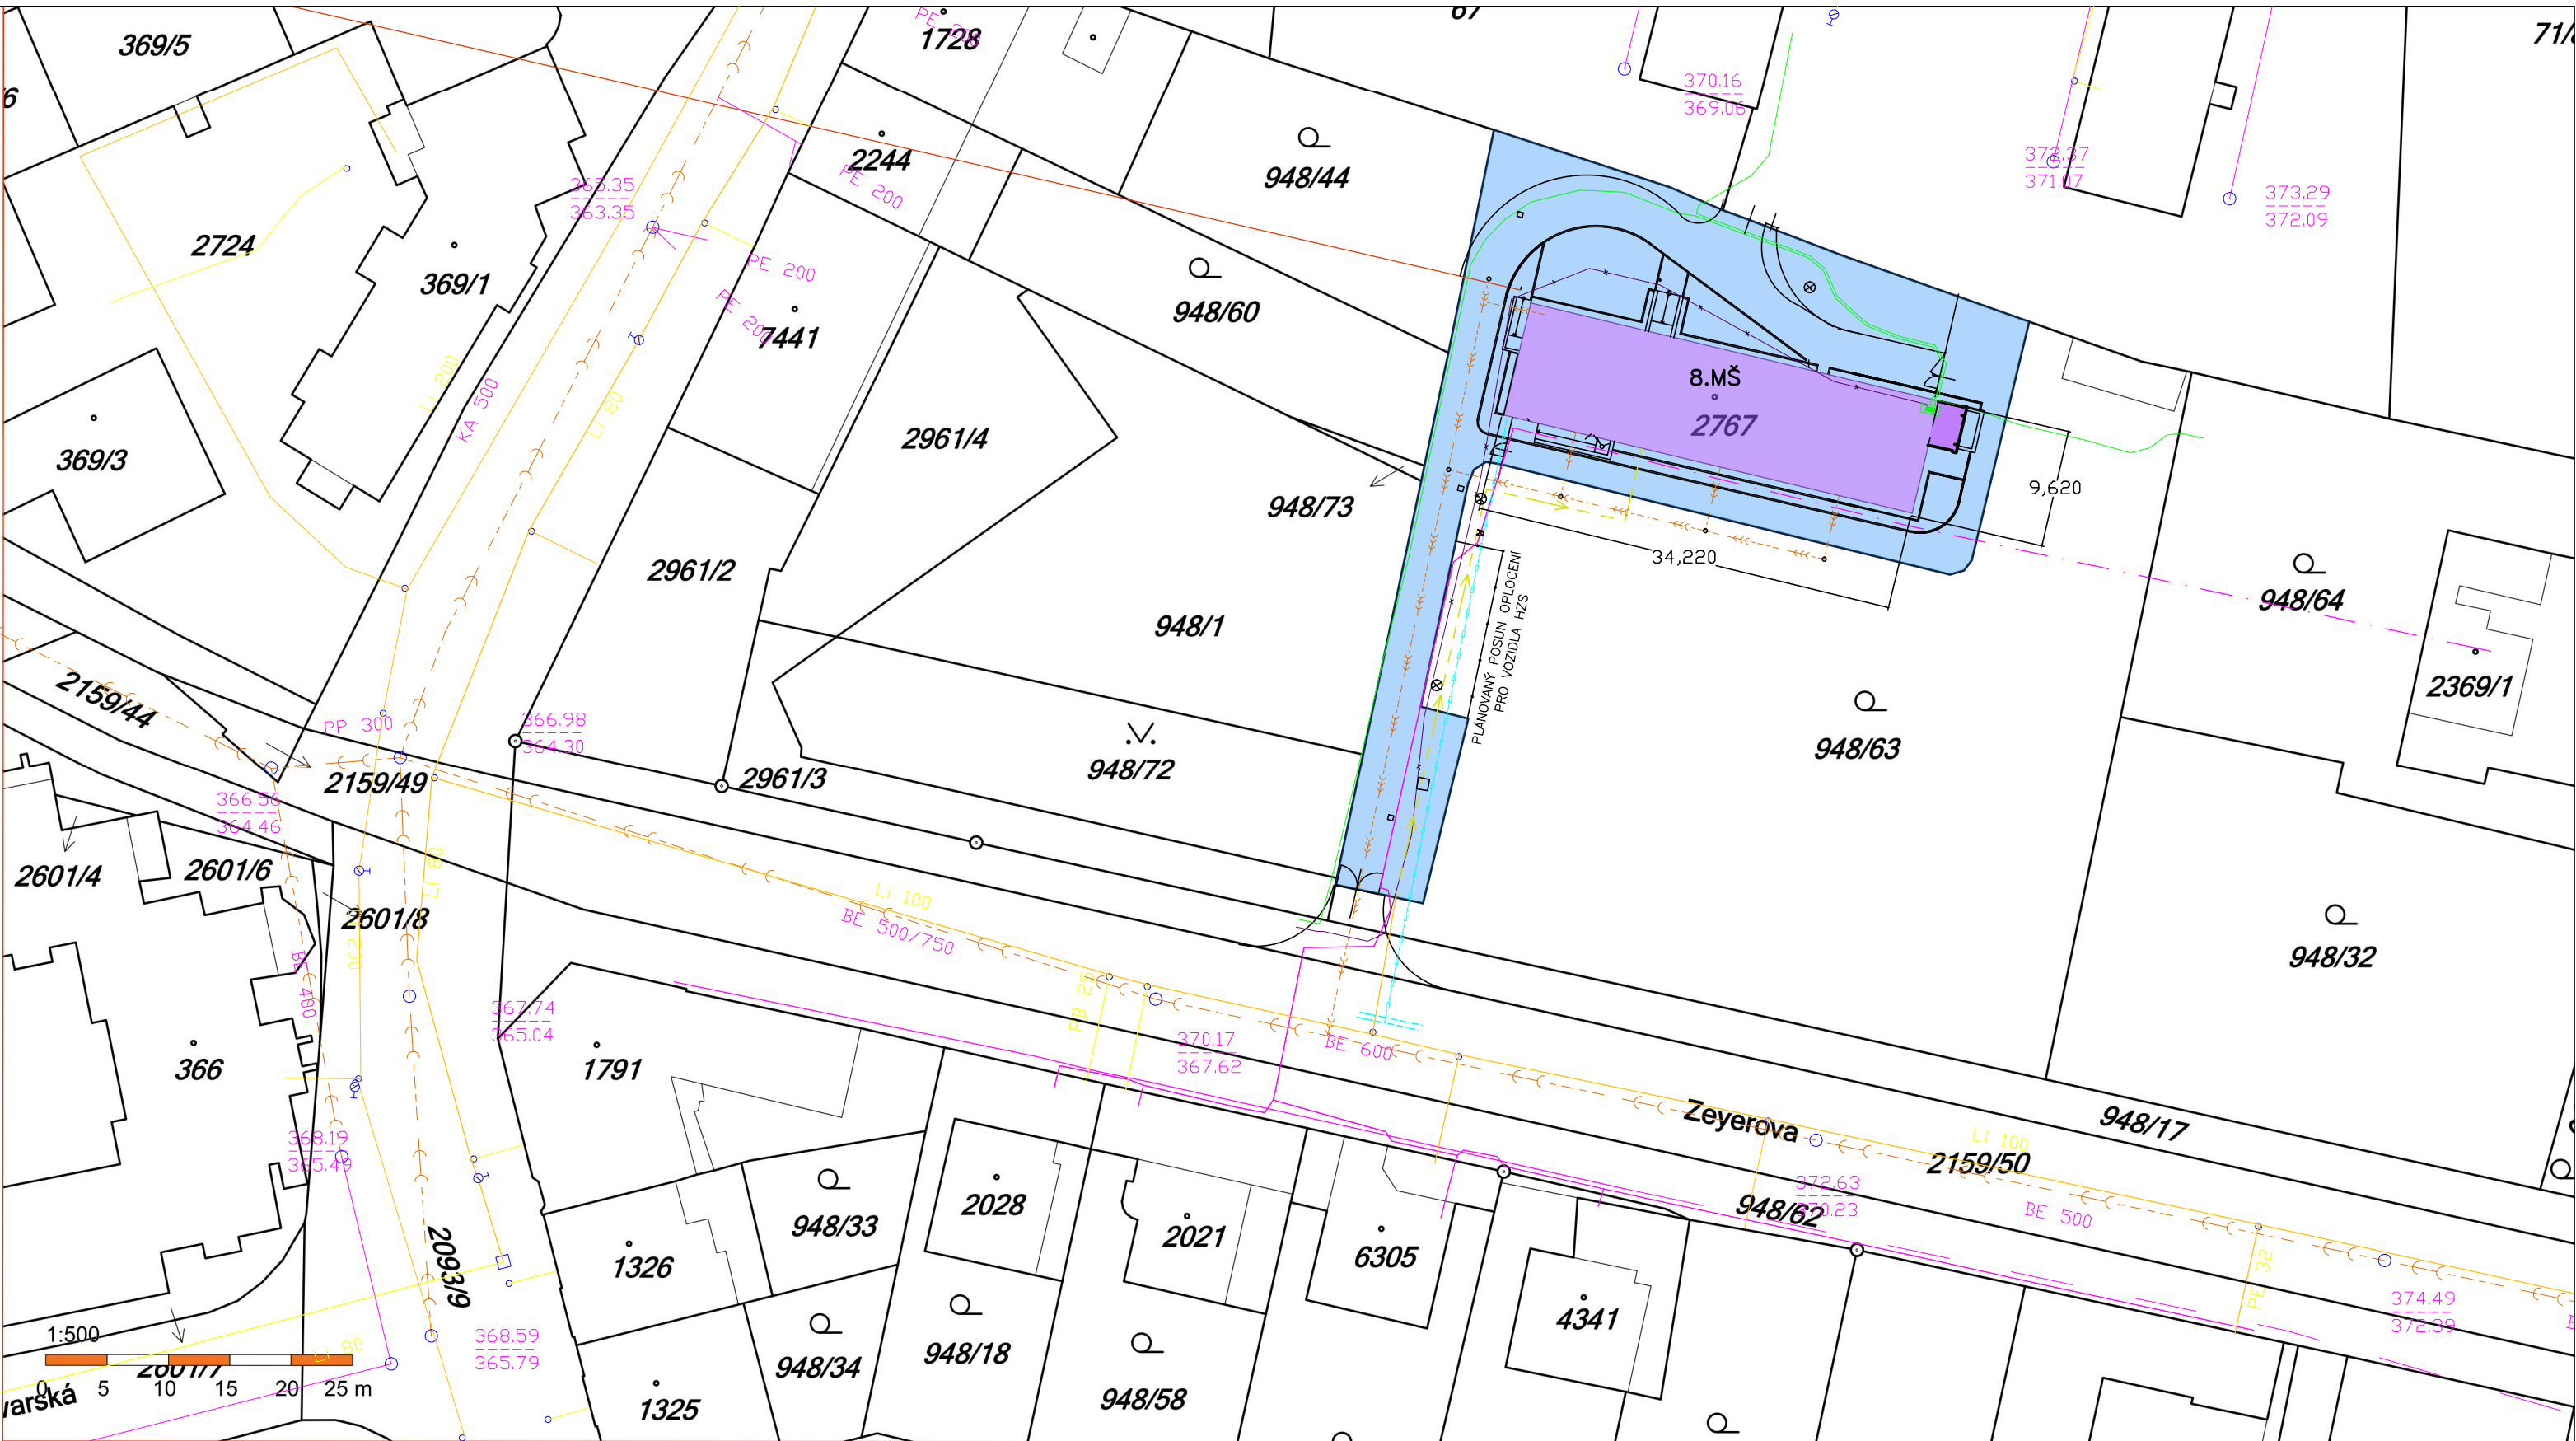

INŽENÝRSKÉ SÍTĚ STÁVAJÍCÍ:

- KANALIZAČNÍ ŘAD ČVAK (dle zákresu a vyjádření ČVAK)
- VODOVOD ČVAK (dle zákresu ČVAK)
- HORKOVODNÍ PŘÍPOJKA PRO 8.MŠ (zakresleno orientačně)
- PODZEMNÍ VEDENÍ NN E-on ZRUŠENÉ (dle zákresu e-on)
- PODZEMNÍ VEDENÍ NN E-on (dle zákresu e-on)
- SÍŤ ELEKTRONICKÝH KOMUNIKACÍ PODZEMNÍCH (SEK) CETIN
- SÍŤ ELEKTRONICKÝH KOMUNIKACÍ NADZEMNÍCH (SEK) CETIN
- VODOVODNÍ PŘÍPOJKA MŠ STÁVAJÍCÍ (erientační zákres dle původní PD)
- KANALIZACE MŠ STÁVAJÍCÍ (erientační zákres dle původní PD)
- PLÁNOVANÝ POSUN OPLOCENÍ PRO POŽÁRNÍ ZÁSAH – dle dispozic HZS

INŽENÝRSKÉ SÍTĚ STÁVAJÍCÍ:

- OBJEKT 8.MŠ ZEYEROVA PÍSEK
- ZPEVNĚNÉ PLOCHY A NÁDVOŘÍ parc.č. 2767

projektoval	kreslil	odp. projektant	ved. projektant	PETR ALBRECHT-PROJKA GREGOROVA 2563 397 01 PÍSEK ČKAIT č. 0101628 IČO: 11316349 datum: 11/2018 formát: 2A4 účel PD: DPS měřítko: 1:500 zak. číslo: arch. číslo: č. výkresu: S2
P. ALBRECHT			P. ALBRECHT	
OÚ/MěÚ: PÍSEK		St.úř. PÍSEK		
Stavebník: ZŠ JANA HUSA A MŠ PÍSEK, HUSOVO NÁM.725 , Husovo nám.725, Písek 397 01				
SNIŽENÍ ENERGETICKÉ NÁROČNOSTI OBJEKTU 8.MŠ ZEYEROVA PÍSEK D.1.1. ARCHITEKTONICKO–STAVEBNÍ ŘEŠENÍ				
obsah výkresu: SITUACE				