


	Ozn.	Jméno	Plocha [m²]	Osvětlenost	ČSN EN 12464-1
Byt 4 2+KK	201	Ložnice	15,6		
	202	Obývací pokoj s KK	13,23		
	203	Koupelna a WC	4,64		
	204	Zádvěří	3,36		
Byt 5 1+KK	206	Obývací pokoj s KK	14,57		
	207	Koupelna s WC	3,84		
	208	Zádvěří	2,98		
	209	Obývací pokoj s KK	21,48		
Byt 6 1+KK	210	Koupelna s WC	3,71		
	211	Zádvěří	2,24		
	212	Obývací pokoj s KK	16,53		
	213	Koupelna s WC	4,37		
Byt 7 1+KK	214	Předsíň	5,96		
	215	Ložnice	21,45		
	216	Kuchyň	10,75		
	217	Koupelna s WC	3,87		
Byt 8 1+1	218	Předsíň	3,03		
	219	Kancelář	18,59	500lx	5,26,2
	220	Kancelář	13,78	500lx	5,26,2
	221	Kancelář	9,71	500lx	5,26,2
Kanceláře	222	WC	1,35	200lx	5,2,0,4
	223	WC předsíň	1,26	200lx	5,2,0,4
	224	Technická místnost	2,34	200lx	5,3,0,1
	225	WC předsíň	1,2	200lx	5,2,0,4
	226	WC	1,35	200lx	5,2,0,4
	227	Podesta	6,7	150lx	5,1,0,2
	228	Podesta	10,19	150lx	5,1,0,2
	229	Schodišťový prostor	6,59	150lx	5,1,0,2
Společné prostory	230	Podesta	5,45		
	231	Podesta	2,67		
	232	Schodišťový prostor	5,5		
	233	Lodžie	3,13		
	234	Chodba	5,05		
	235	Chodba	2,27		

 Blita 16 463 43 Česky Dub tel.: 485 161 453 LIBEREC s.r.o. Č. Křižíkův ul. 200 OK u KS Jitř. ul. 02806 mob: 776 551 371			Formáty: 4 A4		
Datum: 01/2017			Měřítko: 1:50		
Číslo zakázky: 702-17			č. výkresu: D.1.4.4.3		
Stupeň: DPS					

Vedoucí projektant	Zodpovědný projektant	Vypracoval
ing.arch. Milan Zrník	Ing. Jaroslav Lopatka	Ing. Jaroslav Lopatka
Místo: p.p.č.297/1 k.ú. Lysá/L	Stavební úřad: Lysá nad Labem	
Objednatel: Město Lysá nad Labem, Husovo nám. 23, Lysá nad Labem		

Akce:	Rekonstrukce bytového domu Na Františku 253/9, Lysá nad Labem Projektová dokumentace pro provádění stavby
Obsah:	Elektroinstalace – půdorys 2.NP

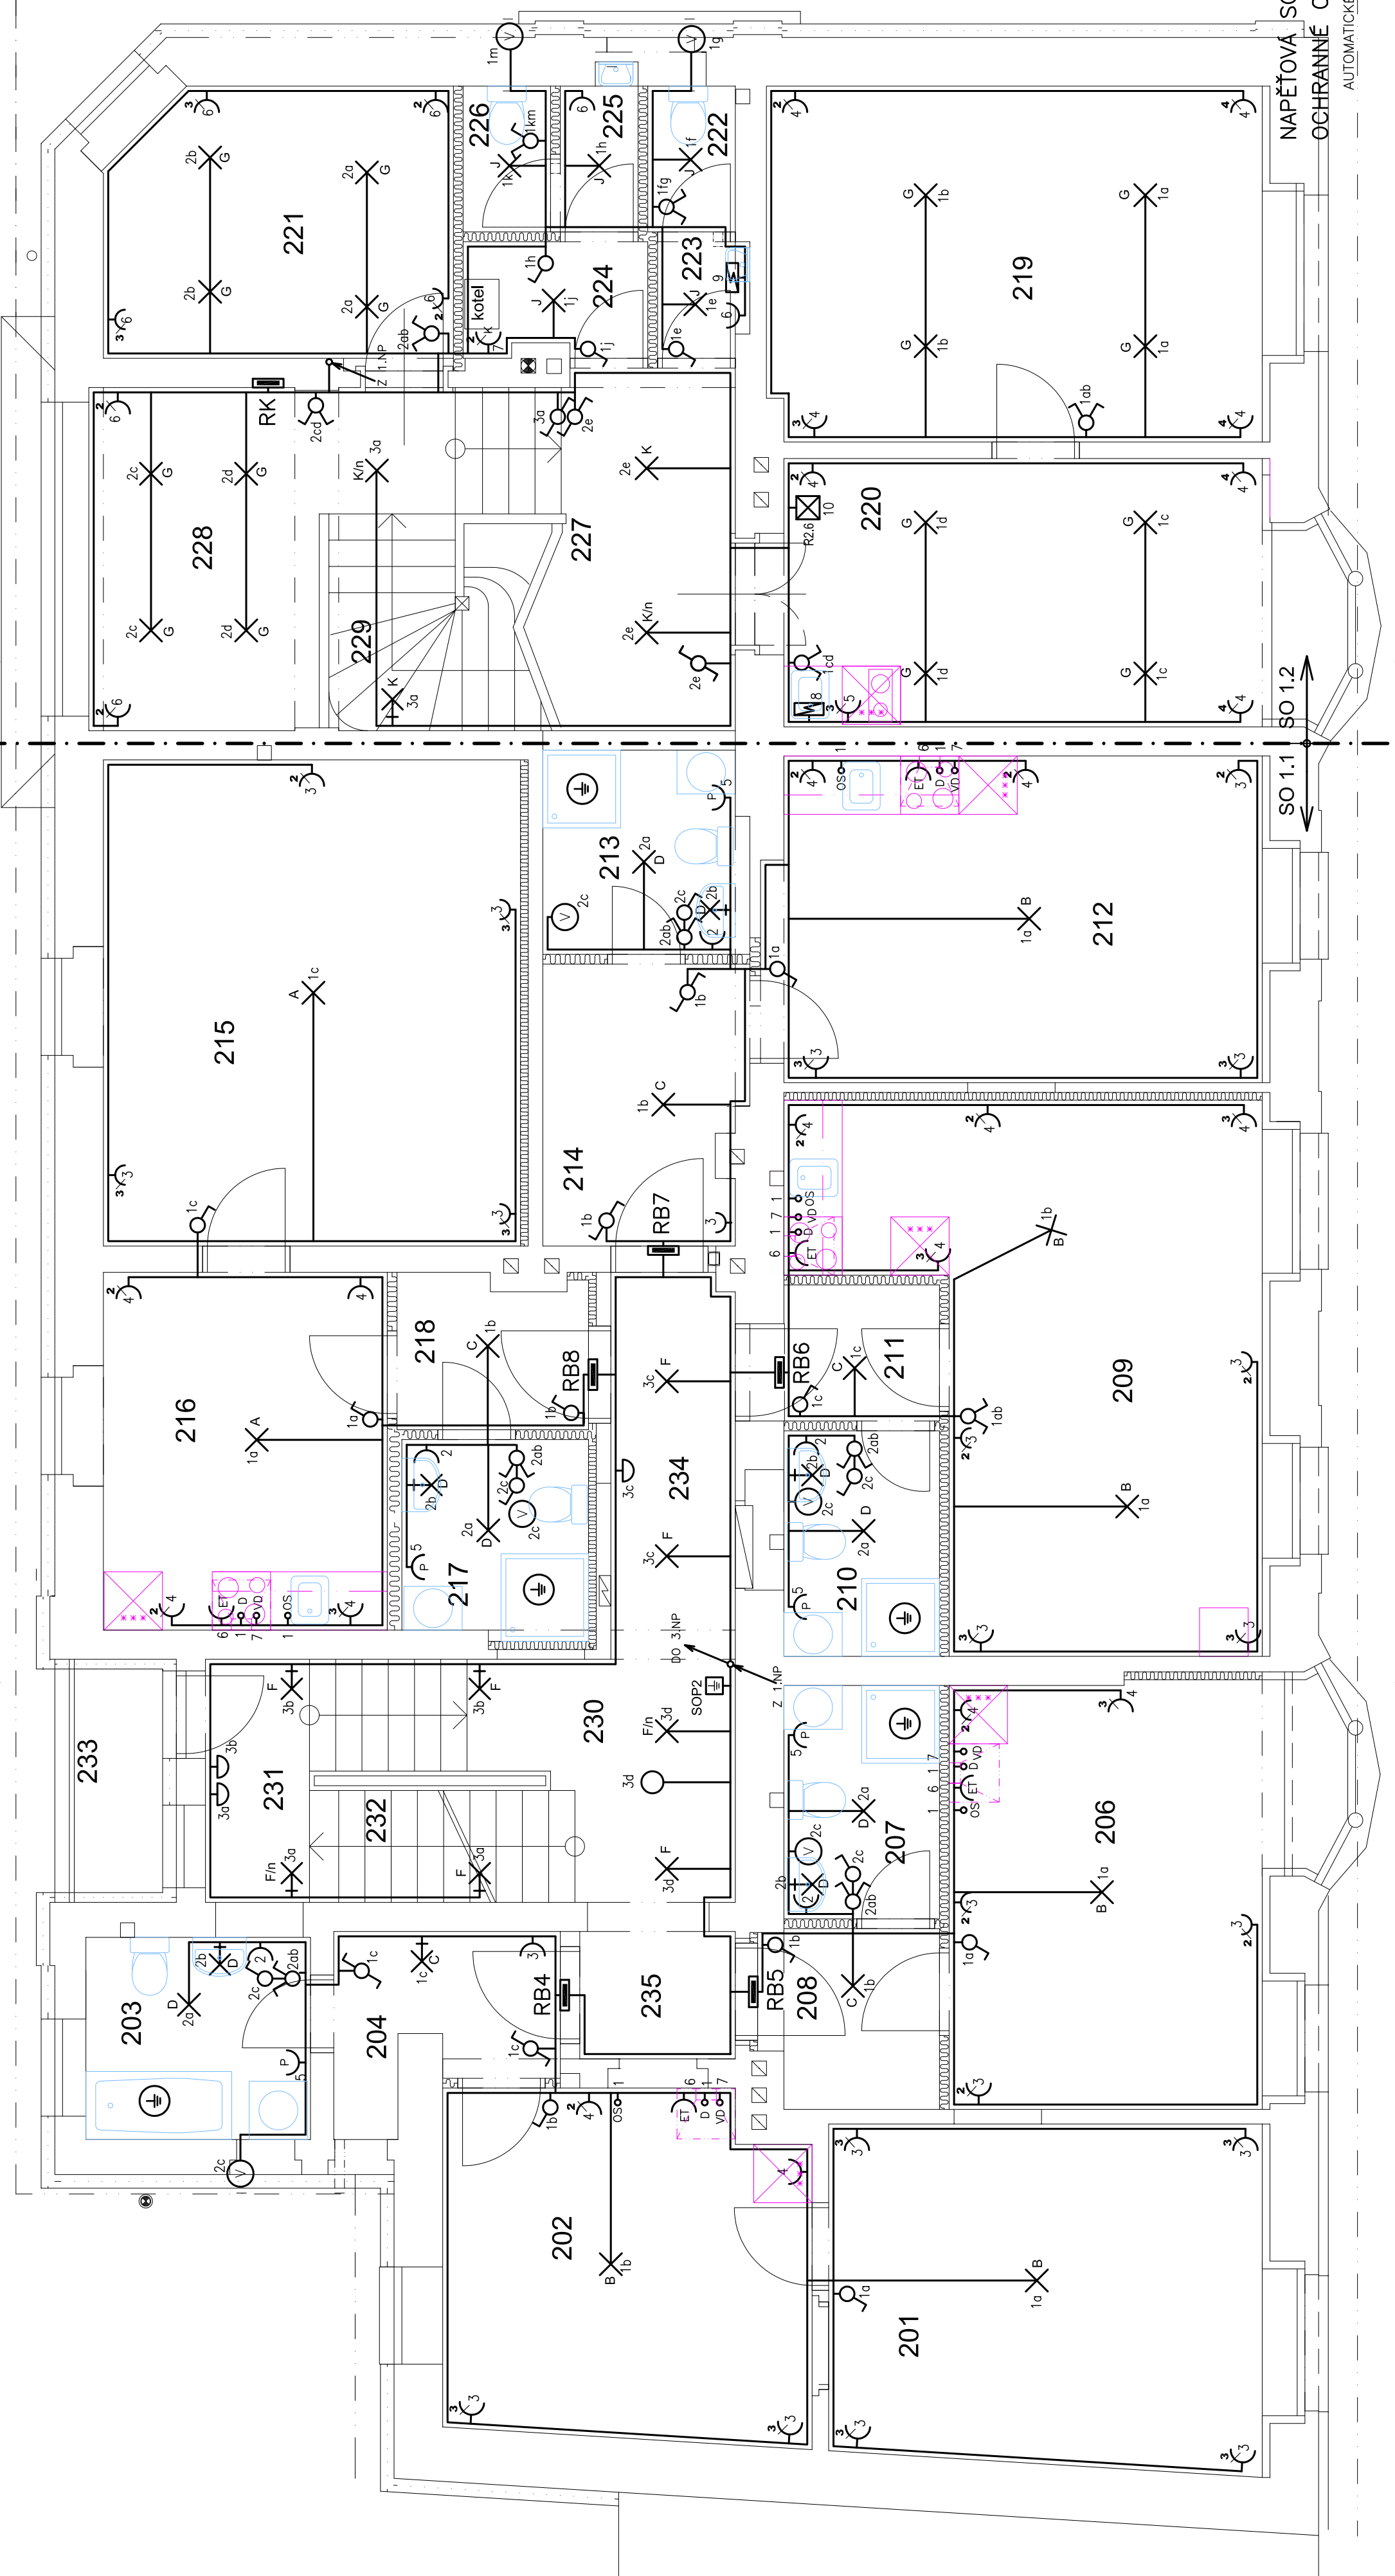

POZNÁMKY:
1/ TYPY A PRŮŘEZY KABELŮ VIZ VÝKRES ROZVODNIC
2/ ROZMÍSTĚNÍ VÝVODŮ U KUCHYŇSKÝCH LINEK PROVÉST DLE KONKRÉTNĚ DODANÉHO TYPU LINKY
3/ TYPY POUŽITÝCH SVÍTEL JE TŘEBA PŘED INSTALACÍ ODSOUHLASIT S INVESTOREM
4/ PŘED DEFINITIVNÍM UMÍSTĚNÍM POHYBOVÝCH ČÍDEL JE TŘEBA VYZKOUŠET JEJICH FUNKČNOST
5/ LEGENDA VIZ VÝKRES D.1.4.4.2

NAPĚŤOVÁ SOUSTAVA: 3NPE~50Hz,400V/TN-S
OCHRANNÉ OPATŘENÍ PODLE ČSN 33 2000-4-41 ed.2:
AUTOMATICKÉ ODPOJENÍ VADNÉ ČÁSTI ELEKTRICKÉHO ZAŘÍZENÍ OD ZDROJE