



HZS ŠTĚTÍ_odsávání výfukových zplodin_

PŮDORYS 1. NP

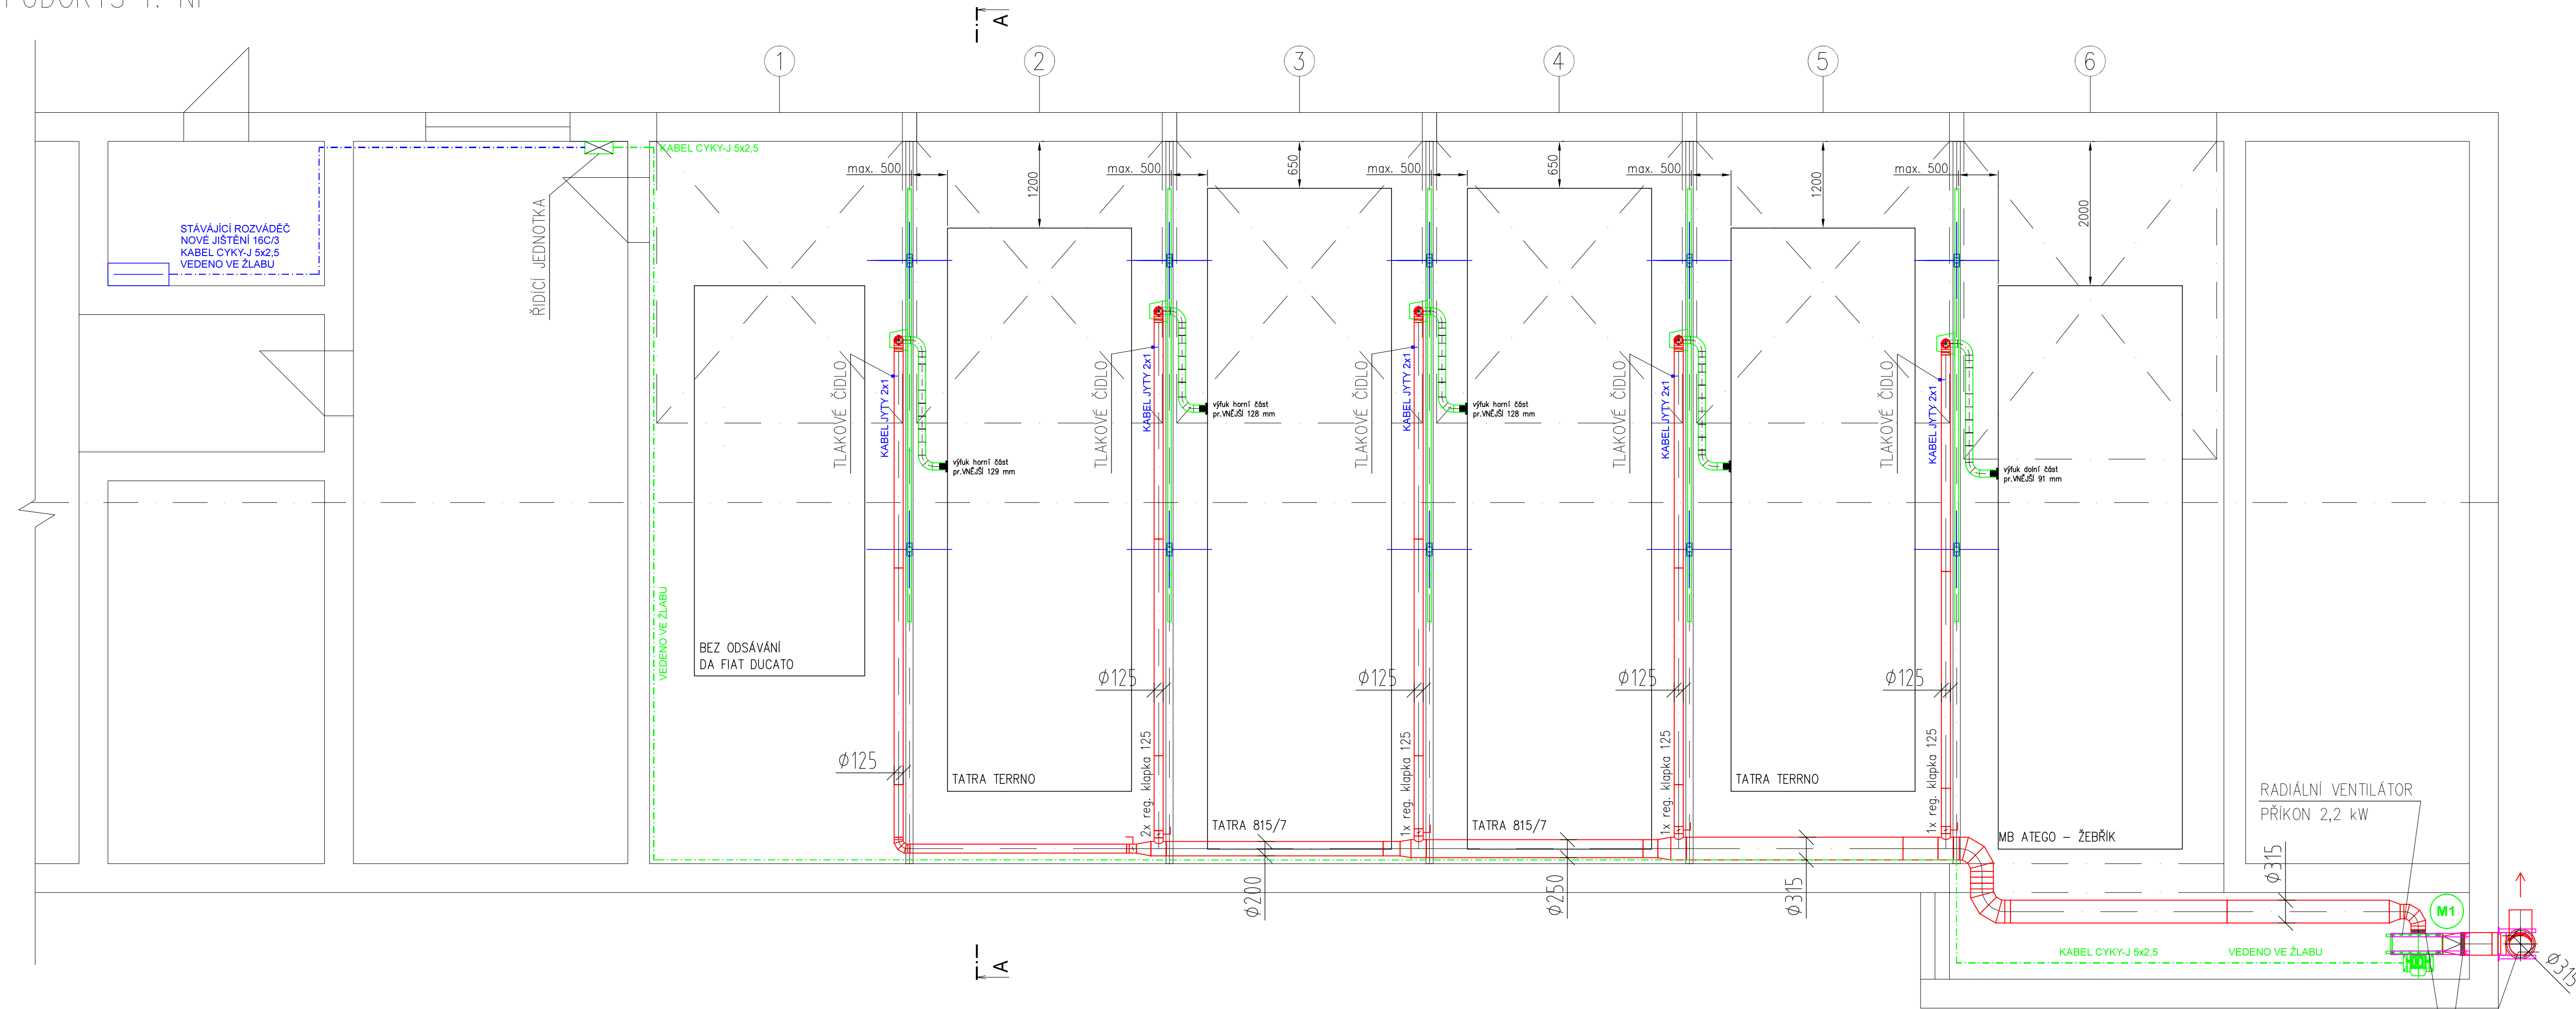


ŘEZ A-A'

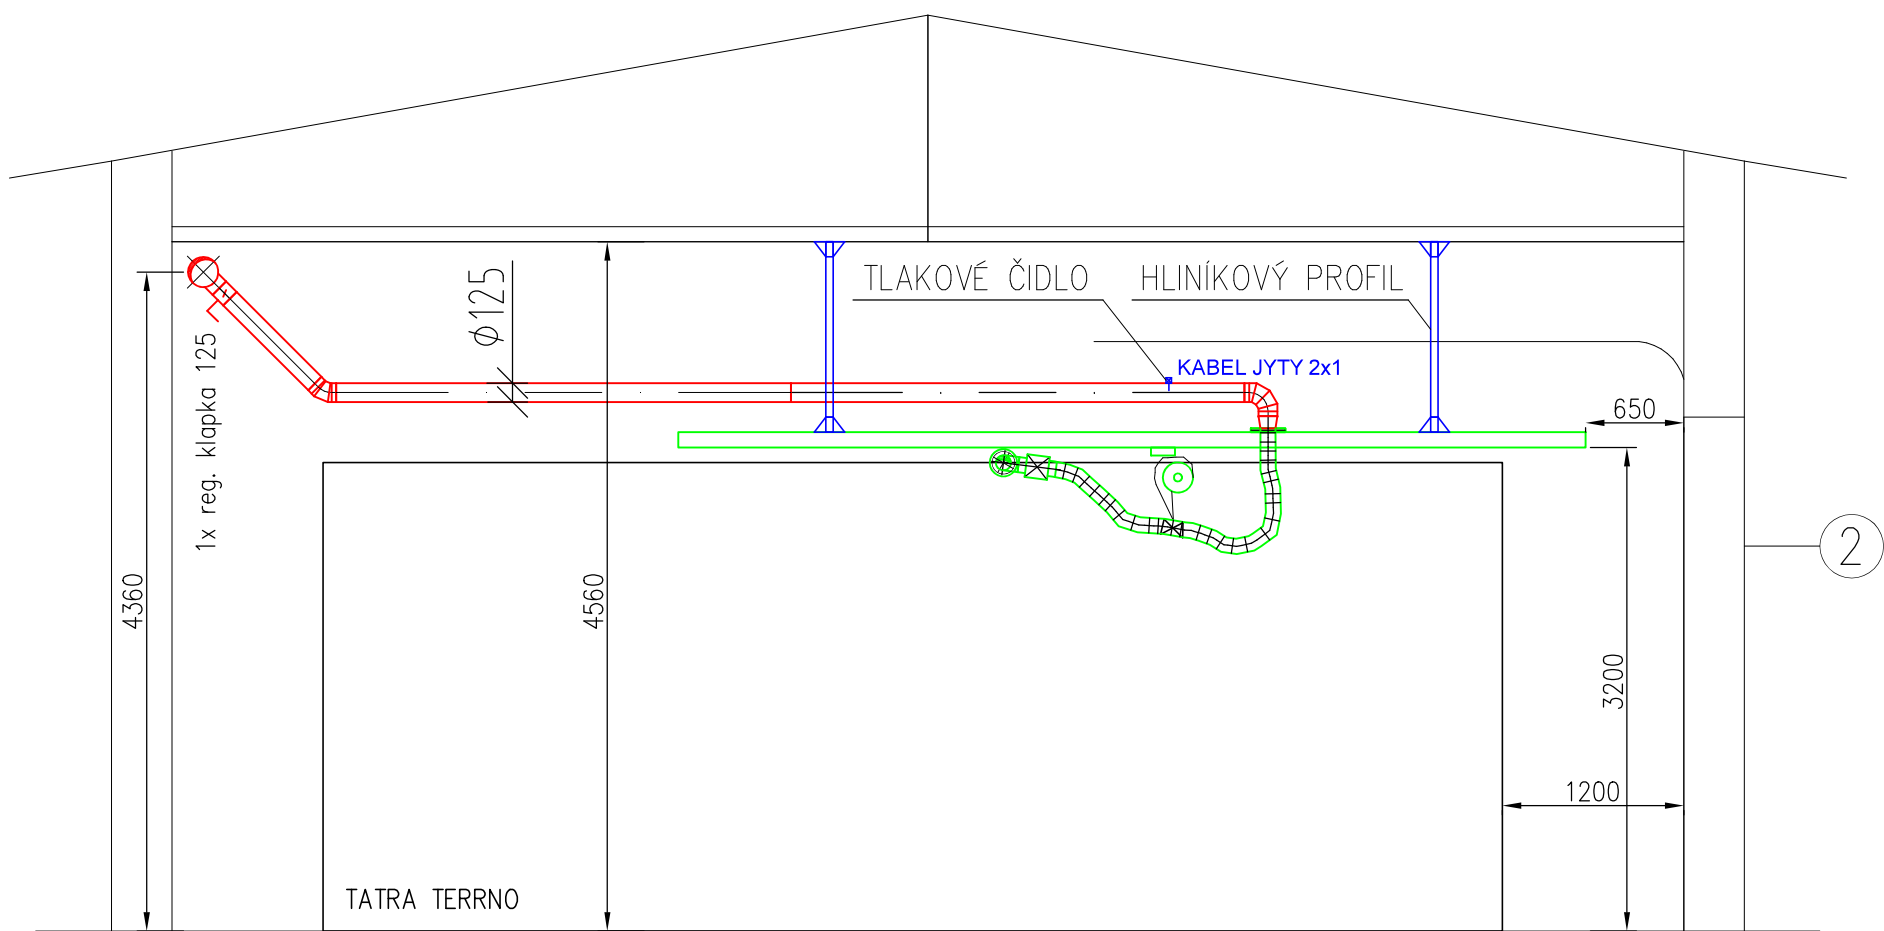

LEGENDA:

- 1 DA - bez odsávání výfukových zplodin;
- 2 TATRA TERRNO
Kolejnicový hadicový odsávací systém s balancerem a automatickým odpojením. Odsávací koncovka s permanentním magnetem. Vozidlo opatřeno přesným protikusem pro připojení odsávací koncovky. Délka dráhy 6 m. Hadice o průměru 100 mm s teplotní odolností 200°C; Hadicový odsávací systém osazený bezpečnostním pojistným členem pro ochranu před poškozením systému, svým provedením slouží i jako madlo pro manipulaci s hadicí, bezpečnostní člen je po aktivaci opětovně použitelný;
- 3 TATRA 815/7
Kolejnicový hadicový odsávací systém s balancerem a automatickým odpojením. Odsávací koncovka s permanentním magnetem. Vozidlo opatřeno přesným protikusem pro připojení odsávací koncovky. Délka dráhy 6 m. Hadice o průměru 100 mm s teplotní odolností 200°C; Hadicový odsávací systém osazený bezpečnostním pojistným členem pro ochranu před poškozením systému, svým provedením slouží i jako madlo pro manipulaci s hadicí, bezpečnostní člen je po aktivaci opětovně použitelný;
- 4 TATRA 815/7
Kolejnicový hadicový odsávací systém s balancerem a automatickým odpojením. Odsávací koncovka s permanentním magnetem. Vozidlo opatřeno přesným protikusem pro připojení odsávací koncovky. Délka dráhy 6 m. Hadice o průměru 100 mm s teplotní odolností 200°C; Hadicový odsávací systém osazený bezpečnostním pojistným členem pro ochranu před poškozením systému, svým provedením slouží i jako madlo pro manipulaci s hadicí, bezpečnostní člen je po aktivaci opětovně použitelný;
- 5 TATRA TERRNO
Kolejnicový hadicový odsávací systém s balancerem a automatickým odpojením. Odsávací koncovka s permanentním magnetem. Vozidlo opatřeno přesným protikusem pro připojení odsávací koncovky. Délka dráhy 6 m. Hadice o průměru 100 mm s teplotní odolností 200°C; Hadicový odsávací systém osazený bezpečnostním pojistným členem pro ochranu před poškozením systému, svým provedením slouží i jako madlo pro manipulaci s hadicí, bezpečnostní člen je po aktivaci opětovně použitelný;
- 6 MB ATEGO - ŽEBŘÍK
Kolejnicový hadicový odsávací systém s balancerem a automatickým odpojením. Odsávací koncovka s permanentním magnetem. Vozidlo opatřeno přesným protikusem pro připojení odsávací koncovky. Délka dráhy 6 m. Hadice o průměru 100 mm s teplotní odolností 200°C; Hadicový odsávací systém osazený bezpečnostním pojistným členem pro ochranu před poškozením systému, svým provedením slouží i jako madlo pro manipulaci s hadicí, bezpečnostní člen je po aktivaci opětovně použitelný;

ventilátor kotven u stropu místnosti;
nosník ST 41/41 (kotvení pomocí chemických kotev);
2x pružný spoj, pr. 200 a 315 mm;
VZT vyvedena přes t-kus nad střechu objektu;
zakończono tłumicielem hluku a výfukovým kolenem;

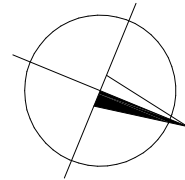

ZODP. PROJEKTANT	VYPRACOVAL:	KRESLIL:	KONTROLOVAL:
Ing. Jan Bradáč	Adam Pjetáš	Adam Pjetáš	Petr Jenšík
INVESTOR: Město Štětí, Mírové nám. 163, Štětí 411 08			
MÍSTO: 9. května 500, 411 08 Štětí			
ČÁST: D.1.4. TECHNIKA PROSTŘEDÍ STAVEB - ZAŘÍZENÍ VZDUCHOTECHNIKY			
STAVBA:			
Odsávání výfukových zplodin od vozidel ve výjezdových garážích			
PŮDORYS 1. N. P., ŘEZ A-A'			
MĚŘÍTKO: 1:50		ČÍS. VÝKRESU: 1.0	

JVB
JVB Engineering s.r.o.
Komenského 1173, 408 01 Rumburk - CZ
Tel./fax: +420 412 333 291, projekce@jvbmst.cz

FORMÁT: 8xA4
DATUM: 11/2024
ÚČEL: DSP
ČÍS. ZAKÁZKY: 20240028