
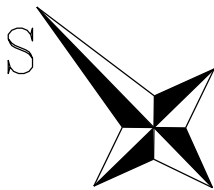


POZNÁMKA

- UMÍSTĚNÍ PROSTOROVÝCH ČIDEL TEPLoty y=cca 1200mm
- SPÍNÁNÍ TERMOSTATU UMÍSTIT V ROZVADĚCI RT
- PODLAHOVÉ ČIDLO TEPLoty UMÍSTIT DO CHRÁNIČKY, TAK ABY ŠLO VYMĚNIT BEZ BOURÁNÍ PODLAHY A DLE NÁVODU VÝROBCE
- ROZVODY BUDOU PROVEDENY KABELY CYKY-J, KTERÉ BUDOU ZASEKÁNY POD OMÍTKU

LEGENDA

- OVLÁDACÍ ROZVODY
- - - - - ZÁSUVKOVÉ A TECHNOLOGICKÉ ROZVODY
- Hlavní, společná trasa
- PŘEDPOKLÁDANÝ PŮDORYS TOPNÉ ROHOŽE
- ♂ PROSTOROVÉ TERMOSTATY - IP54
- ▢ ROZVADĚČ
- ⚡ PŘIPOJENÍ PODLAHOVÉ ROHOŽE + PODLAHOVÉ TEPLOTNÍ ČIDLO

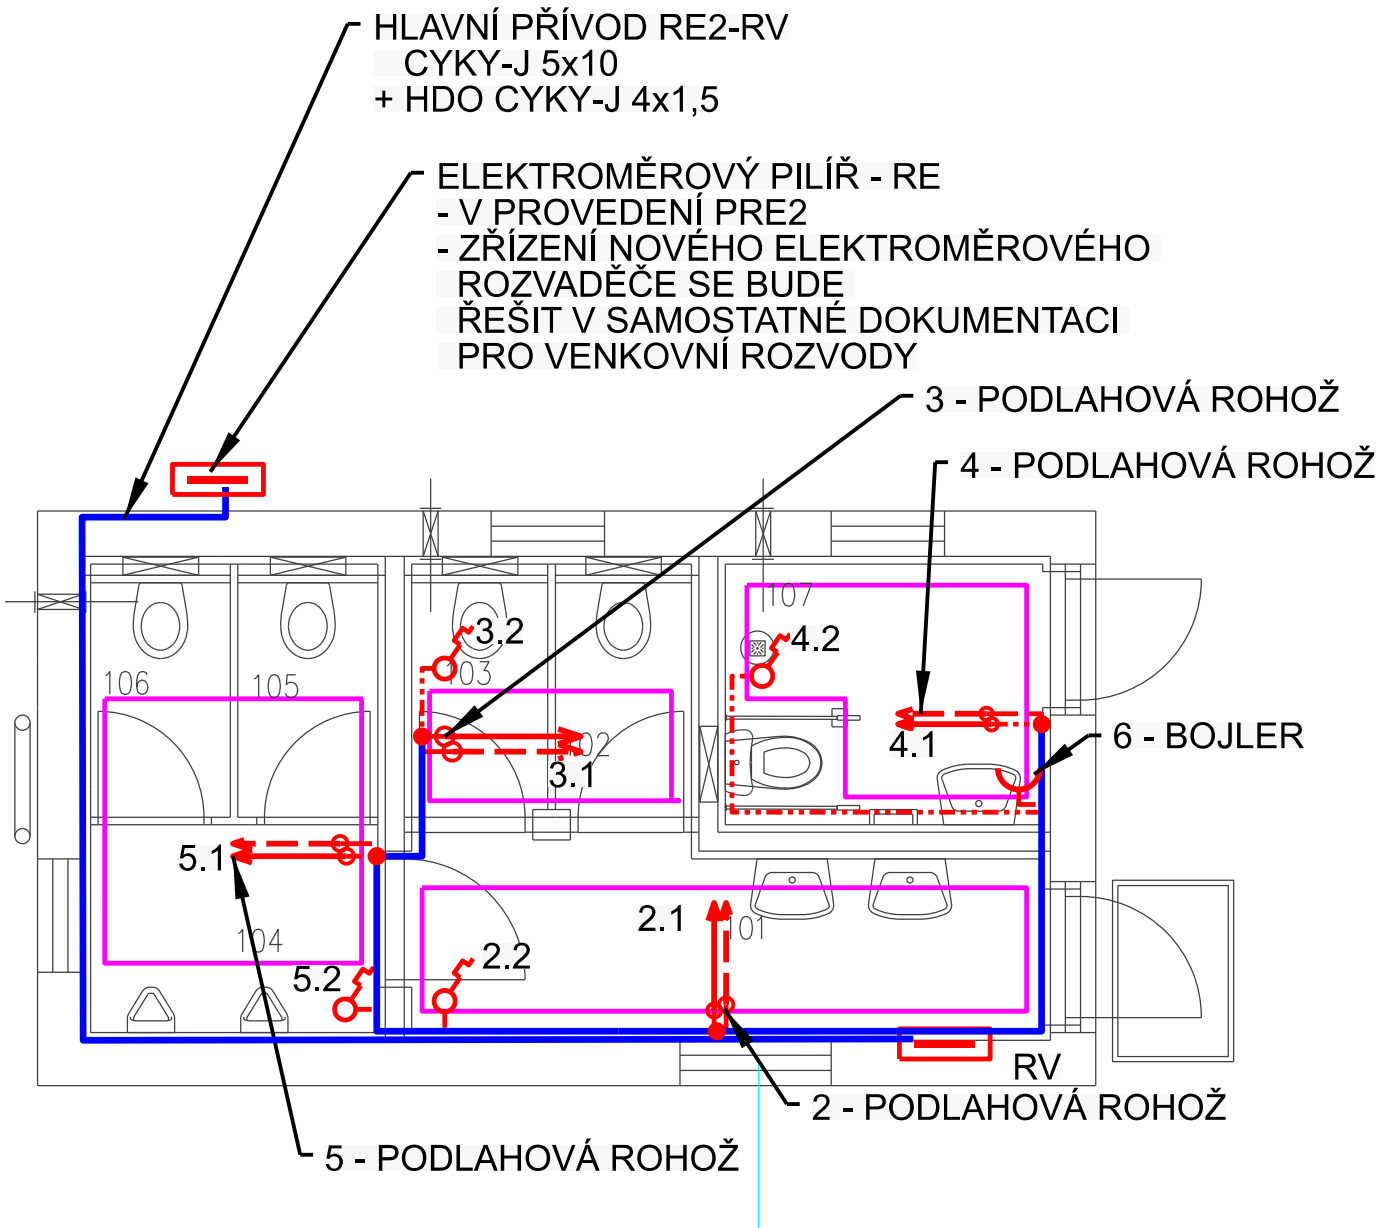

Ochrana PND: automatickým odpojením od zdroje dle ČSN 33 2000-4-41 ed.3
Proudová soustava: TN-C-S, 3+PEN, 3+N+PE

Autorizoval: Ing. Zbyněk Pecina , Projektování el. zařízení, Fügnerova 8, 586 01 Jihlava, č. ČKAIT 1400049	
Akce : DOPRAVNÍ TERMINÁL ŽELETAVA SO 01-PROVOZNÍ OBJEKT A ZASTŘEŠENÍ	Bc. Adam Novák Projektování el. zařízení Cejlle 158, Batelov mobil: 732 498 049 mail: novakadamc@gmail.com
	Stupeň: DpPS
D.1.1.4.2 Silnoproudé elektrotechnika včetně ochrany před bleskem	Datum: květen 2022
Investor: MĚSTYS ŽELETAVA, NÁMĚSTÍ MÍRU 1, 675 26 ŽELETAVA	Formát: 2 x A4
Výkres : Silnoproudá elektroinstalace - vytápění	Číslo zakázky: c2022030
	Měřítko : 1:50
	Kopie č.: Výkres č.: D.1.1.4.2-2