



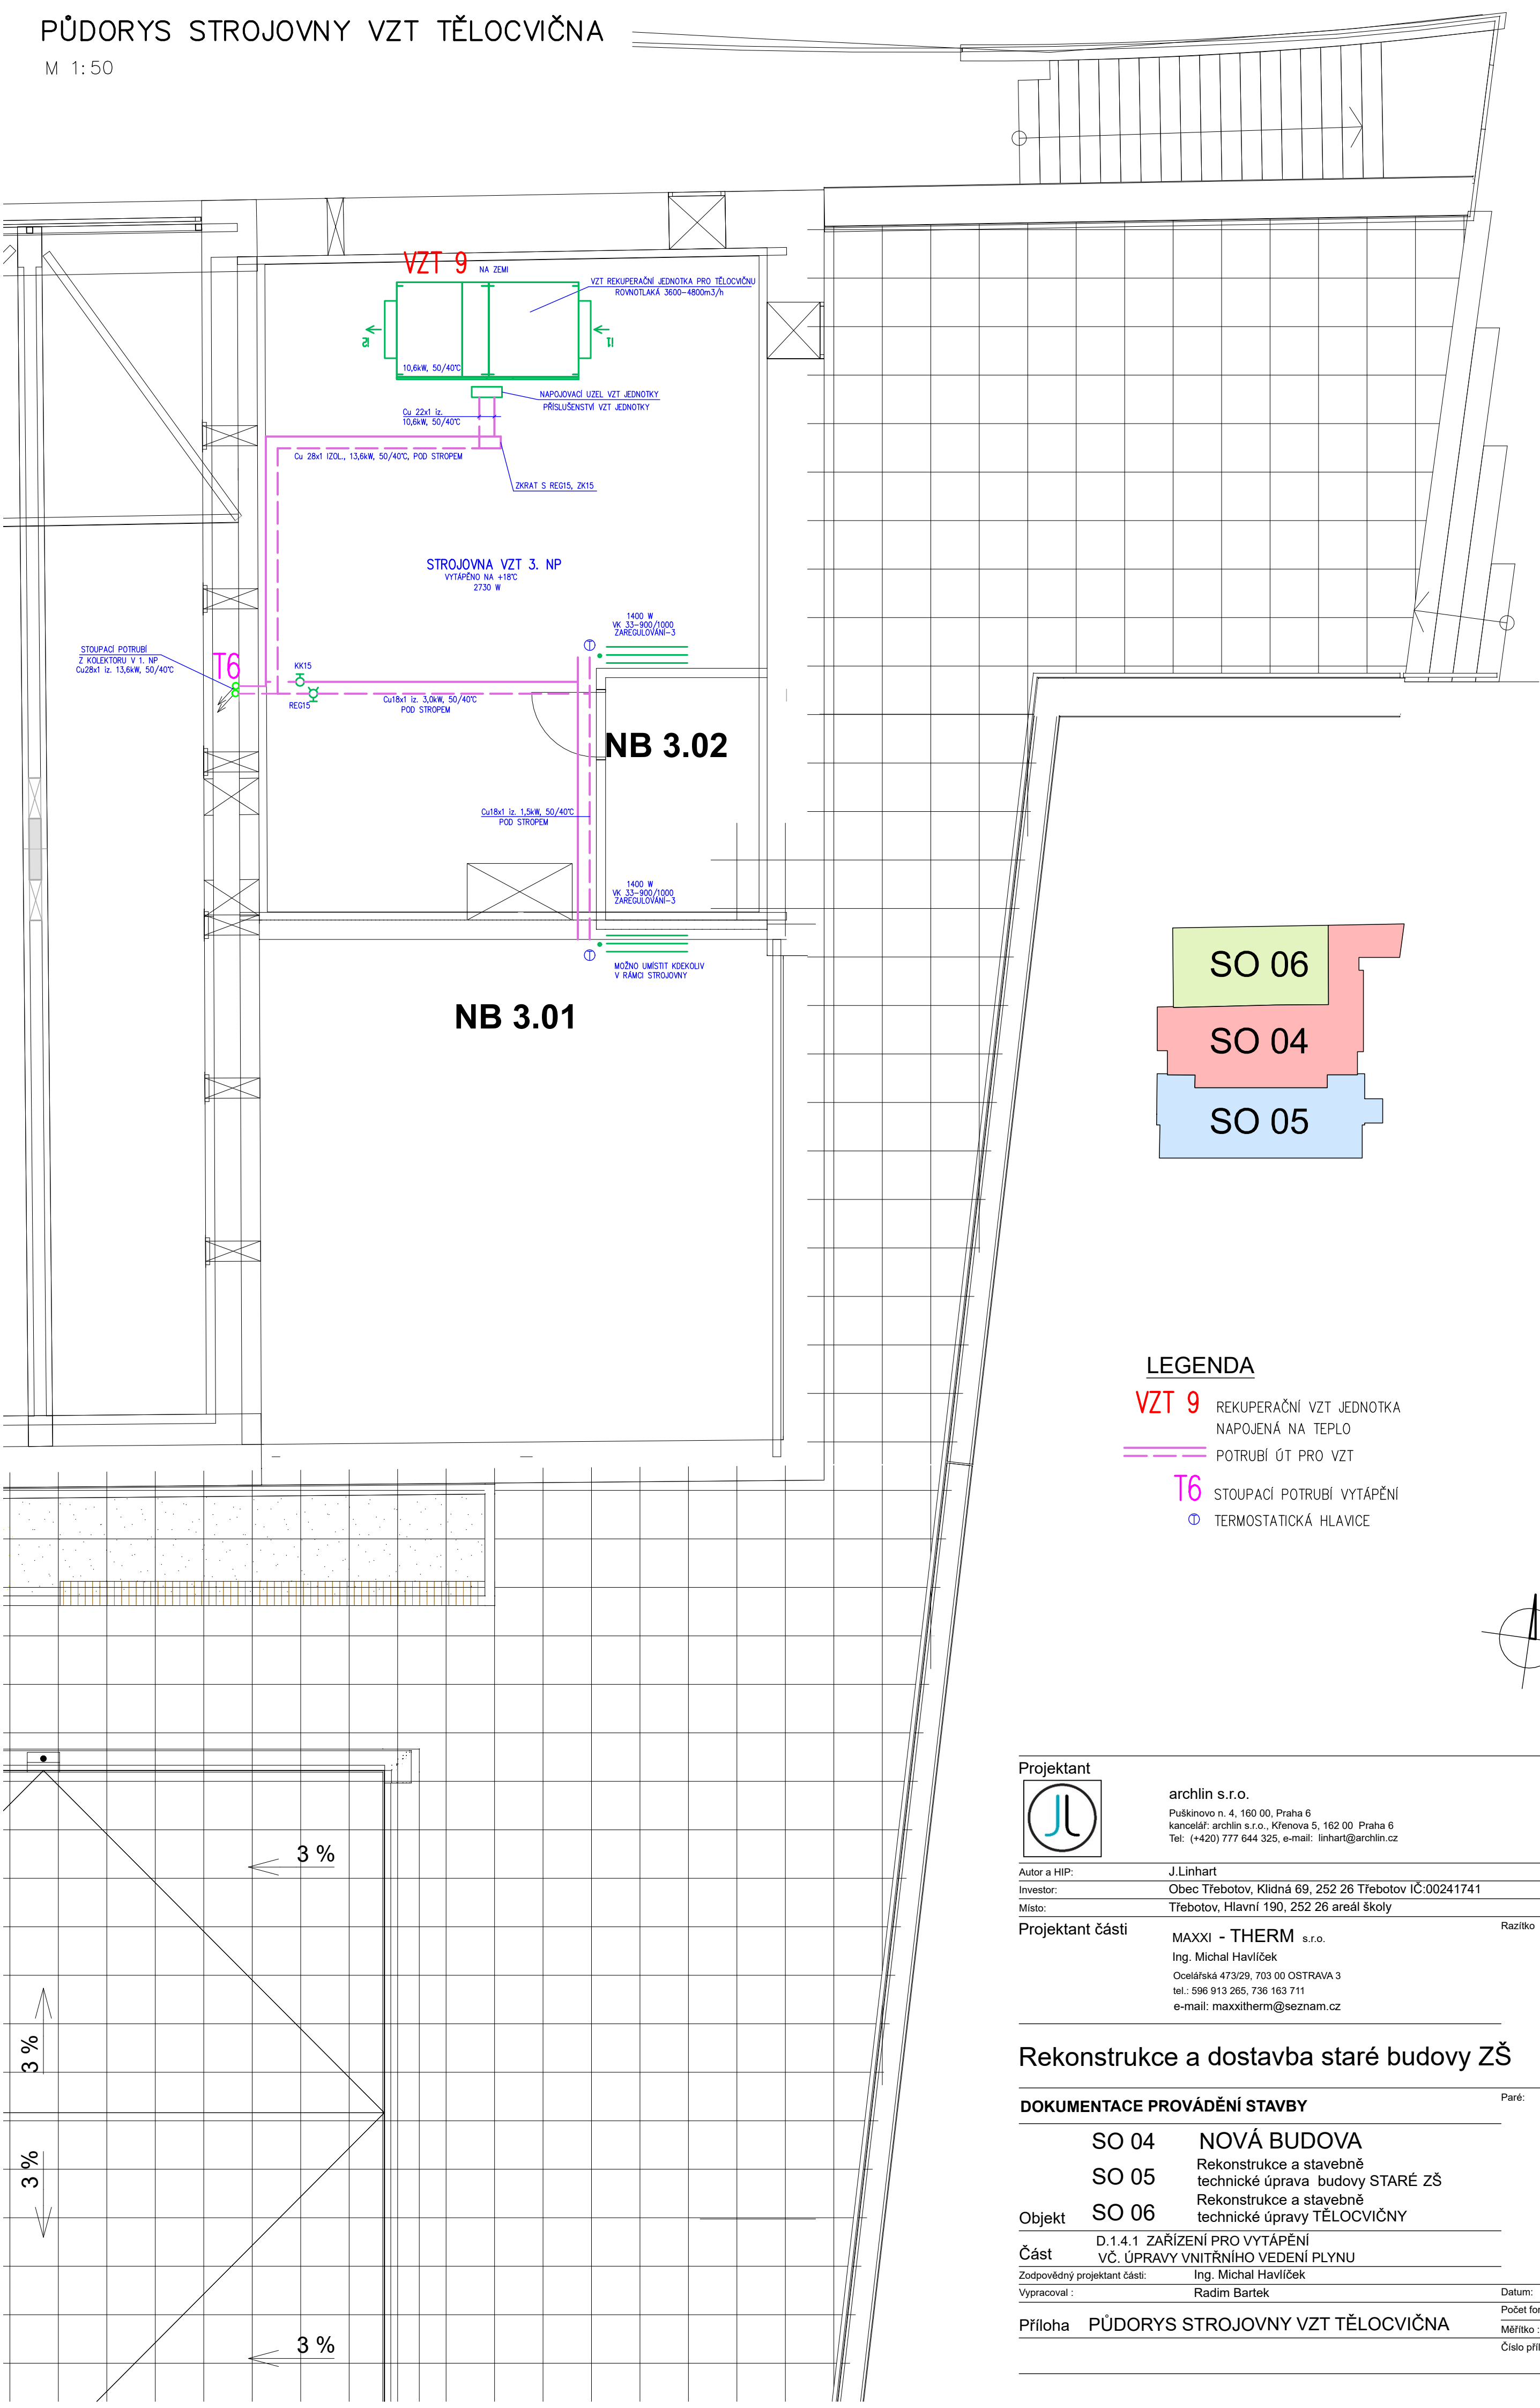

LEGENDA

- VZT 9** REKUPERAČNÍ VZT JEDNOTKA
NAPOJENÁ NA TEPLU
- POTRUBÍ ÚT PRO VZT
- T6** STOUPACÍ POTRUBÍ VYTÁPĚNÍ
- ⓘ TERMOSTATICKÁ HLAVICE

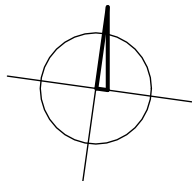

Projektant



archlin s.r.o.
Puškinovo n. 4, 160 00, Praha 6
kancelář: archlin s.r.o., Křenova 5, 162 00 Praha 6
Tel.: (+420) 777 644 325, e-mail: linhart@archlin.cz

Autor a HIP: J.Linhart
Investor: Obec Třebotov, Klidná 69, 252 26 Třebotov IČ:00241741
Místo: Třebotov, Hlavní 190, 252 26 areál školy

Projektant části MAXXI - THERM s.r.o.
Ing. Michal Havlíček
Ocelářská 473/29, 703 00 OSTRAVA 3
tel.: 596 913 265, 736 163 711
e-mail: maxxitherm@seznam.cz

Razítko

Rekonstrukce a dostavba staré budovy ZŠ

DOKUMENTACE PROVÁDĚNÍ STAVBY

Paré:

Objekt SO 04 NOVÁ BUDOVA
SO 05 Rekonstrukce a stavebně technické úprava budovy STARÉ ZŠ
SO 06 Rekonstrukce a stavebně technické úpravy TĚLOCVIČNY

Část D.1.4.1 ZAŘÍZENÍ PRO VYTÁPĚNÍ
VČ. ÚPRAVY VNITŘNÍHO VEDENÍ PLYNU

Zodpovědný projektant části: Ing. Michal Havlíček
Vypracoval: Radim Bartek

Datum: 02/2022

Počet formátů A4: 4xA4

Měřítko: 1:50

Příloha PŮDORYS STROJOVNY VZT TĚLOCVIČNA

Číslo přílohy: D.1.4.1.b.4