




ŘEZ A-A

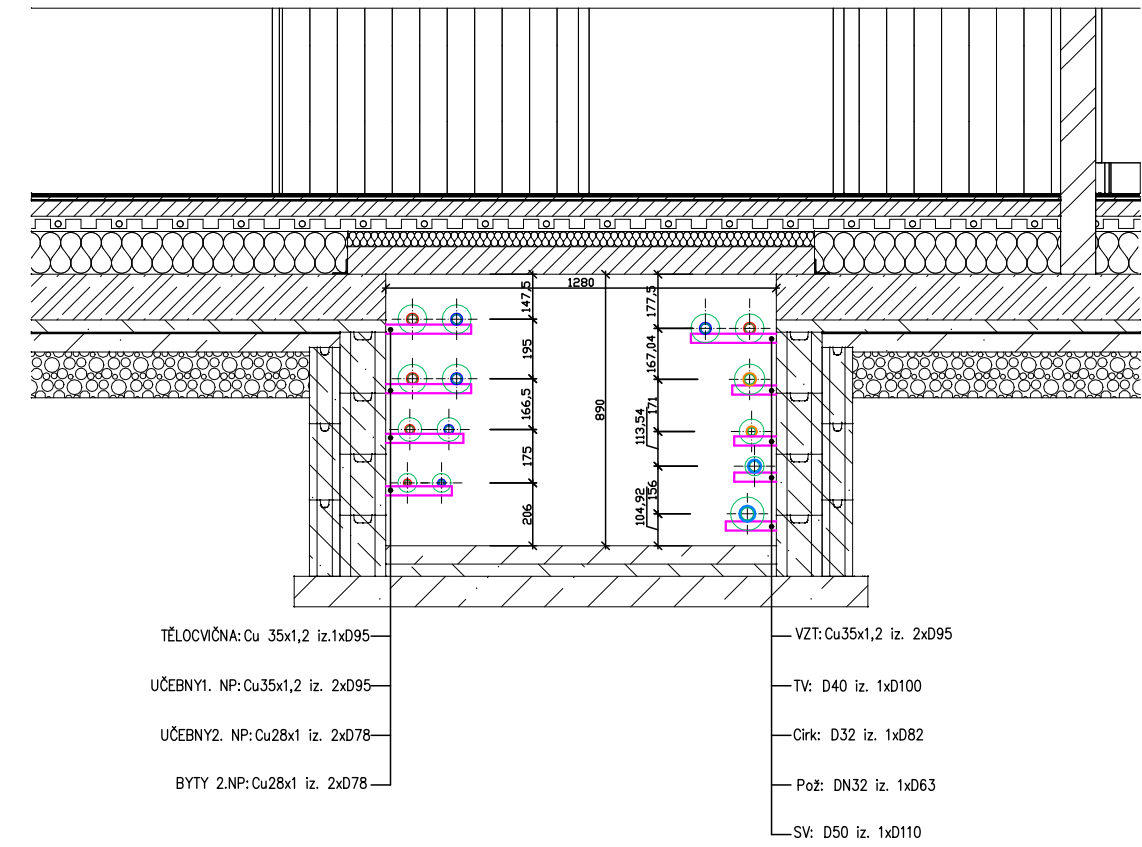


ŘEZ C-C

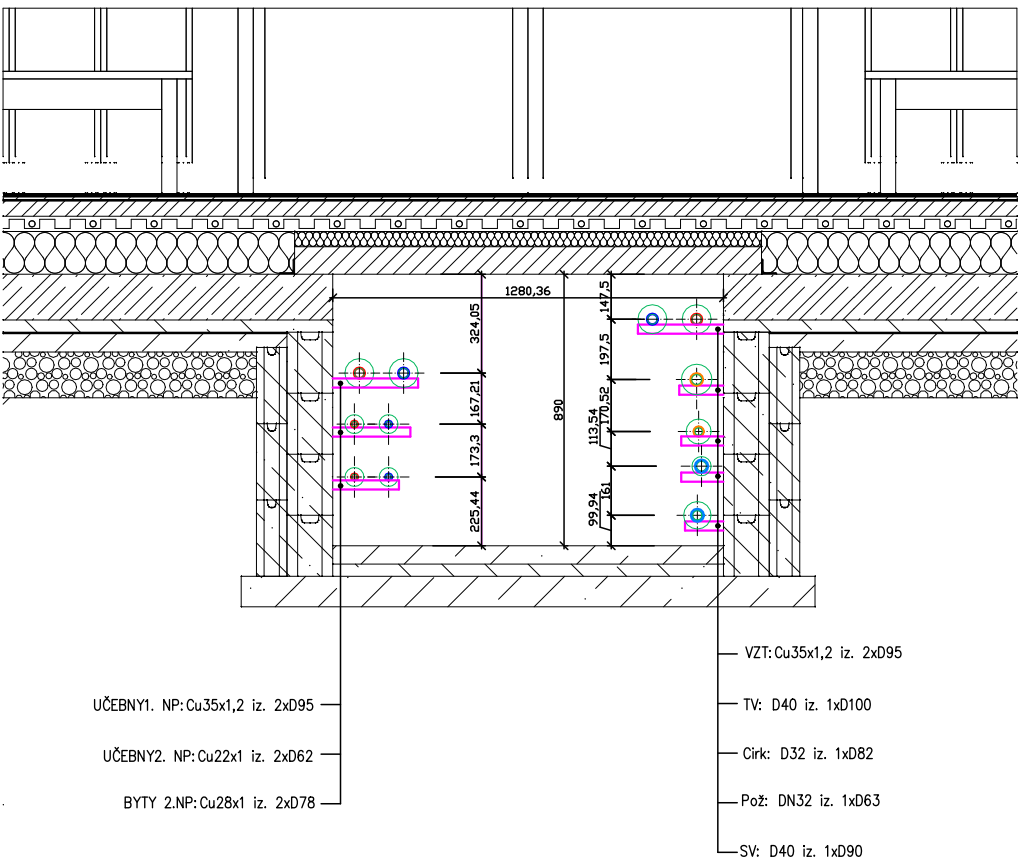


ŘEZ D-D

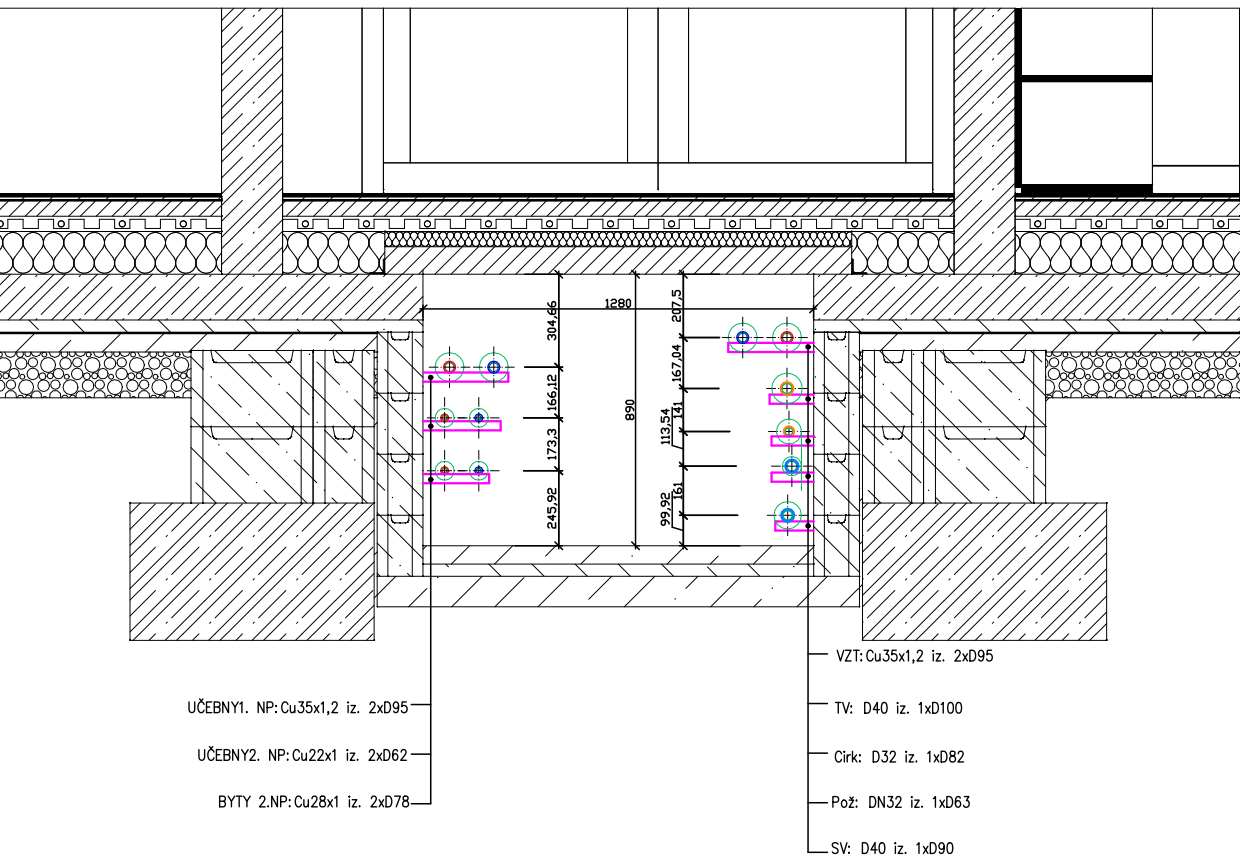

ŘEZ B-B

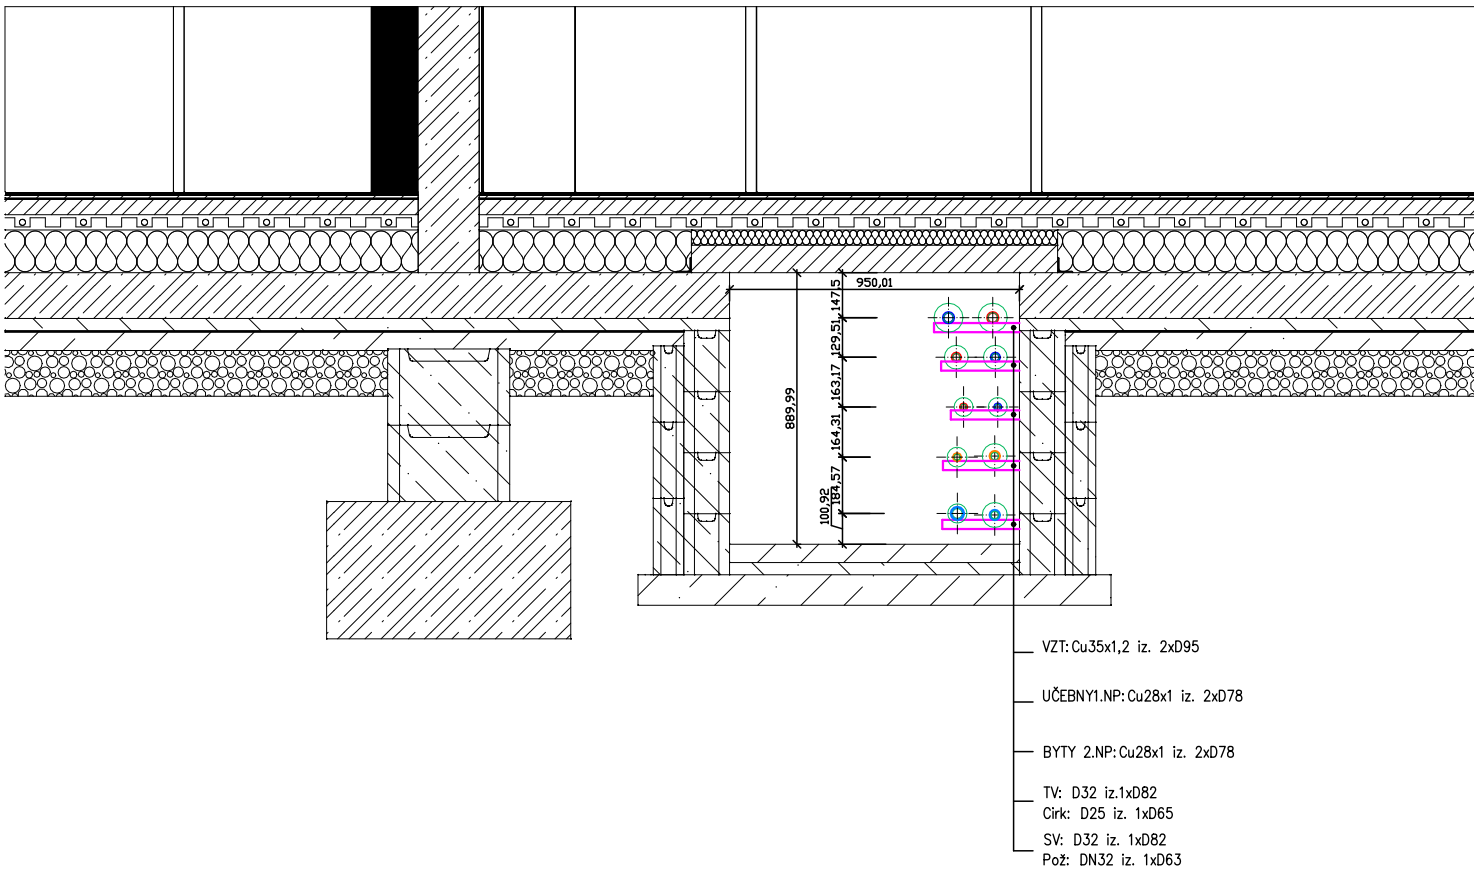

ŘEZ E-E

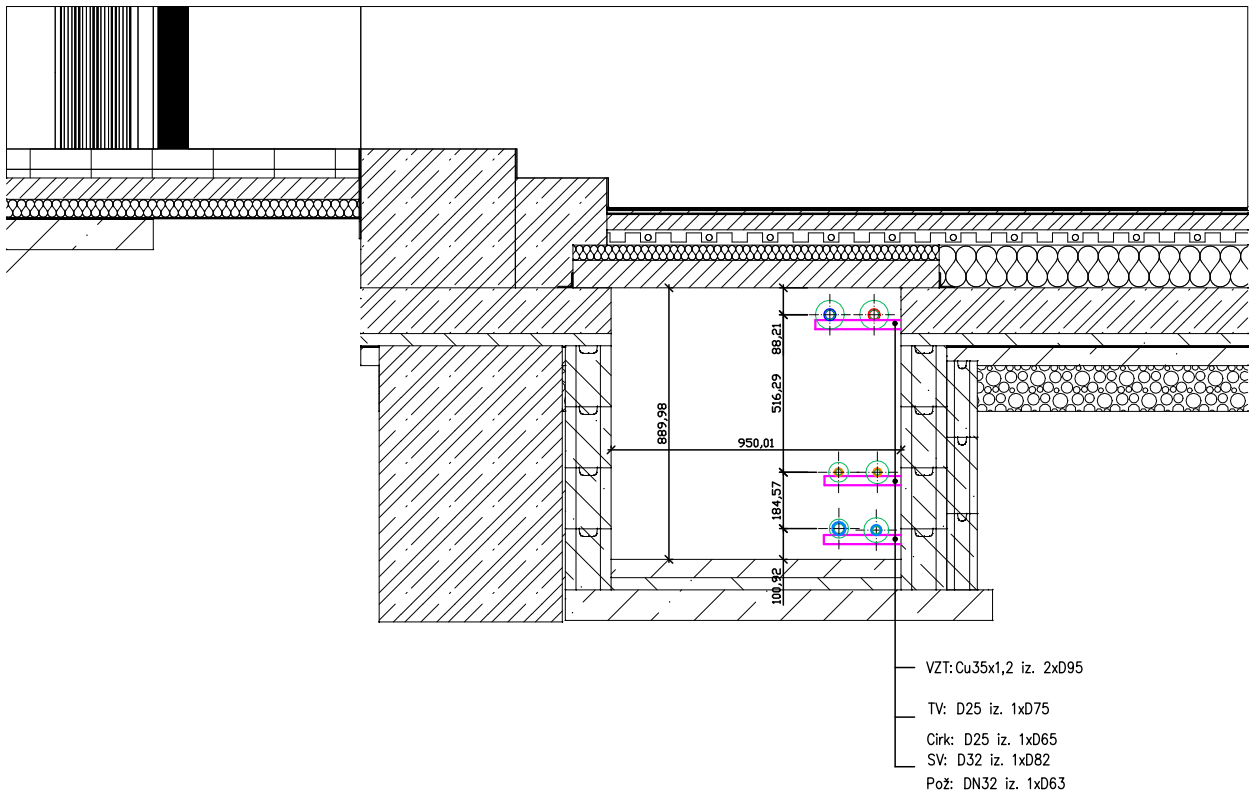

Projektant	
	archlin s.r.o. Puškinovo n. 4, 160 00, Praha 6 kancelář: archlin s.r.o., Křenova 5, 162 00 Praha 6 Tel: (+420) 777 644 325, e-mail: linhart@archlin.cz
Autor a HIP:	J.Linhart
Investor:	Obec Třebotov, Klídná 69, 252 26 Třebotov IČ:00241741
Místo:	Třebotov, Hlavní 190, 252 26 areál školy
Projektant části	Razítko

Rekonstrukce a dostavba staré budovy ZŠ

DOKUMENTACE PROVÁDĚNÍ STAVBY		Paré:
SO 04 NOVÁ BUDOVA		
SO 05 Rekonstrukce a stavebně technické úprava budovy STARÉ ZŠ		
SO 06 Rekonstrukce a stavebně technické úpravy TĚLOCVIČNY		
Objekt	D.1.4.1 ZAŘÍZENÍ PRO VYTÁPĚNÍ VČ. ÚPRAVY VNITŘNÍHO VEDENÍ PLYNU	
Část	Ing. Michal Havlíček	
Zodpovědný projektant části:	Radim Bartek	Datum: 02/2022
Vypracoval :		Počet formátů A4 : 4xA4
Příloha	ŘEZ KOLEKTOREM	Měřítko : 1:25
		Číslo přílohy: D.1.4.1.b.10

POZN: BUDOU POUŽITY TYPOVÉ NOSNÉ PRVKY (KONZOLY, TÁHLA, DVOJDÍLNÉ OBJÍMKY S DISTANČNÍ IZOLAČNÍ VLOŽKOU)
NOSNÍKY PODPĚR UMÍSTIT V KOLEKTORU CO 1,5m
POTRUBÍ VYTÁPĚNÍ BUDE VEDENO VE SPÁDU 0,4% K NEJNÍŽŠÍMU BODU VYPOUŠTĚNÍ
TEPELNOU IZOLACÍ BUDE OPATŘENO VEŠKERÉ POTRUBÍ VČ. ARMATUR
NA TRUBNÍCH ROZVODECH BUDOU INSTALOVÁNY PEVNÉ BOVY, VODÍČÍ ULOŽENÍ, KOMPENZÁTORY DLE DOPORUČENÍ VÝROBCŮ DANÉHO POTRUBÍ
V KOLEKTORU BUDOU UMÍSTĚNY ARMATURY CO NEJBLIŽE VSTUPNÍM OTVORŮM, V KOLEKTORU BUDE ZABEZPEČEN PRŮCHOD ŠÍŘE MIN. 600mm
ŘÁZENÍ POTRUBÍ V KOLEKTORU JE MOŽNO DLE SITUACE NA STAVBĚ PO DOHODĚ S AUTORSKÝM DOZOREM MĚNIT