


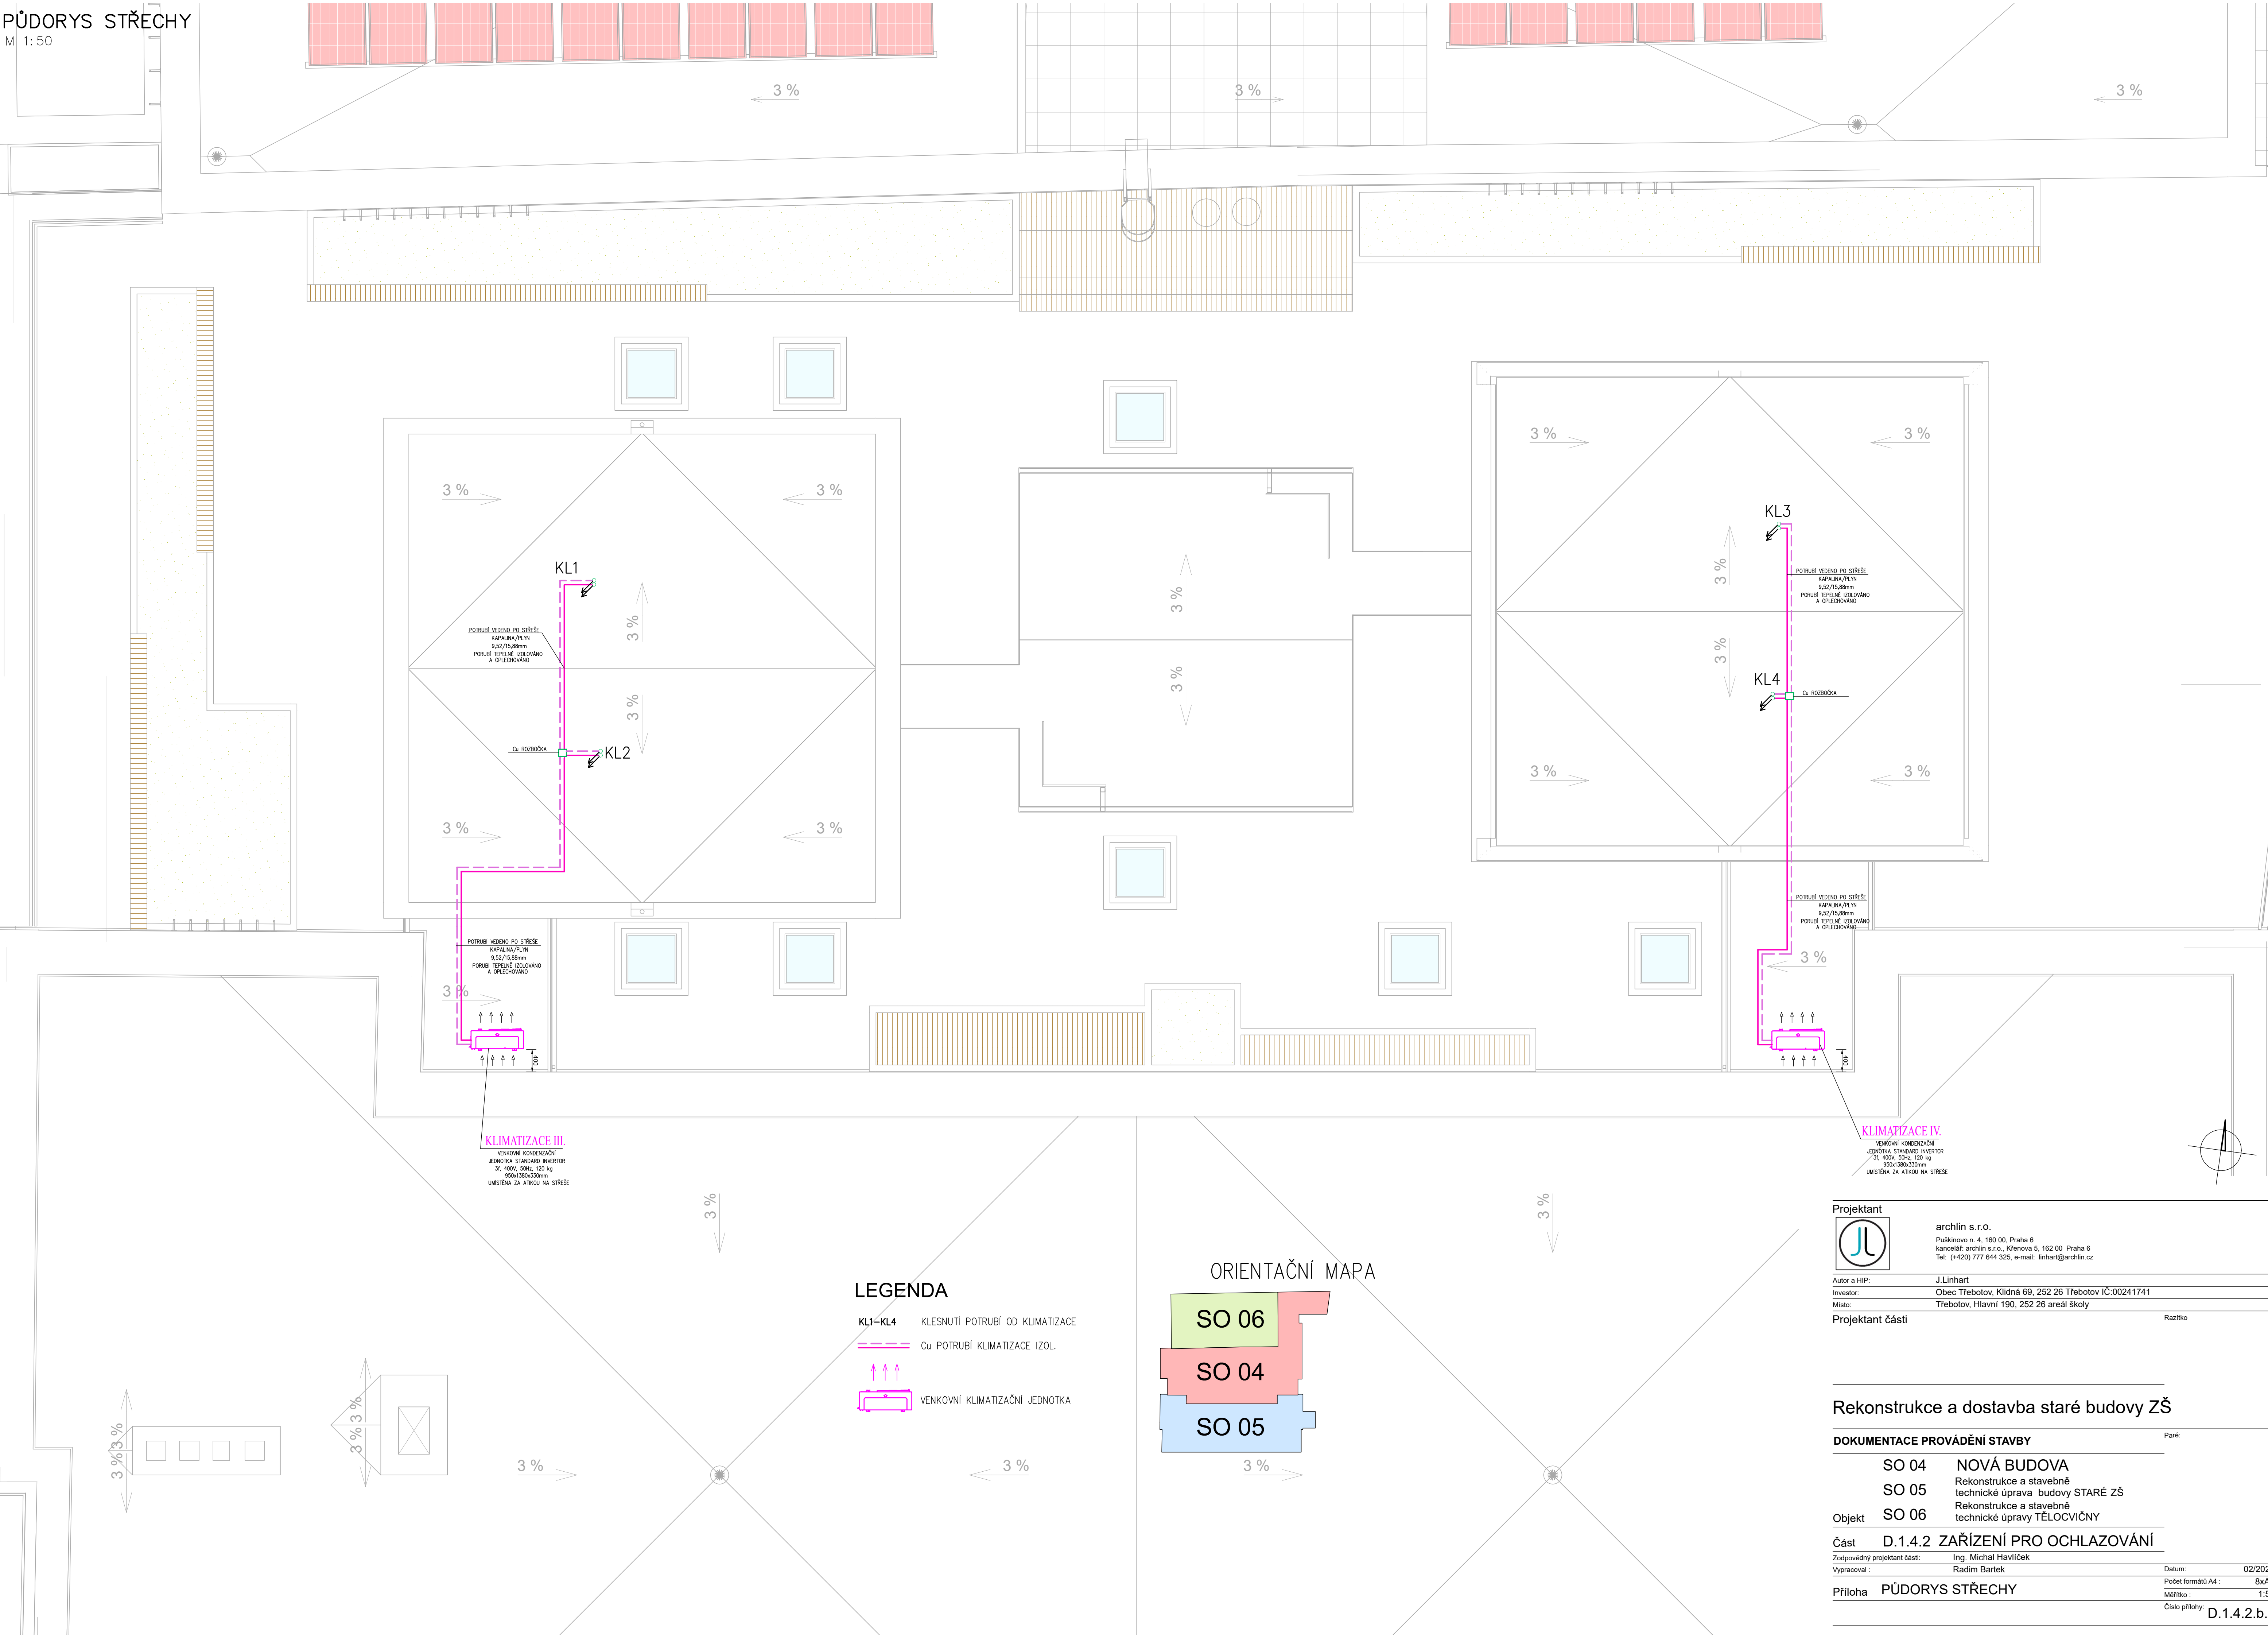


KLIMATIZACE III.
VENKOVNÍ KONDENZAČNÍ
JEDNOTKA STANDARD INVERTOR
3f, 400V, 50Hz, 120 kg
950x350x320mm
UMÍSTĚNA ZA ATKOU NA STŘEŠE

KLIMATIZACE IV.
VENKOVNÍ KONDENZAČNÍ
JEDNOTKA STANDARD INVERTOR
3f, 400V, 50Hz, 120 kg
950x350x320mm
UMÍSTĚNA ZA ATKOU NA STŘEŠE

LEGENDA

- KL1-KL4 KLESNUTÍ POTRUBÍ OD KLIMATIZACE
--- Cu POTRUBÍ KLIMATIZACE IZOL.
↑↑↑ VENKOVNÍ KLIMATIZAČNÍ JEDNOTKA

ORIENTAČNÍ MAPA

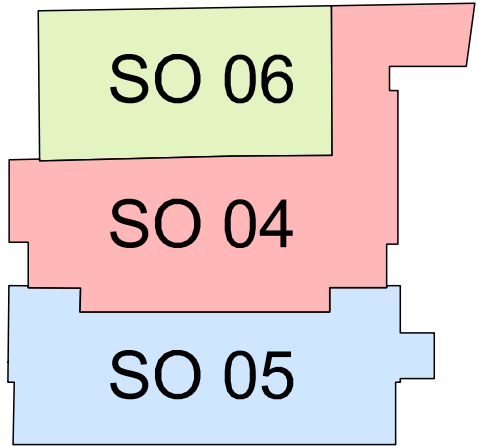

Projektant



archlin s.r.o.
Puškinovo n. 4, 160 00, Praha 6
kancelář: archlin s.r.o., Křenova 5, 162 00 Praha 6
Tel: (+420) 777 644 325, e-mail: linhart@archlin.cz

Autor a HIP: J. Linhart
Investor: Obec Třebotov, Klidná 69, 252 26 Třebotov IČ:00241741
Místo: Třebotov, Hlavní 190, 252 26 areál školy
Projektant části: Razítko

Rekonstrukce a dostavba staré budovy ZŠ

DOKUMENTACE PROVÁDĚNÍ STAVBY

SO 04 NOVÁ BUDOVA
Rekonstrukce a stavebně
SO 05 technické úprava budovy STARÉ ZŠ
Objekt SO 06 Rekonstrukce a stavebně
technické úpravy TĚLOCVIČNY

Část D.1.4.2 ZAŘÍZENÍ PRO OCHLAZOVÁNÍ

Zodpovědný projektant části: Ing. Michal Havlíček
Vypracoval: Radim Bartek
Datum: 02/2022
Počet formátů A4: 8x44
Měřítko: 1:50

Příloha PŮDORYS STŘECHY

Číslo přílohy: D.1.4.2.b.3