



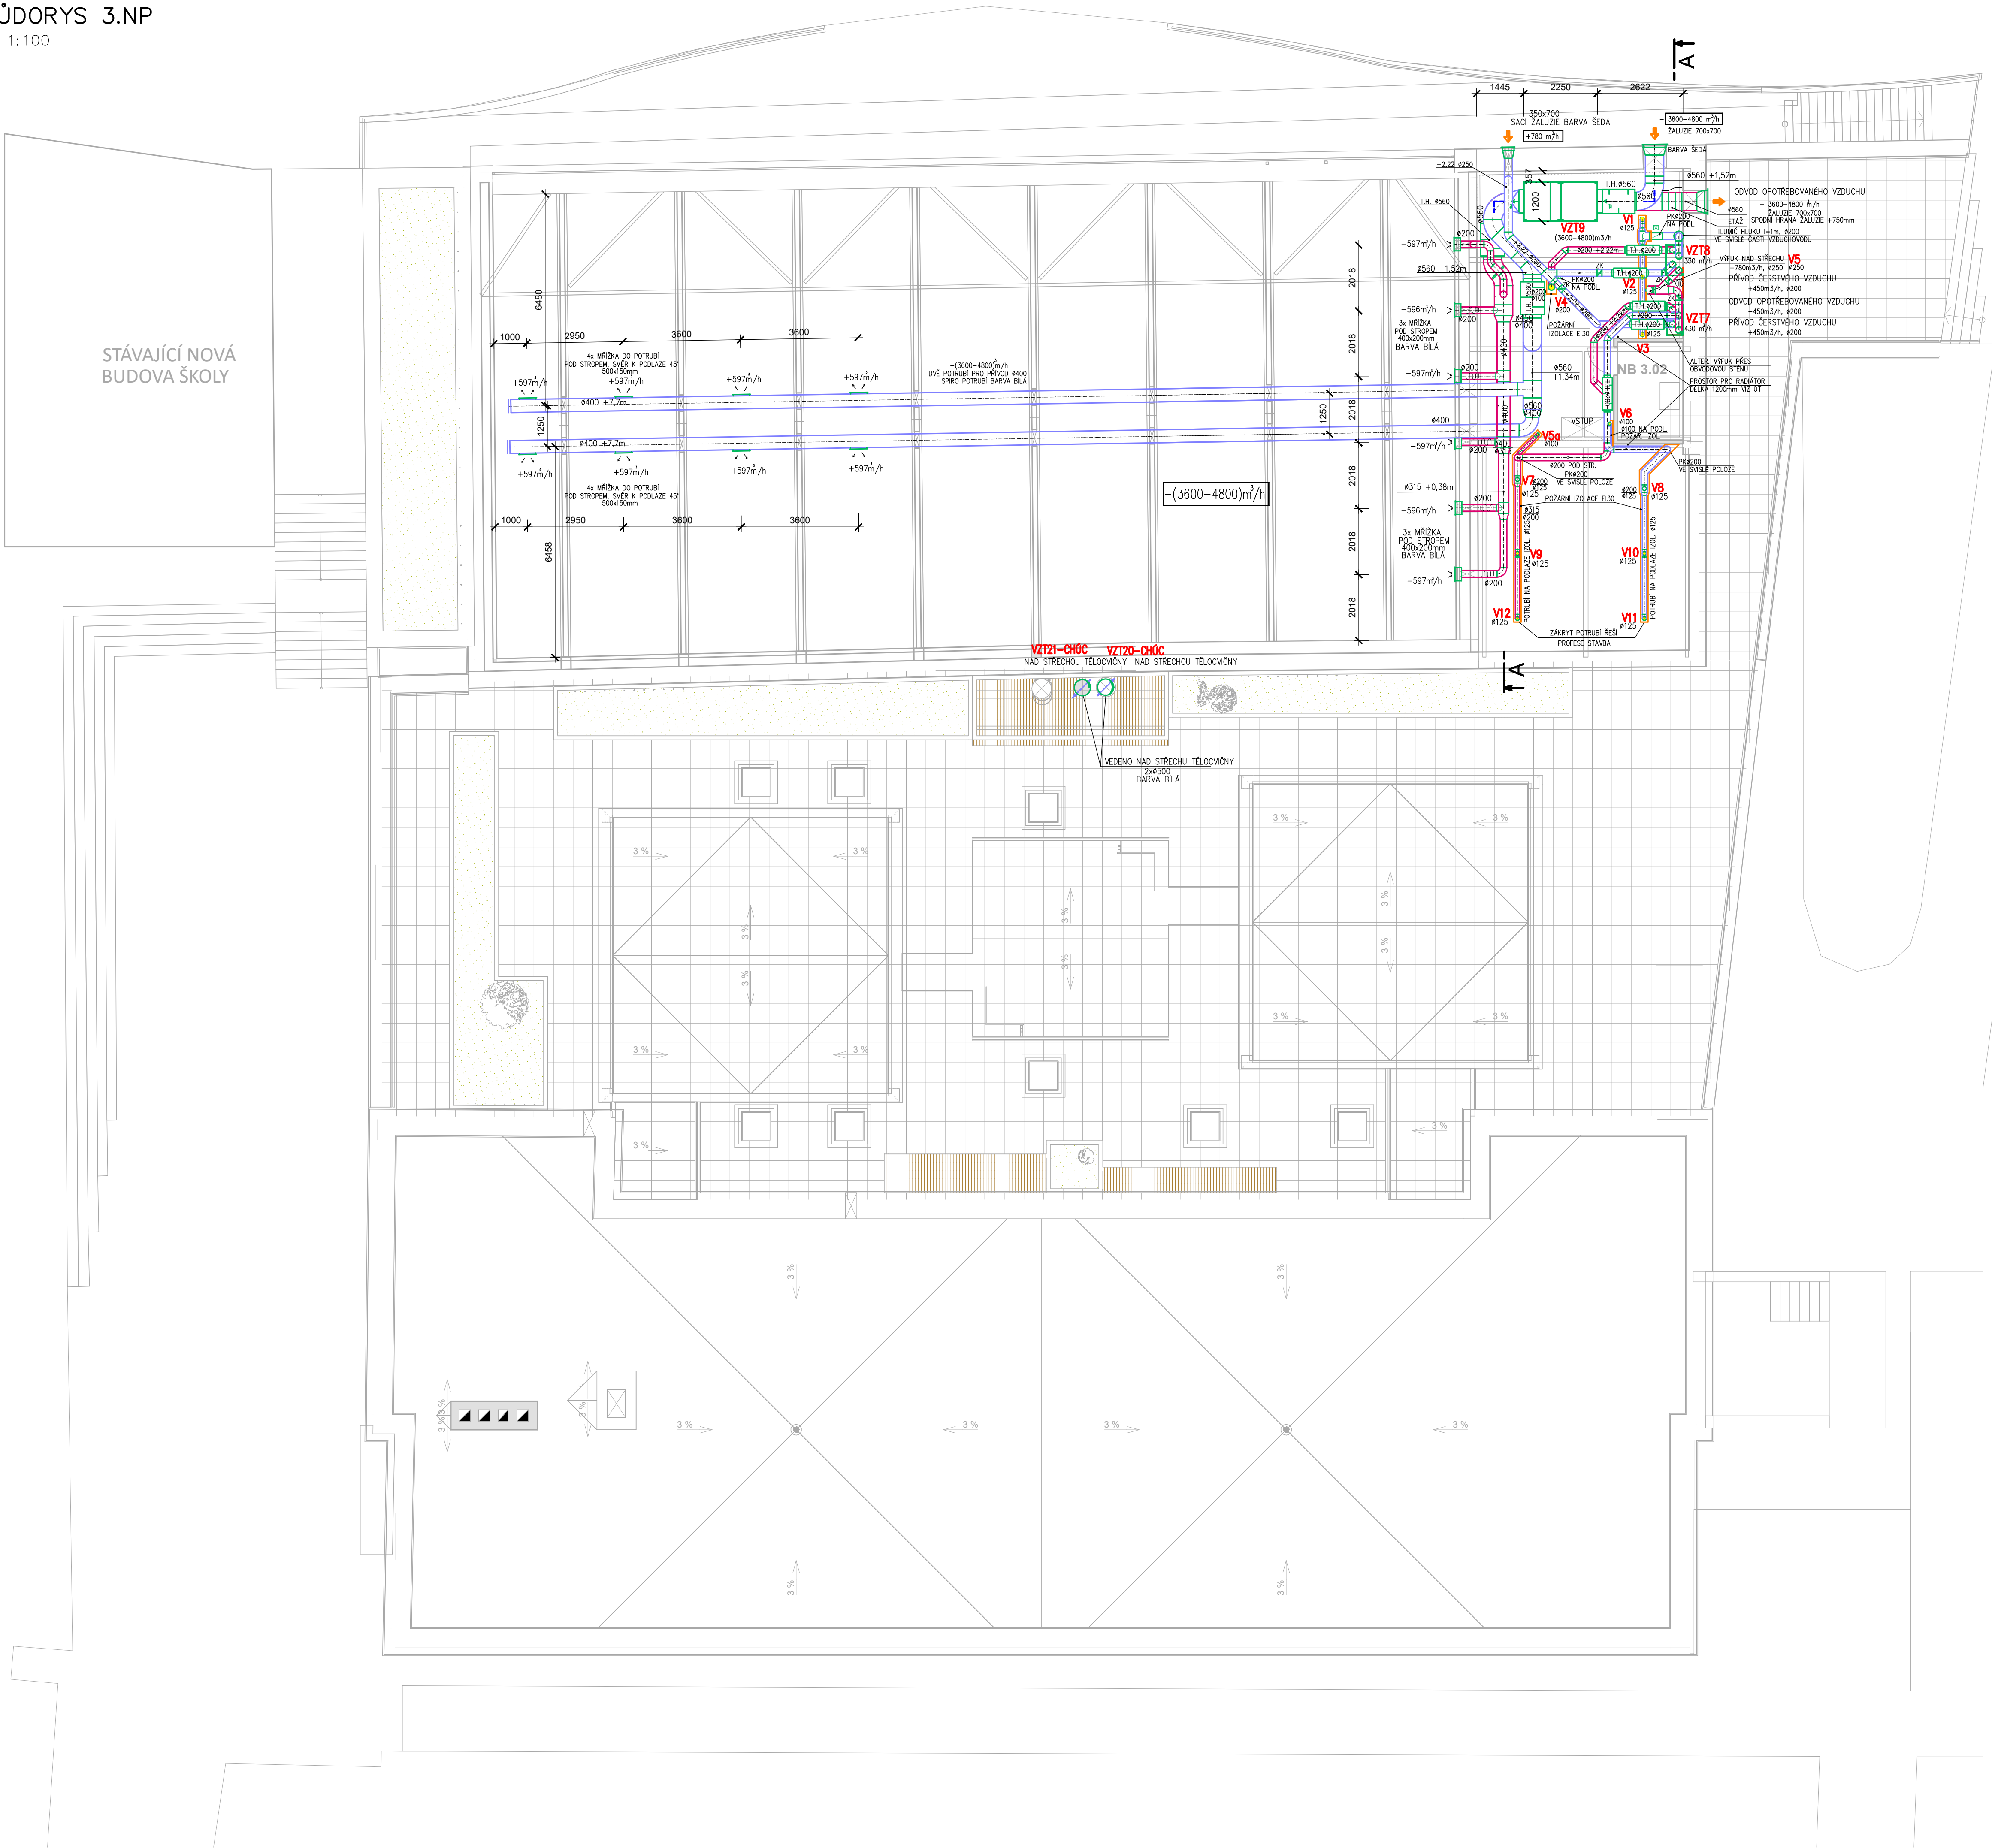

Č.	Název místnosti	Plocha (m2)
NB 3.01	Strojovna VZT	87.04
NB 3.02	Technologie FVE	6.00
		93,04 m²

LEGENDA

- PŘÍVOD VZDUCHU
- ODVOD VZDUCHU
- T.H. TLUMIČ HLUKU
- PK POŽÁRNÍ Klapka-MECHANICKÁ
- ODVODNÍ POTRUBÍ VZT
- PŘÍVODNÍ POTRUBÍ VZT
- A1-A5 PROSTUP STROPEM K BYTŮM K PŘÍVODNÍM VENTILŮM

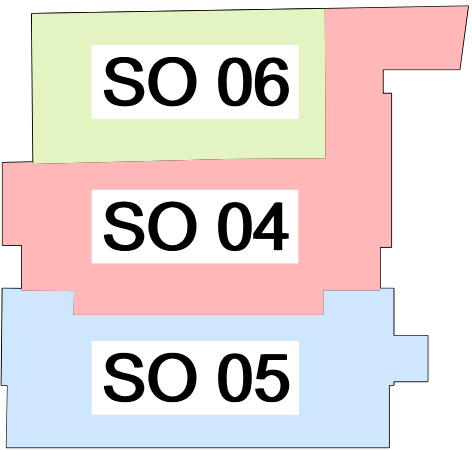

POZN: PŘESNÁ POLOHA PROSTUPŮ MEZI STROJOVNOU VZT A ŠKOLSKÝM KLUBEM BUDE UPŘESNĚNA NA MÍSTĚ, DLE POLOHY PROSTUPŮ BUDOU UPRAVENY ROZVOD VZT

Projektant		archlin s.r.o.
Autor a HIP:		Puškino n. 4, 160 00, Praha 6
Investor:		kancelář: archlin s.r.o., Křenova 5, 162 00 Praha 6
Místo:		Tel: (+420) 777 644 325, e-mail: linhart@archlin.cz
Projektant části		J.Linhart
		Ing. Michal Havlíček
		Ocelářská 473/29, 703 00 OSTRAVA 3
		tel.: 596 913 265, 736 163 711
		e-mail: maxxitherm@seznam.cz

Rekonstrukce a dostavba staré budovy ZŠ

DOKUMENTACE PROVÁDĚNÍ STAVBY		Paré:
Objekt	NOVÁ BUDOVA	
Část	Rekonstrukce a stavební technické úpravy budovy STARÉ ZŠ	
	Rekonstrukce a stavební technické úpravy TĚLOCVICHNY	
	D.1.4.3 ZAŘÍZENÍ VZDUCHOTECHNIKY	
Zodpovědný projektant části:	Ing. Michal Havlíček	Datum: 02/2022
Vypracoval:	Radim Bartek	Počet formátů A4: 8x44
Příloha	PŮDORYS 3.NP	Měřítko: 1:100
		Číslo přílohy: D.1.4.3.b.4