



VZT7 - UČEBNA PRO ODBOR. VZDĚLÁVÁNÍ

M 1:50


VZT7
430 m³/h

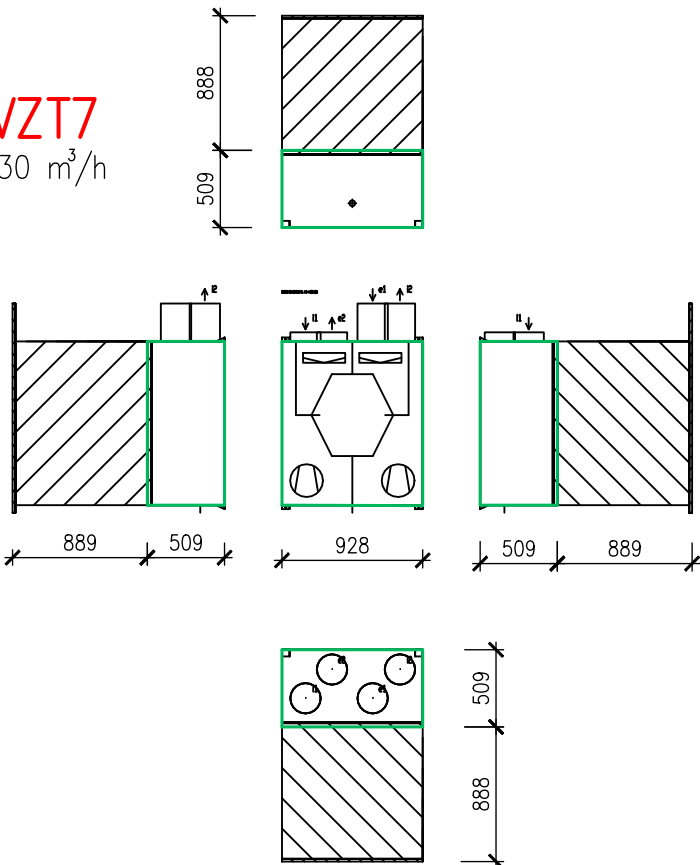

Detail prvc

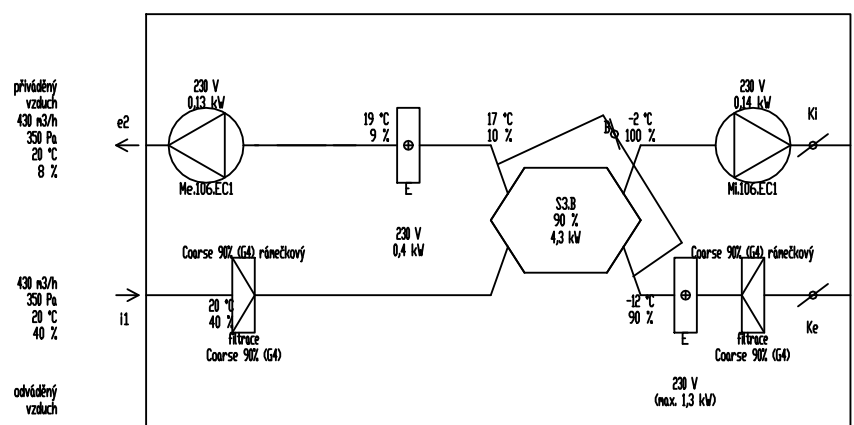


Detail prvc

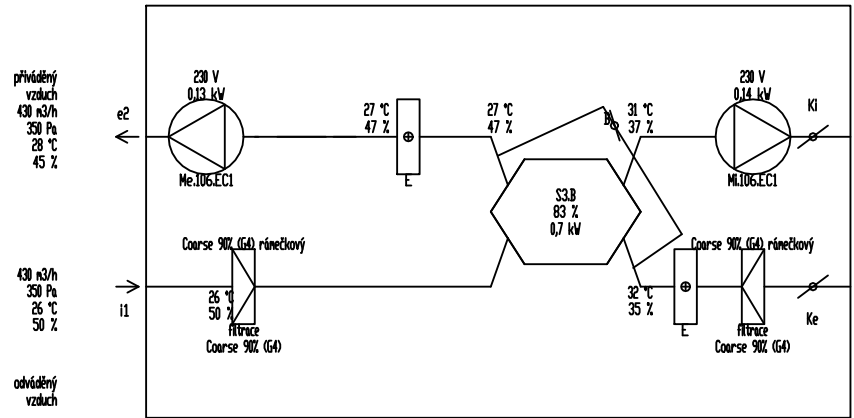


VZT8 - ŠKOLNÍ KLUB

M 1:50


VZT8
350 m³/h

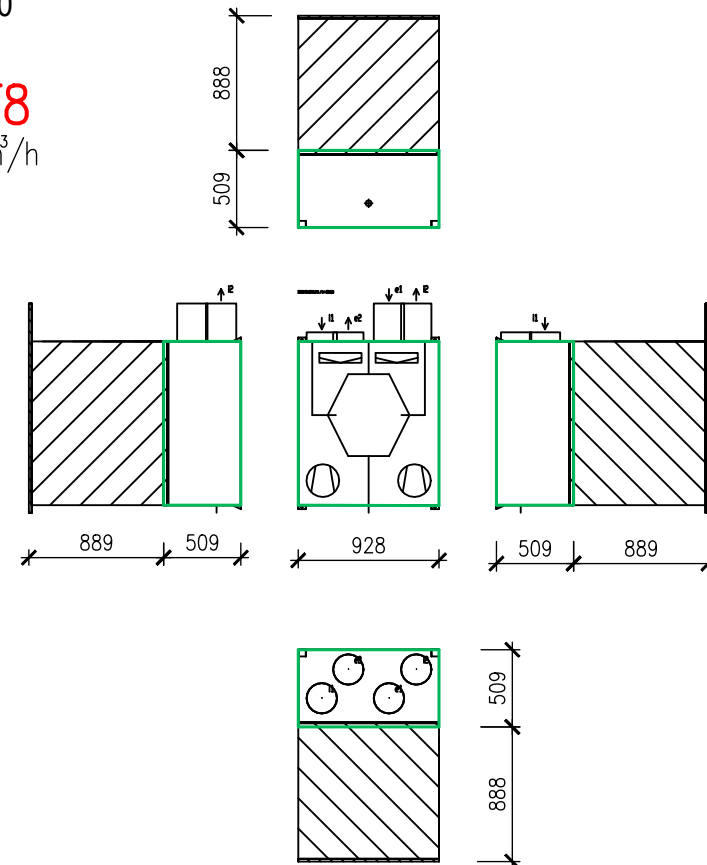

Detail prvc

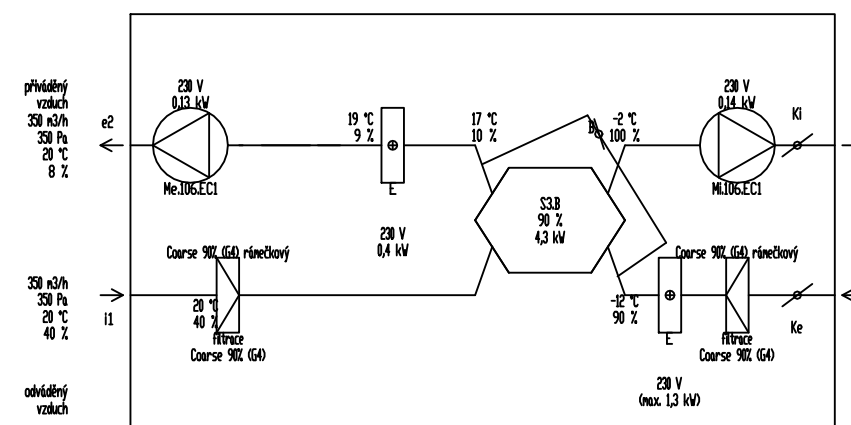


Detail prvc

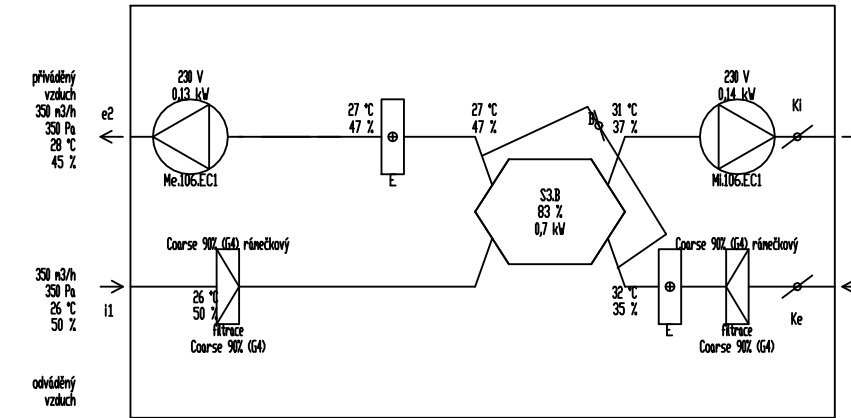


VZT9 - TĚLOCVIČNA


M 1:50

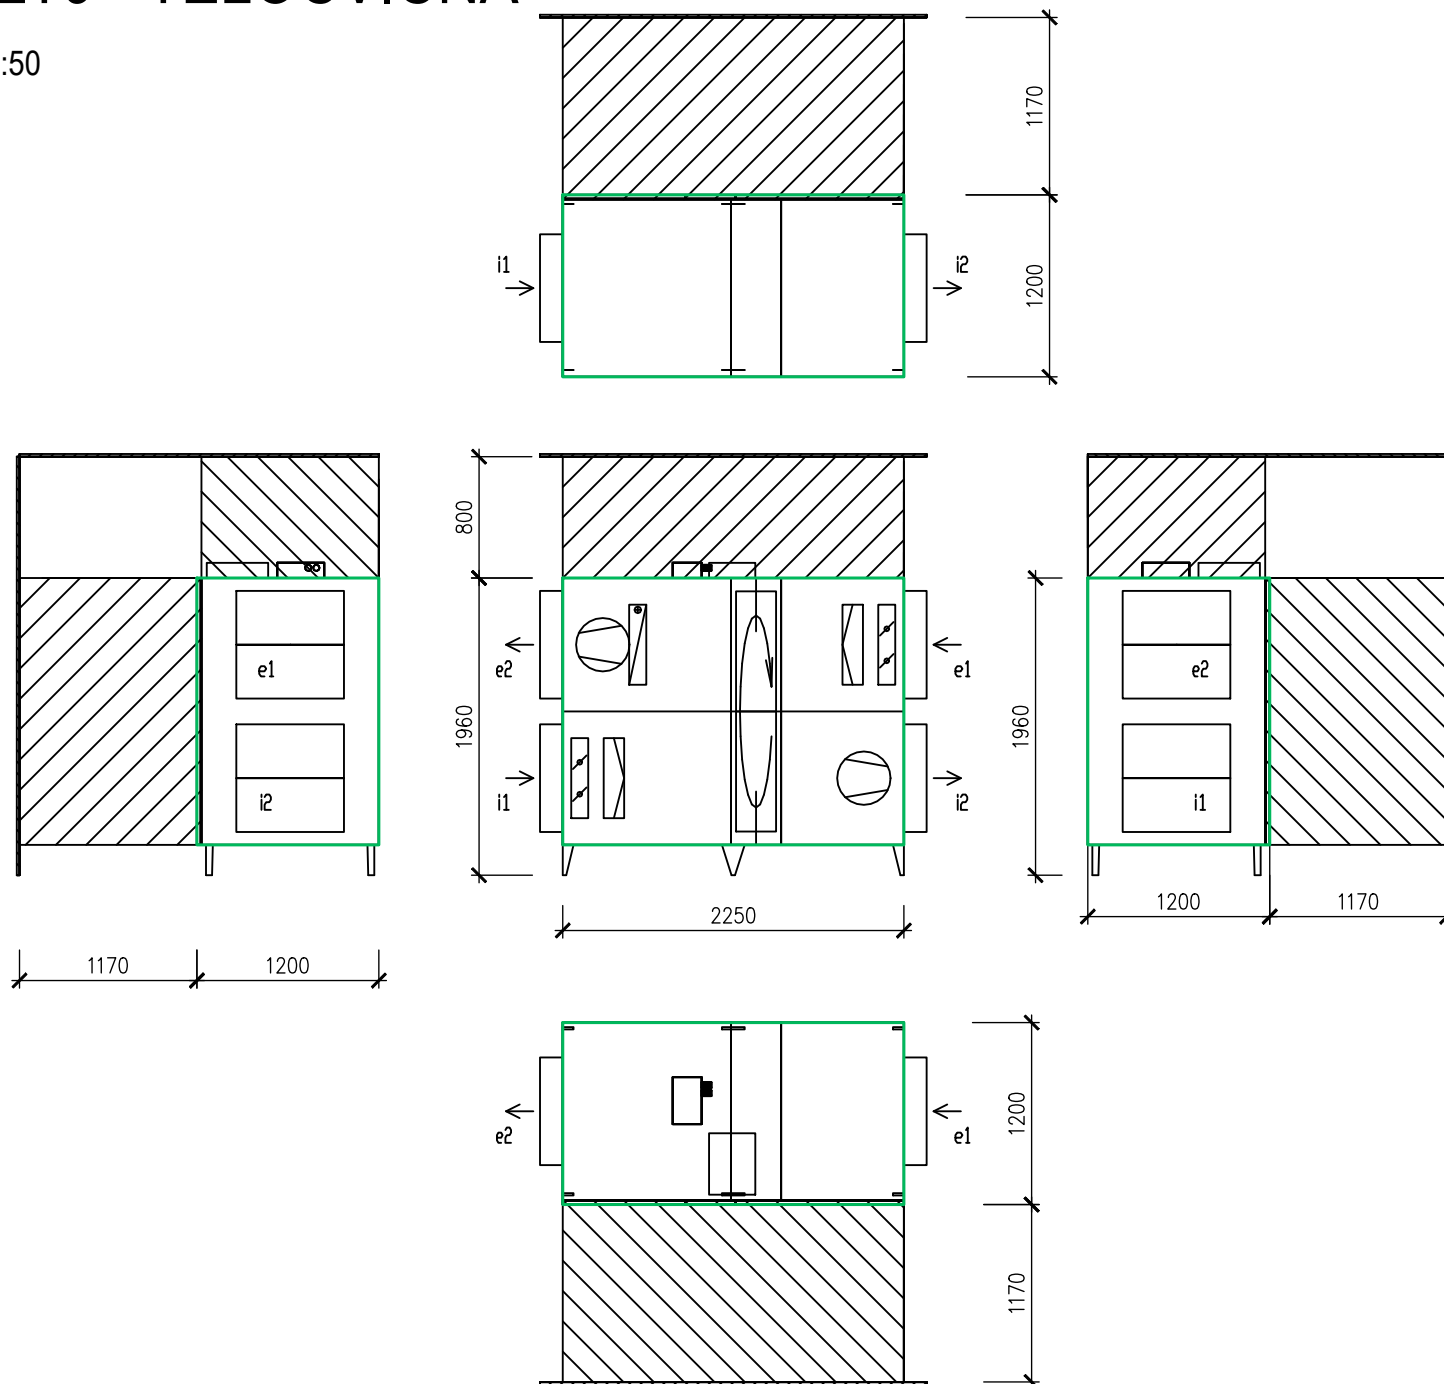

Detail prvc



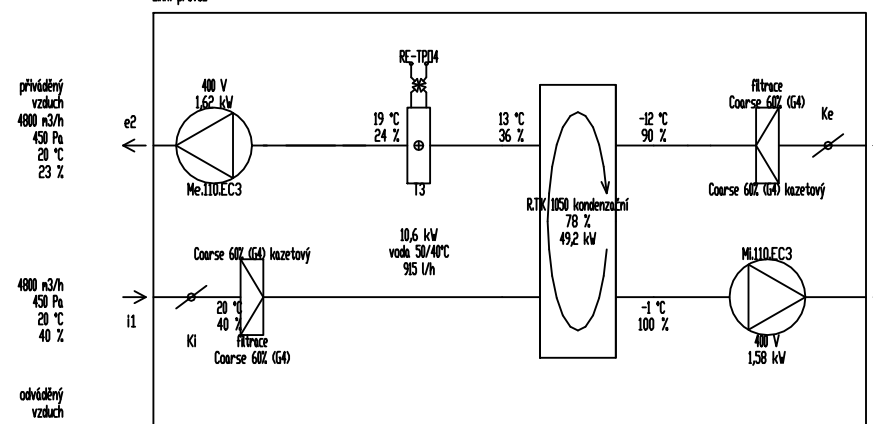


Detail prvc

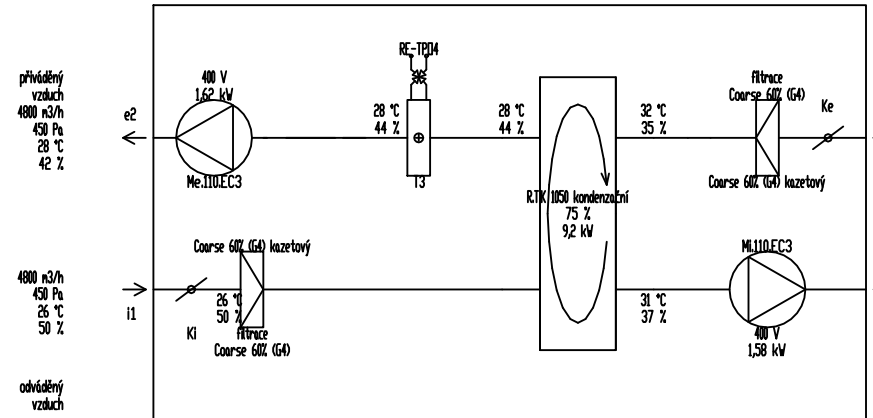

VZT10, 11, 12, 13, 14, 15, 16, 17, 17, 18, 19 - UČEBNY STARÁ ŠKOLA

M 1:50

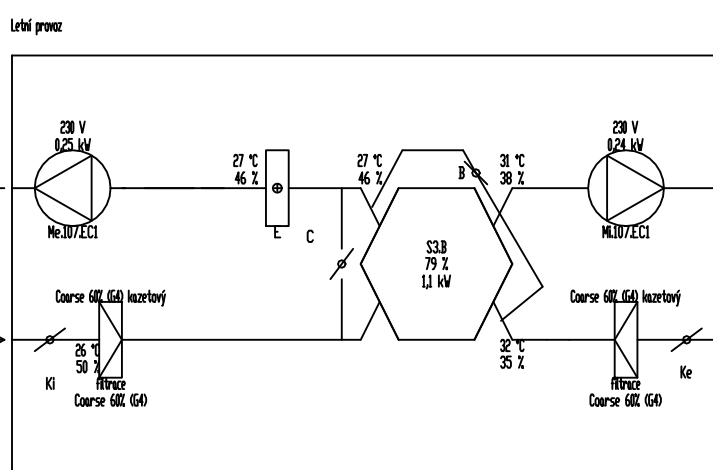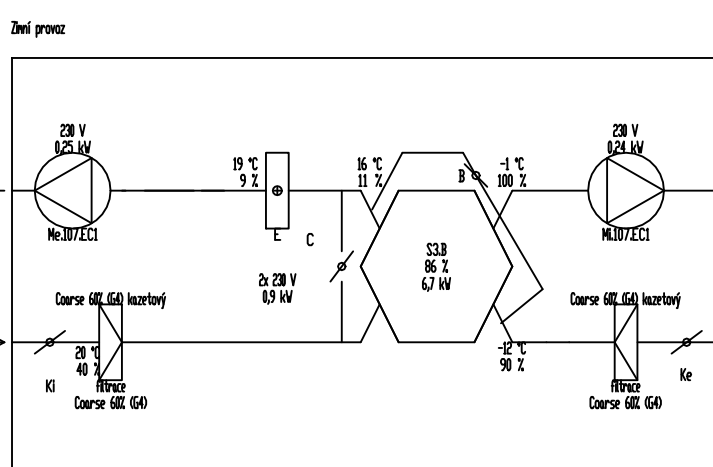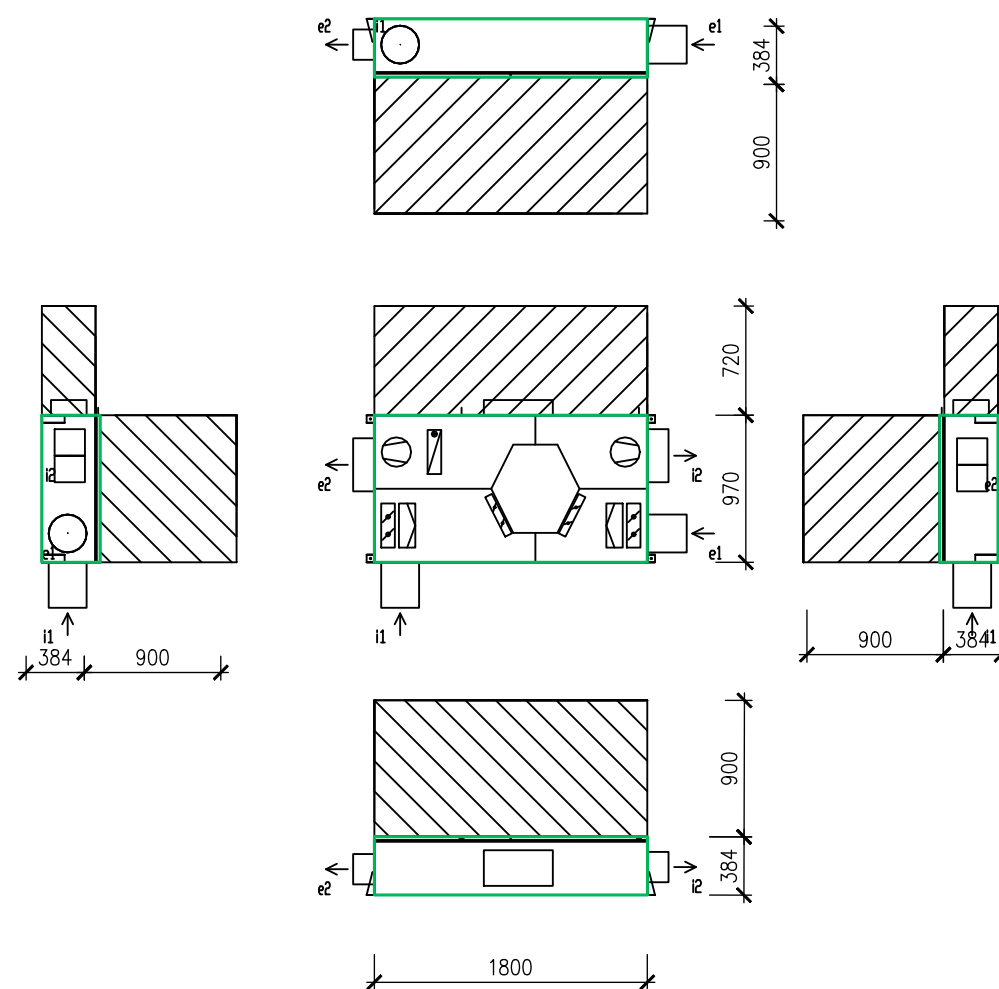

LEGENDA:

- e1 ... SANĚ ČERSTVÉHO VENKOVNÍHO VZDUCHU
- e2 ... VÝSTUP ČERSTVÉHO FILTROVANÉHO VZDUCHU
- i1 ... SANĚ ODPADNÍHO VZDUCHU
- i2 ... VÝSTUP ODPADNÍHO VZDUCHU

Projektant



archlin s.r.o.
Pudkovovo n. 4, 160 00, Praha 6
kancelář: archlin s.r.o., Křenova 5, 162 00 Praha 6
Tel.: (+420) 777 664 325, e-mail: linhart@archlin.cz

Autor a HP:

J. Linhart

Investor:

Obec Třebotov, Klonná 69, 252 26 Třebotov IČ:00241741

Místo:

Třebotov, Hlavní 190, 252 26 areál školy

Projektant části

MAXXI - THERM s.r.o.

Ing. Michal Havlíček
Goslovská 475/29, 710 01 OSTROVA 3
tel.: 796 913 205, 796 913 711
e-mail: maxxitherm@seznam.cz

Razítko

Rekonstrukce a dostavba staré budovy ZŠ

DOKUMENTACE PROVÁDĚNÍ STAVBY

Paré:

SO 04

NOVÁ BUDOVA

SO 05

Rekonstrukce a stavebně
technické úprava budovy STARÉ ZŠ

Objekt

SO 06

Rekonstrukce a stavebně
technické úpravy TĚLOCVIČNY

Část

D.1.4.3 ZAŘÍZENÍ VZDUCHOTECHNIKY

Zodpovědný projektant části:

Ing. Michal Havlíček

Datum: 02/2022

Vypracoval:

Radim Bartek

Podčet formátu A4: 6x A4

Průloha

VZT 7, 8, 9, 10-19

Měřítko: 1:50

Číslo přílohy: D.1.4.3.b.8