




PŮDORYSNÝ ŘEZ VÝÚSTNÍM OBJEKTEM

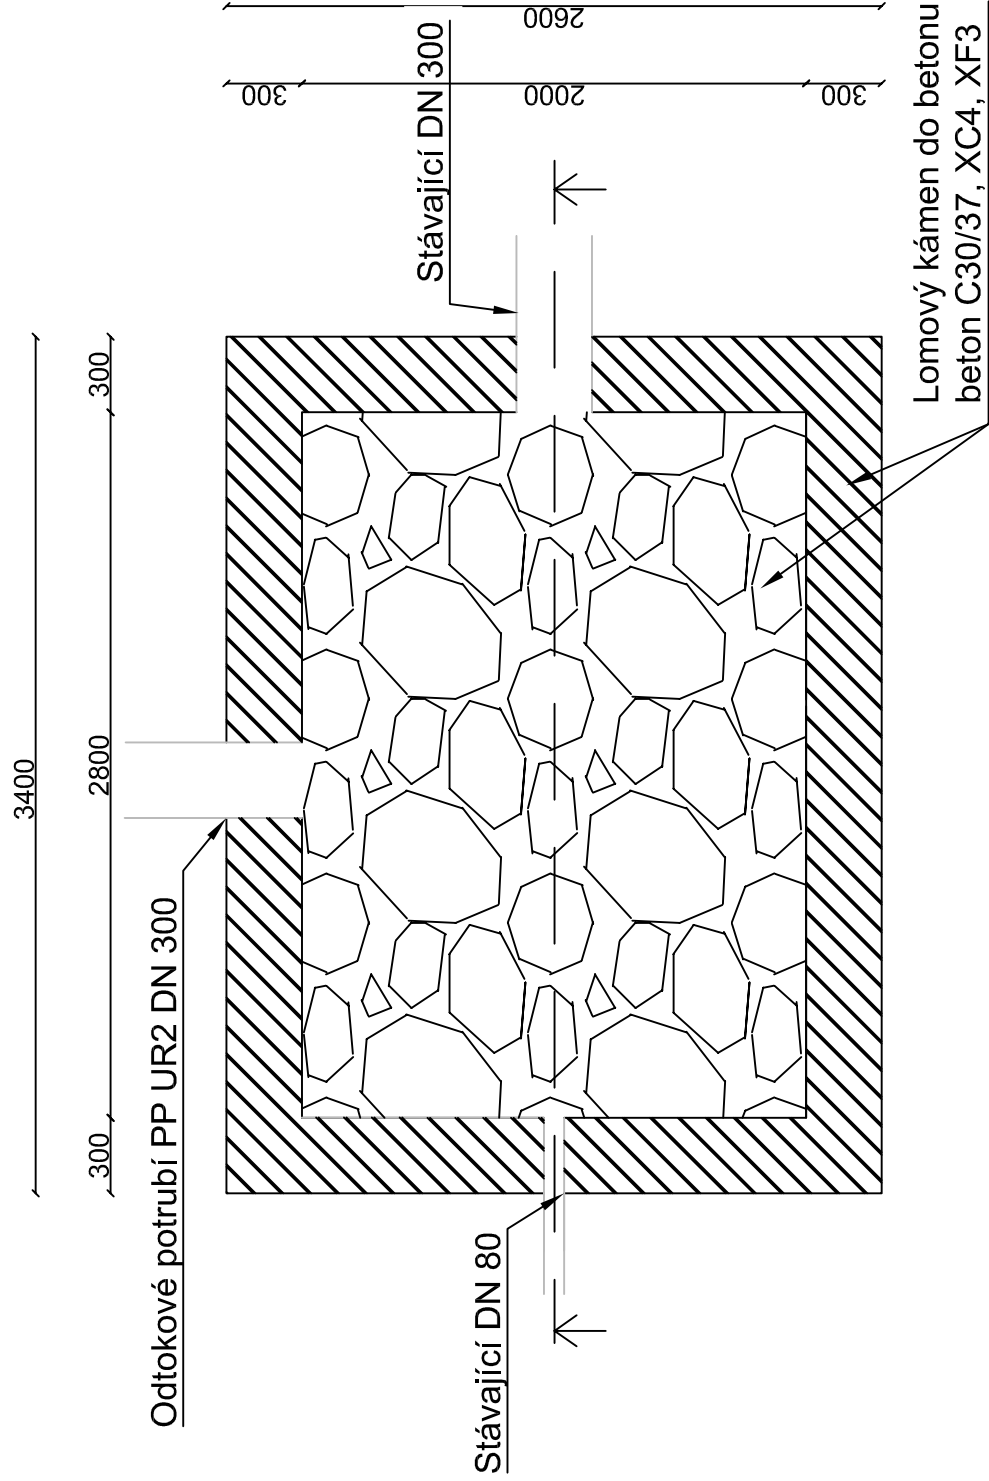

ŘEZ VÝÚSTNÍM OBJEKTEM

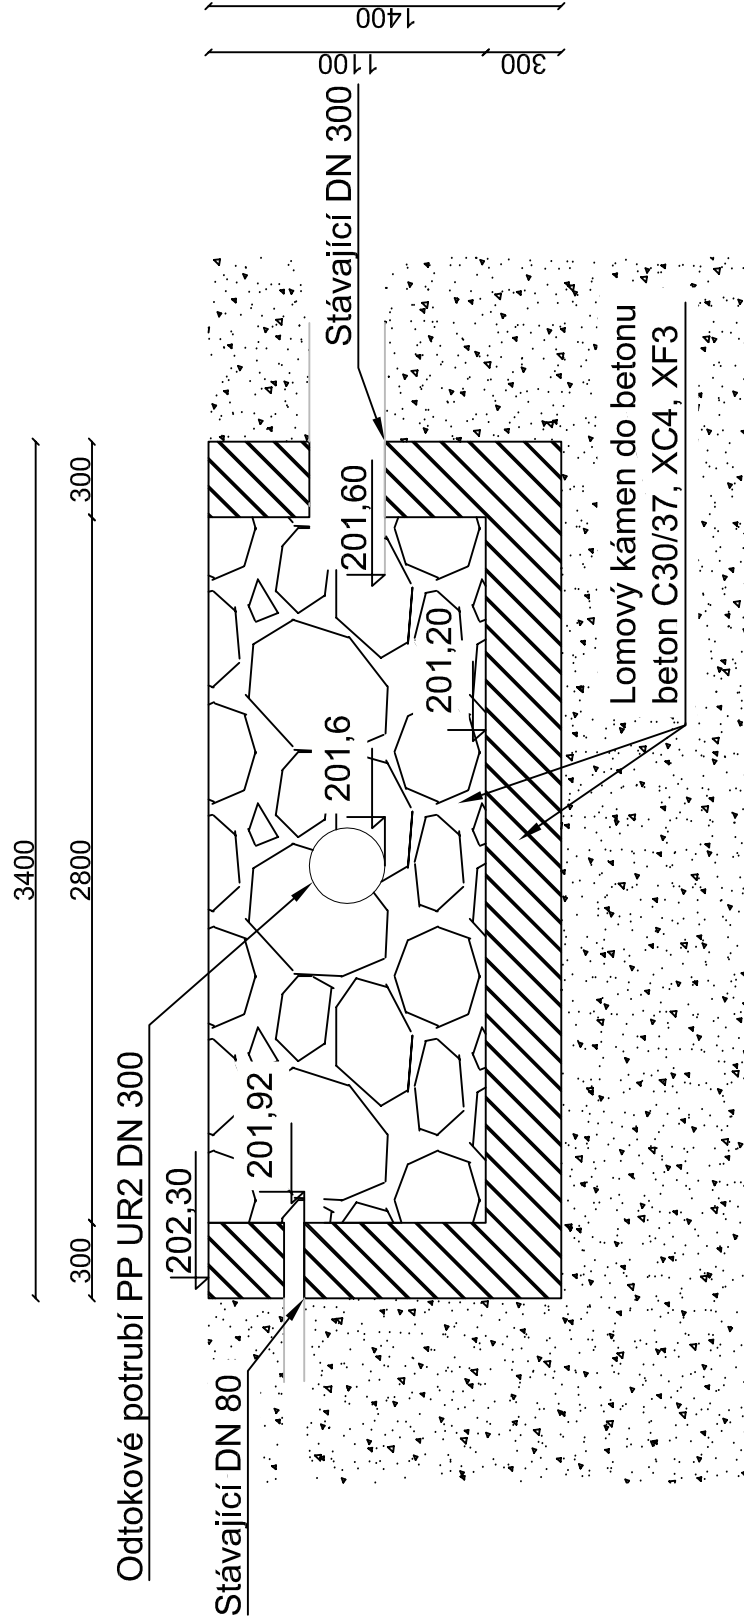

Změna:		c)				Provedl:				Dne:		Podpis:			
		b)													
		a)													



AQUECON a.s.

www.aquecon.cz
info@aquecon.cz

Sídlo:

Čs. Legií 445/4
415 01 Teplice
IČ: 14-868202

Projekce:

Čs. Legií 445/4
415 01 Teplice
tel: 417 535 725

HLiň.ž.projektu:		Ing. Hála		Projektant:		Ing. Müller		Vypracoval:		Ing. Müller		Kontroloval:		Ing. Hála	
Podpis:				Podpis:				Podpis:				Podpis:			
Objednatel: Obec Polepy, Polepy 112, 411 47 Polepy Stavba: Encovany - rekonstrukce malé vodní nádrže															
Datum:		1/2021		Stupeň:		DPS		Č. zak.:		2020-032/0537		CAD:		Encovany.dwg	
2020-032-43300 Měřítko: 1:30 Kótováno v mm č.přílohy: D.3.3															