




PŘÍČNÝ ŘEZ POŽERÁKU, M 1:50

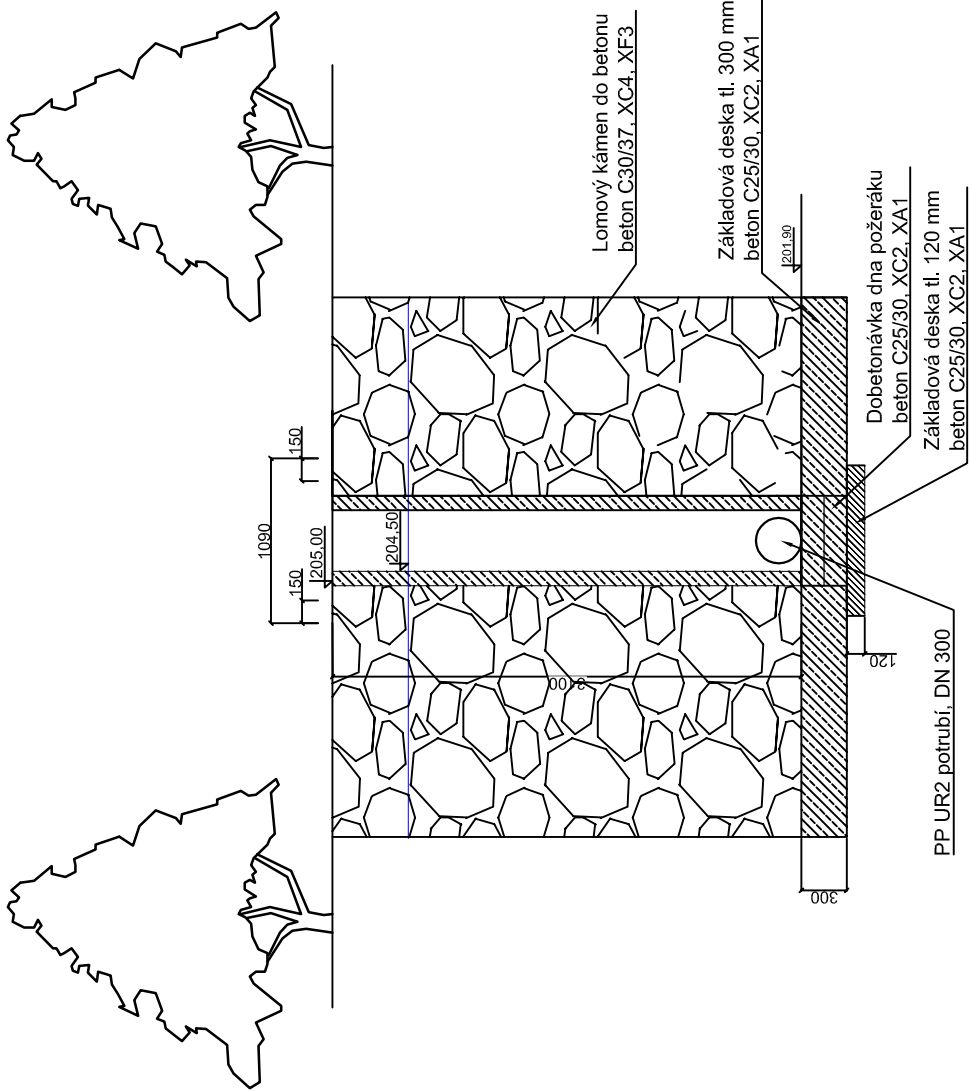


BOČNÍ ŘEZ BŘEHOVÝM POŽERÁKU, M 1:50

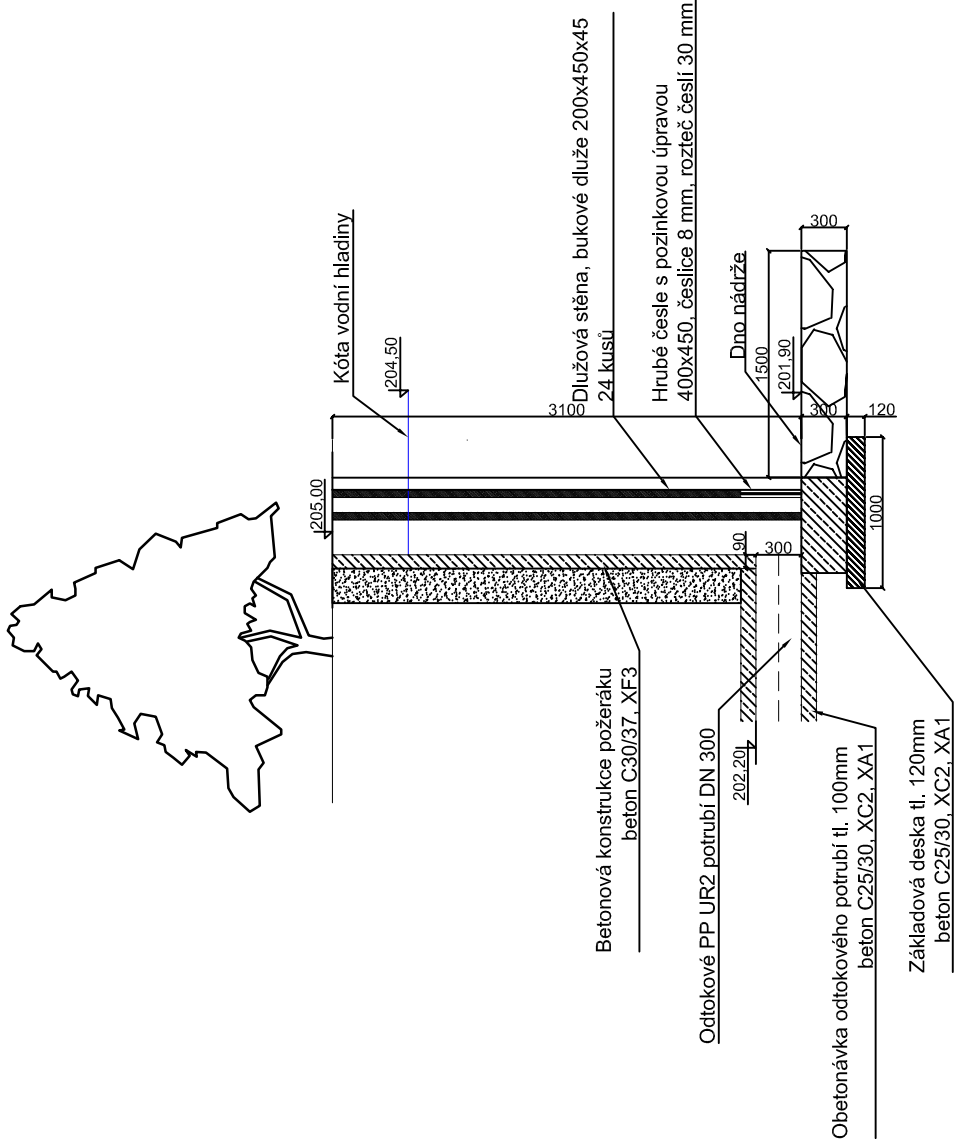

PŮDORYS - BŘEHOVÝ POŽERÁK, M 1:50

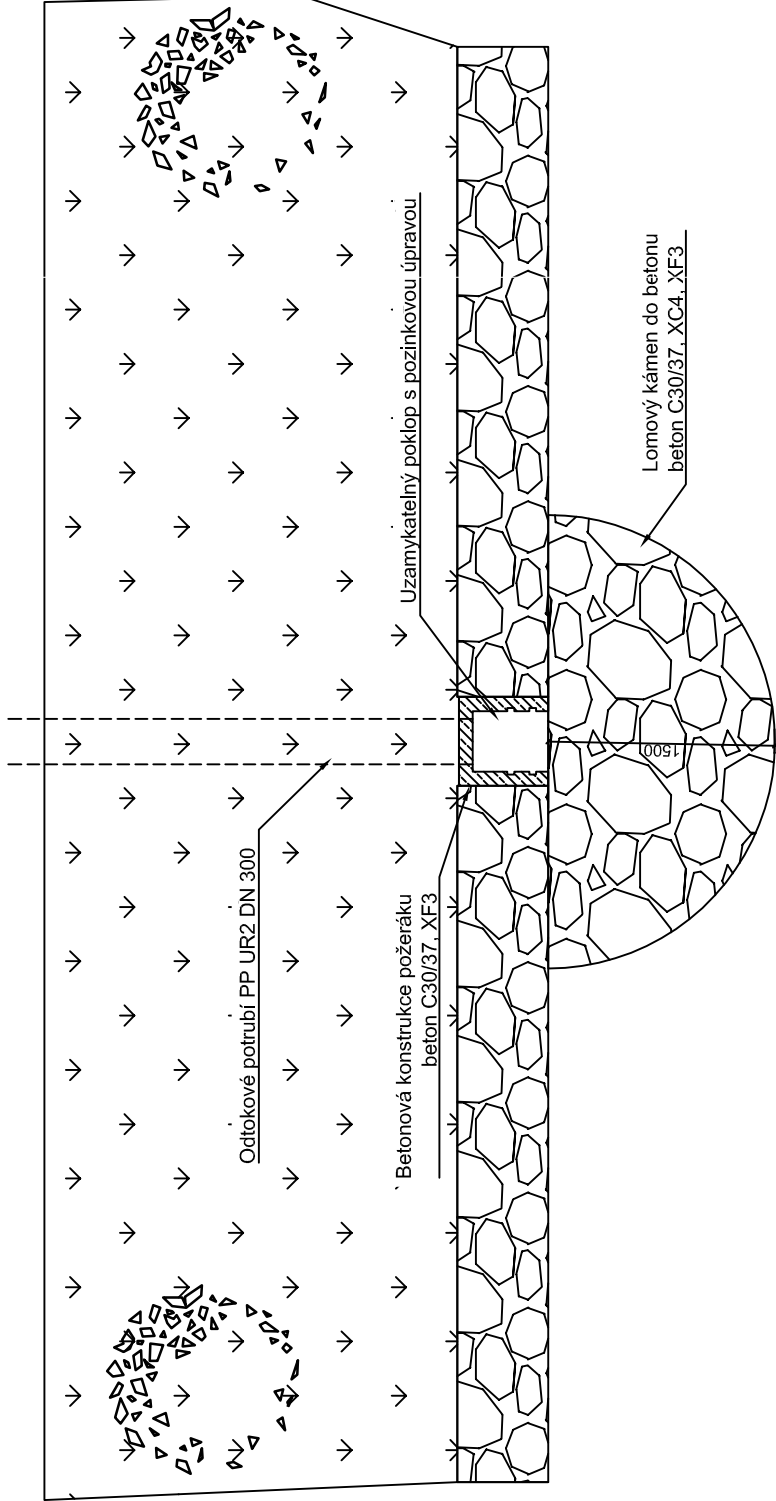

PŮDORYSNÝ ŘEZ BŘEHOVÝM POŽERÁKEM, M 1:20

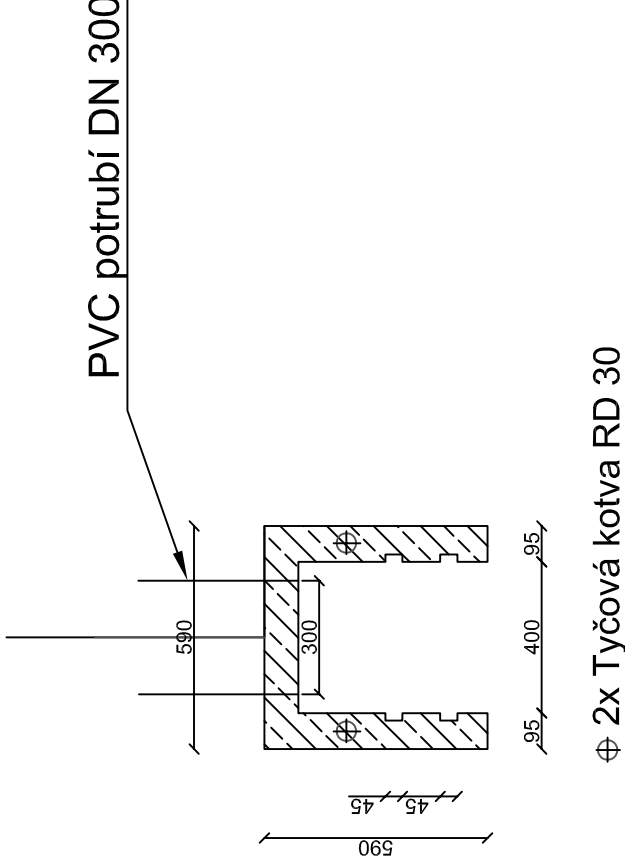

⌀ 2x Tyčová kotva RD 30

Změna:		Provedl:		Dne:		Podpis:															
c)																					
b)																					
a)																					
Autorizační razítko:																					
<div><div><div>AQUECON</div><div>AQUECON a.s.</div><div>www.aquecon.cz</div><div>info@aquecon.cz</div></div><div><div>Sídlo:</div><div>Čs. Legií 445/4</div><div>415 01 Teplice</div><div>IČ: 14868202</div></div><div><div>Projekce:</div><div>Čs. Legií 445/4</div><div>415 01 Teplice</div><div>IČ: 14868202</div></div></div>												Paré:									
Hliniž projektu:		Ing. Hálka		Projektant:		Ing. Müller		Vypracoval:		Ing. Müller											
Podpis:				Podpis:				Podpis:													
Objednatel: Obec Polepy, Polepy 112, 411 47 Polepy																					
Stavba: Encovany - rekonstrukce malé vodní nádrže																					
Datum:		1/2021		Stupeň:		DPS		FA4		3											
Č. zak.:		2020-032/0537		CAD:		Encovany.dwg															
2020-032-43200																					
Obsah: Výkres objektu spodní vypusti						Měřítko: 1:50/20			Č.přílohy: D.3.2												
						Kótováno v mm															